


RZUT PARTERU
skala 1:100cm

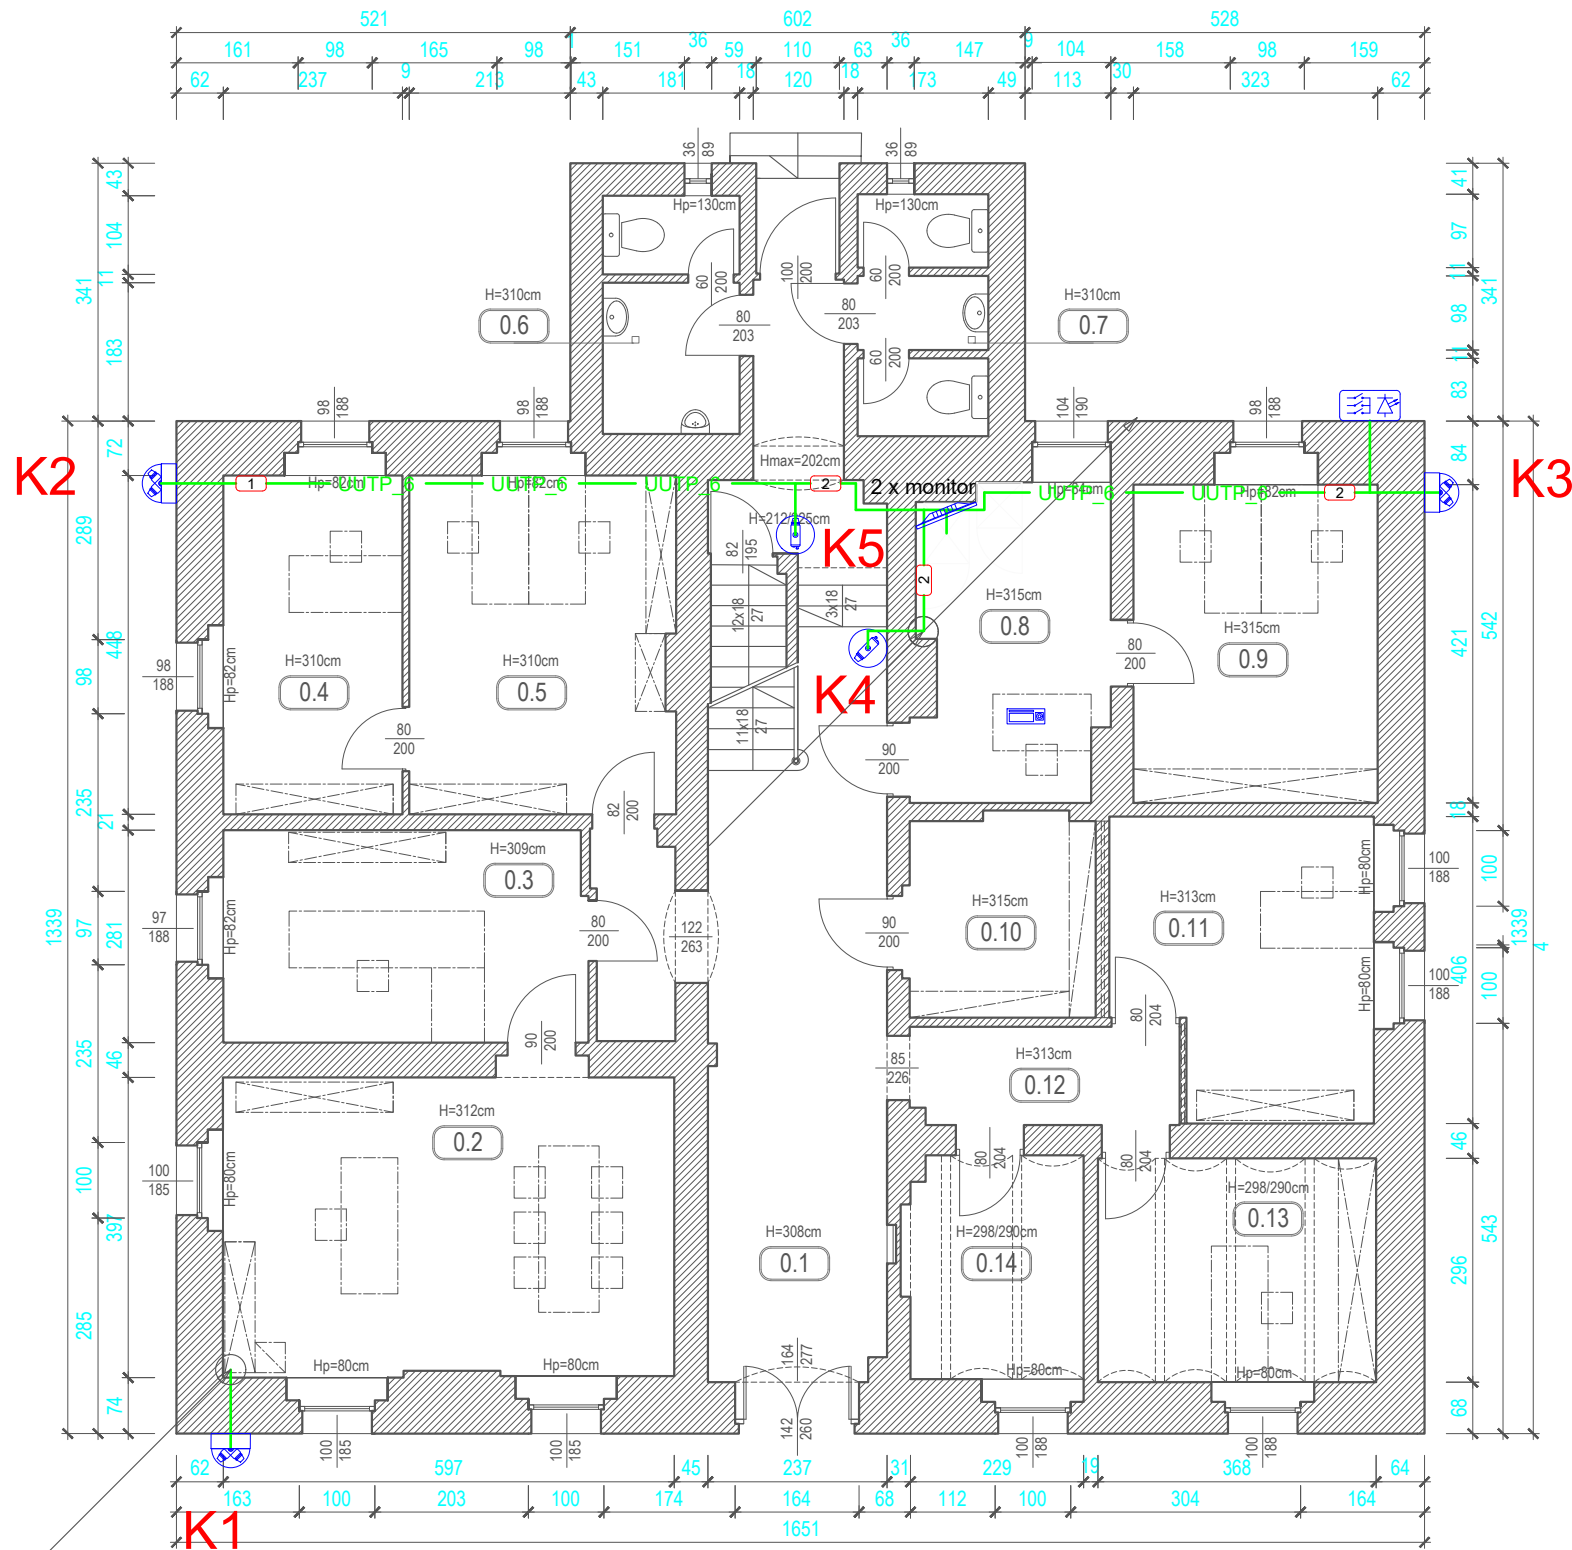

ZESTAWIENIE POWIERZCHNI PARTERU

NR POM.	NAZWA POMIESZCZENIA	A[m ²]
0.1	KOMUNIKACJA	32.60
0.2	BIURO PREZESA	23.54
0.3	SEKRETARIAT	13.49
0.4	BIURO	10.62
0.5	BIURO	15.67
0.6	TOALETA MĘSKA	5.57
0.7	TOALETA DAMSKA	5.27
0.8	BIURO	10.27
0.9	BIURO	13.60
0.10	POMIESZCZENIE POMOCNICZE	6.56
0.11	BIURO	12.78
0.12	KOMUNIKACJA	4.60
0.13	BIURO	10.89
0.14	BIURO	6.87
POWIERZCHNIA NETTO		172.33



DS-2CD2387GZP-L 5MP SONY PL lub równoważnie



DS-2CD2387GZP-L 5MP SONY PL lub równoważnie



DS-2CD2387GZP-L 5MP SONY PL lub równoważnie
DS-2CD2387GZP-L 5MP SONY PL lub równoważnie



DS-2CD2387GZP-L 5MP SONY PL lub równoważnie

Legenda - system dozoru wizyjnego (VSS):

Kamera zewnętrzna 2x4Mpx 4 mm 180 stopni

Kamera zewnętrzna typu bullet

Kamera wewnętrzna w obudowie kopułowej

System zasilania buforowego dla switchy PoE

Punkt dostępowy Wi-Fi z przelącznikiem sieciowym

Klawiatura sterująca systemowa VSS

Monitor systemu VSS 4K 37"

4 Ilość przewodów, kabli w wiązce

UTP 6 Kabel / wiązka kabli U/UTP kat.6 4x2x0.5

YKY2o Kabel / wiązka kabli YKY2o 3x2,5

Stacja robocza systemu dozoru wizyjnego (VSS)


Rejestrator systemu dozoru wizyjnego (VSS)

Zasilacz UPS

Zasilacz UPS moduł bateryjny

Legenda - okablowanie strukturalne (OS):

Zalecane rozszycie według kodu "EIA/TIA 568 B"

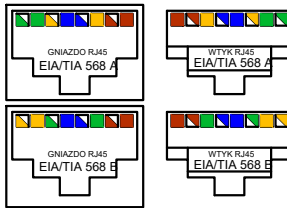

Przełącznik sieciowy 24 porty

Panel krosowy 24 x RJ45 kat. 6

Panel organizier ze szcztotką 1U

Panel osłonowy 1U

3			
2			
1			
I.p. autor zmiany:		zakres zmiany:	numer rewizji: data rewizji:

 PRACOWNIA PROJEKTOWA ul. Sienkiewicza 12 59-220 Legnica janusz@guard.com.pl tel. 768621021,601584114		Zakład Zabezpieczeń Elektronicznych Janusz Wielgus		numer rysunku: 04	numer rewizji: -
		rysunek: PARTER - BUDYNEK GŁÓWNY - Plan systemu dozoru wizyjnego (VSS)			
		zadanie: Opracowanie dokumentacji projektowej systemu monitoringu wizyjnego dla biura oraz placu Nadleśnictwa Węglińiec			
faza dokumentacji projektowej: projekt techniczny / wykonawczy		obiekt: Nadleśnictwo Węglińiec, ul. Piłsudskiego 6, 59-940 Węglińiec			skala rysunku: 1:100
branża: instalacje elektryczne niskoprądowe		inwestor: Skarb Państwa Państwowe Gospodarstwo Leśne Lasy Państwowe Nadleśnictwo Węglińiec z siedzibą w Węglińcu, ul. Piłsudskiego 6,			format rysunku: 297x630
projektant: mgr inż. Remigiusz Przystaj		Uprawnienia nr 115/DOŚ/08 projektowe w zakresie sieci, instalacji i urządzeń elektrycznych i elektroenergetycznych		18 listopada 2025 roku	
asystent projektanta / projektant: mgr inż. Janusz Wielgus		CNBOP: KNP 1/42/2008, KNP2/43/2008 Koncesja MSWiA: L-641/00. NIM DOZP. 440.6.23/20		18 listopada 2025 roku	
sprawdzający: mgr inż. Włodzimierz Boguta		Uprawnienia nr 29/90/Lw projektowe w zakresie sieci, instalacji i urządzeń elektrycznych i elektroenergetycznych		18 listopada 2025 roku	
Projekt chroniony ustawą o prawach autorskich. Wszelkie prawa zastrzeżone. Wykorzystywanie tego projektu przez inne jednostki projektowe wymaga jednoznacznej zgody autora.					