


MAGAZYN NR 1
skala 1:100cm

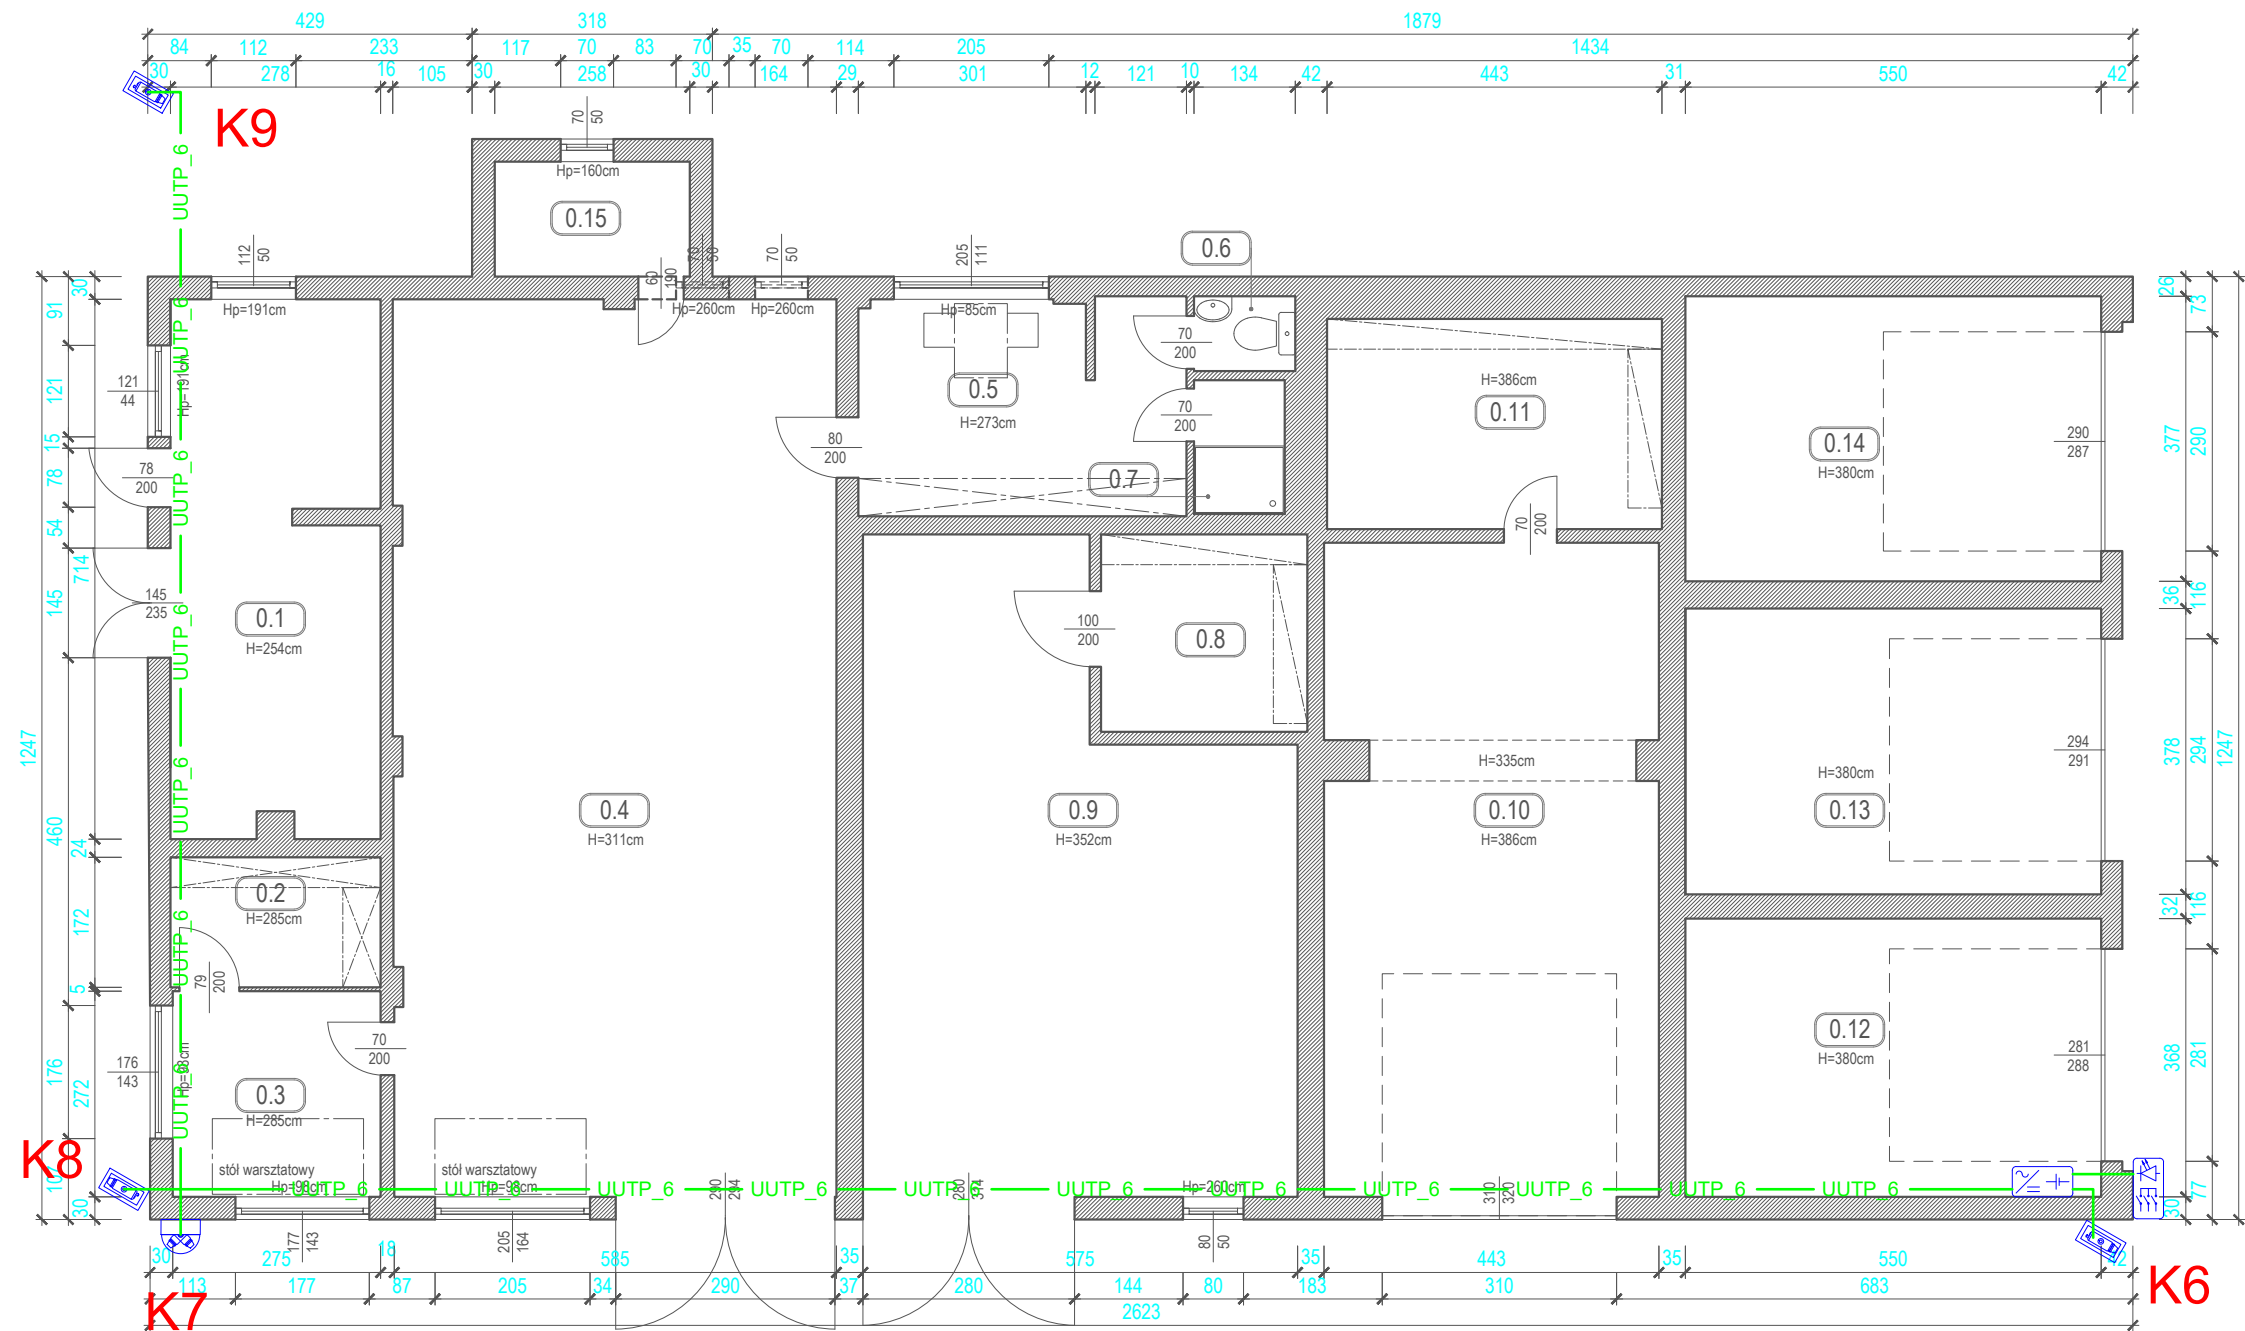

ZESTAWIENIE POWIERZCHNI MAGAZYN NR 1

NR POM.	NAZWA POMIESZCZENIA	A[m²]
0.1	KOTŁOWNIA	19.40
0.2	POM. MAGAZYNOWE	4.78
0.3	POM. MAGAZYNOWE	7.48
0.4	GARAŻ	69.33
0.5	POM. SOCJALNE	12.33
0.6	TOALETA	1.33
0.7	UMYWALNIA	2.12
0.8	MAGAZYN CHEMICZNY	7.13
0.9	GARAŻ	42.73
0.10	GARAŻ	37.83
0.11	POM. SPRZĘTU PPOŻ	12.32
0.12	GARAŻ	20.24
0.13	GARAŻ	20.79
0.14	GARAŻ	20.74
0.15	POM. MAGAZYNOWE	3.92
POWIERZCHNIA NETTO		282.47



OmniTIK 6 ac 6 GHz Wi-Fi lub równoważny

Legenda - system dozoru wizyjnego (VSS):


- Kamera zewnętrzna 2x4Mpx 4 mm 180 stopni
- Kamera zewnętrzna typu bullet
- Kamera wewnętrzna w obudowie kopułowej
- System zasilania buforowego dla switchy PoE
- Punkt dostępowy Wi-Fi z przelącznikiem sieciowym
- Klawiatura sterująca systemowa VSS
- Monitor systemu VSS 4K 37"

- Ilość przewodów, kabli w wiązce
 - UUTP_6 Kabel / wiązka kabli U/UTP kat.6 4x2x0,5
 - YKY2o Kabel / wiązka kabli YKY2o 3x2,5

- Stacja robocza systemu dozoru wizyjnego (VSS)
- Rejestrator systemu dozoru wizyjnego (VSS)
- Zasilacz UPS
- Zasilacz UPS moduł bateryjny

Legenda - okablowanie strukturalne (OS):

Zalecane rozszycie według kodu "EIA/TIA 568 B"

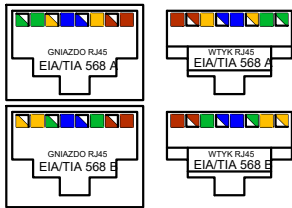

- Przłącznik sieciowy 24 porty
- Panel krosowy 24 x RJ45 kat. 6
- Panel organizier ze szcztotką 1U
- Panel osłonowy 1U

3				
2				
1				
I.p. autor zmiany:		zakres zmiany:	numer rewizji:	data rewizji:

PRACOWNIA PROJEKTOWA
Zakład Zabezpieczeń Elektronicznych Janusz Wielgus
ul. Sienkiewicza 12
59-220 Legnica
janusz@guard.com.pl
tel. 768621021, 601584114

rysunek: **BUDYNEK MAGAZYNOWY nr 1 - Plan systemu dozoru wizyjnego (VSS)**

zadanie: Opracowanie dokumentacji projektowej systemu monitoringu wizyjnego dla biura oraz placu Nadleśnictwa Węgliniec

obiekt: Nadleśnictwo Węgliniec, ul. Piłsudskiego 6, 59-940 Węgliniec

inwestor: Skarb Państwa Państwowe Gospodarstwo Leśne Lasy Państwowe Nadleśnictwo Węgliniec z siedzibą w Węglińcu, ul. Piłsudskiego 6,

projektant: mgr inż. Remigiusz Przystaj

asystent projektanta / projektant: mgr inż. Janusz Wielgus

sprawdzający: mgr inż. Włodzimierz Boguta

branża: instalacje elektryczne niskoprądowe

faza dokumentacji projektowej: projekt techniczny / wykonawczy

numer rysunku: **05**

numer rewizji: **-**

skala rysunku: 1:100

format rysunku: 297x630

Uprawnienia nr 115/DOŚ/08 projektowe w zakresie sieci, instalacji i urządzeń elektrycznych i elektroenergetycznych	18 listopada 2025 roku
CNBOP: KNP 1/42/2008, KNP2/43/2008 Koncesja MSWiA: L-641/00. NIM DOZP. 440.6.23/20	18 listopada 2025 roku
Uprawnienia nr 29/90/Lw projektowe w zakresie sieci, instalacji i urządzeń elektrycznych i elektroenergetycznych	18 listopada 2025 roku

Projekt chroniony ustawą o prawach autorskich. Wszelkie prawa zastrzeżone. Wykorzystywanie tego projektu przez inne jednostki projektowe wymaga jednoznacznej zgody autora.



DS-2CD2346G2H-LSUWDL-RL lub równoważny



DS-2CD2346G2H-LSUWDL camera model.



DS-2CD2046G2H-U 2.8 mm EF PLARL lub równoważny

DS-2CD2046G2H-U 4 mm EF PLARL lub równoważny



DS-1208Z camera model.



BWB-120 camera model.