


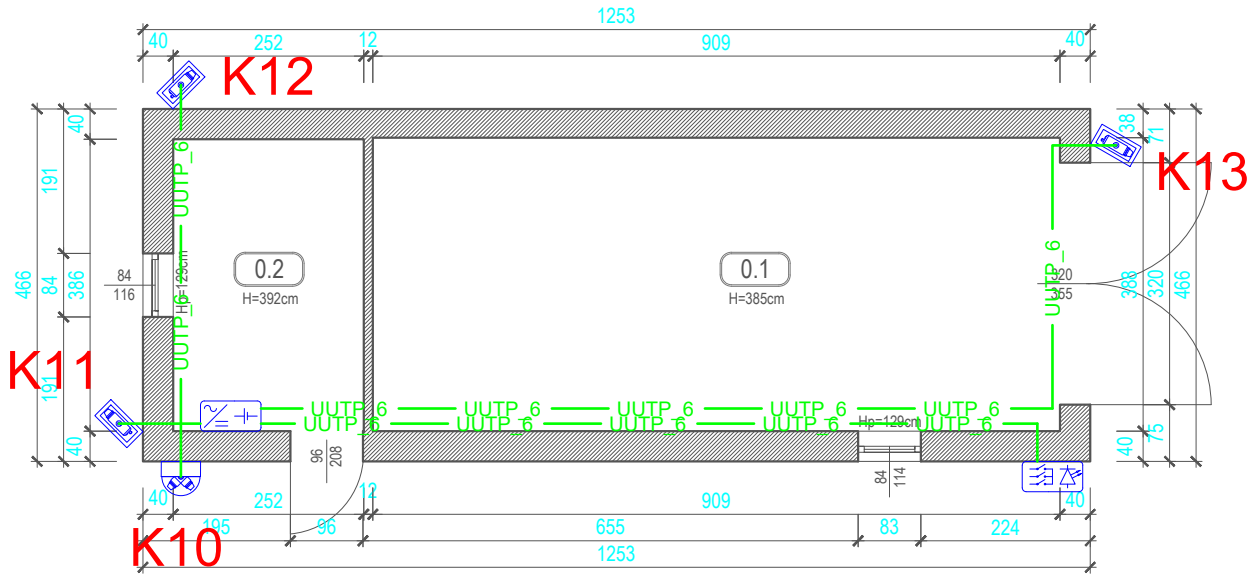

MAGAZYN NR 2
skala 1:100cm



ZESTAWIENIE POWIERZCHNI MAGAZYN NR 2		
NR POM.	NAZWA POMIESZCZENIA	A[m²]
0.1	GARAŻ	35.27
0.2	MAGAZYN	9.72
POWIERZCHNIA NETTO		44.99

Legenda - system dozoru wizyjnego (VSS):

- Kamera zewnętrzna 2x4Mpx 4 mm 180 stopni
- Kamera zewnętrzna typu bullet
- Kamera wewnętrzna w obudowie kopułowej
- System zasilania buforowego dla switchy PoE
- Punkt dostępowy Wi-Fi z przełącznikiem sieciowym
- Klawiatura sterująca systemowa VSS
- Monitor systemu VSS 4K 37"

Ilość przewodów, kabli w wiązce


UUTP_6 Kabel / wiązka kabli U/UTP kat.6 4x2x0,5

YKYzo Kabel / wiązka kabli YKYzo 3x2,5

- Stacja robocza systemu dozoru wizyjnego (VSS)
- Rejestrator systemu dozoru wizyjnego (VSS)
- Zasilacz UPS
- Zasilacz UPS moduł bateryjny


Legenda - okablowanie strukturalne (OS):

Zalecane rozszycie według kodu "EIA/TIA 568 B"

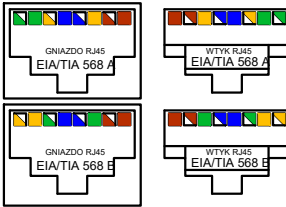

- Przełącznik sieciowy 24 porty
- Panel krosowy 24 x RJ45 kat. 6
- Panel organizizer ze szczotką 1U
- Panel osłonowy 1U

3			
2			
1			
I.p. autor zmiany:		zakres zmiany:	numer rewizji: data rewizji:

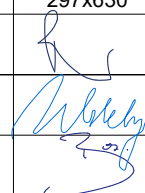 Zakład Zabezpieczeń Elektronicznych Janusz Wielgus ul. Sienkiewicza 12 59-220 Legnica janusz@guard.com.pl tel. 768621021,601584114	PRACOWNIA PROJEKTOWA		numer rysunku: 06	numer rewizji: -	
	rysunek: BUDYNEK MAGAZYNOWY nr 2 - Plan systemu dozoru wizyjnego (VSS)				
	zadanie: Opracowanie dokumentacji projektowej systemu monitoringu wizyjnego dla biura oraz placu Nadleśnictwa Węglińiec				
	obiekt: Nadleśnictwo Węglińiec, ul. Piłsudskiego 6, 59-940 Węglińiec		skala rysunku: 1:100		
	inwestor: Skarb Państwa Państwowe Gospodarstwo Leśne Lasy Państwowe Nadleśnictwo Węglińiec z siedzibą w Węglińcu, ul. Piłsudskiego 6,		format rysunku: 297x630		
faza dokumentacji projektowej: projekt techniczny / wykonawczy	projektant: mgr inż. Remigiusz Przystaj		Uprawnienia nr 115/DOŚ/08 projektowe w zakresie sieci, instalacji i urządzeń elektrycznych i elektroenergetycznych	18 listopada 2025 roku	
branża: instalacje elektryczne niskoprądowe	asystent projektanta / projektant: mgr inż. Janusz Wielgus		CNBOP: KNP 1/42/2008, KNP2/43/2008 Koncesja MSWiA: L-641/00. NIM DOZP. 440.6.23/20	18 listopada 2025 roku	
sprawdzający: mgr inż. Włodzimierz Boguta			Uprawnienia nr 29/90/Lw projektowe w zakresie sieci, instalacji i urządzeń elektrycznych i elektroenergetycznych	18 listopada 2025 roku	
Projekt chroniony ustawą o prawach autorskich. Wszelkie prawa zastrzeżone. Wykorzystywanie tego projektu przez inne jednostki projektowe wymaga jednoznacznej zgody autora.					