


RZUT PARTERU
skala 1:100cm

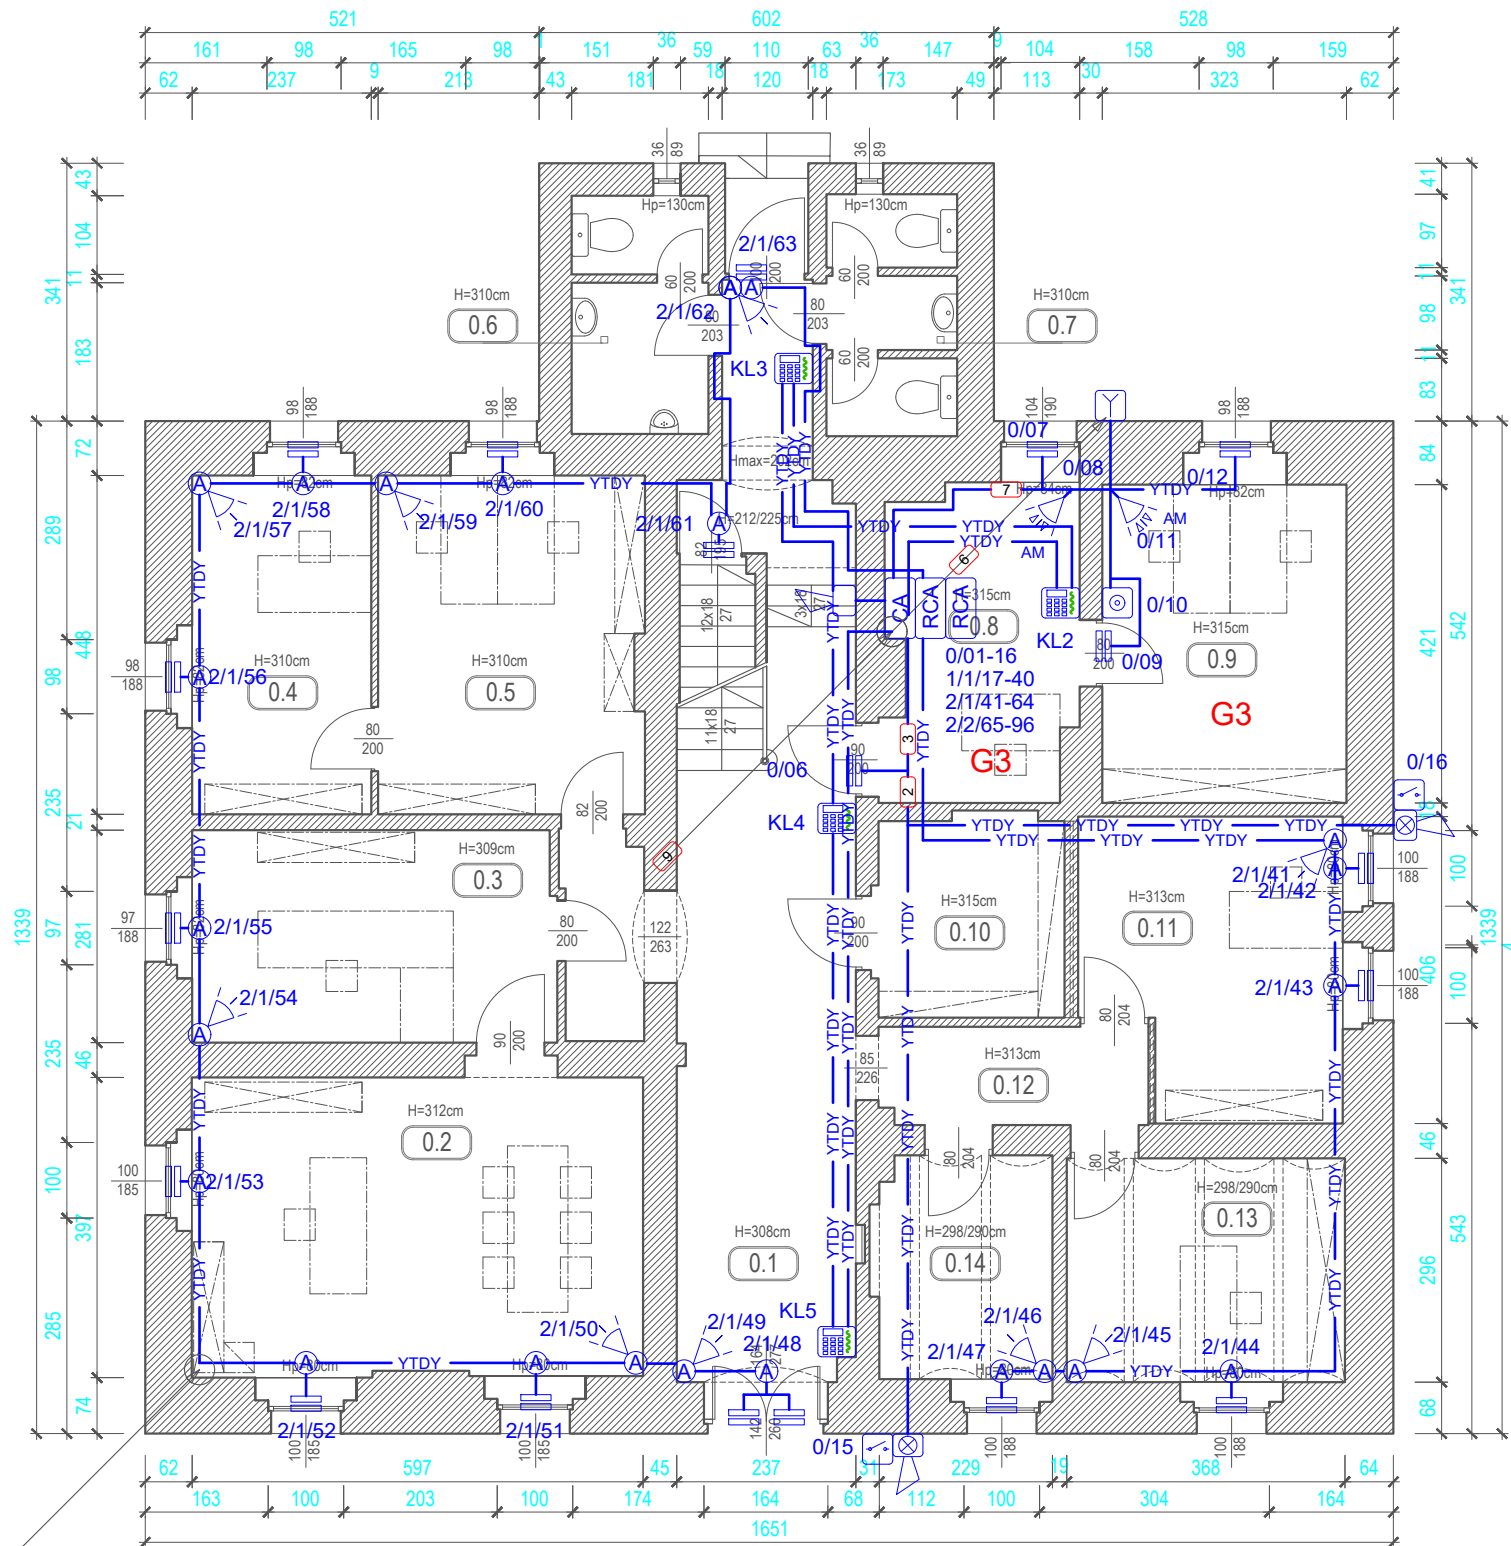

ZESTAWIENIE POWIERZCHNI PARTERU

NR POM.	NAZWA POMIESZCZENIA	A[m²]
0.1	KOMUNIKACJA	32.60
0.2	BIURO PREZESA	23.54
0.3	SEKRETARIAT	13.49
0.4	BIURO	10.62
0.5	BIURO	15.67
0.6	TOALETA MĘSKA	5.57
0.7	TOALETA DAMSKA	5.27
0.8	BIURO	10.27
0.9	BIURO	13.60
0.10	POMIESZCZENIE POMOCNICZE	6.56
0.11	BIURO	12.78
0.12	KOMUNIKACJA	4.60
0.13	BIURO	10.89
0.14	BIURO	6.87
POWIERZCHNIA NETTO		172.33

RCA	Moduł rozszerzenia centrali sygnalizacji włamania
	Klawiatura systemowa LCD centrali z czytnikiem kart
	Klawiatura systemowa LCD centrali alarmowej
	Klawiatura systemowa LED centrali alarmowej
	Mediakonwerter światłowodowy magistrali systemowej
	Sygnalizator akustyczno-optyczny zewnętrzny
	Sygnalizator akustyczny wewnętrzny
	Czujka magnetyczna wpuszczana / nawierzchniowa
	Czujka ruchu - pasywna podczerwień
	Czujka ruchu - pasywna podczerwień + mikrofala
AM	System antymaskingu w czujce ruchu
	Sufitowa czujka ruchu - pasywna podczerwień
	Sufitowa czujka ruchu - pasywna podczerwień+mikrofala
	Moduł adresowy magistrali systemowej adresowalnej
	Czujka wibracyjna
	Czujka zaryglowania
	Czujka stykowa
	Ręczny przycisk napadowy
	Odbiornik radiolinii
	Nadajnik radiolinii
	Ilość przewodów, kabli w wiązce
	YTDY Przewód / wiązka przewodów YTDYekw 6x0,5
	YDYzo Przewód / wiązka przewodów YDYzo 3x2,5
1/24	Numer elementu na linii
	Numer linii

3				
2				
1				
I.p. autor zmiany:		zakres zmiany:	numer rewizji:	data rewizji:

	PRACOWNIA PROJEKTOWA		numer rysunku:	numer rewizji:
	Zakład Zabezpieczeń Elektronicznych Janusz Wielgus		09	-
ul. Sienkiewicza 12 59-220 Legnica janusz@guard.com.pl tel. 768621021,601584114	rysunek: PARTER - BUDYNEK GŁÓWNY - plan systemu sygnalizacji włamania i napadu (SSWiN)			
	zadanie: Opracowanie dokumentacji projektowej systemu monitoringu wizyjnego dla biura oraz placu Nadleśnictwa Węglińiec			
faza dokumentacji projektowej: projekt techniczny / wykonawczy	obiekt: Nadleśnictwo Węglińiec, ul. Piłsudskiego 6, 59-940 Węglińiec			skala rysunku: 1:100
branża: instalacje elektryczne niskoprądowe	inwestor: Skarb Państwa Państwowe Gospodarstwo Leśne Lasy Państwowe Nadleśnictwo Węglińiec z siedzibą w Węglińcu, ul. Piłsudskiego 6,			format rysunku: 297x630
projektant: mgr inż. Remigiusz Przystaj	Uprawnienia nr 115/DOŚ/08 projektowe w zakresie sieci, instalacji i urządzeń elektrycznych i elektroenergetycznych	18 listopada 2025 roku		
asystent projektanta / projektant: mgr inż. Janusz Wielgus	CNBOP: KNP 1/42/2008, KNP2/43/2008 Koncesja MSWiA: L-641/00. NIM DOZP. 440.6.23/20	18 listopada 2025 roku		
sprawdzający: mgr inż. Włodzimierz Boguta	Uprawnienia nr 29/90/Lw projektowe w zakresie sieci, instalacji i urządzeń elektrycznych i elektroenergetycznych	18 listopada 2025 roku		
Projekt chroniony ustawą o prawach autorskich. Wszelkie prawa zastrzeżone. Wykorzystywanie tego projektu przez inne jednostki projektowe wymaga jednoznacznej zgody autora.				