


RZUT I PIĘTRA
skala 1:100cm

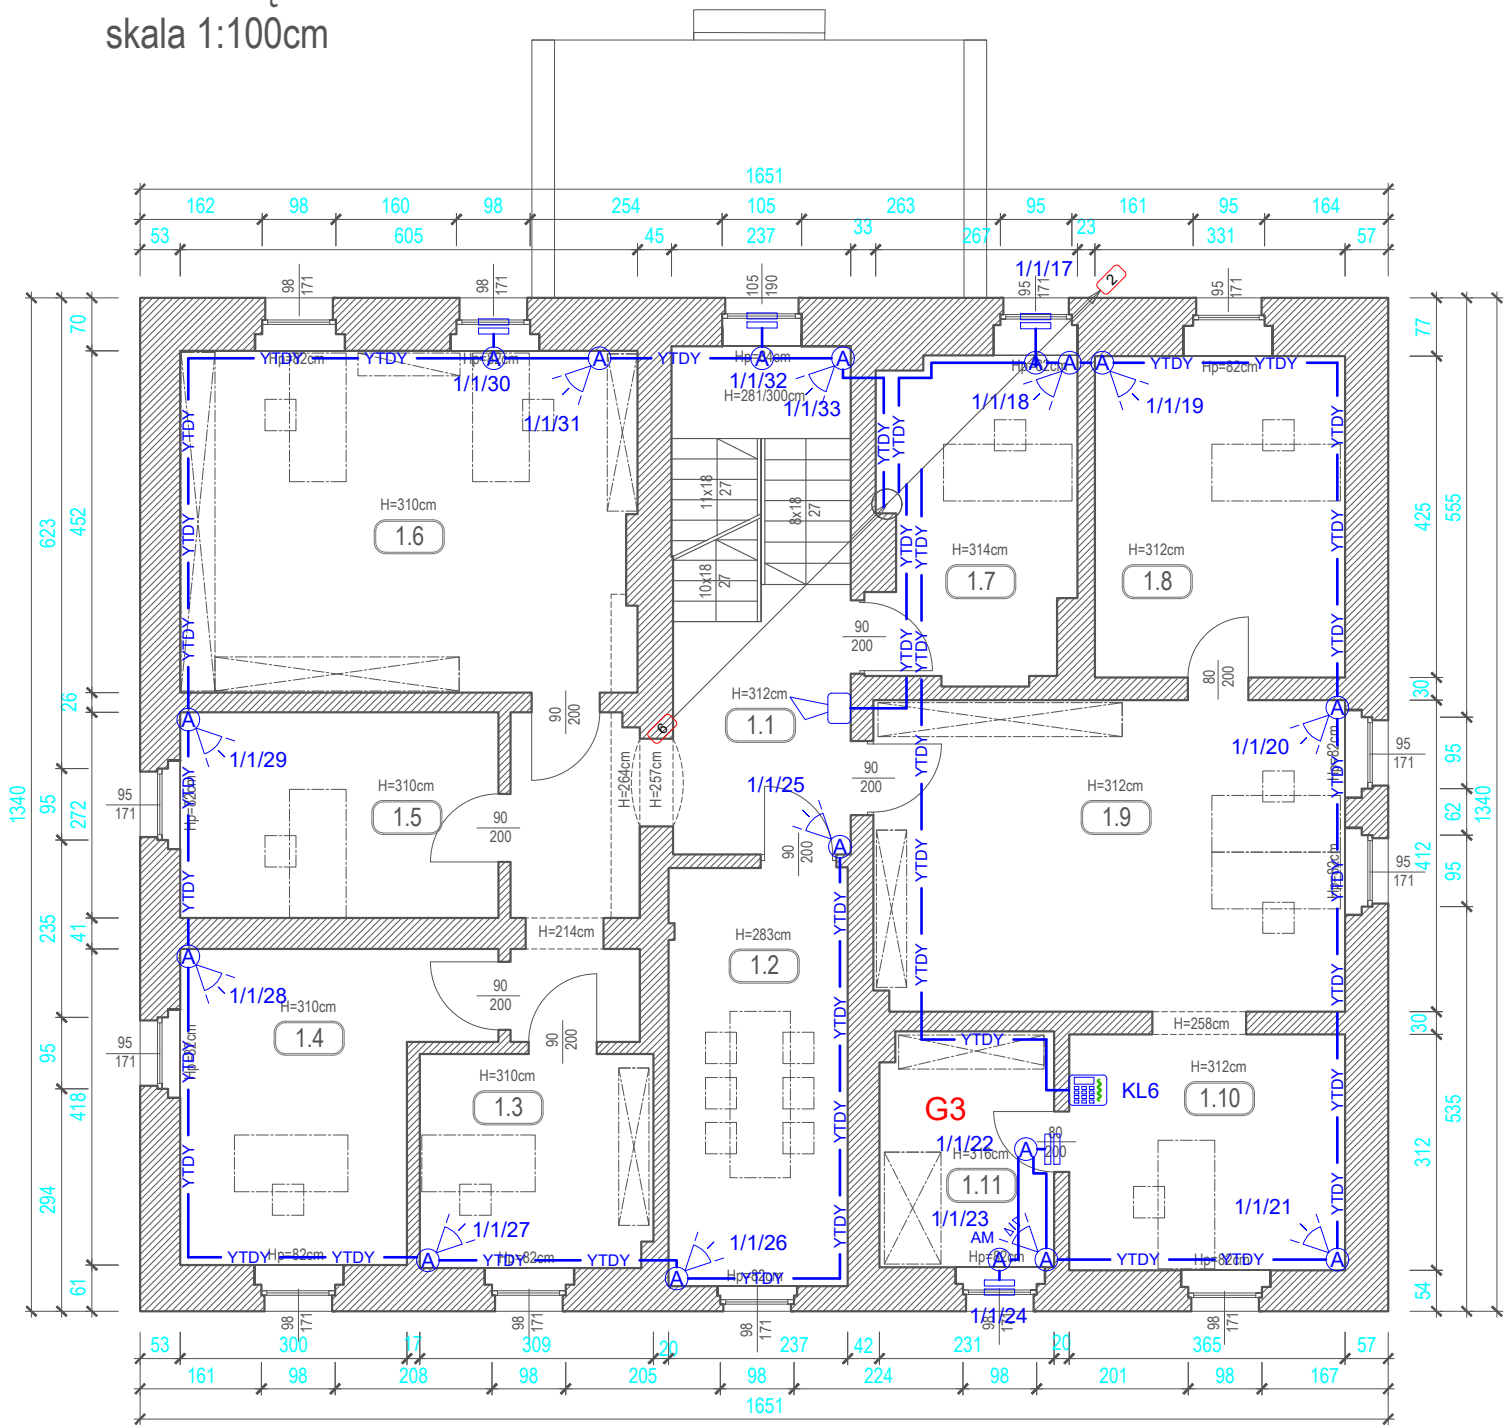

ZESTAWIENIE POWIERZCHNI I PIĘTRA

NR POM.	NAZWA POMIESZCZENIA	A[m²]
1.1	KOMUNIKACJA	23.50
1.2	BIURO	13.09
1.3	BIURO	8.69
1.4	BIURO	14.03
1.5	BIURO	11.45
1.6	BIURO	27.16
1.7	BIURO	10.96
1.8	BIURO	14.07
1.9	BIURO	25.65
1.10	BIURO	11.39
1.11	SERWEROWNIA	7.12
POWIERZCHNIA NETTO		167.11

	Moduł rozszerzenia centrali sygnalizacji włamania
	Klawiatura systemowa LCD centrali z czytnikiem kart
	Klawiatura systemowa LCD centrali alarmowej
	Klawiatura systemowa LED centrali alarmowej
	Mediakonwerter światłowodowy magistrali systemowej
	Sygnalizator akustyczno-optyczny zewnętrzny
	Sygnalizator akustyczny wewnętrzny
	Czujka magnetyczna wpuszczana / nawierzchniowa
	Czujka ruchu - pasywna podczerwień
	Czujka ruchu - pasywna podczerwień + mikrofala
	System antymaskingu w czujce ruchu
	Sufitowa czujka ruchu - pasywna podczerwień
	Sufitowa czujka ruchu - pasywna podczerwień+mikrofala
	Moduł adresowy magistrali systemowej adresowalnej
	Czujka wibracyjna
	Czujka zaryglowania
	Czujka stykowa
	Ręczny przycisk napadowy
	Odbiornik radiolinii
	Nadajnik radiolinii
	Ilość przewodów, kabli w wiązce
	Przewód / wiązka przewodów YTDYekw 6x0,5
	Przewód / wiązka przewodów YDY2o 3x2,5
	Numer elementu na linii
	Numer linii

3				
2				
1				
I.p. autor zmiany:		zakres zmiany:	numer rewizji:	data rewizji:

	PRACOWNIA PROJEKTOWA		numer rysunku:	numer rewizji:
	Zakład Zabezpieczeń Elektronicznych Janusz Wielgus		10	-
	ul. Sienkiewicza 12 59-220 Legnica janusz@guard.com.pl tel. 768621021,601584114	rysunek: I PIĘTRO - BUDYNEK GŁÓWNY - plan systemu sygnalizacji włamania i napadu (SSWiN)		
		zadanie: Opracowanie dokumentacji projektowej systemu monitoringu wizyjnego dla biura oraz placu Nadleśnictwa Węglińiec		
		obiekt: Nadleśnictwo Węglińiec, ul. Piłsudskiego 6, 59-940 Węglińiec	skala rysunku: 1:100	
faza dokumentacji projektowej: projekt techniczny / wykonawczy				
branża: instalacje elektryczne niskoprądowe		inwestor: Skarb Państwa Państwowe Gospodarstwo Leśne Lasy Państwowe Nadleśnictwo Węglińiec z siedzibą w Węglińcu, ul. Piłsudskiego 6,		format rysunku: 297x630
projektant: mgr inż. Remigiusz Przystaj		Uprawnienia nr 115/DOŚ/08 projektowe w zakresie sieci, instalacji i urządzeń elektrycznych i elektroenergetycznych	18 listopada 2025 roku	
asystent projektanta / projektant: mgr inż. Janusz Wielgus		CNBOP: KNP 1/42/2008, KNP2/43/2008 Koncesja MSWiA: L-641/00. NIM DOZP. 440.6.23/20	18 listopada 2025 roku	
sprawdzający: mgr inż. Włodzimierz Boguta		Uprawnienia nr 29/90/Lw projektowe w zakresie sieci, instalacji i urządzeń elektrycznych i elektroenergetycznych	18 listopada 2025 roku	
Projekt chroniony ustawą o prawach autorskich. Wszelkie prawa zastrzeżone. Wykorzystywanie tego projektu przez inne jednostki projektowe wymaga jednoznacznej zgody autora.				