


RZUT II PIĘTRA
skala 1:100cm

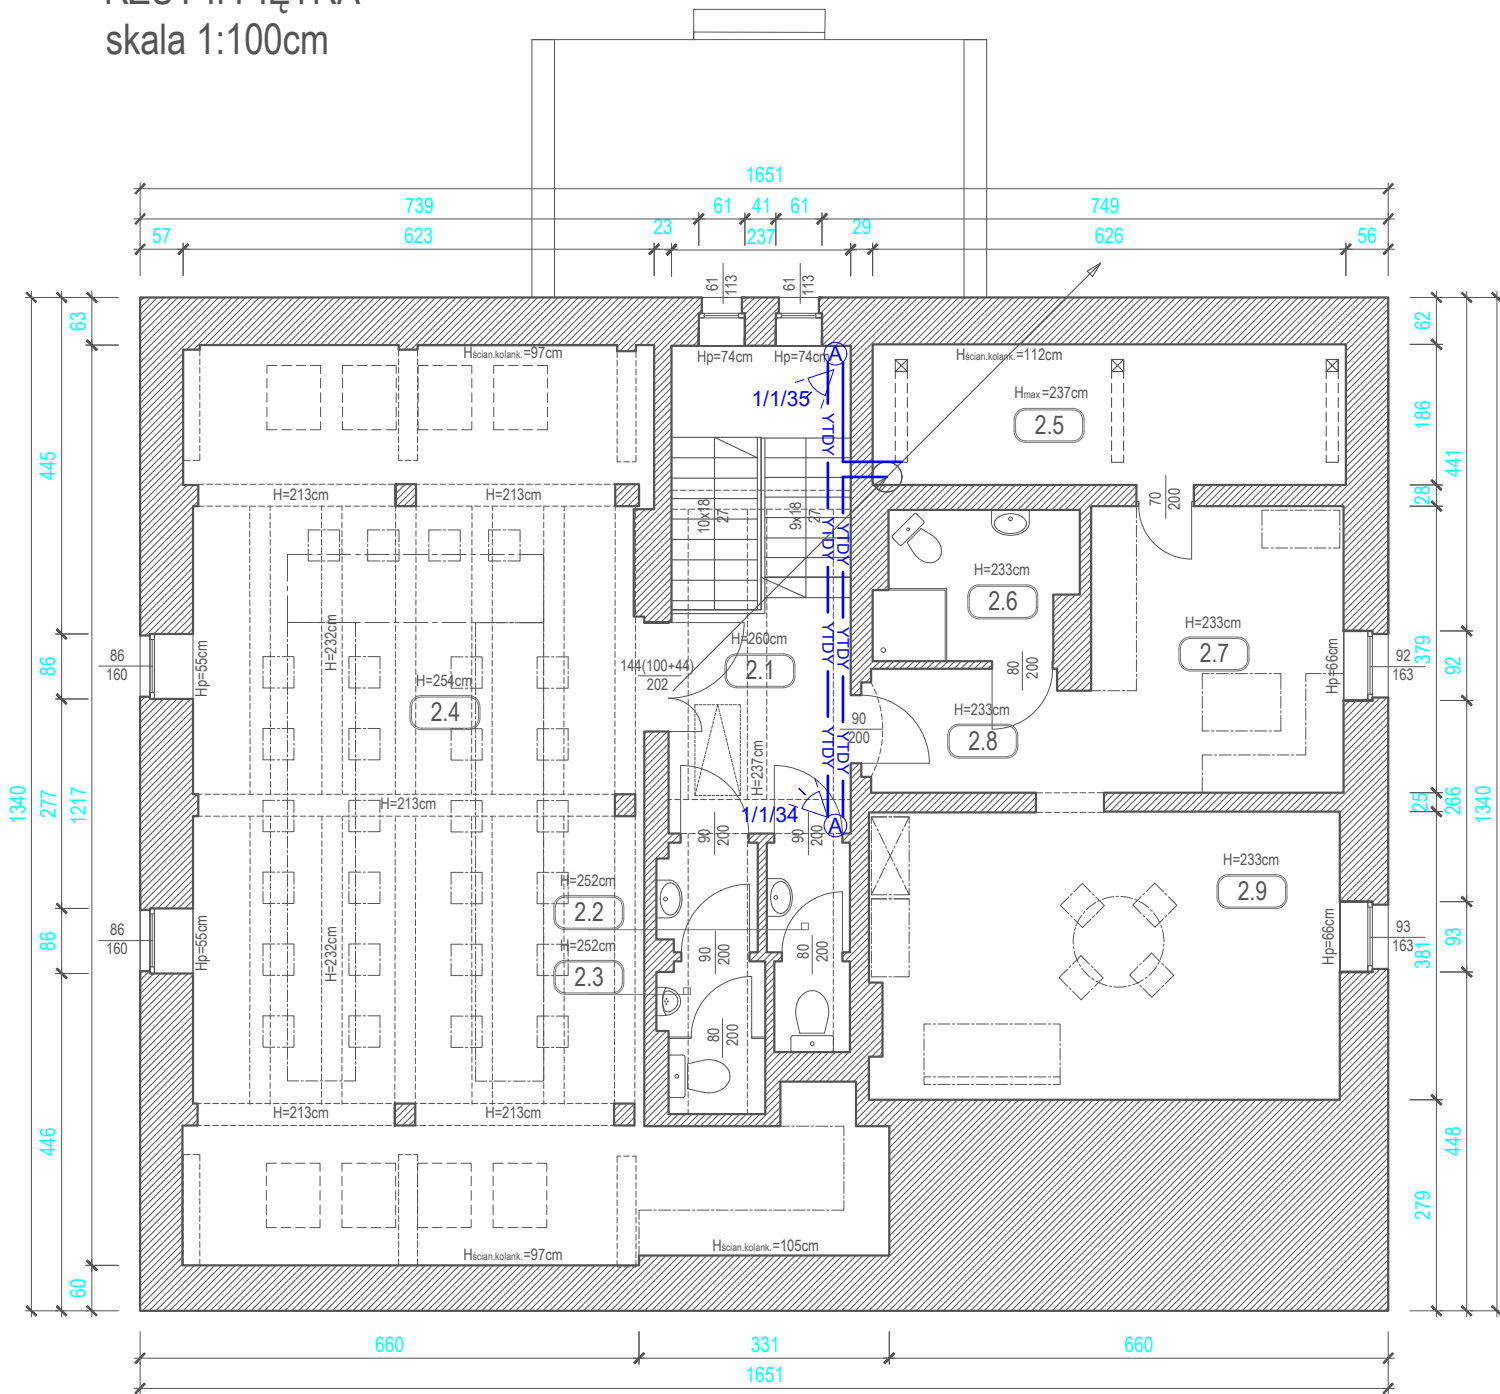

ZESTAWIENIE POWIERZCHNI II PIĘTRA

NR POM.	NAZWA POMIESZCZENIA	A[m²]
2.1	KOMUNIKACJA	15.40
2.2	TOALETA DAMSKA	2.89
2.3	TOALETA MĘSKA	4.68
2.4	SALA KONFERENCYJNA	65.58
2.5	POMIESZCZENIE POMOCNICZE	6.62
2.6	ŁAZIENKA	4.95
2.7	KUCHNIA	12.66
2.8	KORYTARZ	4.64
2.9	SALON	23.50

	POWIERZCHNIA NETTO	140.92
--	--------------------	--------


- RCA

Moduł rozszerzenia centrali sygnalizacji włamania
- Klawiatura systemowa LCD centrali z czytnikiem kart
- Klawiatura systemowa LCD centrali alarmowej
- Klawiatura systemowa LED centrali alarmowej
- Mediakonwerter światłowodowy magistrali systemowej
- Sygnalizator akustyczno-optyczny zewnętrzny
- Sygnalizator akustyczny wewnętrzny
- Czujka magnetyczna wpuszczana / nawierzchniowa
- Czujka ruchu - pasywna podczerwień
- Czujka ruchu - pasywna podczerwień + mikrofala
- AM

System antymaskingu w czujce ruchu
- Sufitowa czujka ruchu - pasywna podczerwień
- Sufitowa czujka ruchu - pasywna podczerwień+mikrofala
- Moduł adresowy magistrali systemowej adresowalnej
- Czujka wibracyjna
- Czujka zaryglowania
- Czujka stykowa
- Ręczny przycisk napadowy
- Odbiornik radiolinii
- Nadajnik radiolinii
- Ilość przewodów, kabli w wiązce
- Przewód / wiazka przewodów
YTDYekw 6x0,5
- Przewód / wiazka przewodów
YDYzo 3x2,5
- 1/24

Numer elementu na linii
- Numer linii

3				
2				
1				
I.p. autor zmiany:		zakres zmiany:	numer rewizji:	data rewizji:

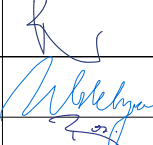 PRACOWNIA PROJEKTOWA Zakład Zabezpieczeń Elektronicznych Janusz Wielgus		numer rysunku: 11	numer rewizji: -
ul. Sienkiewicza 12 59-220 Legnica janusz@guard.com.pl tel. 768621021,601584114	rysunek: II PIĘTRO - BUDYNEK GŁÓWNY - plan systemu sygnalizacji włamania i napadu (SSWiN)		
	zadanie: Opracowanie dokumentacji projektowej systemu monitoringu wizyjnego dla biura oraz placu Nadleśnictwa Węglińiec		
faza dokumentacji projektowej: projekt techniczny / wykonawczy	obiekt: Nadleśnictwo Węglińiec, ul. Piłsudskiego 6, 59-940 Węglińiec	skala rysunku: 1:100	
branża: instalacje elektryczne niskoprądowe	inwestor: Skarb Państwa Państwowe Gospodarstwo Leśne Lasy Państwowe Nadleśnictwo Węglińiec z siedzibą w Węglińcu, ul. Piłsudskiego 6,	format rysunku: 297x630	
projektant: mgr inż. Remigiusz Przystaj	Uprawnienia nr 115/DOŚ/08 projektowe w zakresie sieci, instalacji i urządzeń elektrycznych i elektroenergetycznych	18 listopada 2025 roku	
asystent projektanta / projektant: mgr inż. Janusz Wielgus	CNBOP: KNP 1/42/2008, KNP2/43/2008 Koncesja MSWiA: L-641/00. NIM DOZP. 440.6.23/20	18 listopada 2025 roku	
sprawdzający: mgr inż. Włodzimierz Boguta	Uprawnienia nr 29/90/Lw projektowe w zakresie sieci, instalacji i urządzeń elektrycznych i elektroenergetycznych	18 listopada 2025 roku	
Projekt chroniony ustawą o prawach autorskich. Wszelkie prawa zastrzeżone. Wykorzystywanie tego projektu przez inne jednostki projektowe wymaga jednoznacznej zgody autora.			