


MAGAZYN NR 1
skala 1:100cm

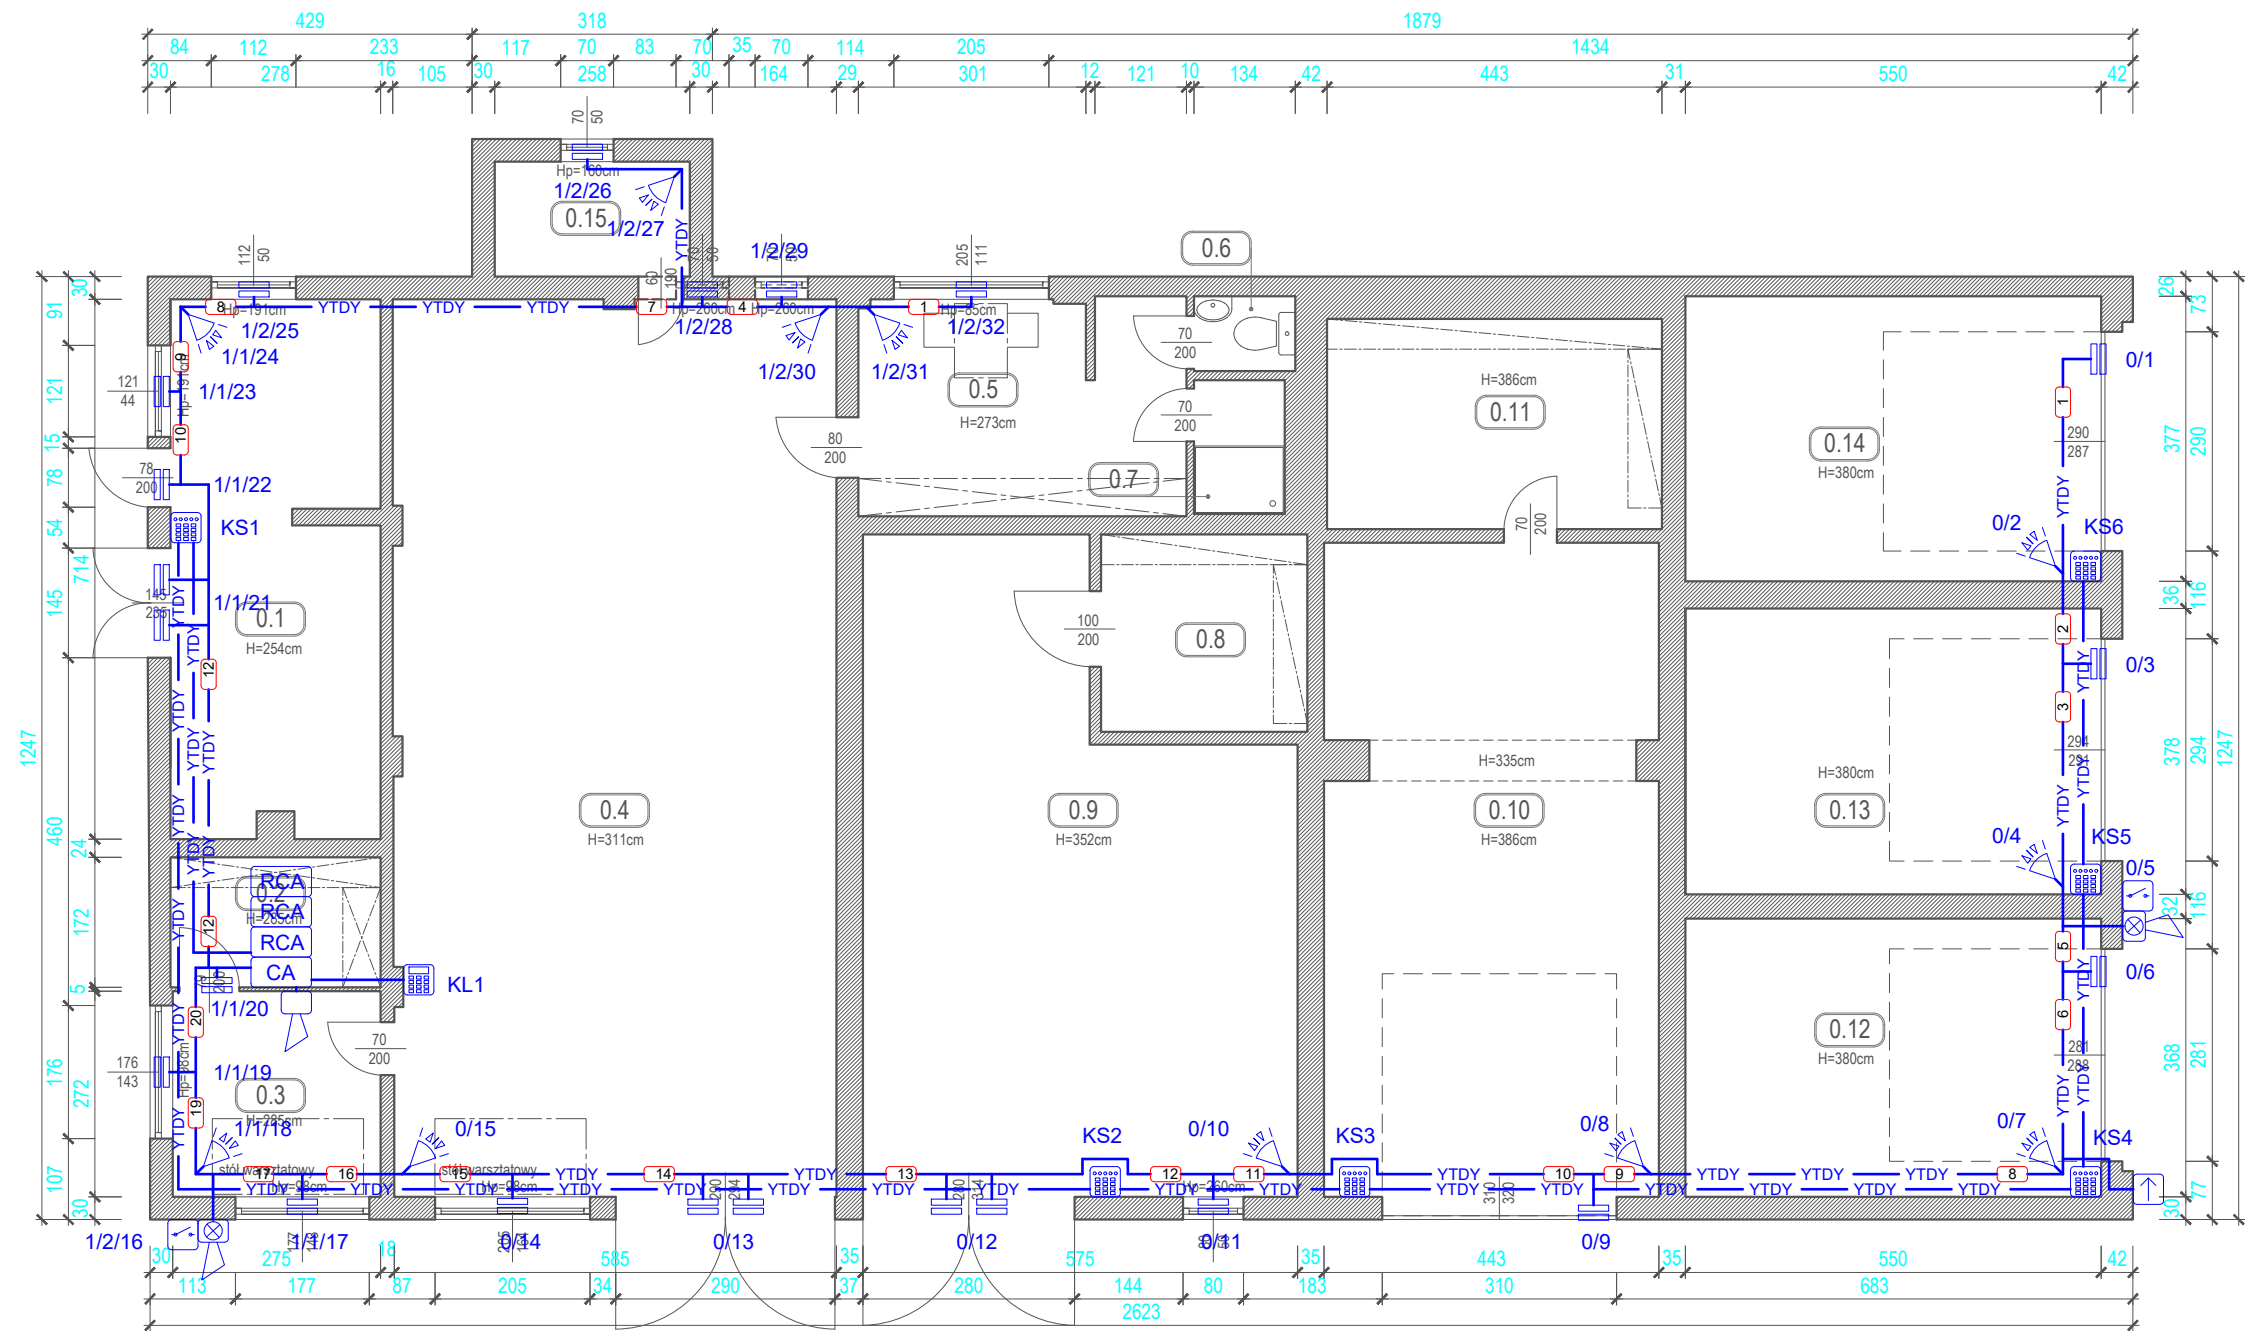

ZESTAWIENIE POWIERZCHNI MAGAZYN NR 1

NR POM.	NAZWA POMIESZCZENIA	A[m ²]
0.1	KOTŁOWNIA	19.40
0.2	POM. MAGAZYNOWE	4.78
0.3	POM. MAGAZYNOWE	7.48
0.4	GARAŻ	69.33
0.5	POM. SOCJALNE	12.33
0.6	TOALETA	1.33
0.7	UMYWALNIA	2.12
0.8	MAGAZYN CHEMICZNY	7.13
0.9	GARAŻ	42.73
0.10	GARAŻ	37.83
0.11	POM. SPRZĘTU PPOŻ	12.32
0.12	GARAŻ	20.24
0.13	GARAŻ	20.79
0.14	GARAŻ	20.74
0.15	POM. MAGAZYNOWE	3.92
POWIERZCHNIA NETTO		282.47

Legenda - sygnalizacja włamania (SSWiN):

- CA** Centrala sygnalizacji włamania i napadu
- RCA** Moduł rozszerzenia centrali sygnalizacji włamania
- Klawiatura systemowa LCD centrali z czytnikiem kart
- Klawiatura systemowa LCD centrali alarmowej
- Klawiatura systemowa LED centrali alarmowej
- Mediakonwerter światłowodowy magistrali systemowej
- Sygnalizator akustyczno-optyczny zewnętrzny
- Sygnalizator akustyczny wewnętrzny
- Czujka magnetyczna wpuszczana / nawierzchniowa
- Czujka ruchu - pasywna podczerwień
- Czujka ruchu - pasywna podczerwień + mikrofala
- AM** System antymaskingu w czujce ruchu
- Sufitowa czujka ruchu - pasywna podczerwień
- Sufitowa czujka ruchu - pasywna podczerwień+mikrofala
- Moduł adresowy magistrali systemowej adresowalnej
- Czujka wibracyjna
- Czujka zaryglowania
- Czujka stykowa
- Ręczny przycisk napadowy
- Odbiornik radiolinii
- Nadajnik radiolinii
- 4** Ilość przewodów, kabli w wiązce
- YTDY** Przewód / wiązka przewodów YTDYekw 6x0.5
- YDY20** Przewód / wiązka przewodów YDY20 3x2.5
- 1/24** Numer elementu na linii
- Numer linii**

3				
2				
1				
I.p. autor zmiany:		zakres zmiany:	numer rewizji:	data rewizji:

	PRACOWNIA PROJEKTOWA		numer rysunku: 12		numer rewizji: -	
	Zakład Zabezpieczeń Elektronicznych Janusz Wielgus					
	ul. Sienkiewicza 12 59-220 Legnica janusz@guard.com.pl tel. 768621021,601584114		rysunek: BUDYNEK MAGAZYNOWY nr 1 - plan systemu sygnalizacji włamania i napadu (SSWiN)			
	zadanie: Opracowanie dokumentacji projektowej systemu monitoringu wizyjnego dla biura oraz placu Nadleśnictwa Węglińiec					
	faza dokumentacji projektowej: projekt techniczny / wykonawczy		obiekt: Nadleśnictwo Węglińiec, ul. Piłsudskiego 6, 59-940 Węglińiec		skala rysunku: 1:100	
branża: instalacje elektryczne niskoprądowe		inwestor: Skarb Państwa Państwowe Gospodarstwo Leśne Lasy Państwowe Nadleśnictwo Węglińiec z siedzibą w Węglińcu, ul. Piłsudskiego 6,		format rysunku: 297x630		
projektant: mgr inż. Remigiusz Przystaj		Uprawnienia nr 115/DOŚ/08 projektowe w zakresie sieci, instalacji i urządzeń elektrycznych i elektroenergetycznych		18 listopada 2025 roku		
asystent projektanta / projektant: mgr inż. Janusz Wielgus		CNBOP: KNP 1/42/2008, KNP2/43/2008 Koncesja MSWiA: L-641/00. NIM DOZP. 440.6.23/20		18 listopada 2025 roku		
sprawdzający: mgr inż. Włodzimierz Boguta		Uprawnienia nr 29/90/Lw projektowe w zakresie sieci, instalacji i urządzeń elektrycznych i elektroenergetycznych		18 listopada 2025 roku		
Projekt chroniony ustawą o prawach autorskich. Wszelkie prawa zastrzeżone. Wykorzystywanie tego projektu przez inne jednostki projektowe wymaga jednoznacznej zgody autora.						