


MAGAZYN NR 2  
skala 1:100cm

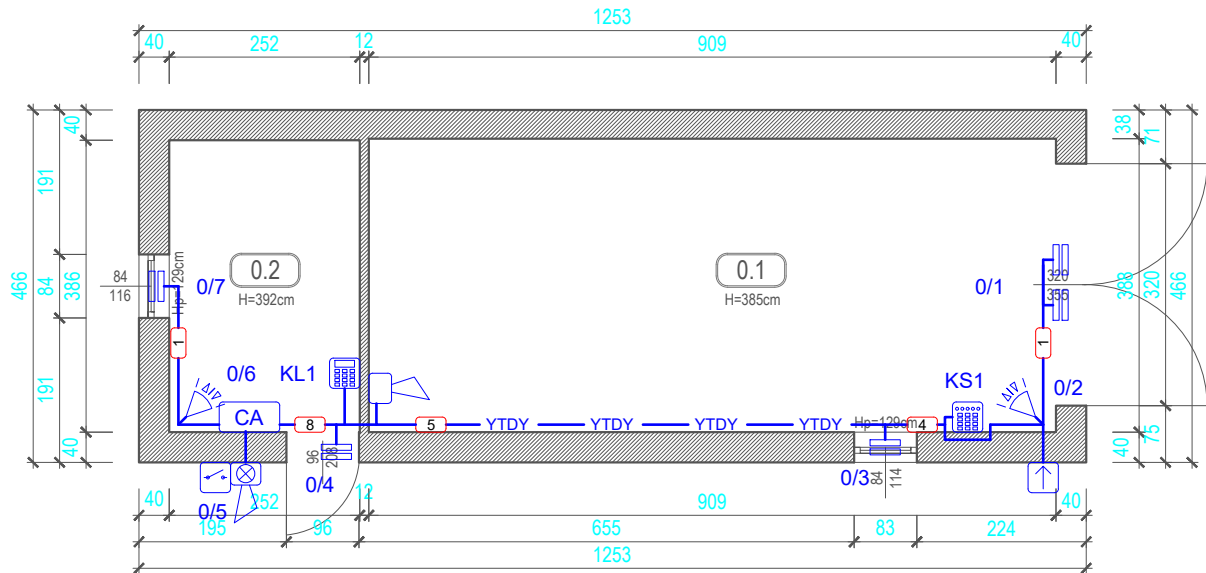

| ZESTAWIENIE POWIERZCHNI MAGAZYN NR 2 |                     |       |
|--------------------------------------|---------------------|-------|
| NR POM.                              | NAZWA POMIESZCZENIA | A[m²] |
| 0.1                                  | GARAŻ               | 35.27 |
| 0.2                                  | MAGAZYN             | 9.72  |
| POWIERZCHNIA NETTO                   |                     | 44.99 |


Legenda - sygnalizacja włamania (SSWiN):

- CA
- Centrala sygnalizacji włamania i napadu
- RCA
- Moduł rozszerzenia centrali sygnalizacji włamania
- 
- Klawiatura systemowa LCD centrali z czytnikiem kart
- 
- Klawiatura systemowa LCD centrali alarmowej
- 
- Klawiatura systemowa LED centrali alarmowej
- 
- Mediakonwerter światłowodowy magistrali systemowej
- 
- Sygnalizator akustyczno-optyczny zewnętrzny
- 
- Sygnalizator akustyczny wewnętrzny
- 
- Czujka magnetyczna wpuszczana / nawierzchniowa
- 
- Czujka ruchu - pasywna podczerwień
- 
- Czujka ruchu - pasywna podczerwień + mikrofala
- AM
- System antymaskingu w czujce ruchu
- 
- Sufitowa czujka ruchu - pasywna podczerwień
- 
- Sufitowa czujka ruchu - pasywna podczerwień+mikrofala
- 
- Moduł adresowy magistrali systemowej adresowalnej
- 
- Czujka wibracyjna
- 
- Czujka zaryglowania
- 
- Czujka stykowa
- 
- Ręczny przycisk napadowy
- 
- Odbiornik radiolinii
- 
- Nadajnik radiolinii
- 
- Ilość przewodów, kabli w wiązce

- YTDY
- Przewód / wiązka przewodów YTDYekw 6x0,5
- YDY2o
- Przewód / wiązka przewodów YDY2o 3x2,5
- 1/24
- Numer elementu na linii

Numer linii

|                    |  |                |                |               |
|--------------------|--|----------------|----------------|---------------|
| 3                  |  |                |                |               |
| 2                  |  |                |                |               |
| 1                  |  |                |                |               |
| I.p. autor zmiany: |  | zakres zmiany: | numer rewizji: | data rewizji: |
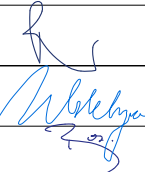
|                                                                                                                                                                             |                                                                                                                    |                                                                                                                             |                             |                                                                                       |
|-----------------------------------------------------------------------------------------------------------------------------------------------------------------------------|--------------------------------------------------------------------------------------------------------------------|-----------------------------------------------------------------------------------------------------------------------------|-----------------------------|---------------------------------------------------------------------------------------|
|                                                                                        | <b>PRACOWNIA PROJEKTOWA</b><br>Zakład Zabezpieczeń Elektronicznych Janusz Wielgus                                  |                                                                                                                             | numer rysunku:<br><b>13</b> | numer rewizji:<br><b>-</b>                                                            |
|                                                                                                                                                                             | ul. Sienkiewicza 12<br>59-220 Legnica<br>janusz@guard.com.pl<br>tel. 768621021,601584114                           |                                                                                                                             |                             |                                                                                       |
|                                                                                                                                                                             | rysunek:                                                                                                           | BUDYNEK MAGAZYNOWY nr 2 - plan systemu sygnalizacji włamania i napadu (SSWiN)                                               |                             |                                                                                       |
|                                                                                                                                                                             | zadanie:                                                                                                           | Opracowanie dokumentacji projektowej systemu monitoringu wizyjnego dla biura oraz placu Nadleśnictwa Węglińiec              |                             |                                                                                       |
| faza dokumentacji projektowej:<br>projekt techniczny / wykonawczy                                                                                                           | obiekt:                                                                                                            | Nadleśnictwo Węglińiec, ul. Piłsudskiego 6, 59-940 Węglińiec                                                                |                             | skala rysunku:<br>1:100                                                               |
| branża:<br>instalacje elektryczne niskoprądowe                                                                                                                              | inwestor:                                                                                                          | Skarb Państwa Państwowe Gospodarstwo Leśne Lasy Państwowe Nadleśnictwo Węglińiec z siedzibą w Węglińcu, ul. Piłsudskiego 6, |                             | format rysunku:<br>297x630                                                            |
| projektant:<br>mgr inż. Remigiusz Przystaj                                                                                                                                  | Uprawnienia nr 115/DOŚ/08 projektowe w zakresie sieci, instalacji i urządzeń elektrycznych i elektroenergetycznych | 18 listopada 2025 roku                                                                                                      |                             |  |
| asystent projektanta / projektant:<br>mgr inż. Janusz Wielgus                                                                                                               | CNBOP: KNP 1/42/2008, KNP2/43/2008<br>Koncesja MSWiA: L-641/00. NIM DOZP. 440.6.23/20                              | 18 listopada 2025 roku                                                                                                      |                             |                                                                                       |
| sprawdzający:<br>mgr inż. Włodzimierz Boguta                                                                                                                                | Uprawnienia nr 29/90/Lw projektowe w zakresie sieci, instalacji i urządzeń elektrycznych i elektroenergetycznych   | 18 listopada 2025 roku                                                                                                      |                             |                                                                                       |
| Projekt chroniony ustawą o prawach autorskich. Wszelkie prawa zastrzeżone. Wykorzystywanie tego projektu przez inne jednostki projektowe wymaga jednoznacznej zgody autora. |                                                                                                                    |                                                                                                                             |                             |                                                                                       |