


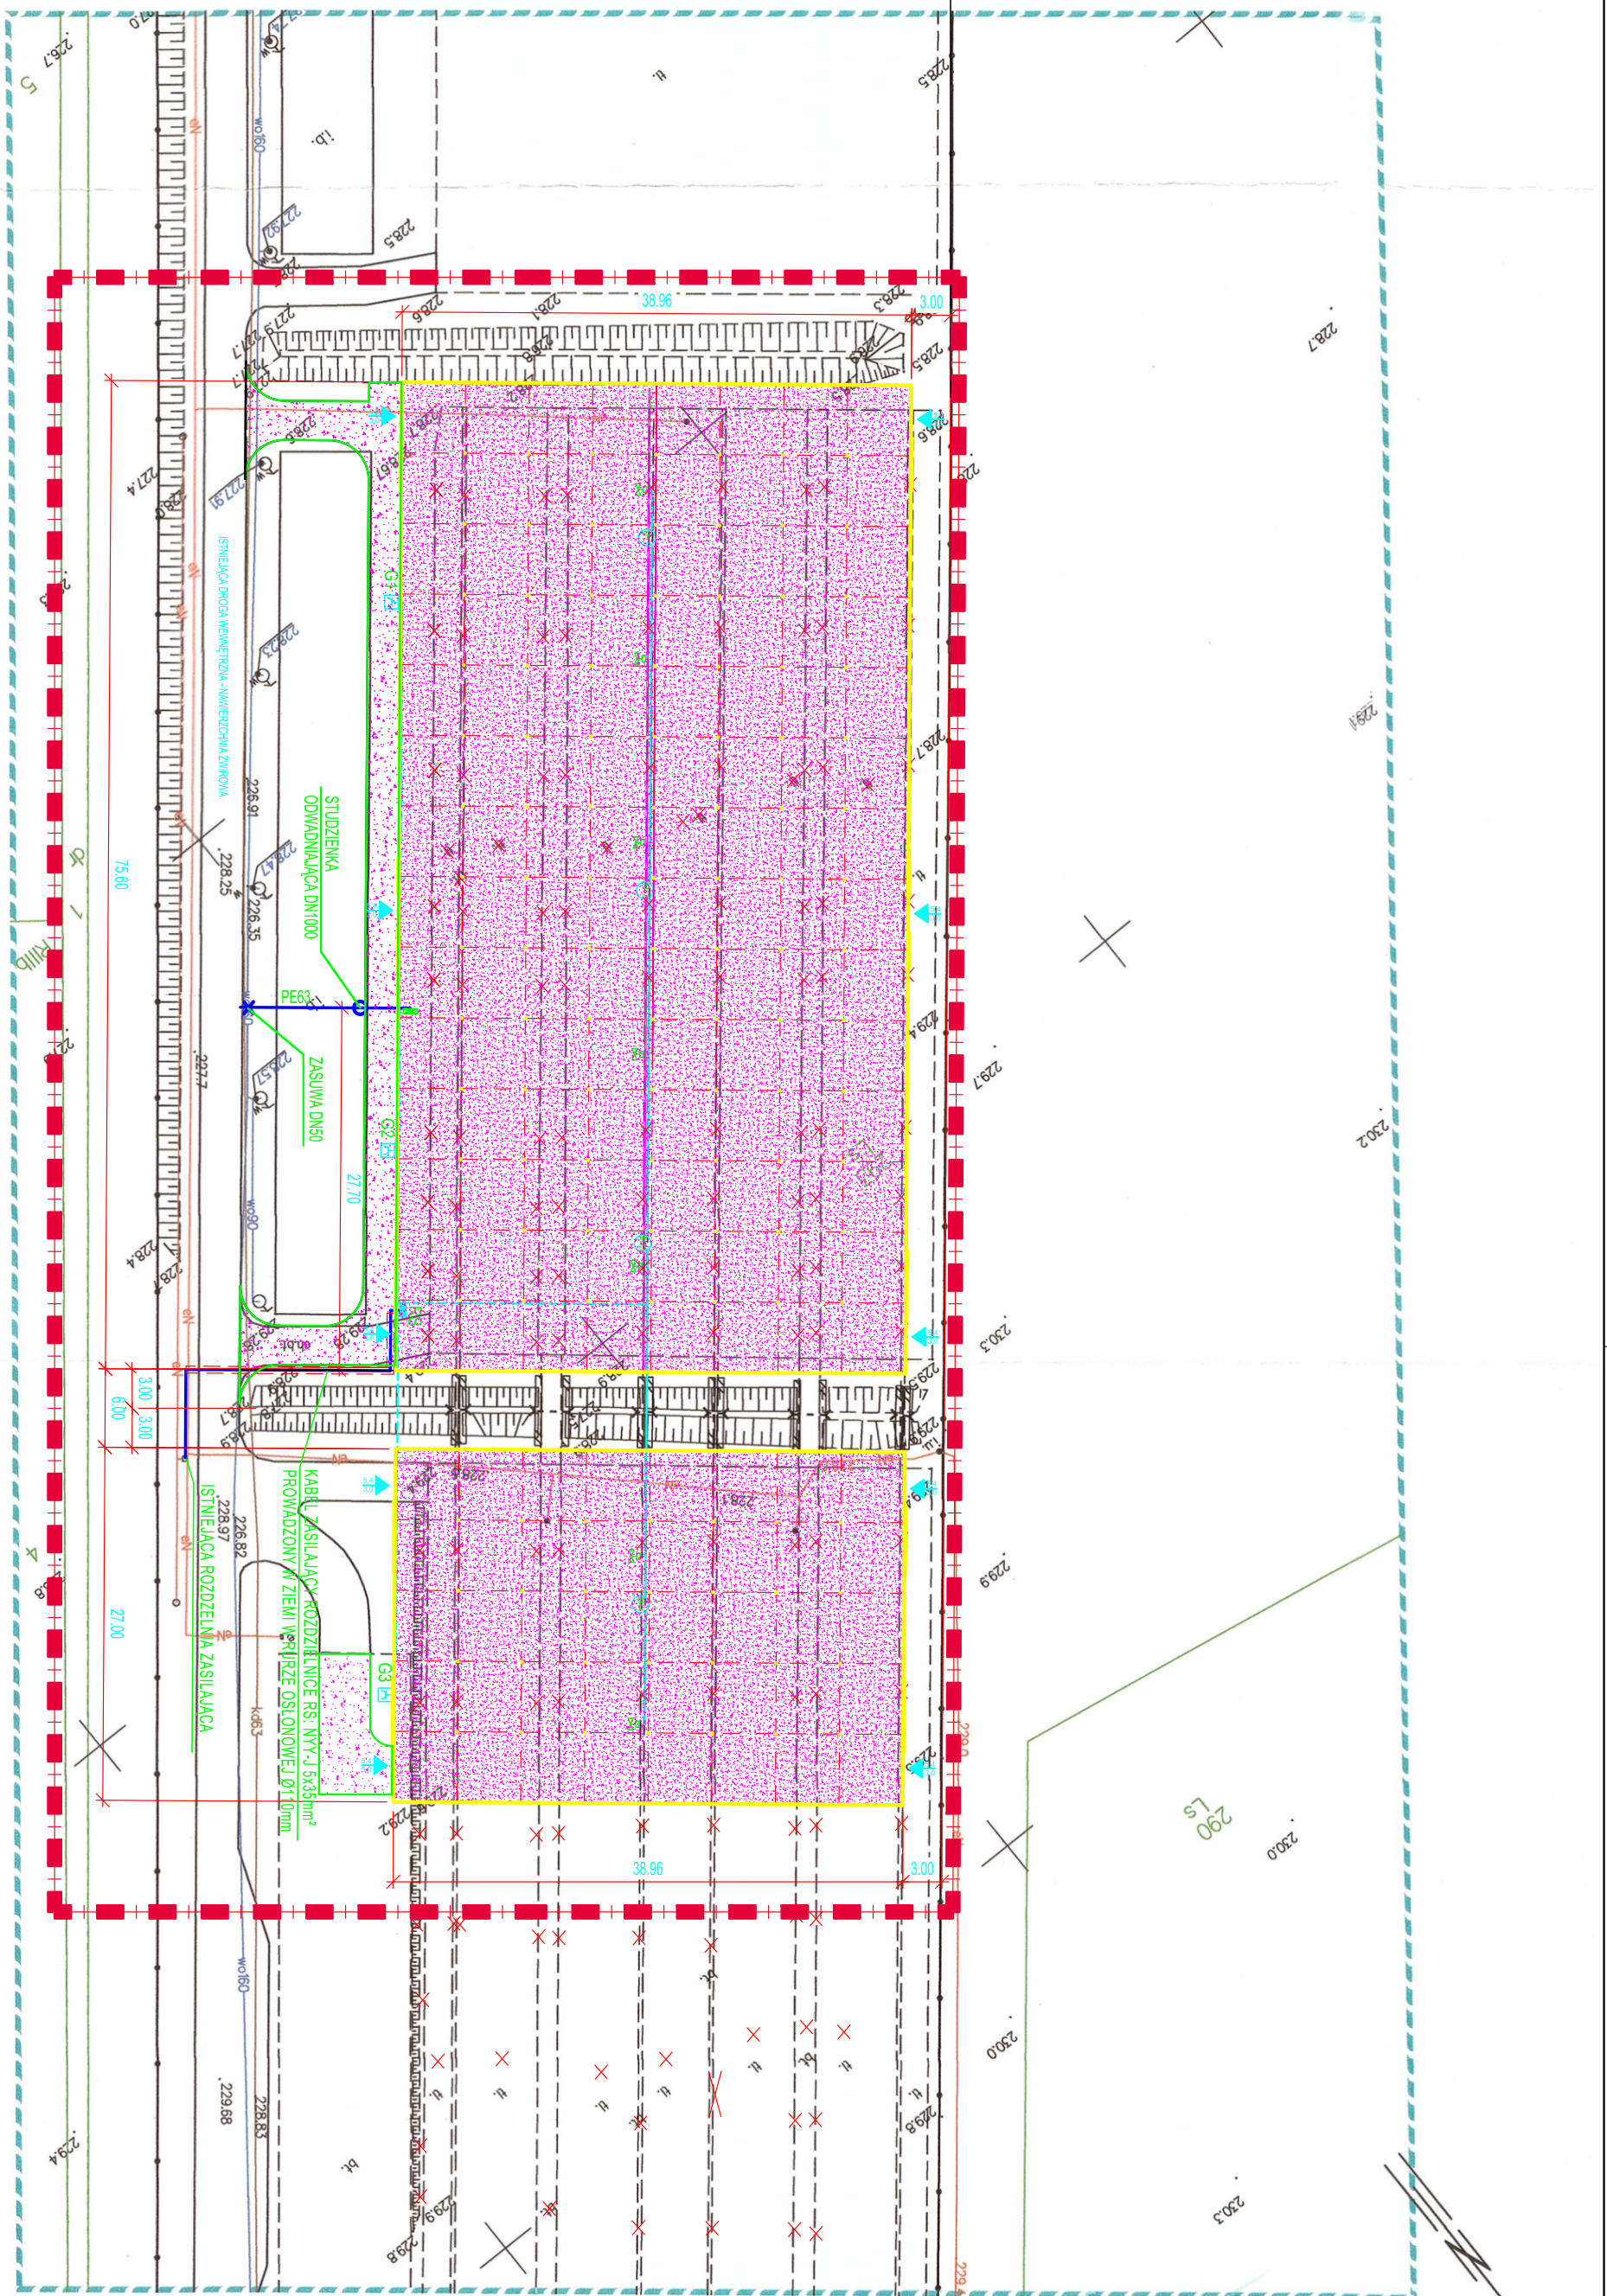
BIURO USŁUG
Geodezyjno - Kartograficznych "Pomiar" S.C.
Henryk Foks, Mariusz Szymczyk, Henryk Zdy
ul. Lubelska 115, 23-200 Krasnik
REGON: 430873388, NIP: 715-14-91-181
Tel: 834-994-984, 601-087-082

MAPA DO CELÓW PROJEKTOWYCH

Oznaczenie kancelaryjne zgłoszenia pracy geodezyjnej		6640.1748.2021
Powiat		0607 brański
Jednostka ewidencyjna	Identyfikator i nazwa	060705_2 gm. Krasnik
Obszr geodezyjny	Identyfikator i nazwa	0013 Marynopol 1:500
Skala mapy		7:143.30.18.1.2
Sekcja mapy		12.10.2021 r.
Data aktualności mapy		2000/7
Nazwa układu współrzędnych	Prostokątnych płaskich	
	Wysokości	Kronsztadt 60
Oznaczenie granic obszaru, który był przedmiotem aktualizacji		Nie Badano
Służebności gruntowe mające wpływ na zagospodarowanie gruntów zlokalizowanych w granicach projektowanej inwestycji		

1. Nie wykluca się istnienia innych nie wykazanych na mapie w zgaden polziennych, ktorych nie zezozono do inwentaryzacji lub dla ktorych brak jest informacji branżowych.

Odwzajemnił, za mienie: dokument zozid odpowiadający w wyniku prze godziny) i kartejgody, których użycia) zawiera op jednostki zgryzmy zveryfikowany. Jednostka mieny) ze jednym świadczeniem odpowiedzialności karnej za złodzieje mienie) w odwzajemnił					
Identyfikacja przestępstwa prze godziny) w	Opisanie aldehy godziny), który otrzymał zgodziny)			6640 / 146 2021	
Wykazał prze godziny)	Wykazał prze godziny)			Smolna Karolinda	
Wzrost data sporządzenia dokumentu zawierającego wynik przysięgły wyrok)	Przebieg Wyrok/Inicjał "Zwierzę" 55 Nr 6640 / 146 2021, 1415 / 2016				
	KLEBOWNIK PRAA				
Imię i nazwisko oraz imię i nazwisko zawodowe i literackie prze	14640 / 146 2021				
	14640 / 146 2021				



OZNACZENIA

PROJEKTOWANA ROZDZIELNICA SKRZYNKOWA R:

IP54, MOCOWANA DO KONSTRUKCJI METALOWEJ CIENIÓWKI,
Z OSŁONĄ PRZED OPADAMI/ZRASZANIEM WG. SCHEMATU IDEOWEGO: E2-E

G1.G3

SKRZYTKOWY ZESTAW WTYKOWYCH, Z WYŁĄCZNIKIEM RÓŻNICOWO-PRĄDOWYM I WYŁĄCZNIKAMI INSTALACYJNYMI, IP54, (1x32A 5P 400V, 1x16A 5P 400V, 2x16A 3P 250V), MOCOWANY DO KONSTRUKCJI METALOWEJ CIENIÓWKI, Z OSŁONĄ PRZED

M11...M14

MOTOREDUKTOR CIENIOWKI: 0,37kW, 400VAC, W6 WYTTCZNYCH DOSTAWCY CIENIOWKI

ELEKTRONOWICZ, ZBIGNIEW, WYKONAWCA SYSTEMU ZRZĄDZANIA

1
2
3

GLÓWNE TRASY KABLO

A diagram consisting of three vertical lines. The central line is solid blue. On either side of the blue line is a dashed red line, creating a narrow channel between the red lines.

KABEL ZASILAJĄCY NYY-J 5X PROWADZONY W ZIEMI W RURZE OSŁONOWEJ Ø110mm

1. *Journal of the American Medical Association*, 1997; 277: 1039-1043.

Stalowo-stalowa konstrukcja przesłaniająca służąca ochronie przed nadmiernym słońcem, wraz z instalacją nawadniającą tryskaczową oraz elektryczną utwardzenie terenu - istniejąca nawierzchnia żwirowa

$$\frac{5,4}{3,0} \rightarrow$$

Bramy wjazd

Utwardzenie terenu nawierzchnia żwirowa - dojazd do obiektu

100

Granica inwesty

WSPÓŁAUTORZY /OPRACOWANIA			
BRANŻA	DATA	NAZWISKA /IN/ UPRAWNIENI	PODPIS
KONSTRUKCYJNA	08.2022	inż. Damian BURKAT MAP/0012/P00K/0/7 w specjalności konstrukcyjno - budowlanej	
ELEKTRYCZNA	08.2022	mgr inż. Waldemar Dąbrowski 162/2000 w specjalności elektrycznej	
WODOCIĄGOWA	08.2022	mgr inż. Jacek Ślusarczyk 78/2003 w specj. instal. sanitarnych	

TEMAT PROJEKTU	„Budowa sławo-siatkowych konstrukcji przesłaniających służących ochronie przed nadmiernym słońcem, wraz z budową instalacji nawadniającej, tryskaczowej oraz elektrycznej”		
	PROJEKTOWAŁ	DATA	POPIŚ
	08.2022	mgr inż. arch. Małgorzata Ligza	
OPRACOWAŁ	08.2022	31/2002 w specjalności architektkoncyjnej - MOJA, MP-0862 inż. Damian Burkelt	
		MAP/0012P/POOK/7 w specjalności konstrukcyjno - budowlanej	

JEJEDNOS IKA EVIDENCYJNA	060705_2.gm. Krasňik	PROJEKT ZAGOSPODAROWANIA TERENU	INWZ/NA RSJ/INKU:
ADRES	Marypopole, gm. Gosćieradow, dzialka nr 293, obręb Marypopole	PROJEKT BUDOWLANY	FAZA:
INWESTOR	NADZISICITNO GOSĆIERADOW ul. Folwark 1E, 23-275 Gosćieradow	RYS. nr	PROJEKT ZAGOSPODAROWANIA TERENU
		536PZT-02-001-0	FORMAT 2x A3 SKALA 1:500