

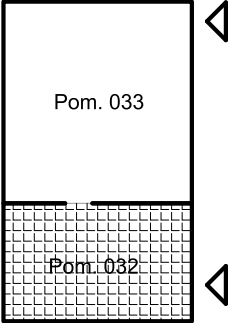
 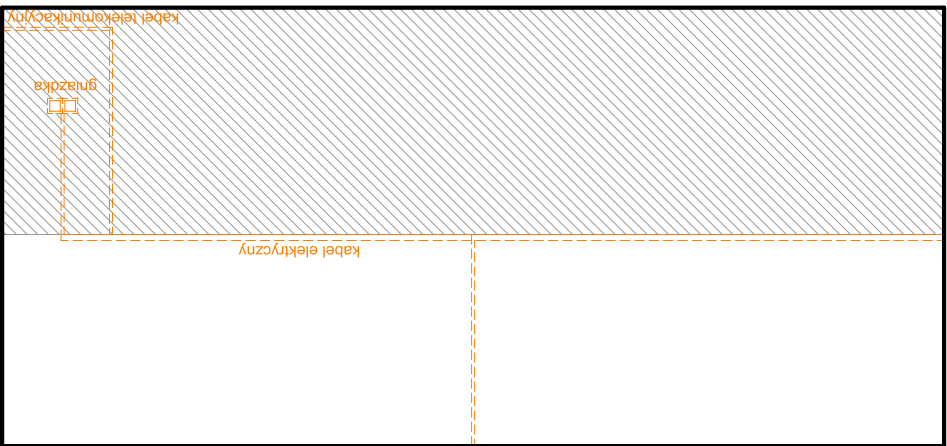
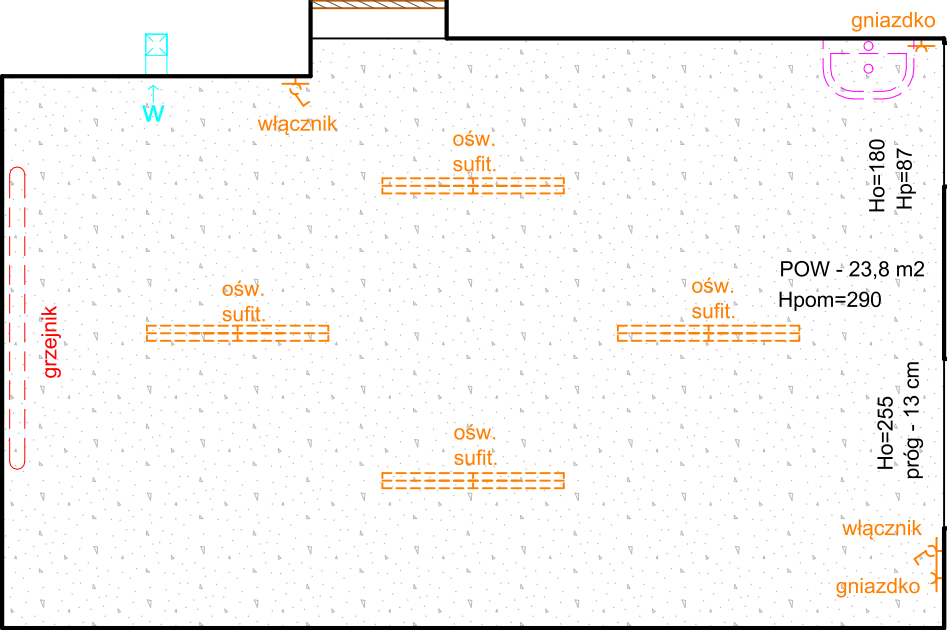



SCHEMAT
UKŁADU
POM. POWIELARNI



WIDOK A-B

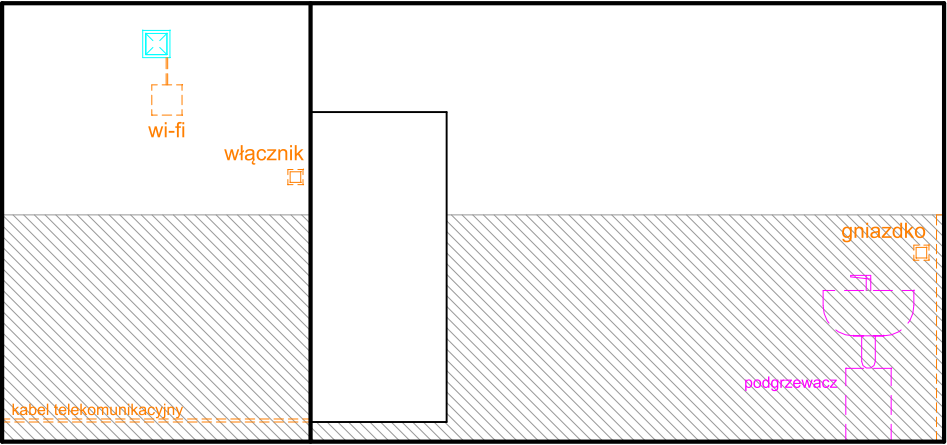

WIDOK C-D

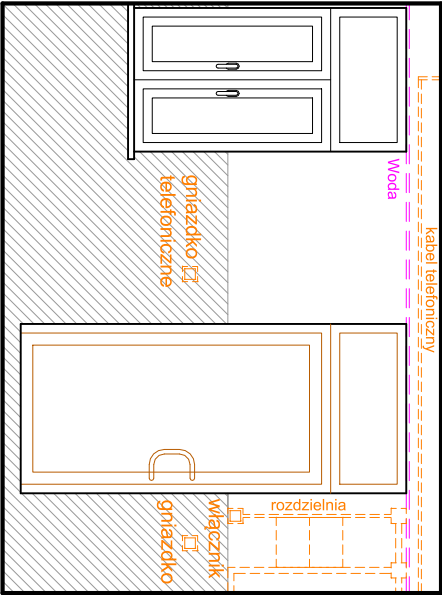

WIDOK B-C

LEGENDA

- Oprawa oświetleniowa - sufitowa
- Włącznik światła - pojedynczy | podwójny
- Gniazdo elektryczne
- Umywalka
- Grzejnik
- Wentylacja/Rewizja
- Lamperia
- Posadzka betonowa
- Instalacje elektryczne telekomunikacyjne
- Instalacje sanitarne
- Instalacje C.O.

STUDIO ARCHITEKTURY GAMMA sp. z o.o.
ul. Opolska 15, 15-549 Białystok
NIP: 9662091851; REGON: 0000503182
tel. 531-901-470 KRS: 200843264
e-mail: architekt.bialystok@gmail.com

TEMAT:
Zadanie nr 2 - Remont i wyposażenie 2 pomieszczeń po byłej powielarni - zlokalizowanych na terenie posesji PUW- na potrzeby przechowywania bieżących akt spraw OPT

ADRES BUDOWY: ul. Mickiewicza 3
15-213 Białystok
działka nr ewid. 1777/4
obręb ewid: nr 11, Białystok
INWESTOR: Podlaski Urząd Wojewódzki w Białymstoku
ul. Mickiewicza 3
15-213 Białystok

PRZEDMIOT RYSUNKU: INWENTARYZACJA STANU ISTNIEJĄCEGO
POMIESZCZENIE "POWIELARNI" 032
STADIUM: PROJEKT BUDOWLANY
Nr rysunku: 1
Skala: 1:50

Specjalność:	Imię i nazwisko:	Podpis:
Projektant: Architektura	mgr inż. arch. Andrzej Z. Galecki upr. bud. w spec. arch. do projektowania bez ograniczeń KPOKK IA 51/2008	
Współpraca: Architektura	mgr inż. arch. Michał Modzelewski	
DATA:	20.01.2020	Nr str.:

UWAGI:
-WSZELKIE WYMIARY NALEŻY WERYFIKOWAĆ W NATURZE
-WSZELKIE ZMIANY W PROJEKCIE KONSULTOWAĆ Z PROJEKTANTEM
-WSZELKIE PRACE PROWADZONE BĘDĄ NA CZYNNYM OBIEKCIE