


- UWAGA:
- Kable układać zgodnie z N SEP-E-004.
 - Przejście instalacji przez elementy budowlane uszczelnić za pomocą atestowanych materiałów.
 - W rozdzielni znajdującej się w dostrzegalni podłączyć szynę PE do ist. bednarki. przewodem min. LgY 16mm².
 - Należy przewidzieć 10 metrów zapasu światłowodu oraz RHDPE25 przy słupie oraz 60 metrów zapasu światłowodu w dostrzegalni.
 - Włókna światłowodowe zakończyć łączami SC/APC a następnie szczelnie owinać.
 - Dokładny przebieg trasy kabla należy zweryfikować na etapie wykonawstwa, z uwzględnieniem warunków istniejących w terenie.
 - Ostateczną trasę kabla należy uzgodnić z Inwestorem przed przystąpieniem do realizacji robót.
 - Po zakończeniu robót ziemnych należy doprowadzić teren do stanu pierwotnego i odworzyć wszystkie naruszone nawierzchnie na koszt Wykonawcy.

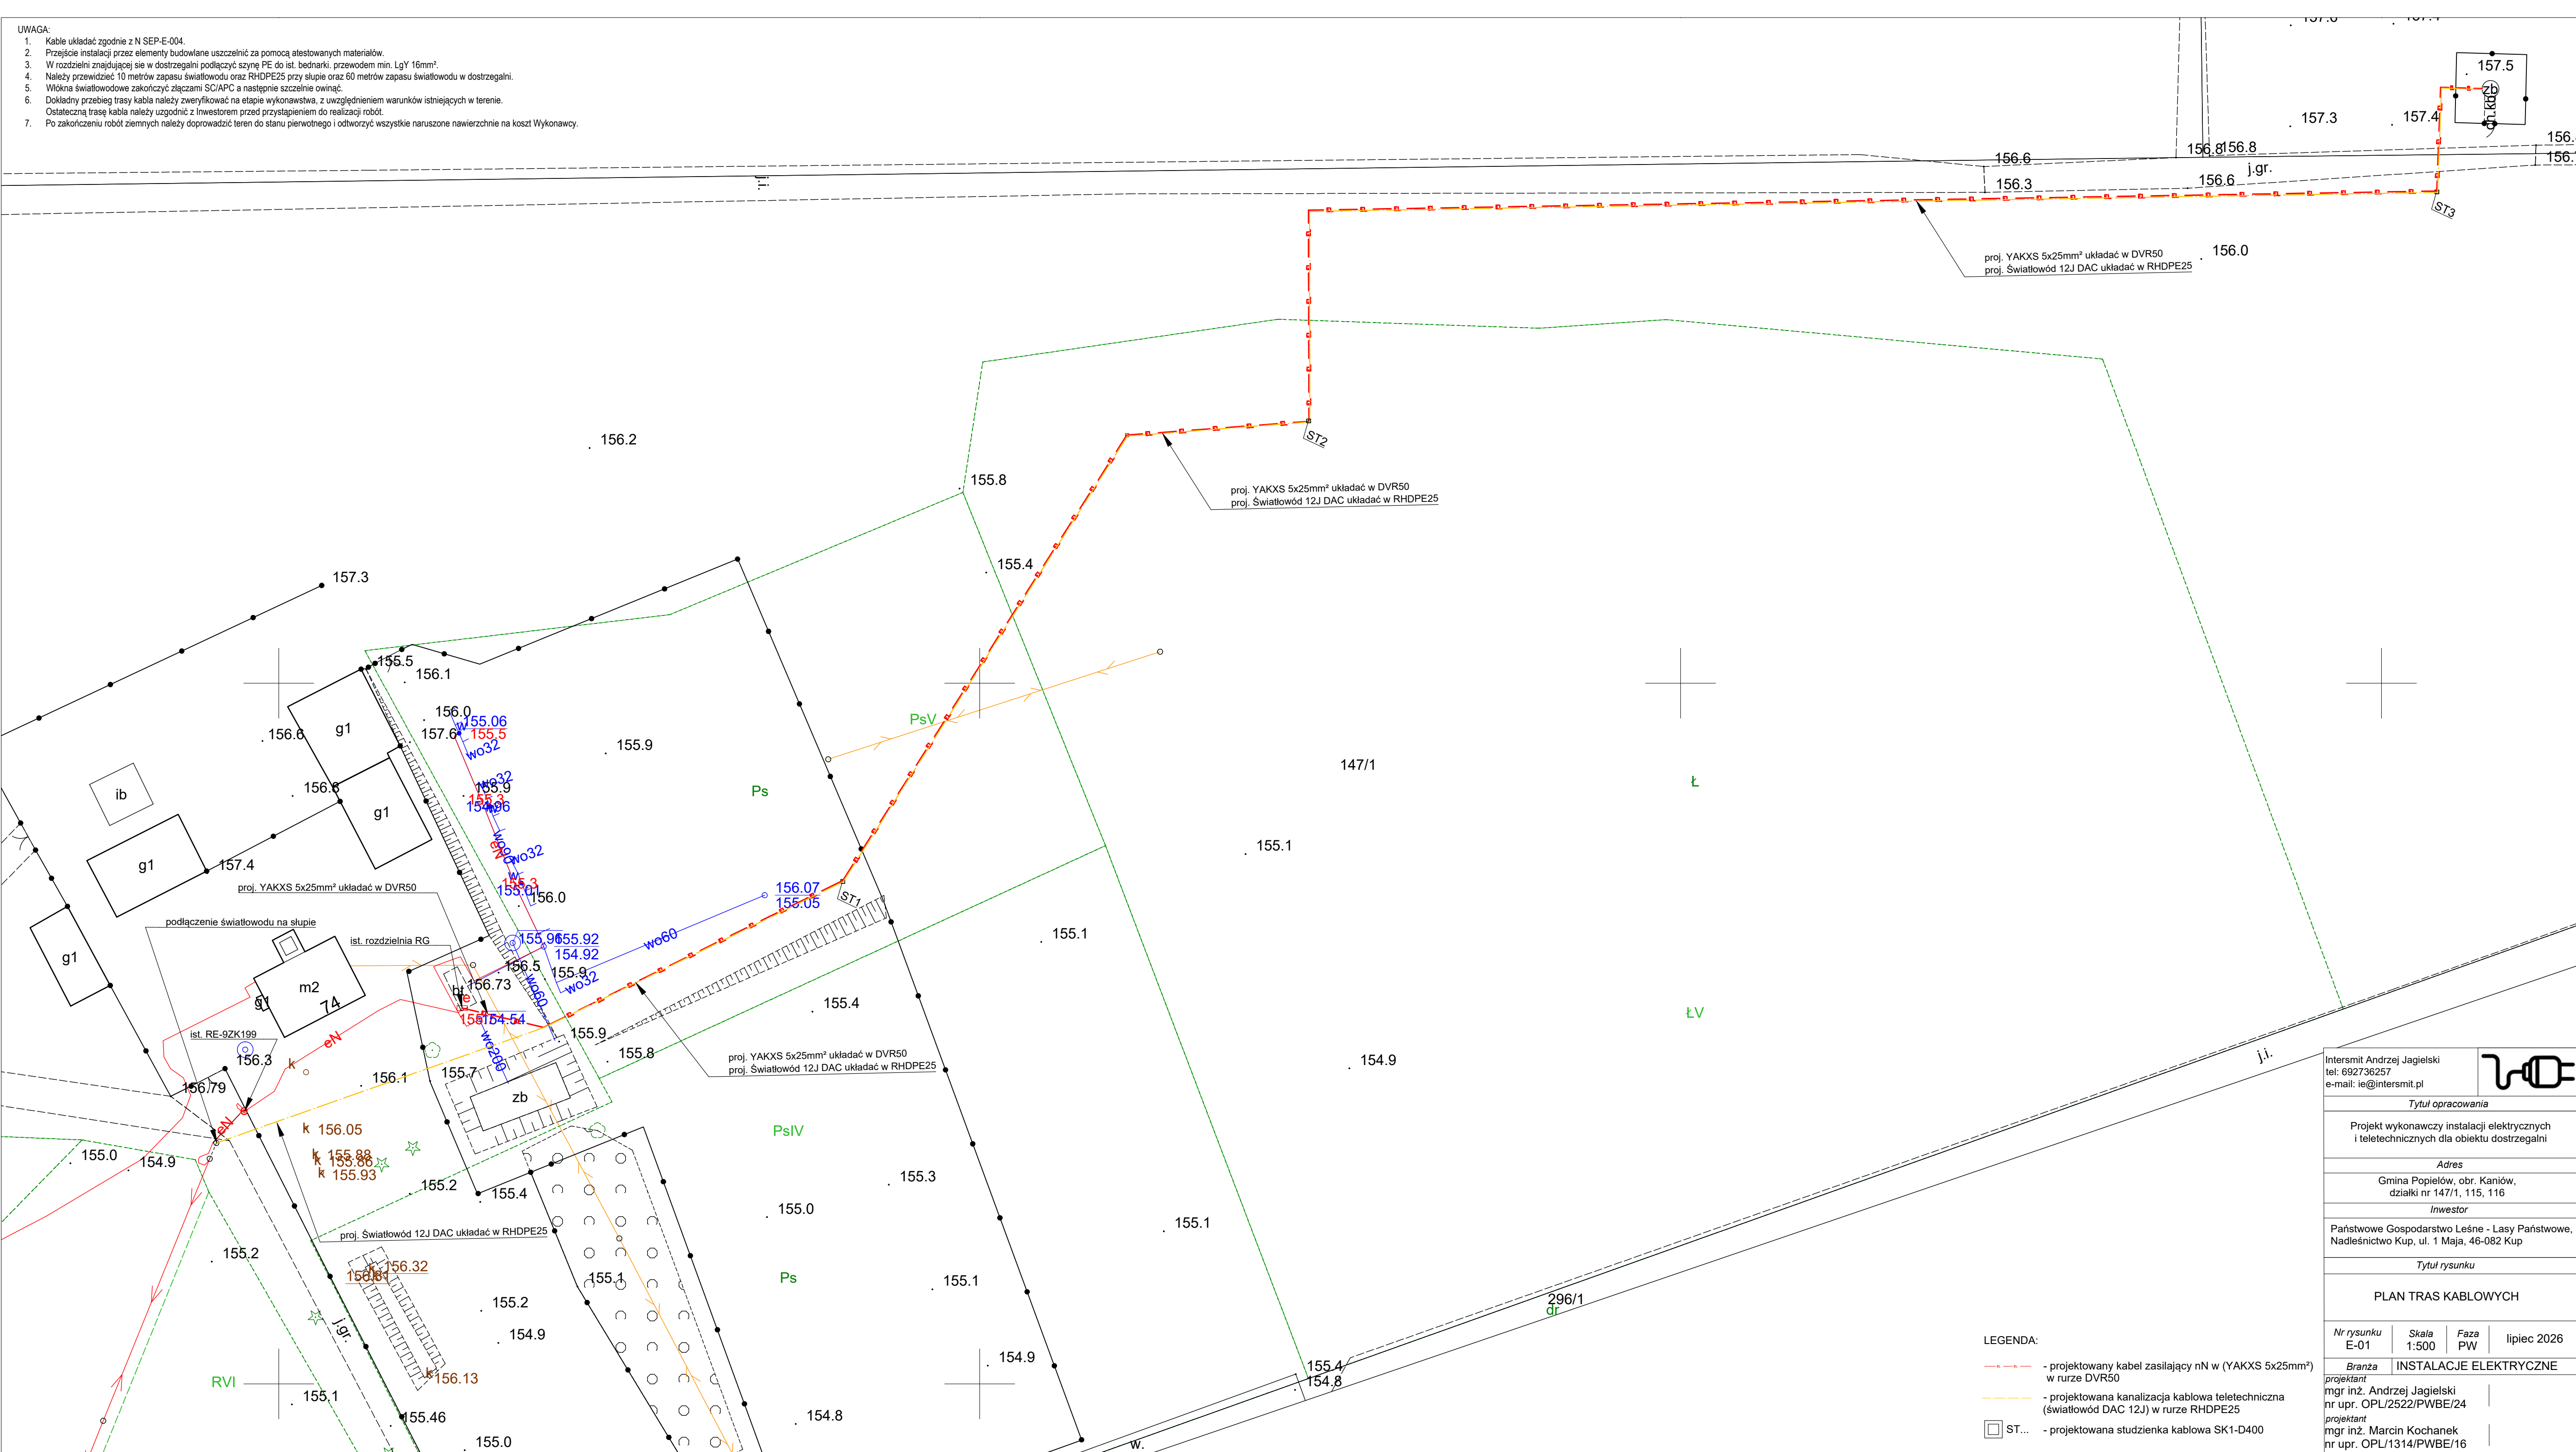

Intersmit Andrzej Jagielski tel: 692736257 e-mail: ie@intersmit.pl					
Tytuł opracowania					
Projekt wykonawczy instalacji elektrycznych i teletechnicznych dla obiektu dostrzegalni					
Adres					
Gmina Popielów, obr. Kaniów, działki nr 147/1, 115, 116					
Inwestor					
Państwowe Gospodarstwo Leśne - Lasy Państwowe, Nadleśnictwo Kup, ul. 1 Maja, 46-082 Kup					
Tytuł rysunku					
PLAN TRAS KABLOWYCH					
Nr rysunku E-01		Skala 1:500		Faza PW	
				lipiec 2026	
Branża		INSTALACJE ELEKTRYCZNE			
projektant mgr inż. Andrzej Jagielski nr upr. OPL/2522/PWBE/24					
projektant mgr inż. Marcin Kochanek nr upr. OPL/1314/PWBE/16					