


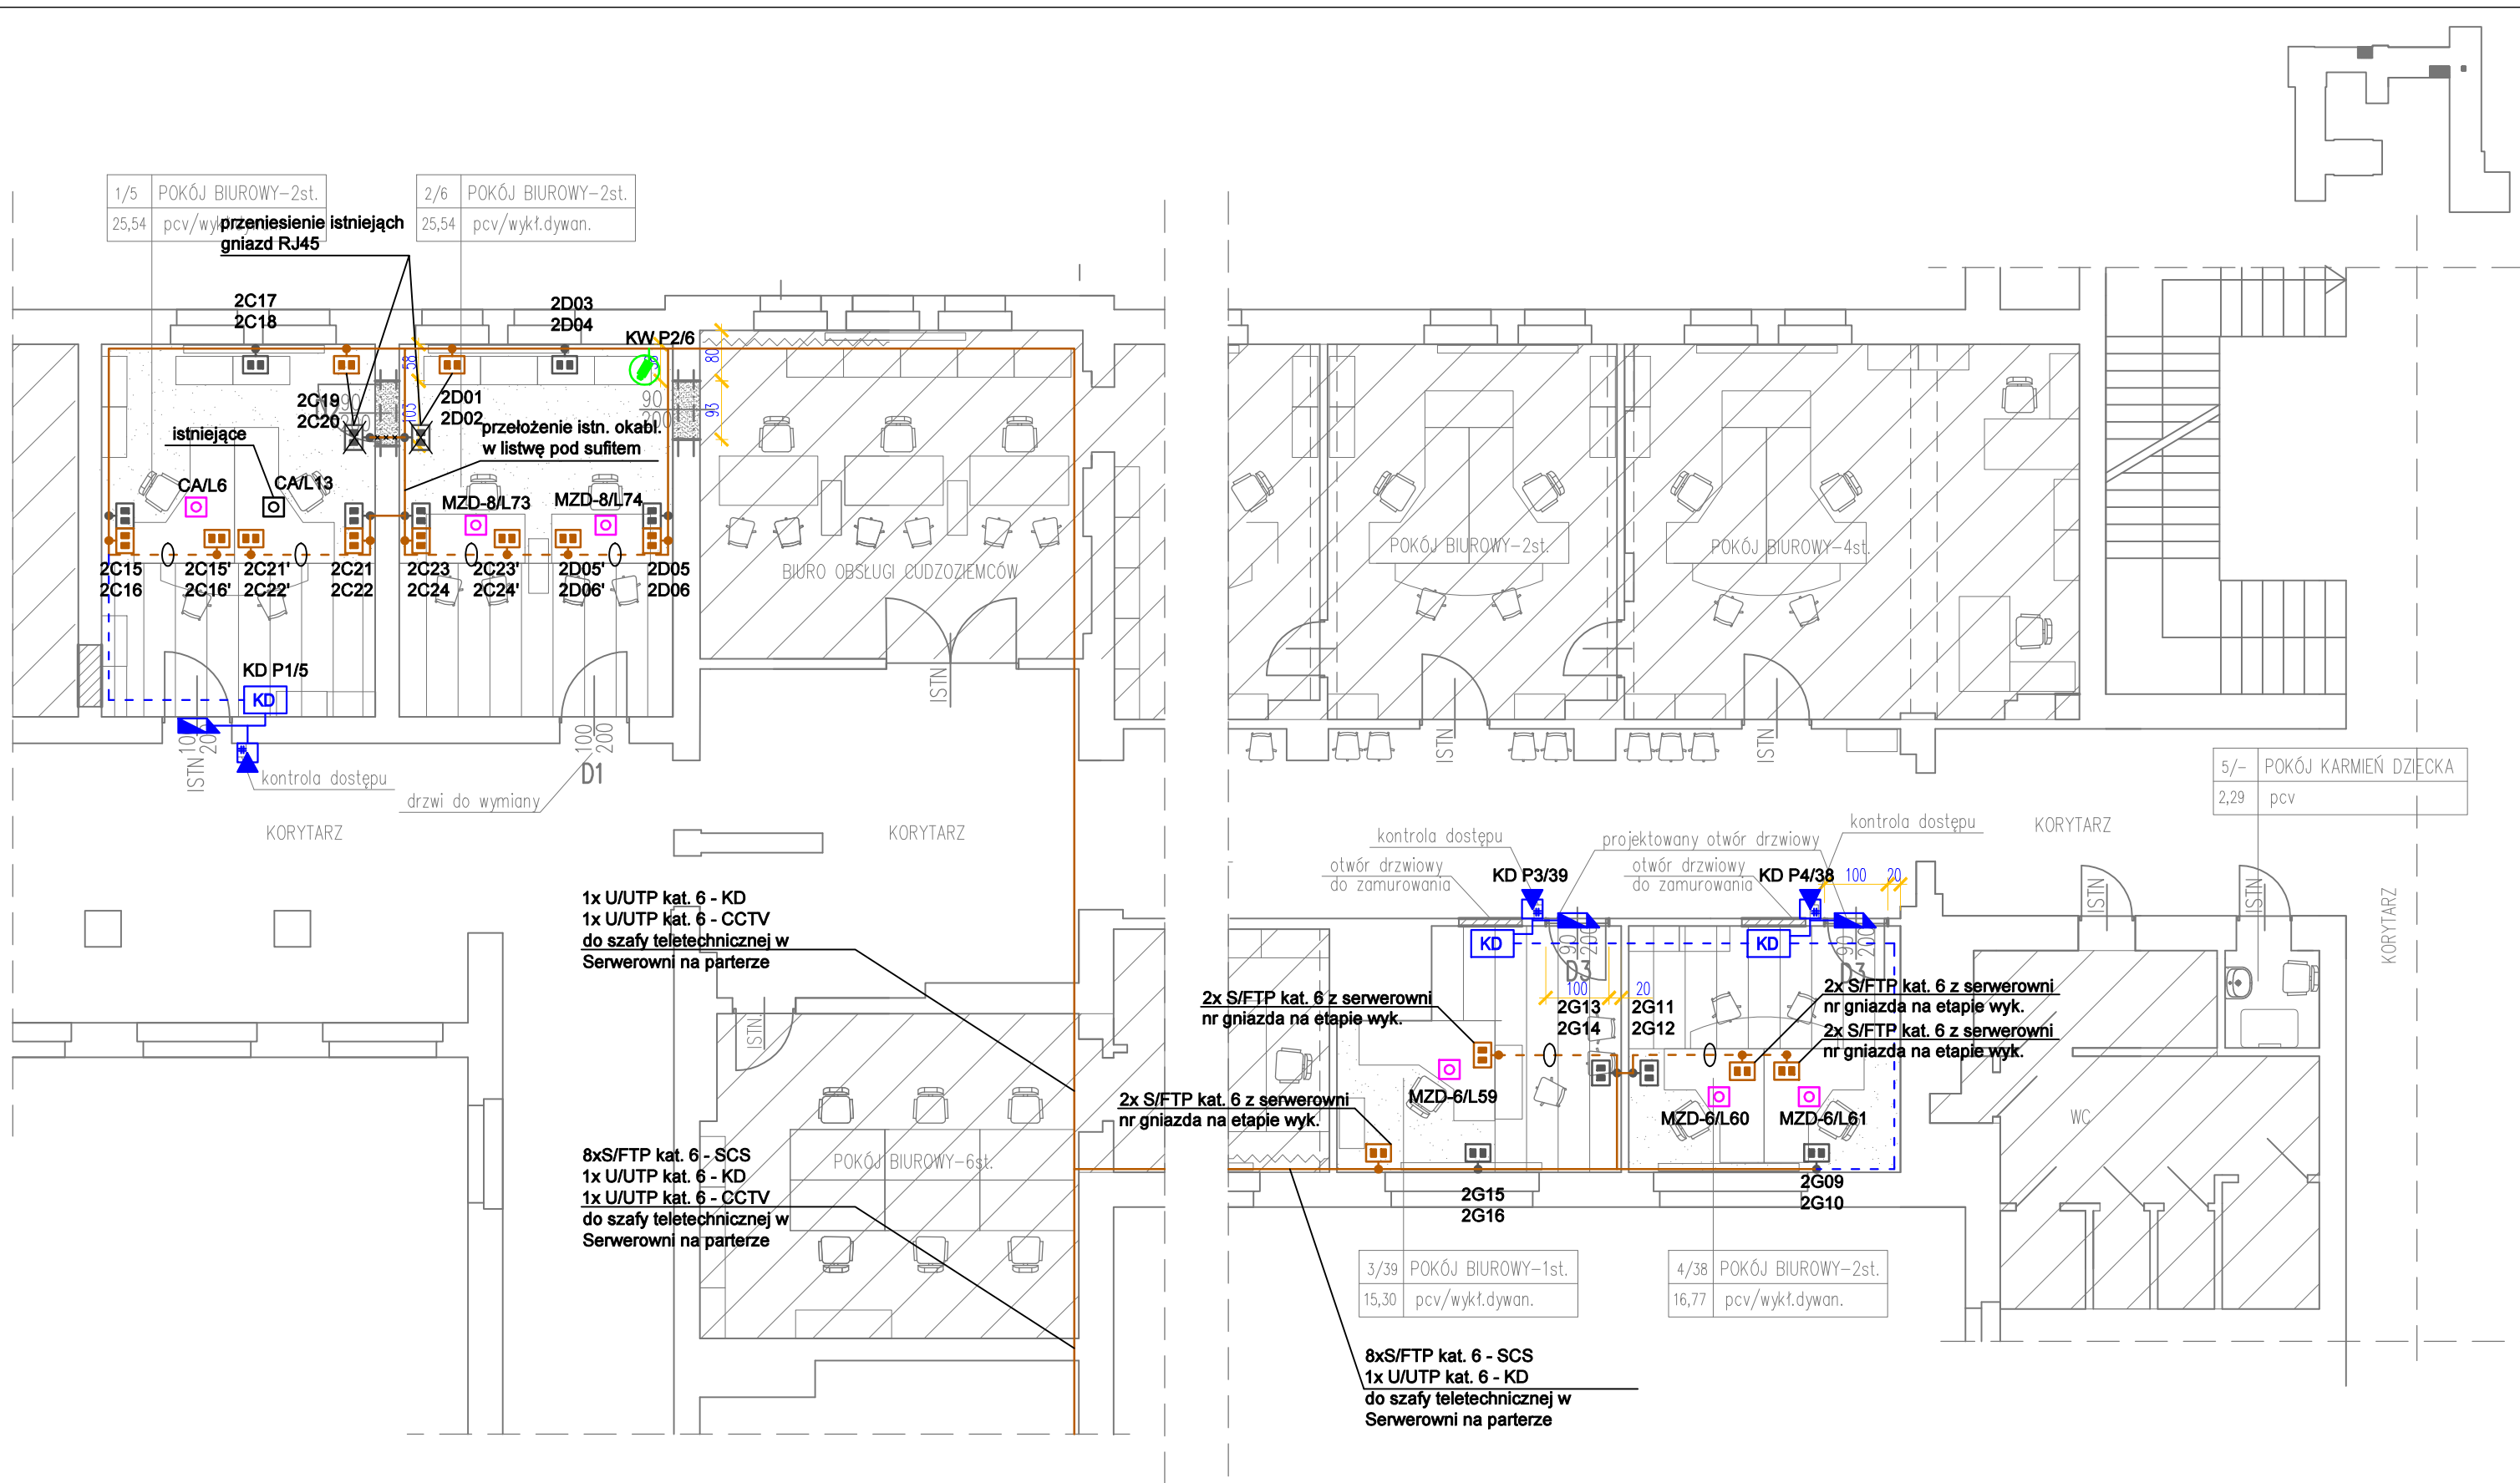

Gniazdo 2x RJ45 kat. 6 - projektowane

Gniazdo 2x RJ45 - istniejące

Trasy kablowe istniejące

Kabel S/FTP kat. 6 - projektowany

Kanał podpodłogowy

Koryto elektroinstalacyjne

Centrala alarmowa - istn.

Moduł rozszerzeń - istn.

Przycisk napadowy

Kabel typu YTDY 2x2x0,5

Kontroler kontroli dostępu

Czytnik kontroli dostępu z klawiaturą

Elektrotrygiel rewersyjny

Moduł wyjścia/wejścia SSP

Kabel U/UTP kat. 6, OMY 2x1

YdY 3x2,5 mm

Kamera CCTV kopułkowa

Kabel U/UTP kat. 6

TELETECHNIKA: SCS, SSWIN, SKD,CCTV

RZUT PARTERU – CZĘŚĆ 1

TEMAT

REMONT I PRZEBUDOWA POMIESZCZEŃ
ODDZIAŁU LEGALIZACJI POBYTU CUDZOZIEMCÓW
W WYDZIALE SPRAW OBYWATELSKICH I CUDZOZIEMCÓW

ADRES

WARMIŃSKO–MAZURSKI URZĄD WOJEWÓDZKI
10–575 Olsztyn, Al.Marsz.J.Piłsudskiego 7/9

FAZA

PROJEKT BUDOWLANY

BRANŻA:

TELETECHNIKA

PROJEKTANT

mgr Dariusz Rybaczuk upr. WAM/0052/ZHOT/05

SPRAWDZAJĄCY

mgr inż. Piotr Raczyński upr. WAM/0104/POOT/08

NR RYS.

T4

SKALA

1:100

DATA:

12.2019

PODPIS