


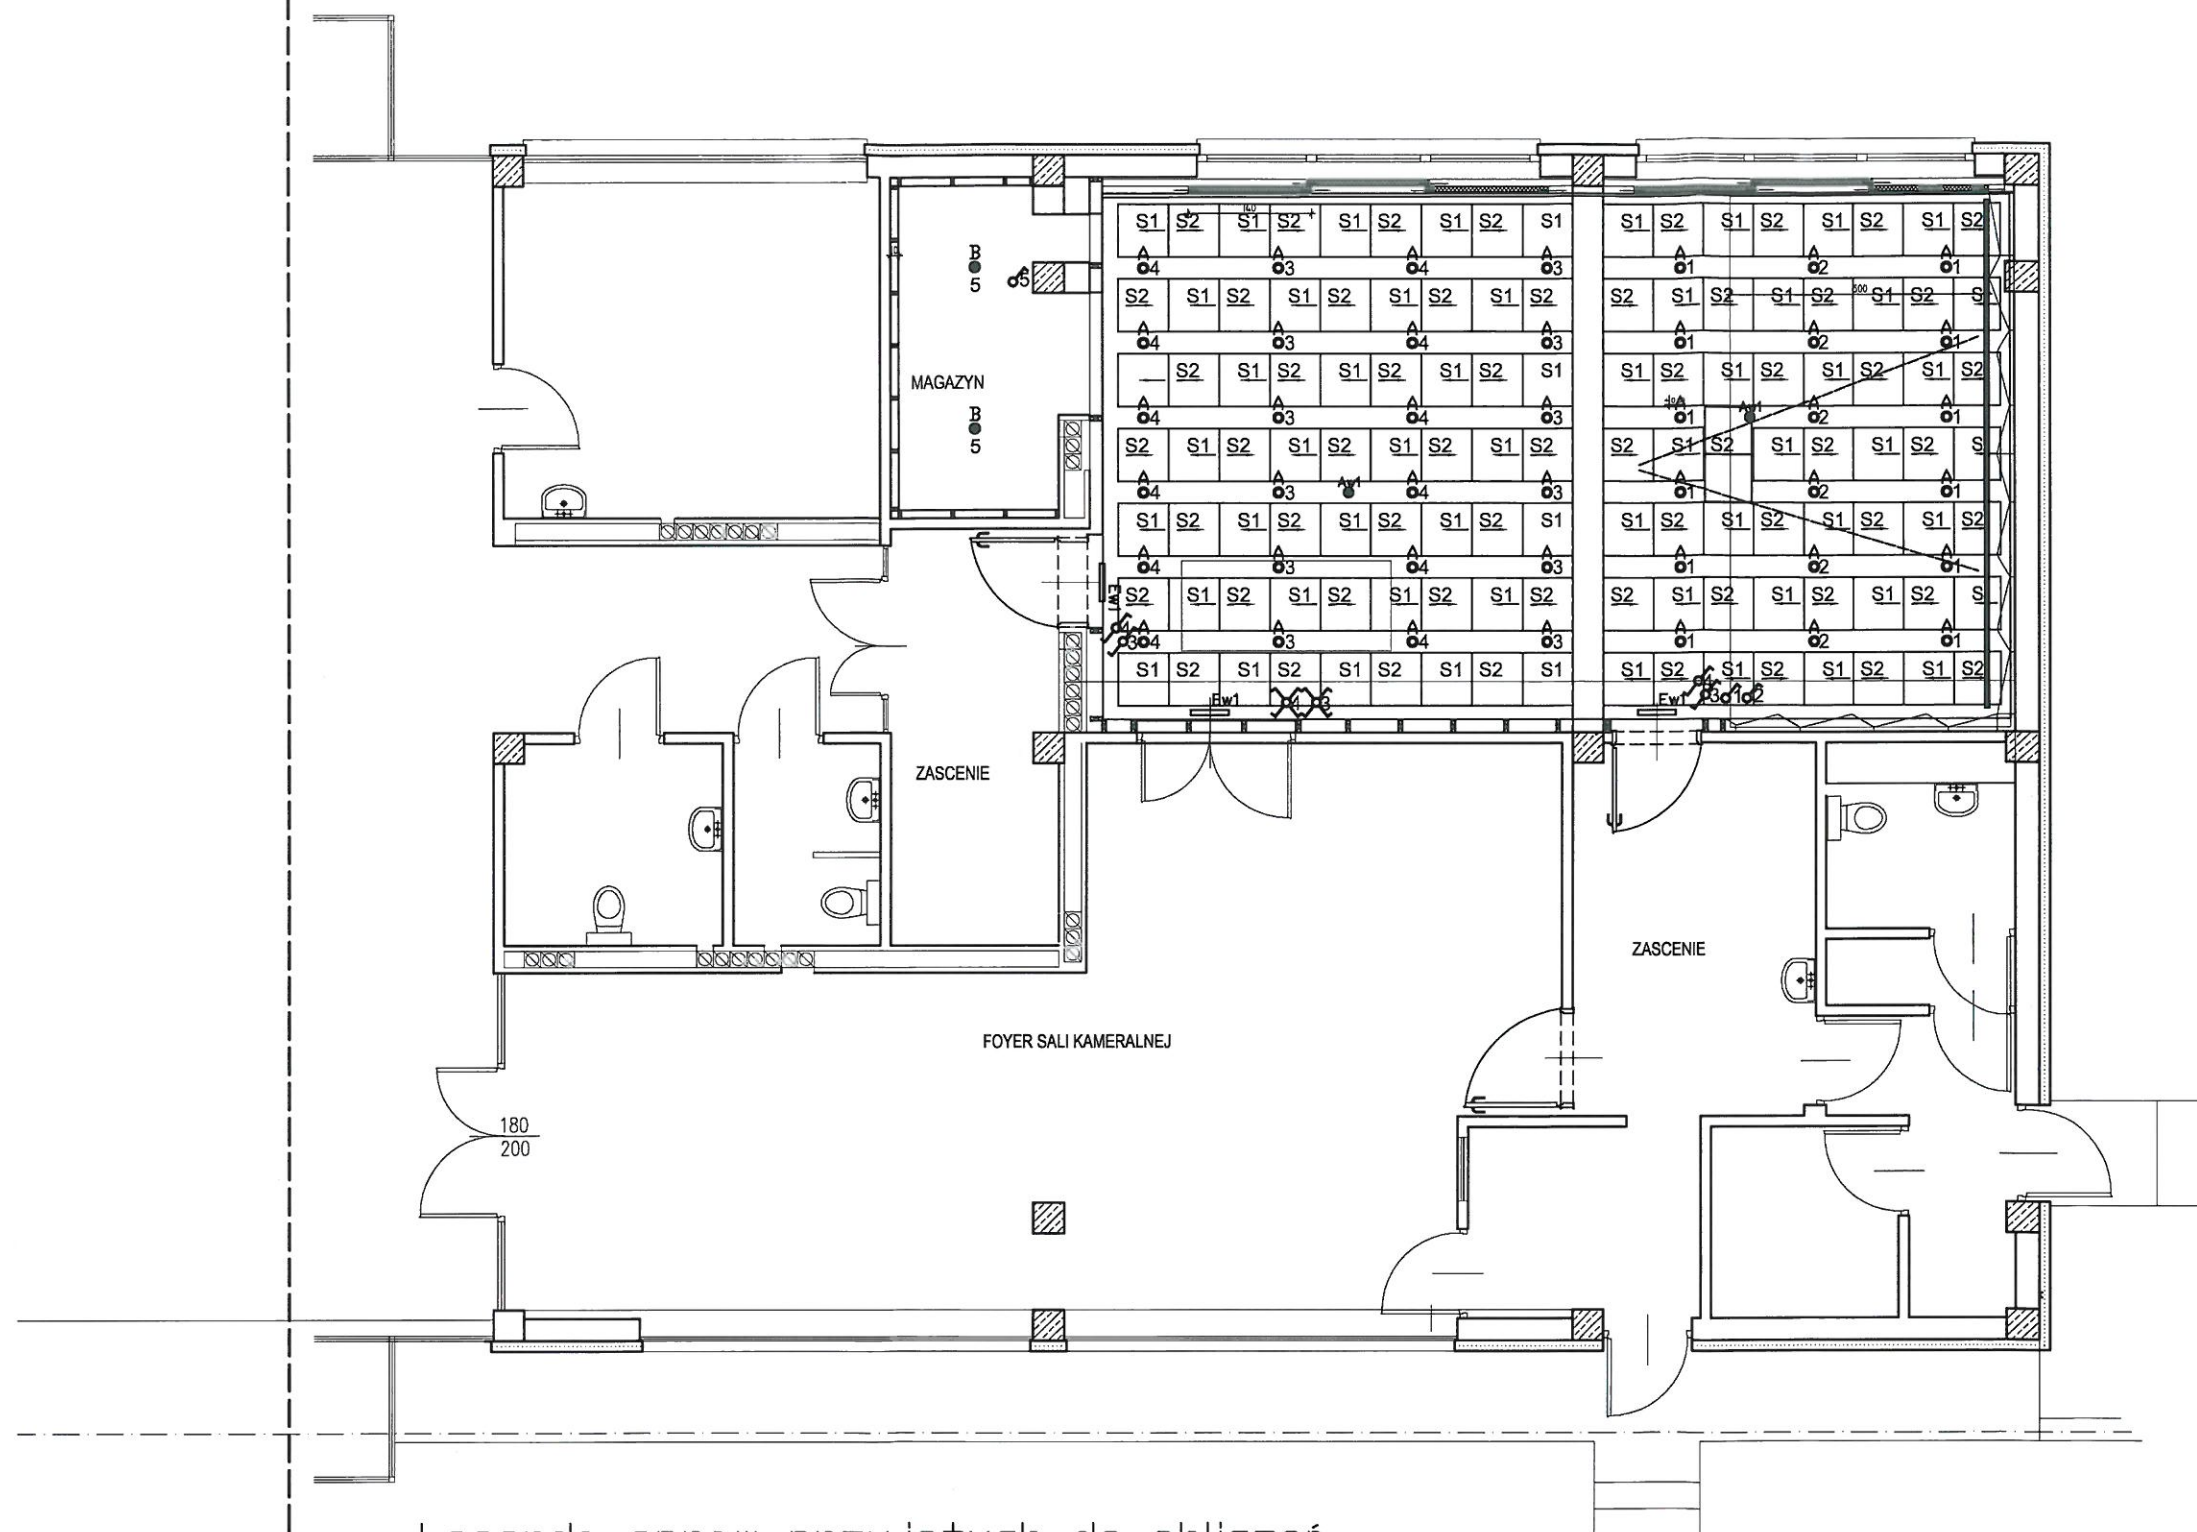

Legenda opraw przyjętych do obliczeń

- A LILY C D N MPRM DALI WH IP44 840 7,5W 965lm D120
 B LILY C D N PLX WH IP44 840 14W 1363lm D120
 AW1 LVND 2W SE AT WH 300lm
 EW1 ARN 1W SA AT WH

"DOM-BUD" Suwałki			SPECJ.: ELEKTRYKA	
OBIEKT:	Zmiana przeznaczenia pokoju nauczycielskiego na potrzeby sali koncertowej Państwowej Szkoły Muzycznej I i II stopnia w Suwałkach		SKALA: 1:100	NR RYS.: E/1
ADRES:	Suwałki ul. Muzyczna 1		RYSUNEK: Rzut parteru	
IMIĘ I NAZWISKO:			NR UPR.	DATA
PROJEKTANT:	tech Wiesław Bałuta		SUW 86/90	23.12.2024r.
				PODPIS