


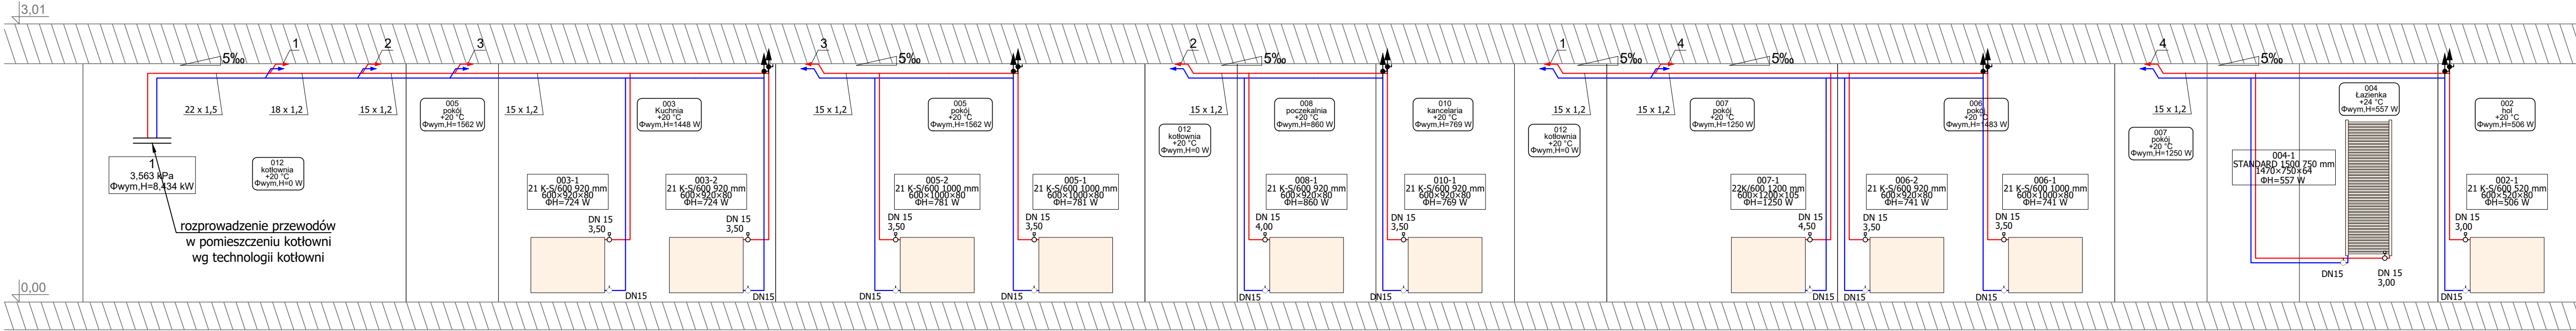
UWAGI:

- Instalację c.o. wykonać z rur stalowych ocynkowanych zewnętrznie.
- Min. średnica podejścia pod grzejnik 18x1,2 mm.
- Zaprojektowano grzejniki kompaktowe zasilane od boku, płytowe firmy VNH.
- Przy grzejnikach płytowych zamontować głowice termostacyjne wzmacnione z zabezpieczeniem przed zamarzaniem.
- Główne poziomy instalacji c.o. prowadzić pod stropem pomieszczeń.

LEGENDA:

- zasilanie c.o.
- powrót c.o.

		JEDNOSTKA PROJEKTOWA MMA PRACOWNIA ARCHITEKTURY MONIKA KONCEWICZ	UL. AL. WARSZAWSKA 102 LOK. 1 20-824 LUBLIN kontakt@mmpracownia.pl tel. 885 113 313
NAZWA I ADRES: TERMOMODERNIZACJA BUDYNKU MIESZKALNEGO W LEŚNICTWIE WOJCIESZKÓW Marianów 21, 21-411 Wojcieszków Działka ew. nr: 733/1 Jednostka ew.: 061110_2 Wojcieszków Obręb ew.: 061110_2.0007.733/1 Marianów		FAZA PROJEKTU: PW	
NAZWA RYSUNKU: INSTALACJA C.O. - RZUT PARTERU		SKALA: 1:100	
INWESTOR: Nadleśnictwo Łuków Ławki 56A, 21-400 Łuków		DATA: 10.2022	
PROJEKTANT: mgr inż. Łukasz Łobacz upr. bud. w specjalności sanitarnej do projektowania i kierowania robotami budowlanymi bez ograniczeń o nr: LUB/0173/PWOS/11			
OPRACOWANIE:			
BRANŻA: Sanitarna		NR RYS: S-2	



UWAGI:

- Instalację c.o. wykonać z rur stalowych ocynkowanych zewnętrznie.
- Min. średnica podejścia pod grzejnik 18x1,2 mm.
- Zaprojektowano grzejniki kompaktowe zasilane od boku, płytowe firmy VNH.
- Przy grzejnikach płytowych zamontować głowice termostatyczne wzmocnione z zabezpieczeniem przed zamarzaniem.
- Główne poziomy instalacji c.o. prowadzić pod stropem pomieszczeń.

LEGENDA:

- zasilanie c.o.
- powrót c.o.

- numer pomieszczenia -
- nazwa pomieszczenia -
- projektowa temperatura w pomieszczeniu [°C] -
- wymagana moc cieplna pomieszczenia [W] -
- nr grzejnika -
- typ grzejnika o wysokości 600 mm i długości 920 mm -
- wielkość grzejnika [mm] -
- zapotrzebowanie mocy grzewczej dla grzejniak [W] -
- średnica i nastawa na zaworze termostatycznym -
- średnica zaoru powrotnego -

		JEDNOSTKA PROJEKTOWA MMA PRACOWNIA ARCHITEKTURY MONIKA KONCEWICZ	UL. AL. WARSZAWSKA 102 LOK. 1 20-024 LUBLIN kontakt@mmapracownia.pl tel. 885 113 313
NAZWA I ADRES:	TERMOMODERNIZACJA BUDYNKU MIESZKALNEGO W LEŚNICTWIE WOJCIESZKÓW Marianów 21, 21-411 Wojcieszków Działka ew. nr: 733/1 Jednostka ew.: 061110. 2 Wojcieszków Obręb ew.: 061110. 2.0007.733/1 Marianów		FAZA PROJEKTU:
NAZWA RYSUNKU:	INSTALACJA C.O. - ROZWINIĘCIE INSTALACJI		PW
INWESTOR:	Nadleśnictwo Łuków Ławki 56A, 21-400 Łuków		SKALA: 1:100
PROJEKTANT:	mgr inż. Łukasz Łobacz wpz. bud. w specjalności sanitarniej do projektowania i kierowania robotami budowlanymi bez ograniczeń o nr. LUB/0173/PWOS/11		DATA: 10.2022
OPRACOWANIE:			
BRANŻA:	Sanitarna		NR RYS: S-3