


RZUT PARTERU

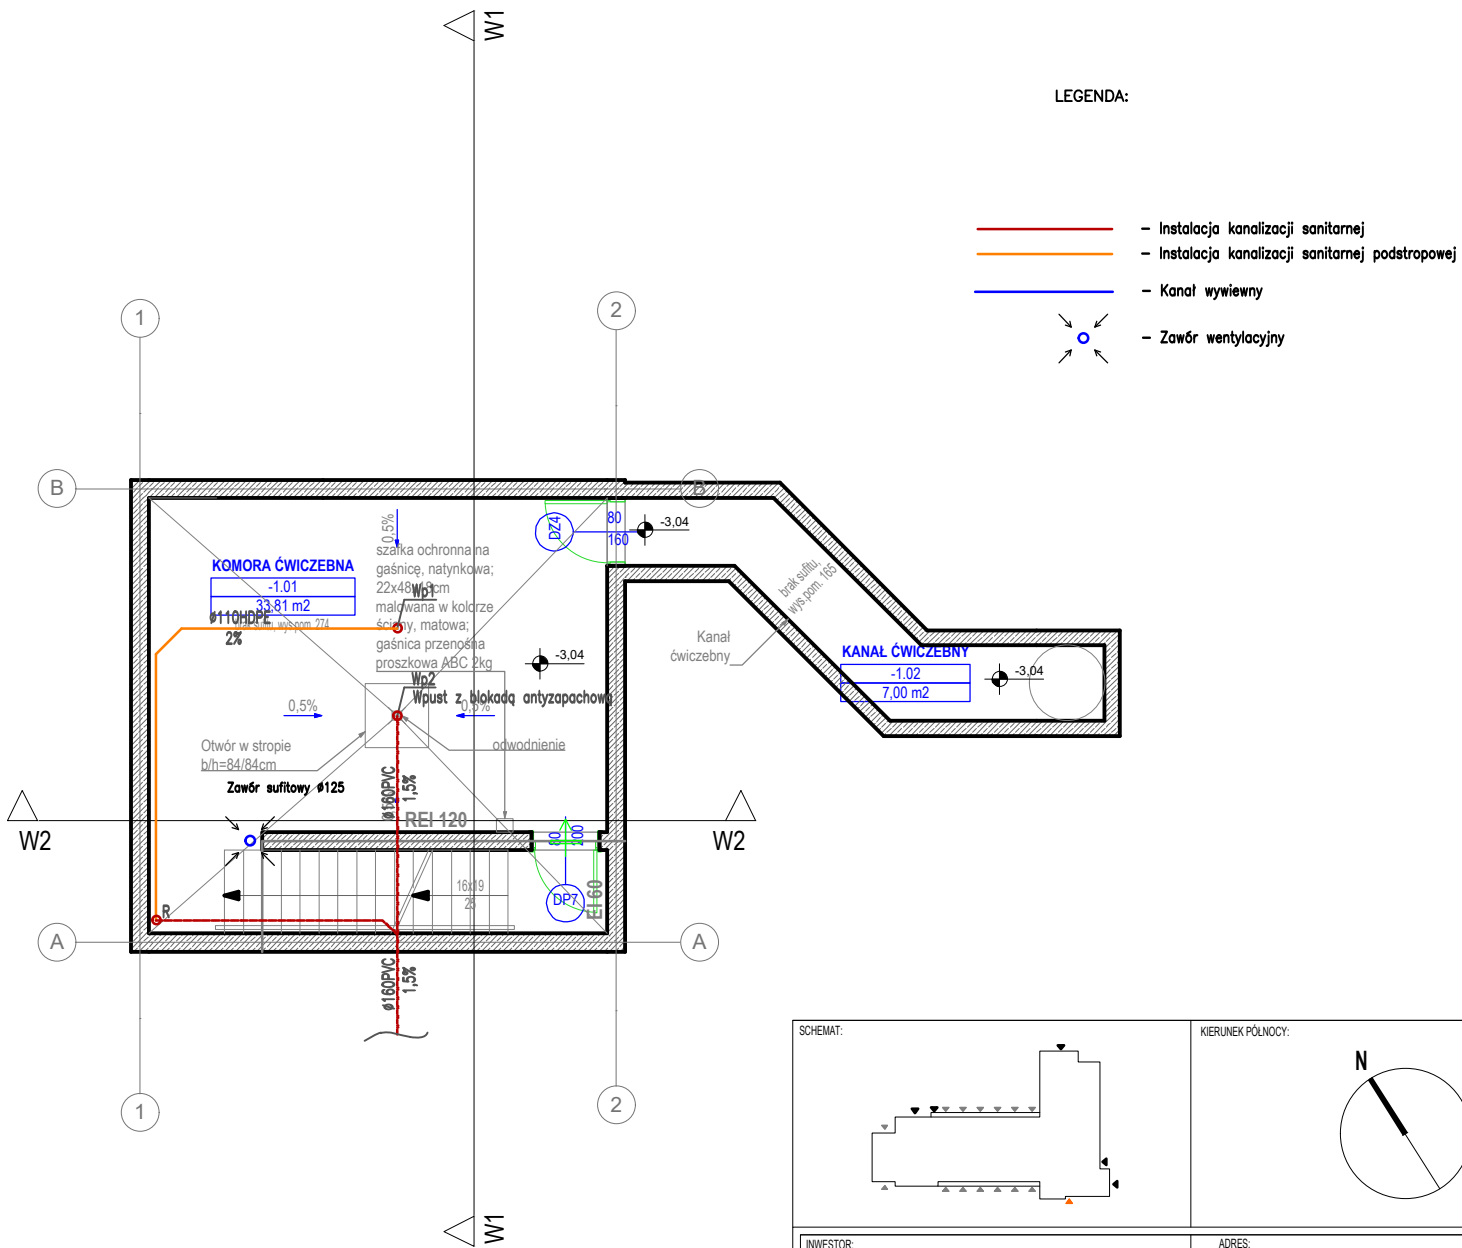

RZUT PIWNICY

LEGENDA:

- Instalacja kanalizacji sanitarnej
- Instalacja kanalizacji sanitarnej podstropowej
- Kanal wywiewny
- Zawór wentylacyjny

SCHEMAT:

KIERUNEK PÓŁNOCY:

INWESTOR:
Komenda Powiatowa PSP w Bolesławcu

ADRES:
ul. Wesola 2, 59-700 Bolesławiec

NAZWA I ADRES OBIEKTU BUDOWLANEGO

Budowa Komendy Powiatowej Państwowej Straży Pożarnej z Jednostką Ratowniczo-Gaśniczą w Bolesławcu wraz z niezbędną infrastrukturą techniczną i zagospodarowaniem terenu na działce o nr ewid. 202/6 i 202/7, obręb 0004 Miasta Bolesławiec

PROJEKTOWAŁA: mgr inż. J. KUCZNEROWICZ-CICHOWSKA	NR UPRAWNIENIEN: Uprawnienia budowlane w specjalności sieci i instalacji sanitarnych do projektowania bez ograniczeń upr. nr. WKP/0139/POOS/09	PODPIS:	JEDNOSTKA PROJEKTOWA:
SPRAWDZIŁA: mgr inż. J. LAMEK		PODPIS:	<p>A.D.O. XXI spółka z ograniczoną odpowiedzialnością ul. Trybunalska 38, 60-325 Poznań</p>
OPRACOWAŁ:		PODPIS:	
BRANŻA: SANITARNA	STADIUM: PROJEKT BUDOWLANY	DATA: 21.06.2021r.	SKALA: 1:100
TYTUŁ RYSUNKU: WIEŻA ĆWICZEBNA- INSTALACJA SANITARNE			NR RYSUNKU: IS-03

PROJEKT CHRONIONY PRAWEM AUTORSKIM MOŻE SŁUŻYĆ WYŁĄCZNIE DO CELU, DLA KTÓREGO ZOSTAŁ WYKONANY.
UDOSTĘPNIANIE JAKIEJKOLWIEK CZĘŚCI PROJEKTU W JAKIEJKOLWIEK FORMIE - WYŁĄCZNIE ZA ZGODĄ AUTORÓW I
AUTORSKIEJ PRACOWNI PROJEKTOWEJ "A.D.O. XXI" ul. Trybunalska 38, 60-325 Poznań