


INSTALACJE ELEKTRYCZNE
RZUT PODDASZA
SKALA 1:100

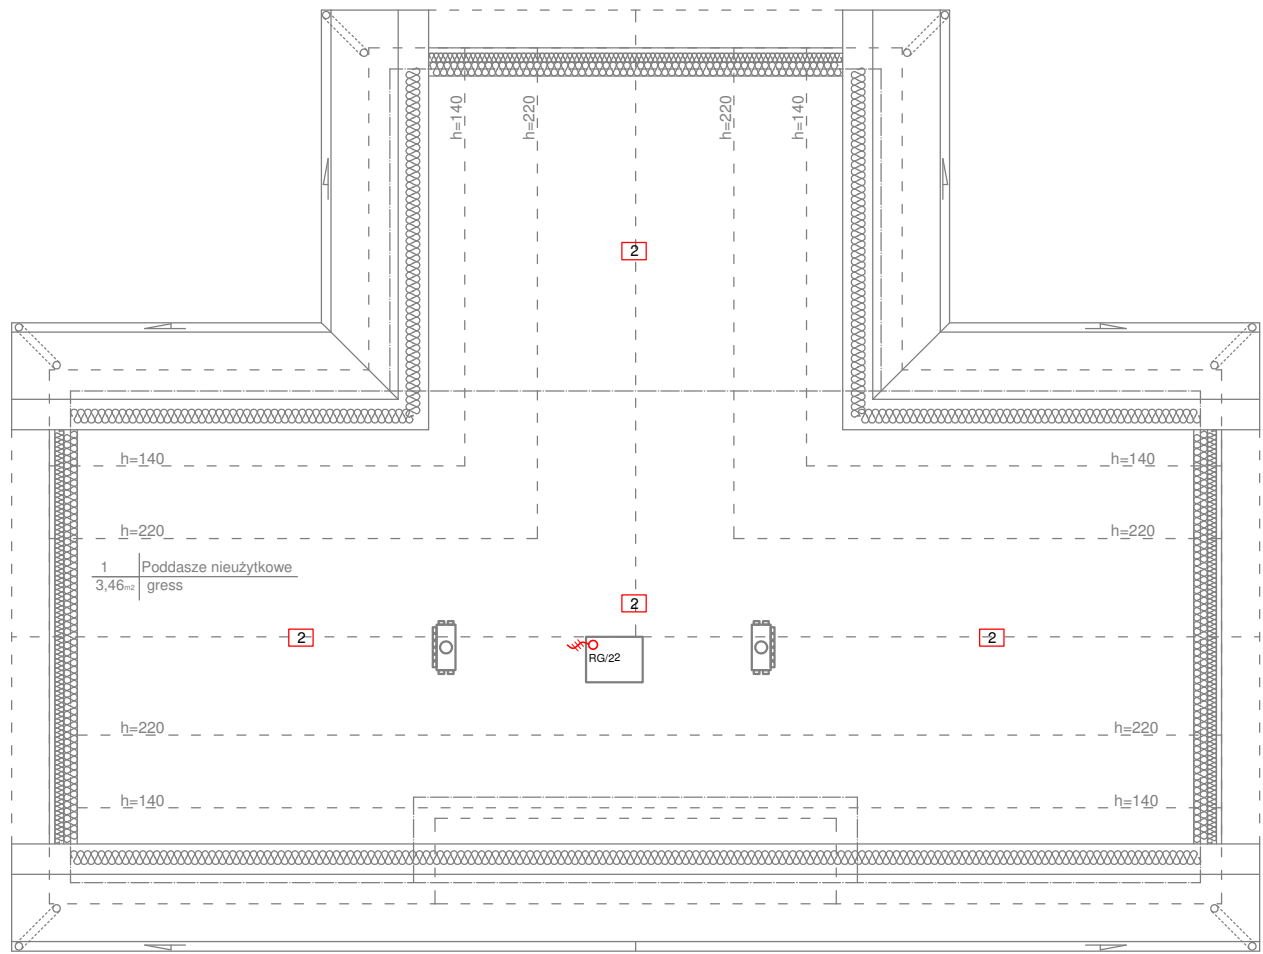

Wypust przewodu 3-faz z zapasem zakończony puszką

INSTALACJE ELEKTRYCZNE RZUT PODDASZA		skala: 1:100
BRANZA	ELEKTRYCZNA	data: 17-12-2021
OBIEKT	BUDYNEK USŁUGOWY POTRÓJNA KANCELARIA LEŚNICTW	
ADRES BUDOWY	działka nr 3427 jedn. ewid.: Miłakowo, obręb: Boguchwała	
PROJEKTOWAŁ	mgr inż. Mirosław Bukowski uprawnienia bez ograniczeń specjalność: elektryczna nr ewid.: 46/Gd/2002	podpis
SPRAWDZIŁ	mgr inż. Marcin Blochowiak uprawnienia bez ograniczeń specjalność: elektryczna nr ewid.: POM/0019/POOE/07	podpis
 DEBEX ZAKŁAD USŁUG DOKUMENTACYJNYCH BUDOWNICTWA		E3