


INSTALACJE WENTYLACJI  
RZUT PODDASZA  
SKALA 1:100

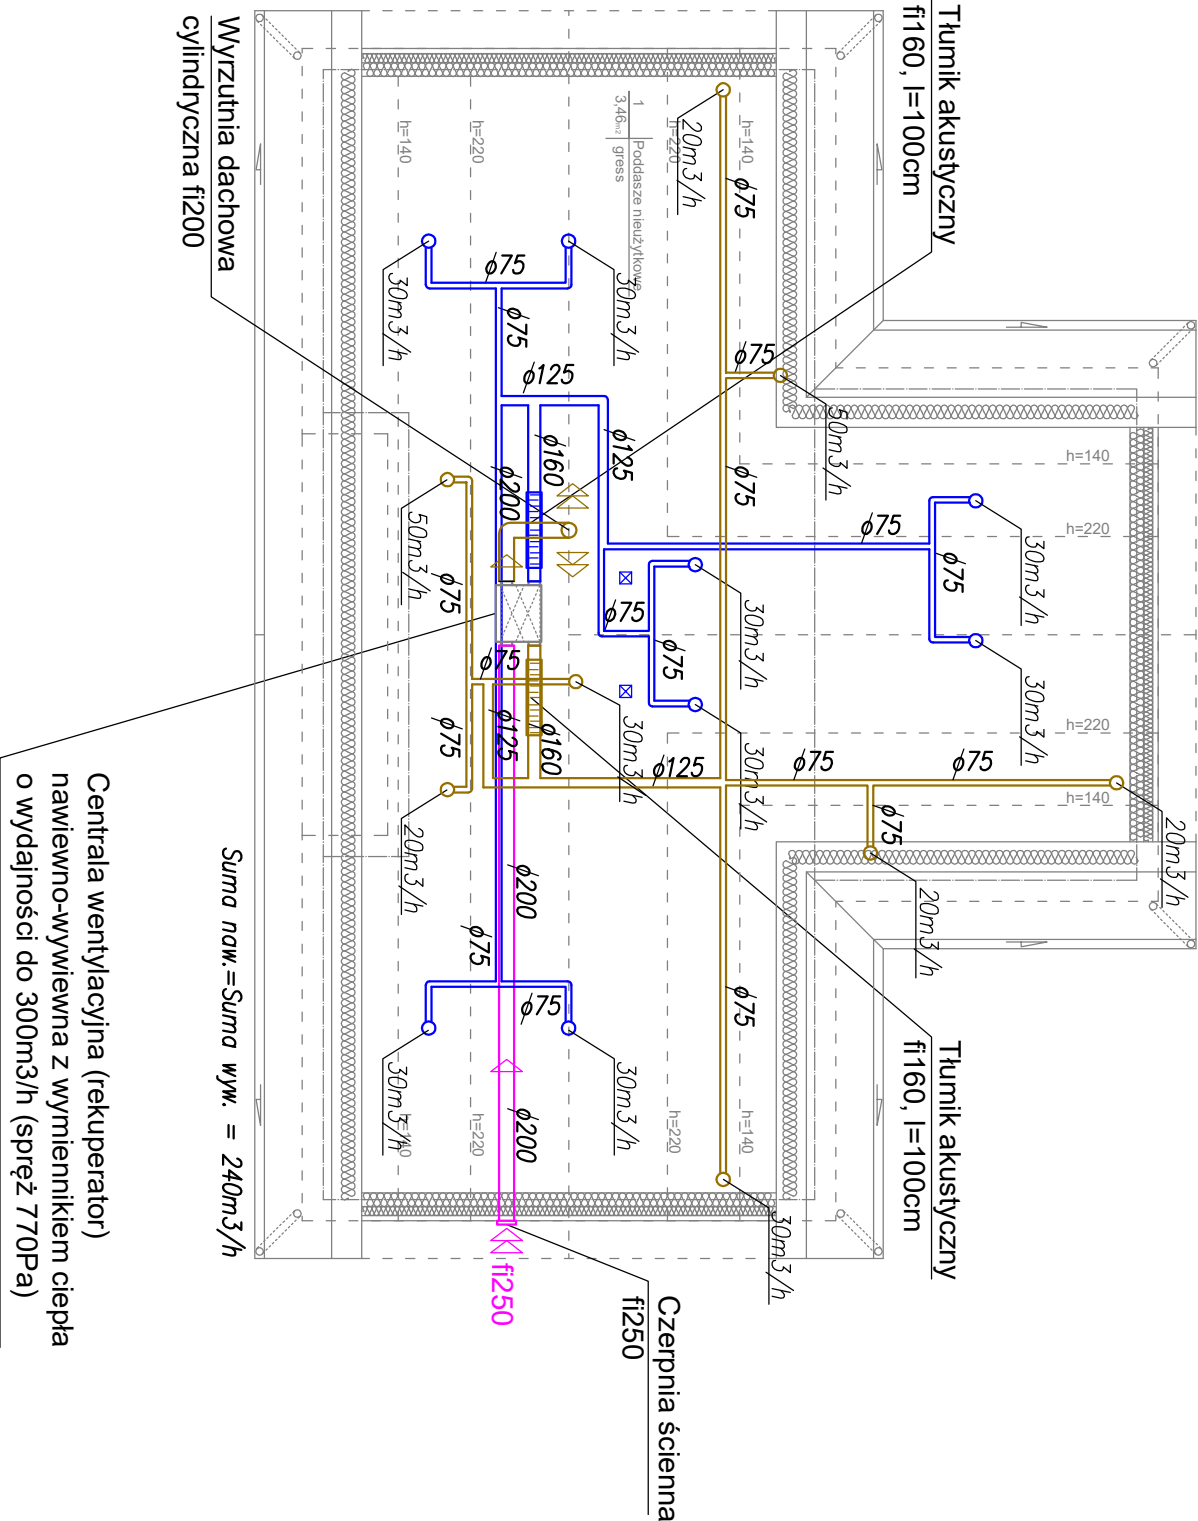

Należy stosować jednolity system producenta systemu wentylacji zrównoważonej wraz ze wszystkimi elementami wyposażenia i sterowania.

INSTALACJE WENTYLACJI		skala:
RZUT PODDASZA		1:100
BRANŻA	SANITARNA	data: 20-12-202
OBIEKT	BUDYNEK USŁUGOWY POTRÓJNA KANCELARIA LEŚNICTW	
ADRES BUDOWY	działka nr 3427 Młdkowo, obręb: Boguchwała	
PROJEKTOWAŁ	mgr inż. Radosław Królikowski uprawnienia bez ograniczeń specjalność: sanitarna nr ewid.: POM/0043/PWOS/12	
SPRAWDZIŁ	mgr inż. Dawid Kuciara uprawnienia bez ograniczeń specjalność: sanitarna nr ewid.: POM/0223/PWOS/11	
ZAKŁAD USŁUG DOKUMENTACYJNYCH B U D O W N I C T W A		S6