


INSTALACJE ELEKTRYCZNE  
RZUT DACHU  
SKALA 1:100

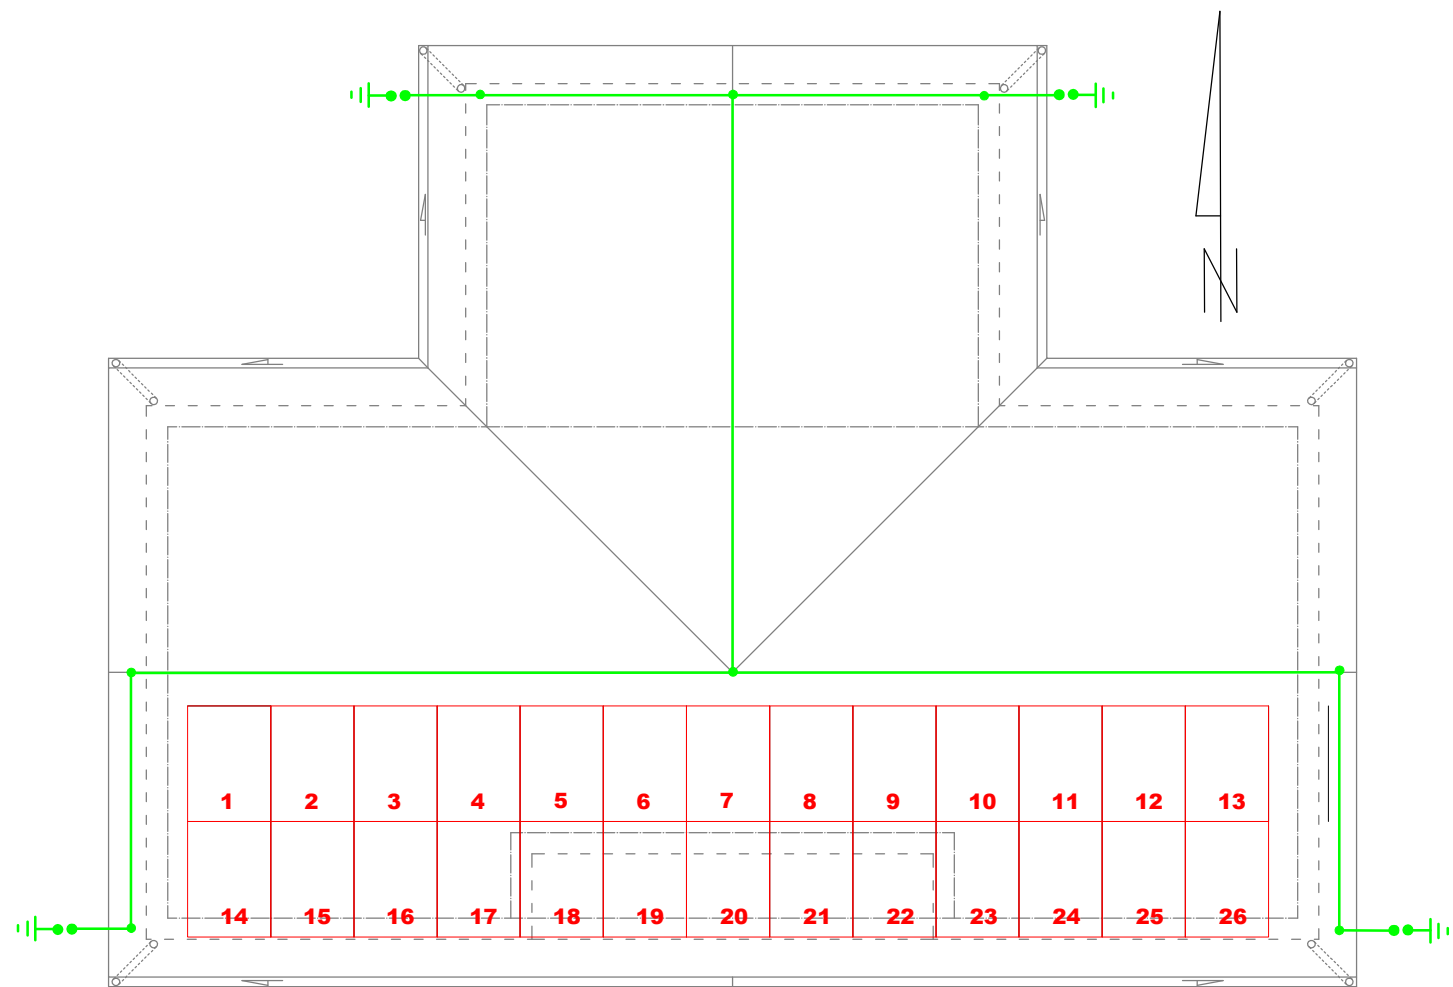

ELEMENTY FOTOWOLTAIKI:

Monokrystaliczne moduły ogniwo  
fotowoltaicznych o mocy  
znamionowej 460 Wp+optymalizator  
mocy do wytwarzania prądu z  
energii słonecznej o łącznej mocy  
11,9kWp

- UWAGI:
- WSZYSTKIE WYMIARY SPRAWDZIĆ W TRAKCIE BUDOWY
  - JAKO UZIOM ZASTOSOWANO UZIOM FUNDAMENTOWY
  - BEDNARKA FeZn 30x4mm,
  - JAKO PRZEWODY ODPROWADZAJĄCE ZASTOSOWANO DRUT OCYNKOWANY FeZn  $\phi$ 8mm
  - JAKO ZWODY POZIOMIE ZASTOSOWANO DRUT FeZn fi 8mm.
  - W PRZYPADKU ZASTOSOWANIA JAKO POKRYCIA DACHOWEGO BLACHY STALOWEJ O GRUBOŚCI MIN. 0,5MM STOSOWAĆ ZWÓD POZIOMY NATURALNY-METALOWE POSZYCIE DACHU
  - OD GŁÓWNEJ SZYNY WYRÓWNIANIA POTENCJAŁÓW DO UZIOMU FUNDAMENTOWEGO UŁOŻYĆ POŁĄCZENIE WYRÓWNAWCZE -DRUT FeZn fi 8MM.
  - ELEMENTY METALOWE POSADOWIONE NA DACHU (WYWIETRZAKI, RYNNY I RURY SPUSTOWE) PRZYŁĄCZYĆ DO INSTALACJI ODGROMOWEJ (SKOORDYNOWAĆ NA ETAPIE WYKONAWSTWA)
  - INSTALACJĘ ODGROMOWĄ PANELI FOTOWOLTAICZNYCH WYKONAĆ ZGODNIE Z DTR PRODUCENTA DOSTARCZONYCH PANELI

INSTALACJE ELEKTRYCZNE RZUT DACHU		skala: 1:100
BRANZA	ELEKTRYCZNA	data: 17-12-2021
OBIEKT	BUDYNEK USŁUGOWY POTRÓJNA KANCELARIA LEŚNICTW	
ADRES BUDOWY	działka nr 3427 jedn. ewid.: Miłakowo, obręb: Boguchwała	
PROJEKTOWAŁ	mgr inż. Mirosław Bukowski uprawnienia bez ograniczeń specjalność: elektryczna nr ewid.: 46/Gd/2002	podpis
SPRAWDZIŁ	mgr inż. Marcin Blochowiak uprawnienia bez ograniczeń specjalność: elektryczna nr ewid.: POM/0019/POOE/07	podpis
 DEBEX ZAKŁAD USŁUG DOKUMENTACYJNYCH BUDOWNICTWA		E4