



Rzut fundamentów
Instalacja podposadzkowa, skala 1:50

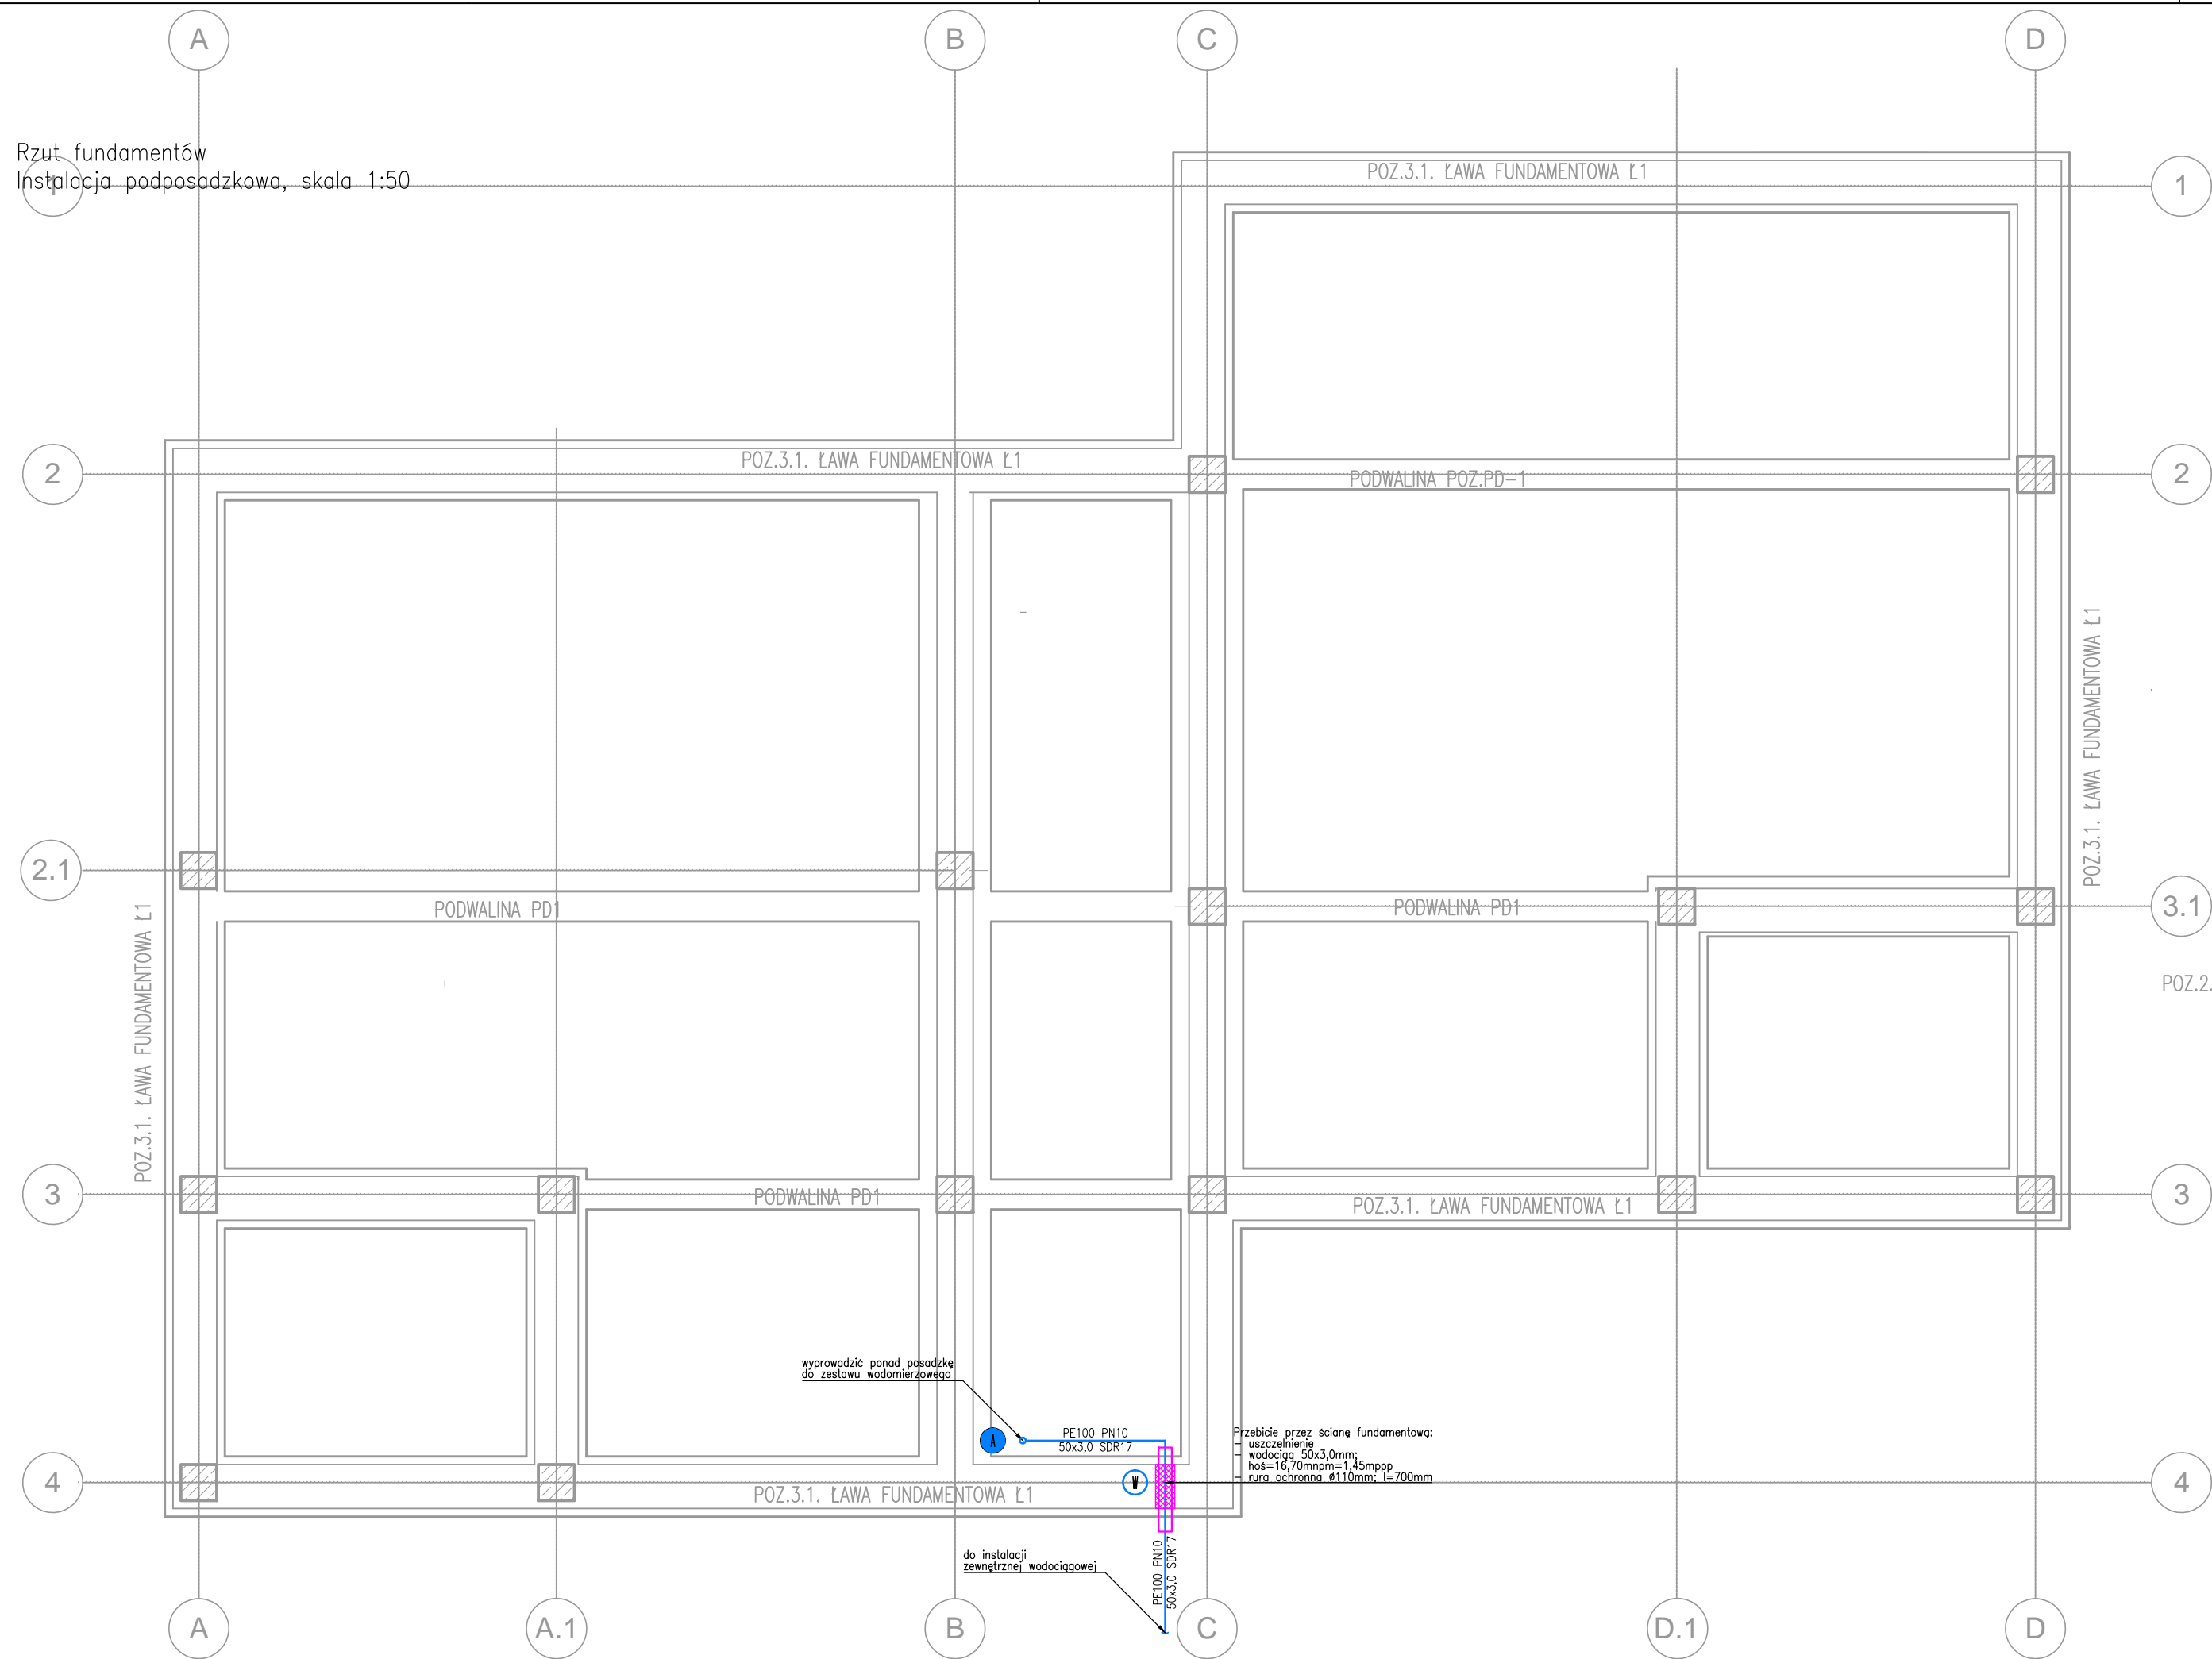

Rzut parteru
Instalacja posadzkowa, skala 1:50

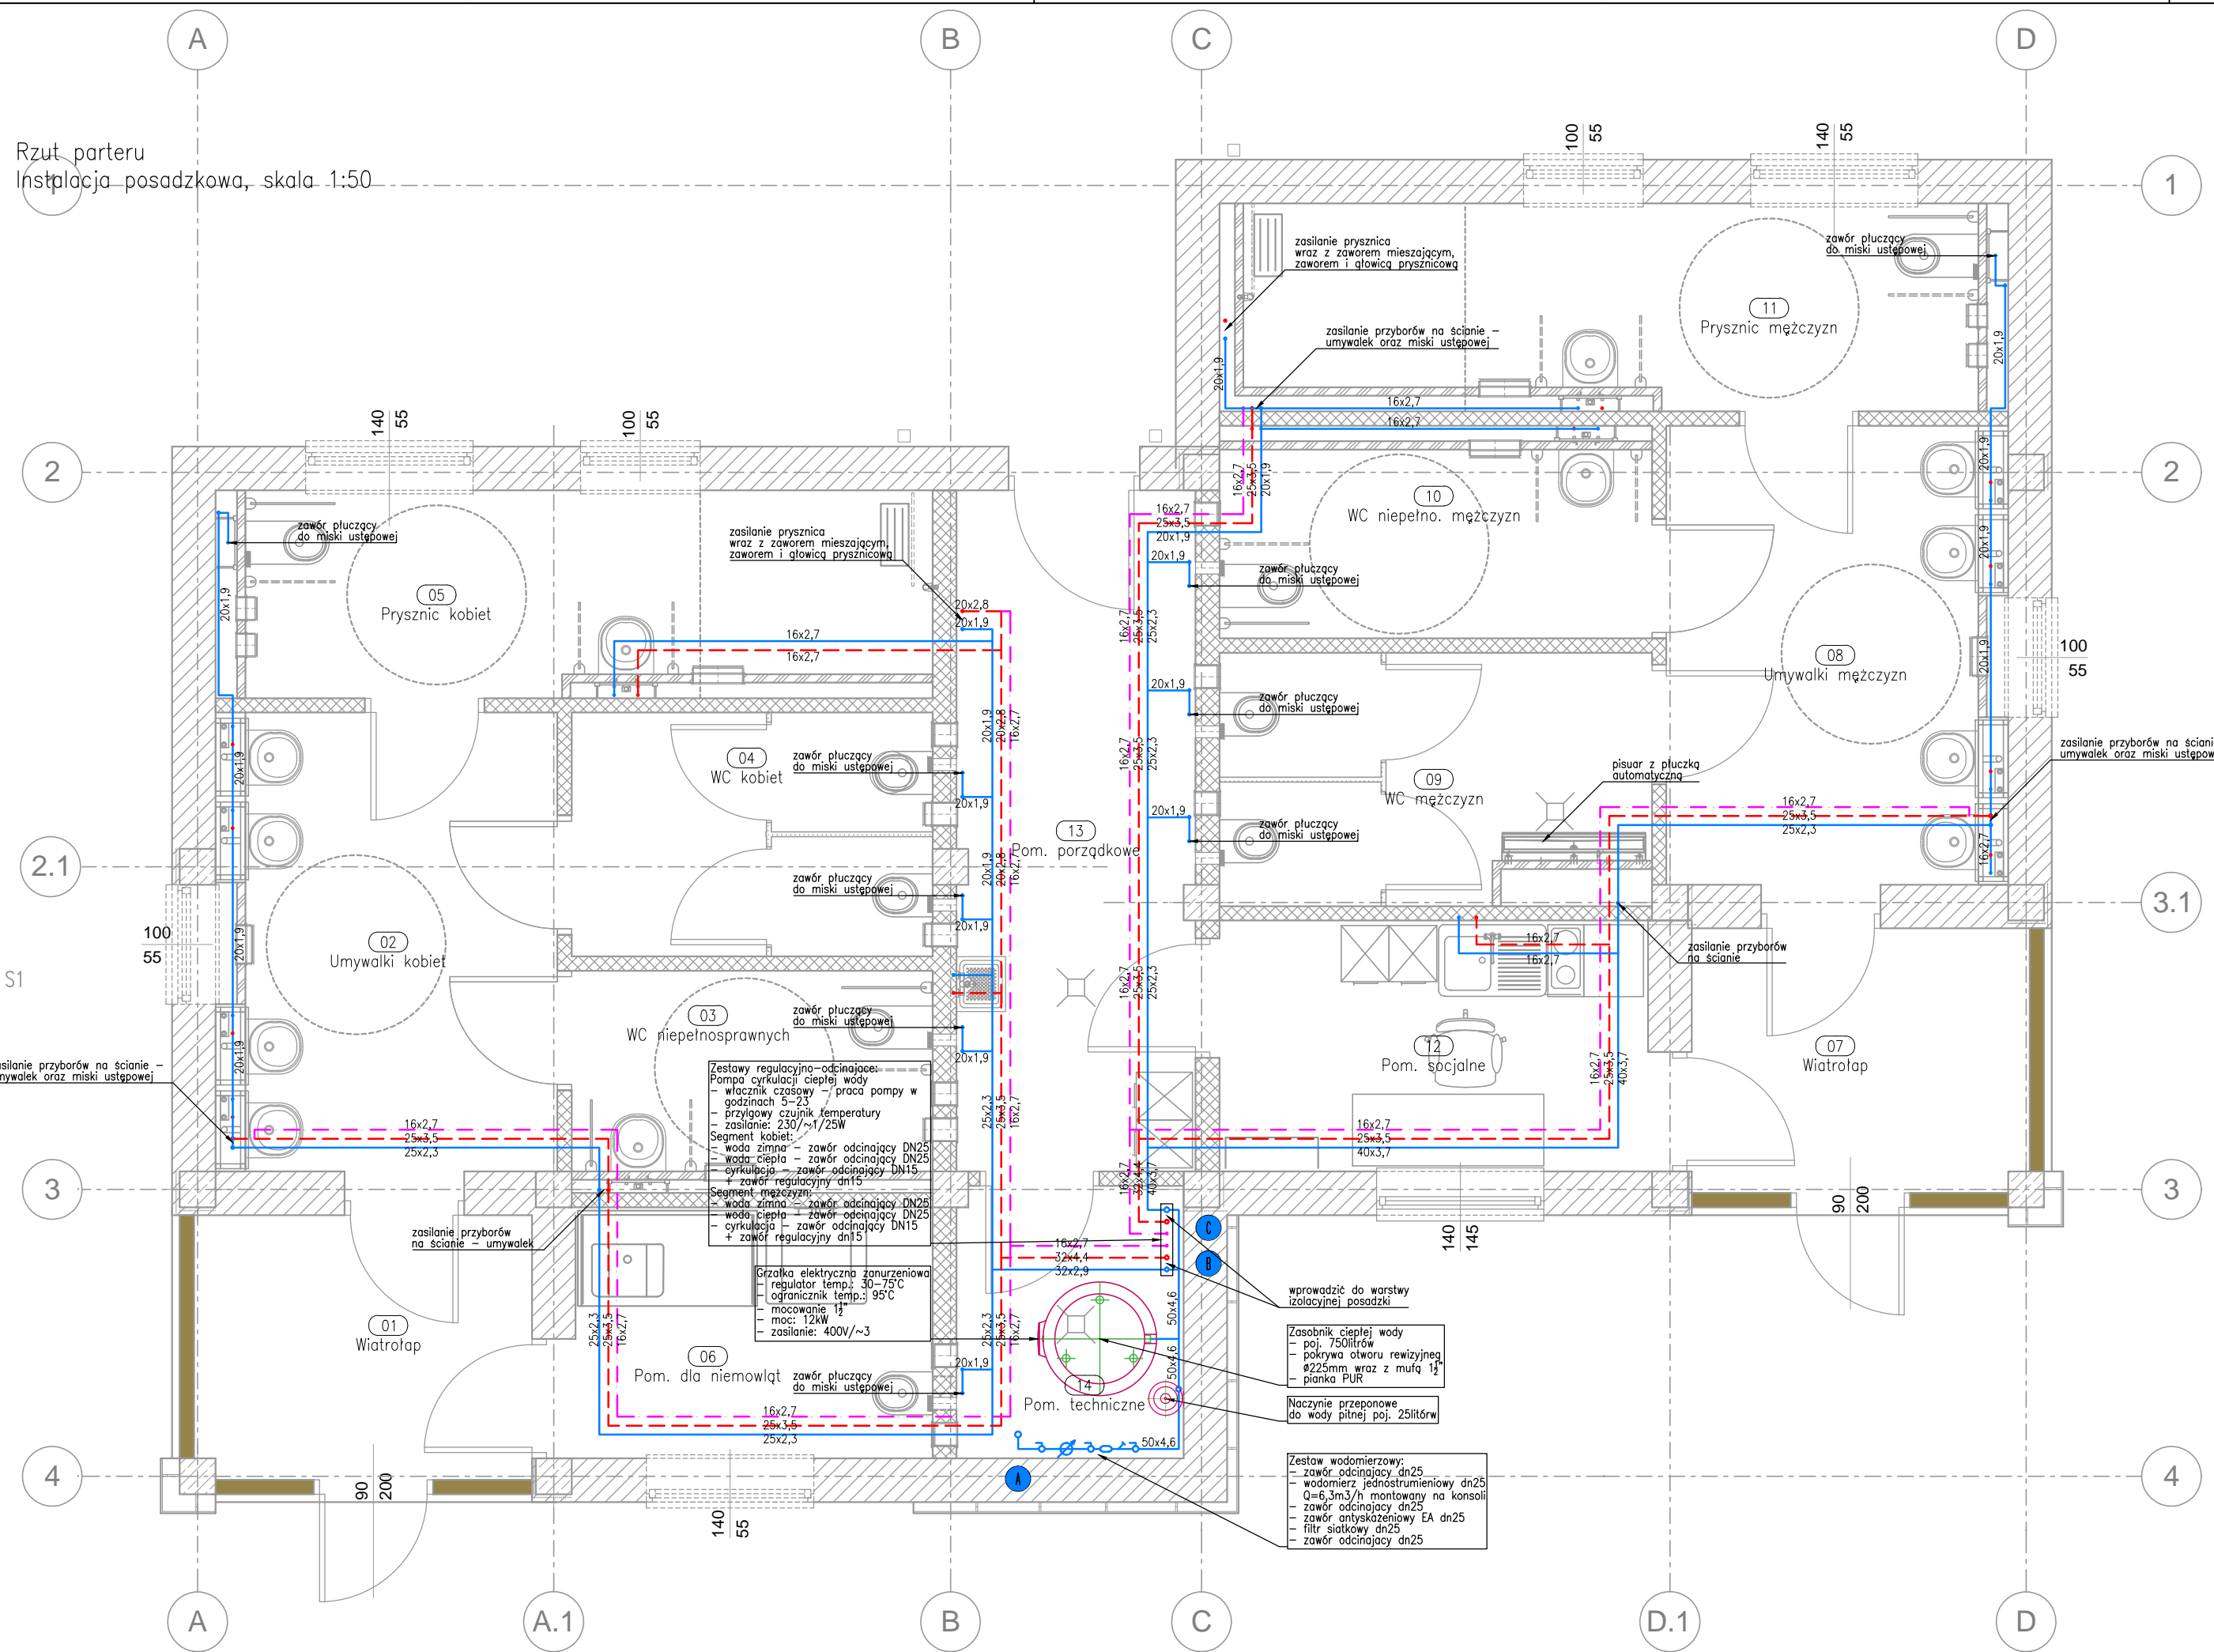

INWESTOR		Skarb Państwa - Generalny Dyrektor Dróg Krajowych i Autostrad reprezentowany przez	
		Generalną Dyrekcję Dróg Krajowych i Autostrad Oddział w Szczecinie	
WYKONAWCA		BUDIMEX S.A. ul. Sławki 40 01-040 Warszawa	
JEDNOSTKA PROJEKTOWA		TRAKT. 40-159 Katowice, ul. Jesionowa 9a tel. (0-32) 228-12-70, fax: (0-32) 220-70-04 tras@trak.pl	
ZAMIERZENIE INWESTYCYJNE		Projekt i budowa obwodnicy Brzozowa w ciągu S3 oraz dostosowanie drogi krajowej nr 3 do parametrów drogi ekspresowej na odcinku Brzozowo-Miękowo	
ZADANIE		Budowa obwodnicy Brzozowa w ciągu S3 oraz rozbudowa drogi krajowej nr 3 do parametrów drogi ekspresowej na odcinku Brzozowo-Miękowo	
TOM		TOM IX.11 - PROJEKT ARCHITEKTONICZNO - BUDOWLANY ARCHITEKTURA MOP Przybielów zachód. Toaleta i elementy małej architektury Tom IX.1/3 - Budynek WC oraz obiekty małej architektury - część instalacje sanitarne	
TYTUŁ RYSUNKU		RZUT FUNDAMENTÓW I PARTERU INSTALACJA WODNA	
FUNKCJA	IMIĘ I NAZWISKO	BRANŻA/NUMER UPRAWNIEN	PODPIS
PROJEKTANT	mgr inż. Serwacy Pierchała	Instalacyjna / 1935/94	
SPRAWDZAJĄCY	mgr inż. Adam Stefaniak	Instalacyjna / SLK/4254/PWOS/12	
OPRACOWUJĄCY	mgr inż. Bartosz Ciołek		
OPRACOWUJĄCY	mgr inż. Jan Jaskółski		
NR UMOWY	SKALA	DATA	STADIUM
43/24029/2015/47017 (PR-727117)	1:50	WRZESIEŃ 2018	PAB
BRANŻA		INST. SANITARNE	NR RYS.
			04/PAR-1-1-PB-01