


Rzut fundamentów  
Instalacja podposadzkowa, skala 1:50



Rzut parteru  
Instalacja posadzkowa, skala 1:50

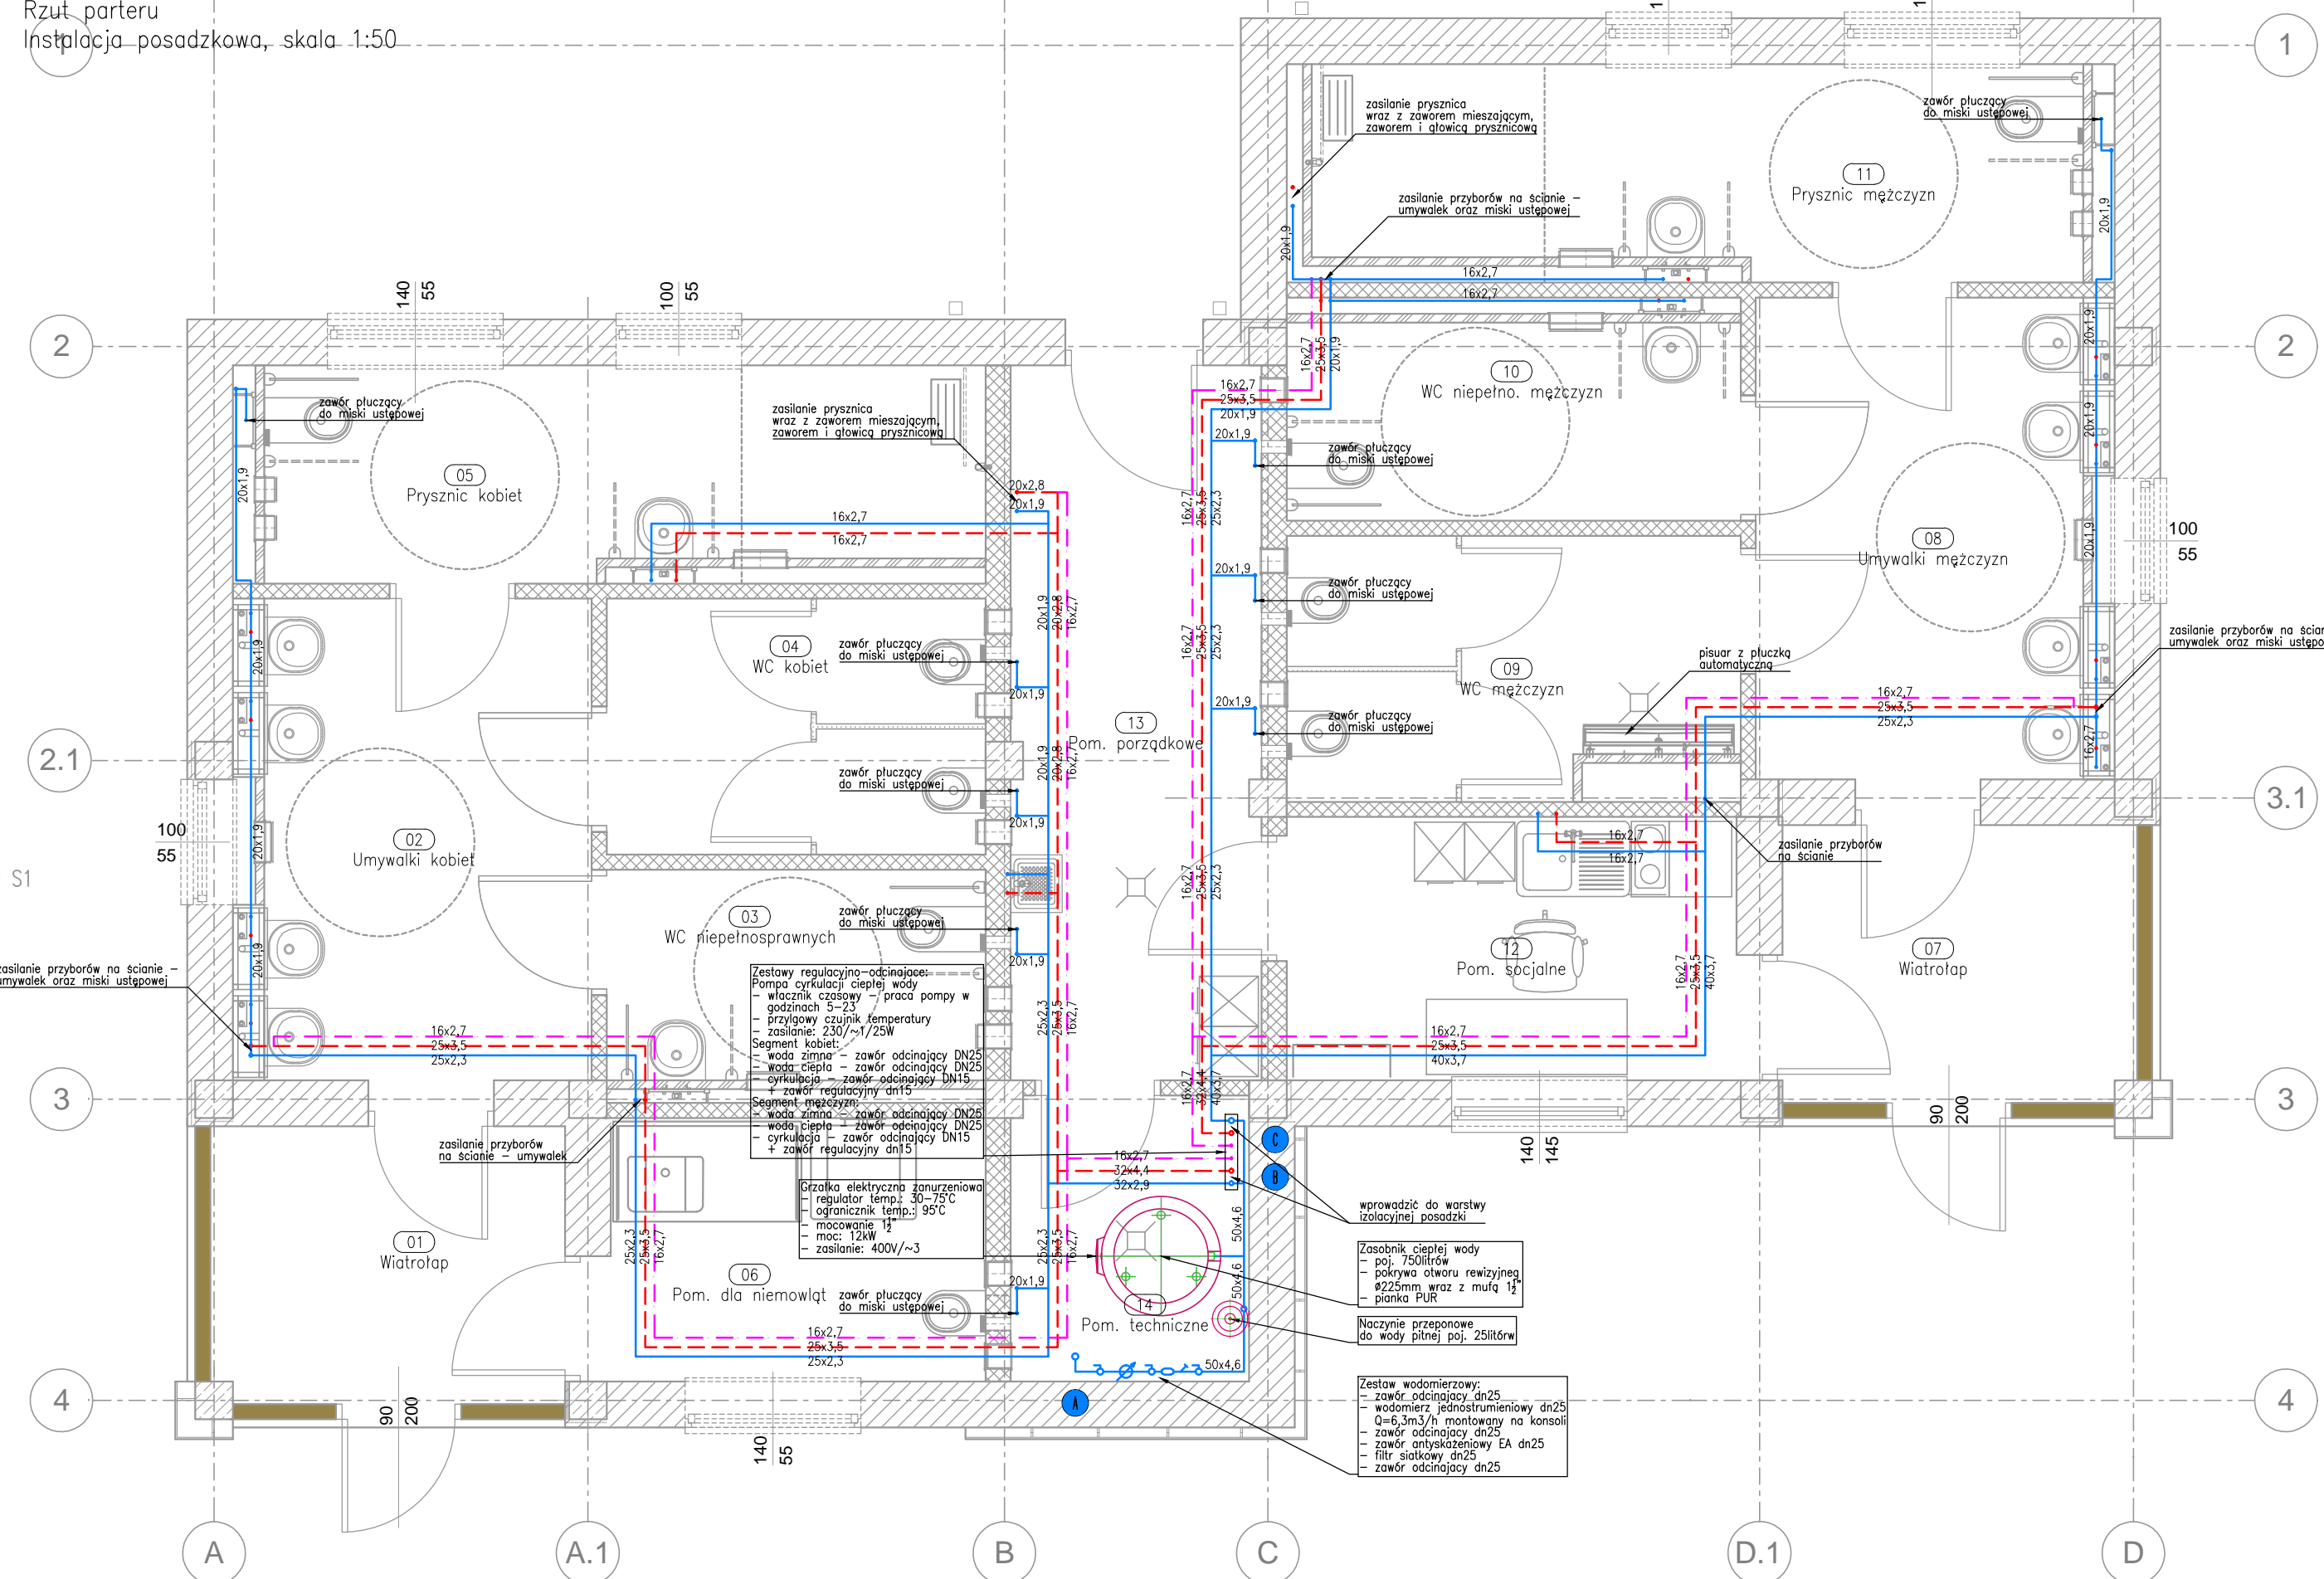

INWESTOR	 Skarb Państwa - Generalny Dyrektor Dróg Krajowych i Autostrad reprezentowany przez Generalną Dyрекcję Dróg Krajowych i Autostrad Oddział w Szczecinie al. Bohaterów Warszawy 33, 70-340 Szczecin		
WYKONAWCA	BUDIMEX S.A. ul. Stawki 40 01-040 Warszawa <div style="font-size: 2em; font-weight: bold; color: #FFD700; margin-top: 10px;">budimex</div>		
JEDNOSTKA PROJEKTOWA	<div style="display: flex; align-items: center; justify-content: center;">  <div> <b>TRAKT</b>  <small>40-159 Katowice, ul. Jędraszewskiego 59              tel: (0-31) 228-12-70, fax: (0-31) 220-50-04              trakt@trakt.eu</small> </div> <div style="margin-left: 20px;"> <div style="font-size: 2em; font-weight: bold; color: #FFD700;">budimex</div> <div>BUDIMEX S.A.</div> <div>ul. Stawki 40, 01-040 Warszawa</div> </div> </div>		
ZAMIERZENIE INWESTYCYJNE	Projekt i budowa obwodnicy Brzozowa w ciągu S3 oraz dostosowanie drogi krajowej nr 3 do parametrów drogi ekspresowej na odcinku Brzozowo-Miękowo		
ZADANIE	Budowa obwodnicy Brzozowa w ciągu S3 oraz rozbudowa drogi krajowej nr 3 do parametrów drogi ekspresowej na odcinku Brzozowo-Miękowo		
TOM	TOM II.1/3 - PROJEKT ARCHITEKTONICZNO - BUDOWLANY ARCHITEKTURA MOP Przybiernów wschód. Toaleta i elementy małej architektury Tom II.1/3.3 - Budynek WC oraz obiekty małej architektury - część instalacje sanitarne		
TYTUŁ RYSUNKU			
RZUT FUNDAMENTÓW I PARTERU INSTALACJA WODNA			
FUNKCJA	IMIĘ I NAZWISKO	BRANŻA/NUMER UPRAWNIENI	PODPIS
PROJEKTANT	mgr inż. Serwacy Pierchała	Instalacyjna / 1935/94	
SPRAWDZAJĄCY	mgr inż. Adam Stefaniak	Instalacyjna / SLK/4254/PWOS/12	
OPRACOWUJĄCY	mgr inż. Bartosz Ciołek		
OPRACOWUJĄCY	mgr inż. Jan Jaskólski		
NR UMOWY	SKALA	DATA	STADIUM
43/2410/3/2015/4/2017 (PR-727/17)	1:50	WRZESIEŃ 2018	PAB
		BRANŻA INST. SANITARNE	NR RYS.
			04/PAR-1-1-PB-01