



Rzut fundamentów  
Instalacja podposadzkowa, skala 1:50

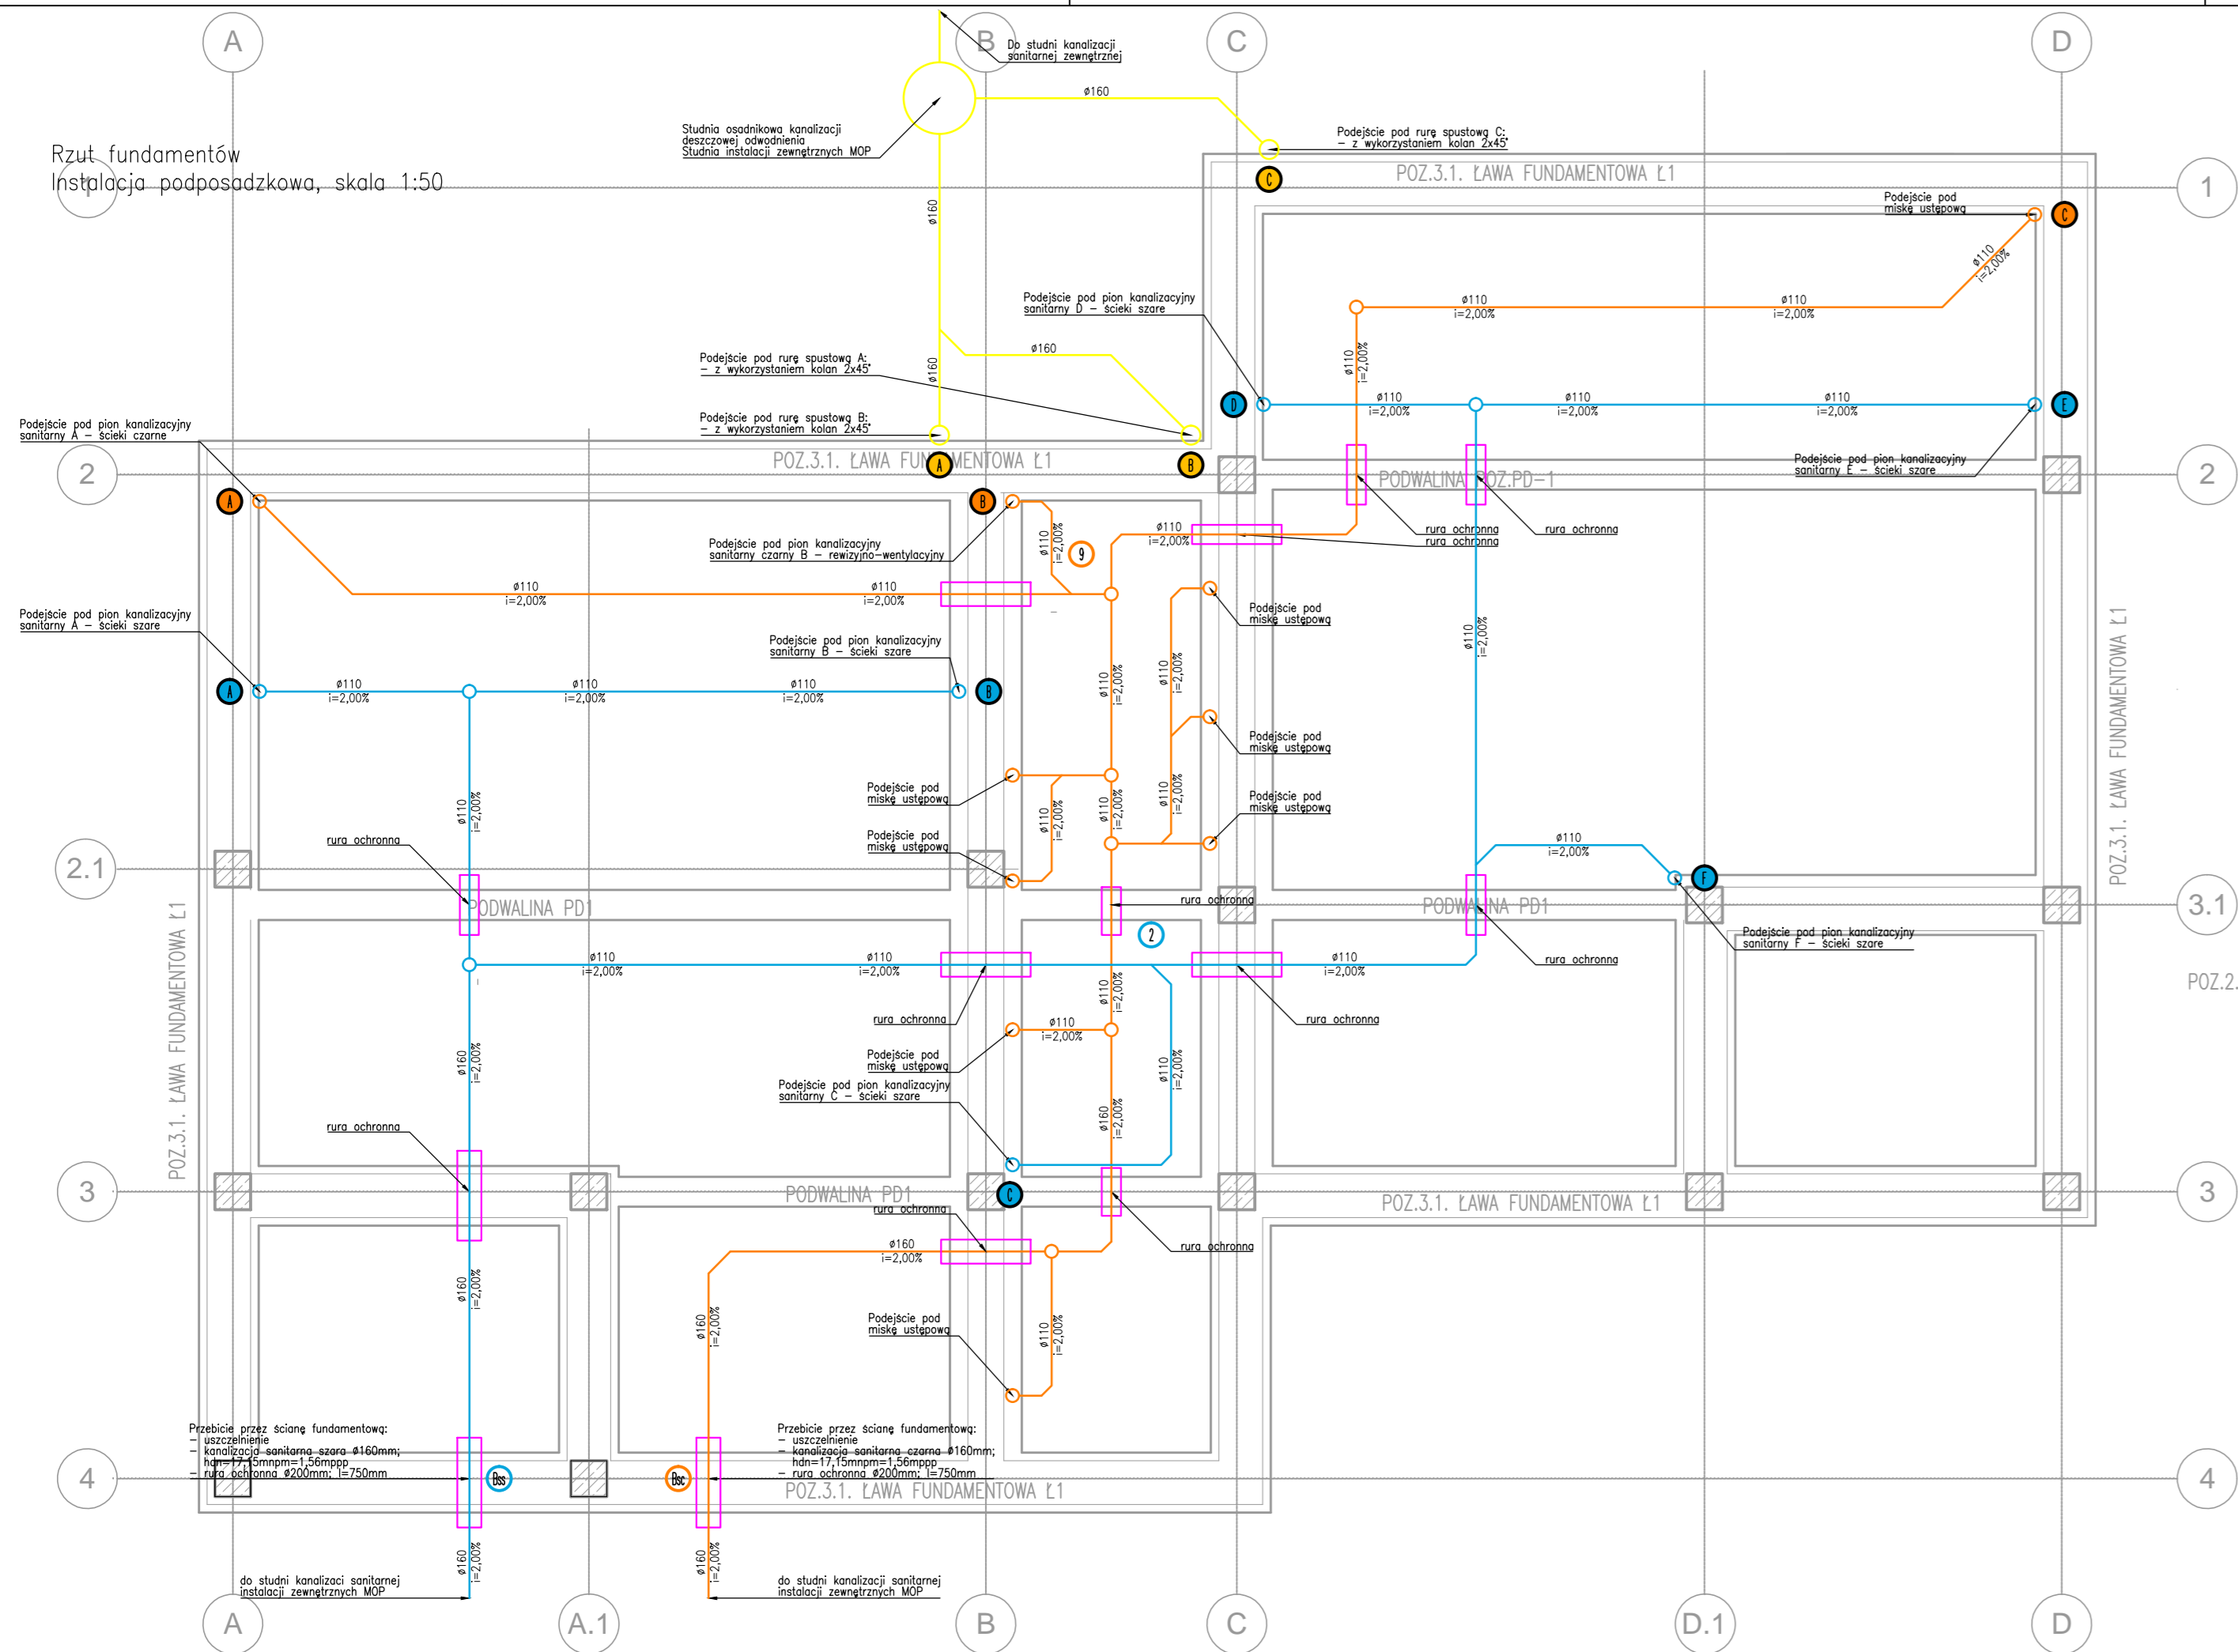

Rzut parteru  
Instalacja posadzkowa, skala 1:50

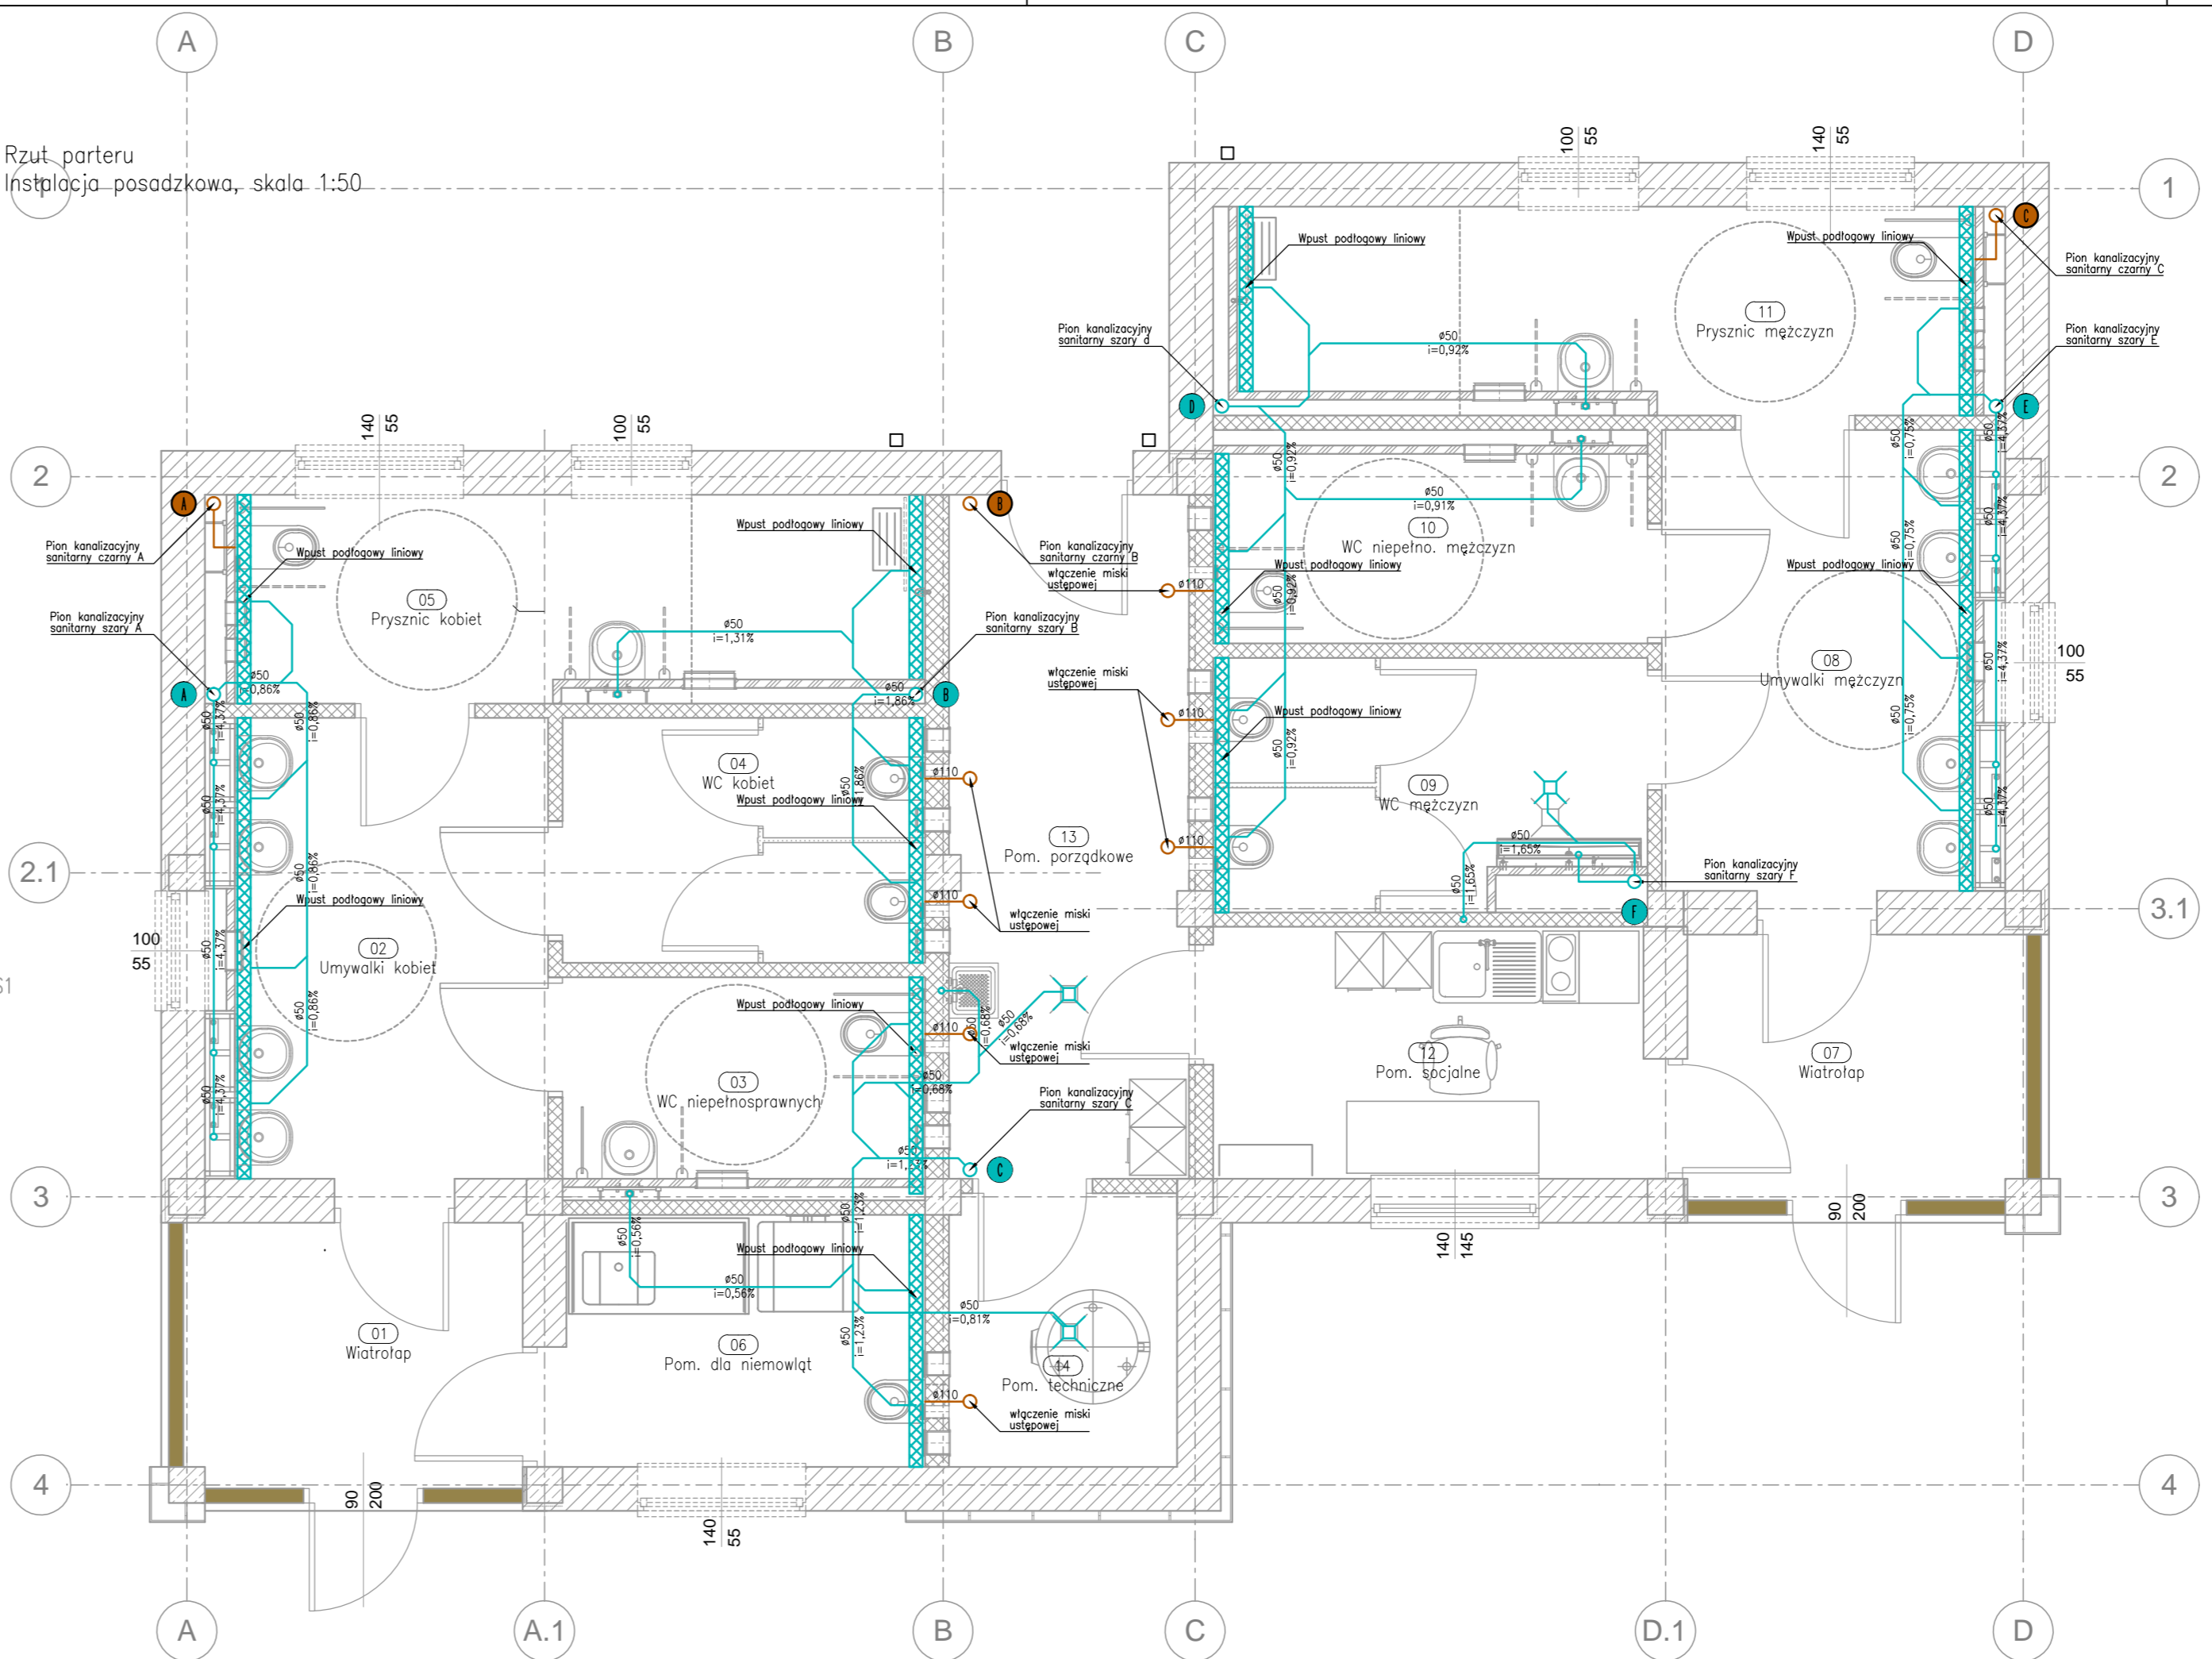

INWESTOR	Skarb Państwa - Generalny Dyrektor Dróg Krajowych i Autostrad reprezentowany przez GDDKiA		
WYKONAWCA	BUDIMEX S.A. ul. Sławki 40 01-040 Warszawa		
JEDNOSTKA PROJEKTOWA	TRAKT S.A. 40-159 Katowice, ul. Jesionowa 9a tel. (0-32) 228-12-70, fax: (0-32) 220-70-04 budimex BUDIMEX S.A. ul. Sławki 40, 01-040 Warszawa		
ZAMIERZENIE INWESTYCYJNE	Projekt i budowa obwodnicy Brzozowa w ciągu S3 oraz dostosowanie drogi krajowej nr 3 do parametrów drogi ekspresowej na odcinku Brzozowo-Miękowo		
ZADANIE	Budowa obwodnicy Brzozowa w ciągu S3 oraz rozbudowa drogi krajowej nr 3 do parametrów drogi ekspresowej na odcinku Brzozowo-Miękowo		
TOM	TOM IX.11 - PROJEKT ARCHITEKTONICZNO - BUDOWLANY ARCHITEKTURA MOP Przybiernów wschód. Toaleta i elementy małej architektury Tom IX.11/3 - Budynek WC oraz obiekty małej architektury - część instalacje sanitarne		
TYTUŁ RYSUNKU	RZUT FUNDAMENTÓW I PARTERU INSTALACJA KANALIZACJI		
FUNKCJA	IMIĘ I NAZWISKO	BRANŻA/NUMER UPRAWNIEN	PODPIS
PROJEKTANT	mgr inż. Serwacy Pierchala	Instalacyjna / 1935/94	
SPRAWDZAJĄCY	mgr inż. Adam Stefaniak	Instalacyjna / SLK/4254/PWOS/12	
OPRACOWUJĄCY	mgr inż. Bartosz Ciolek		
OPRACOWUJĄCY	mgr inż. Jan Jaskólski		
NR UMOWY	SKALA	DATA	STADIUM
43/240/23/2015/4-1/2017 (PR-TZ/117)	1:50	WRZESIEŃ 2018	PAB
		BRANŻA	NR RYS.
		INST. SANITARNE	05/PAR-1-1-PB-01