


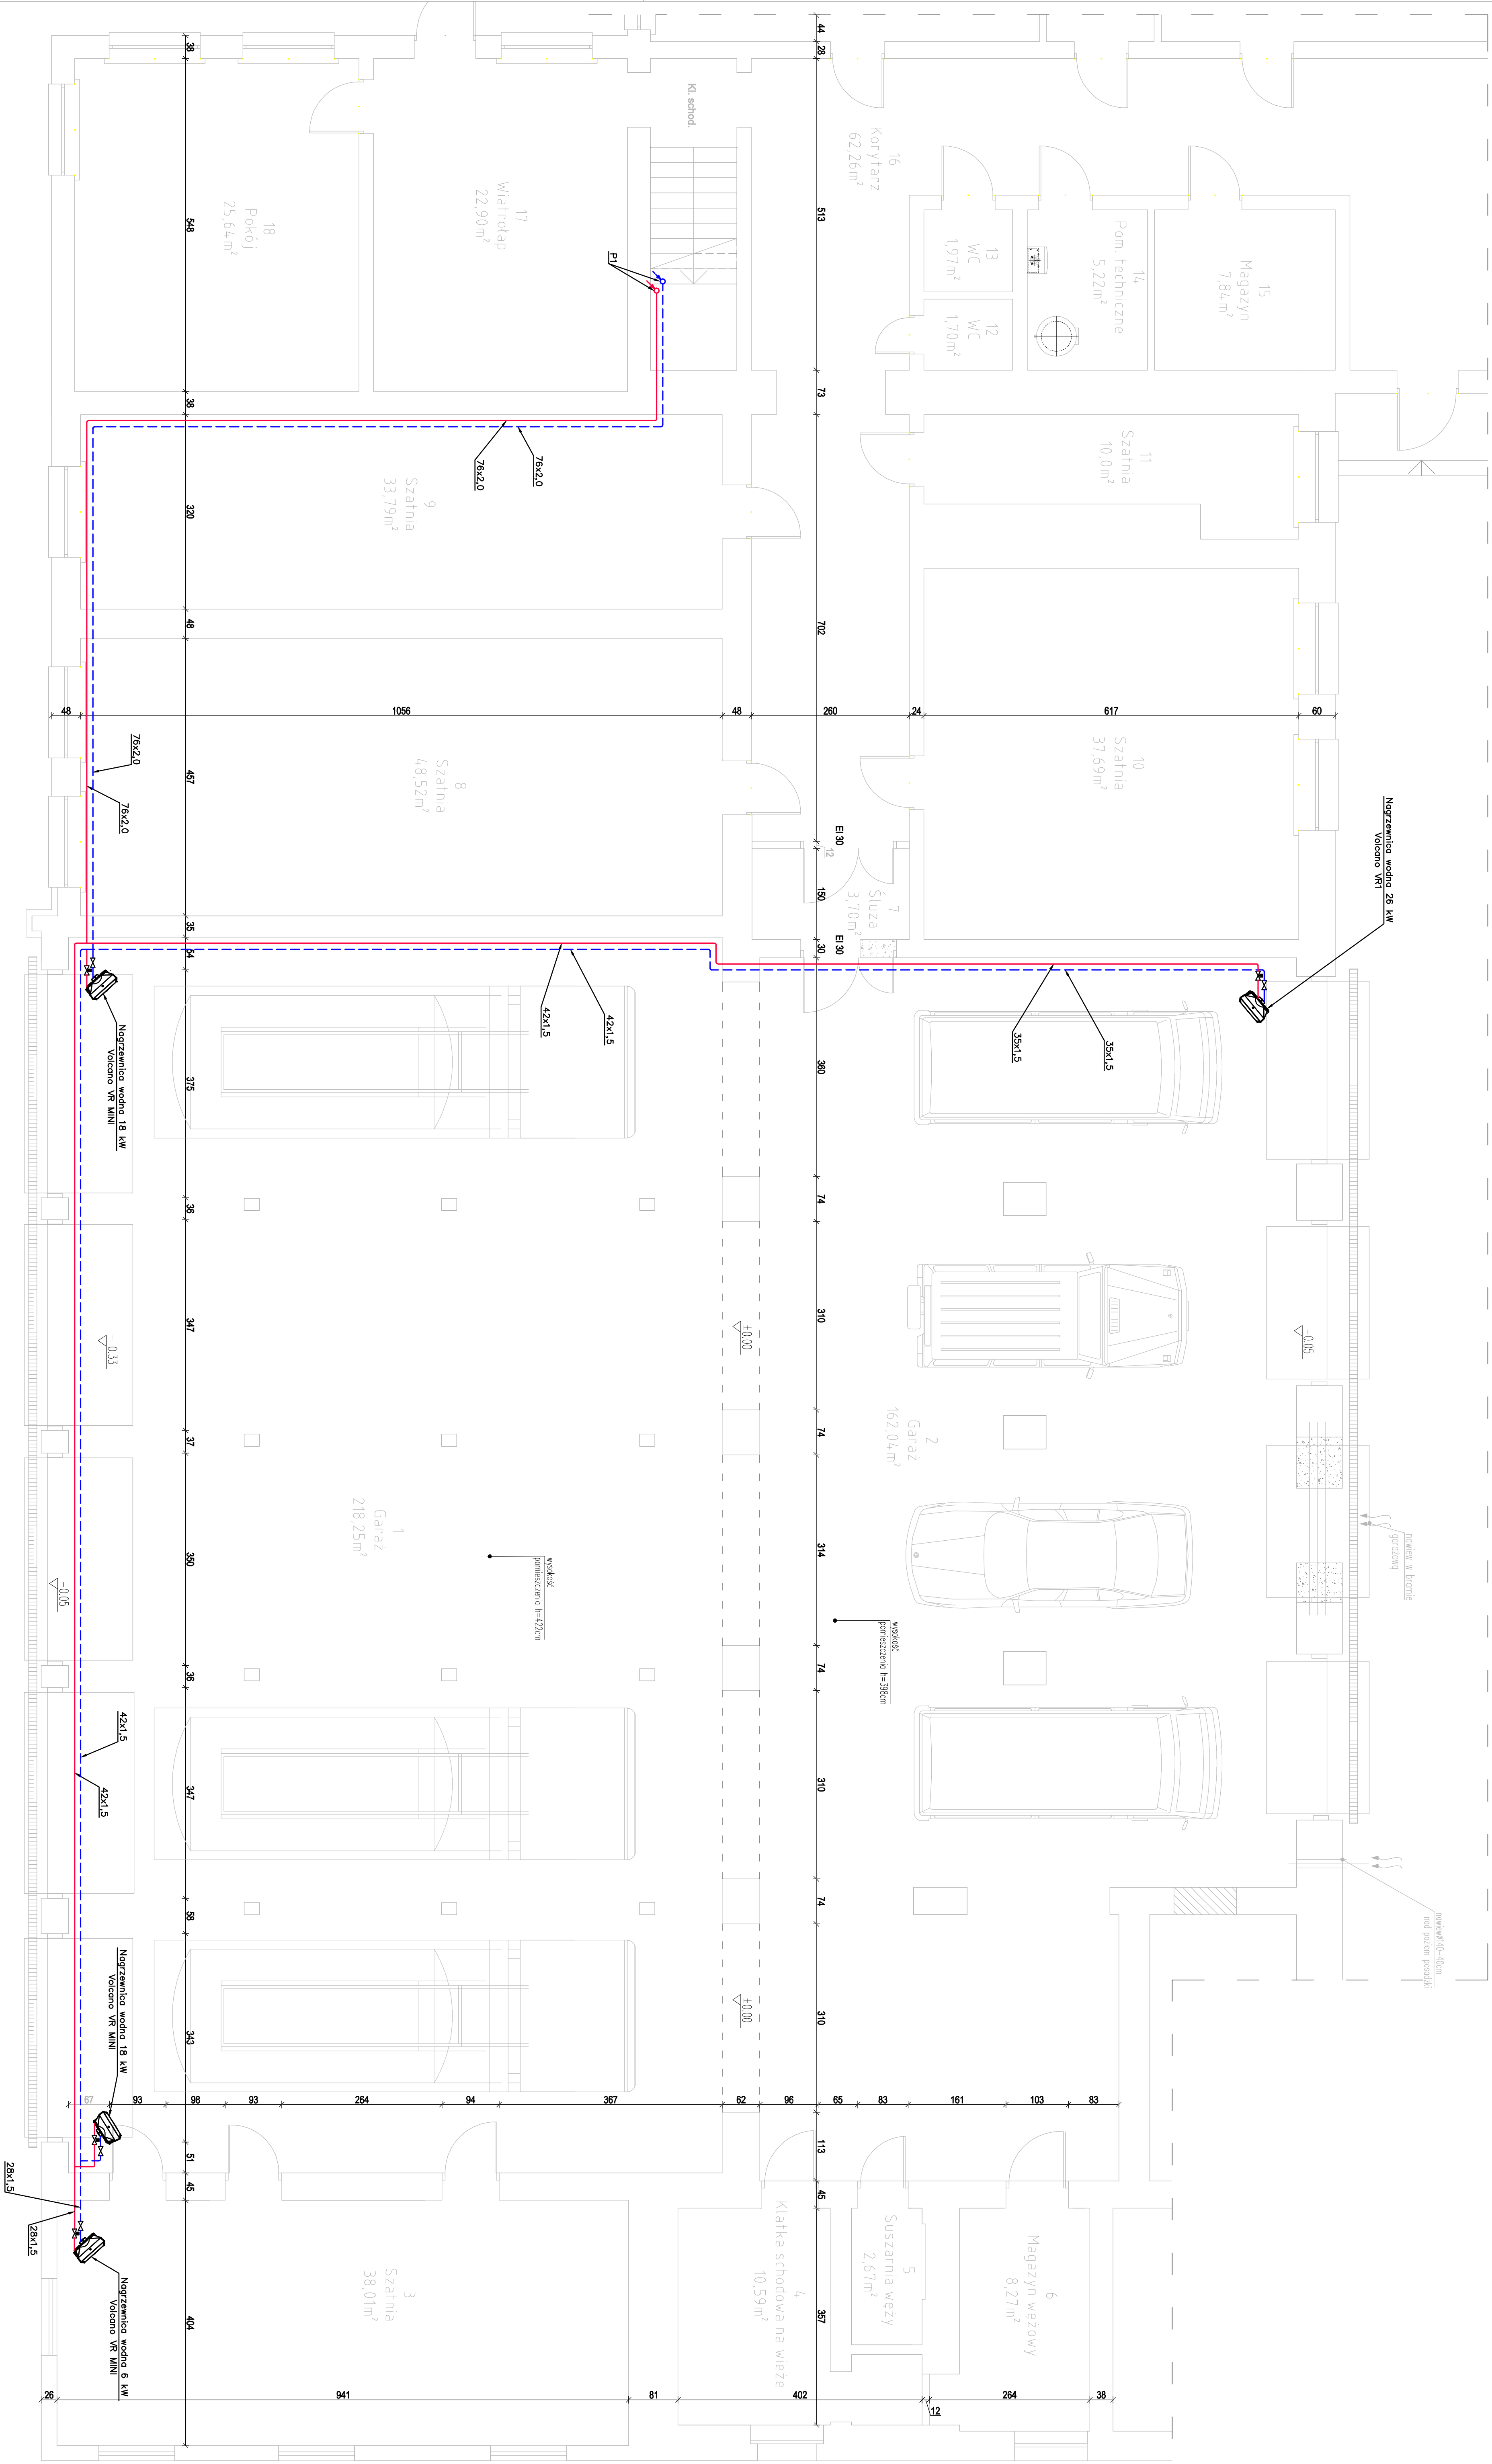

- OZNACZENIA:**
- Projektowana instalacja c.o. z rur stalowych SANHA them (zasilanie),
 - - - Projektowana instalacja c.o. z rur stalowych SANHA them (powrót),
 - DN 20 firmy Valbes
 - Proj. pion instalacji c.o. z rur stalowych SANHA them (zasilanie),
 - Proj. pion instalacji c.o. z rur stalowych SANHA them (powrót),

- OZNACZENIA:**
- Nagrzewnica wodna 18 kW firmy VTS model: Volcano VR MINI, 0,53A, 230V, 50Hz, moc silnika EC 0,095 kW,
 - Nagrzewnica wodna 26 kW firmy VTS model: Volcano VR1, 1,3A, 230V, 50Hz, moc silnika EC 0,25 kW,

UWAGA! Przejsia rur instalacji c.o. przez sciany wykonac w tulejach ochronnych.			
INWESTOR	KPPSP w Koszalinie ul. ks. Biskupskiego 5A 64-000 Koscalin	OBIEKT	Przebudowa garazu budynku KPPSP w Koszalinie
PROJEKTANT	mgr inż. Damian Kopuszewski nr upr. WKP/0386/ZOOS/11	TYTUŁ RYS.	Instalacja c.o.
PROJEKTANT	mgr inż. Aleksander Heller nr upr. 273/81/O	LOKALIZACJA	Gmina Koscalin, obręb Koscalin 64-000 Koscalin ul. ks. Biskupskiego 5A dz. nr 181/8
DATA 12.2017r.		SKALA 1:50	
Rzut parteru			