


MODUŁ A

MODUŁ B

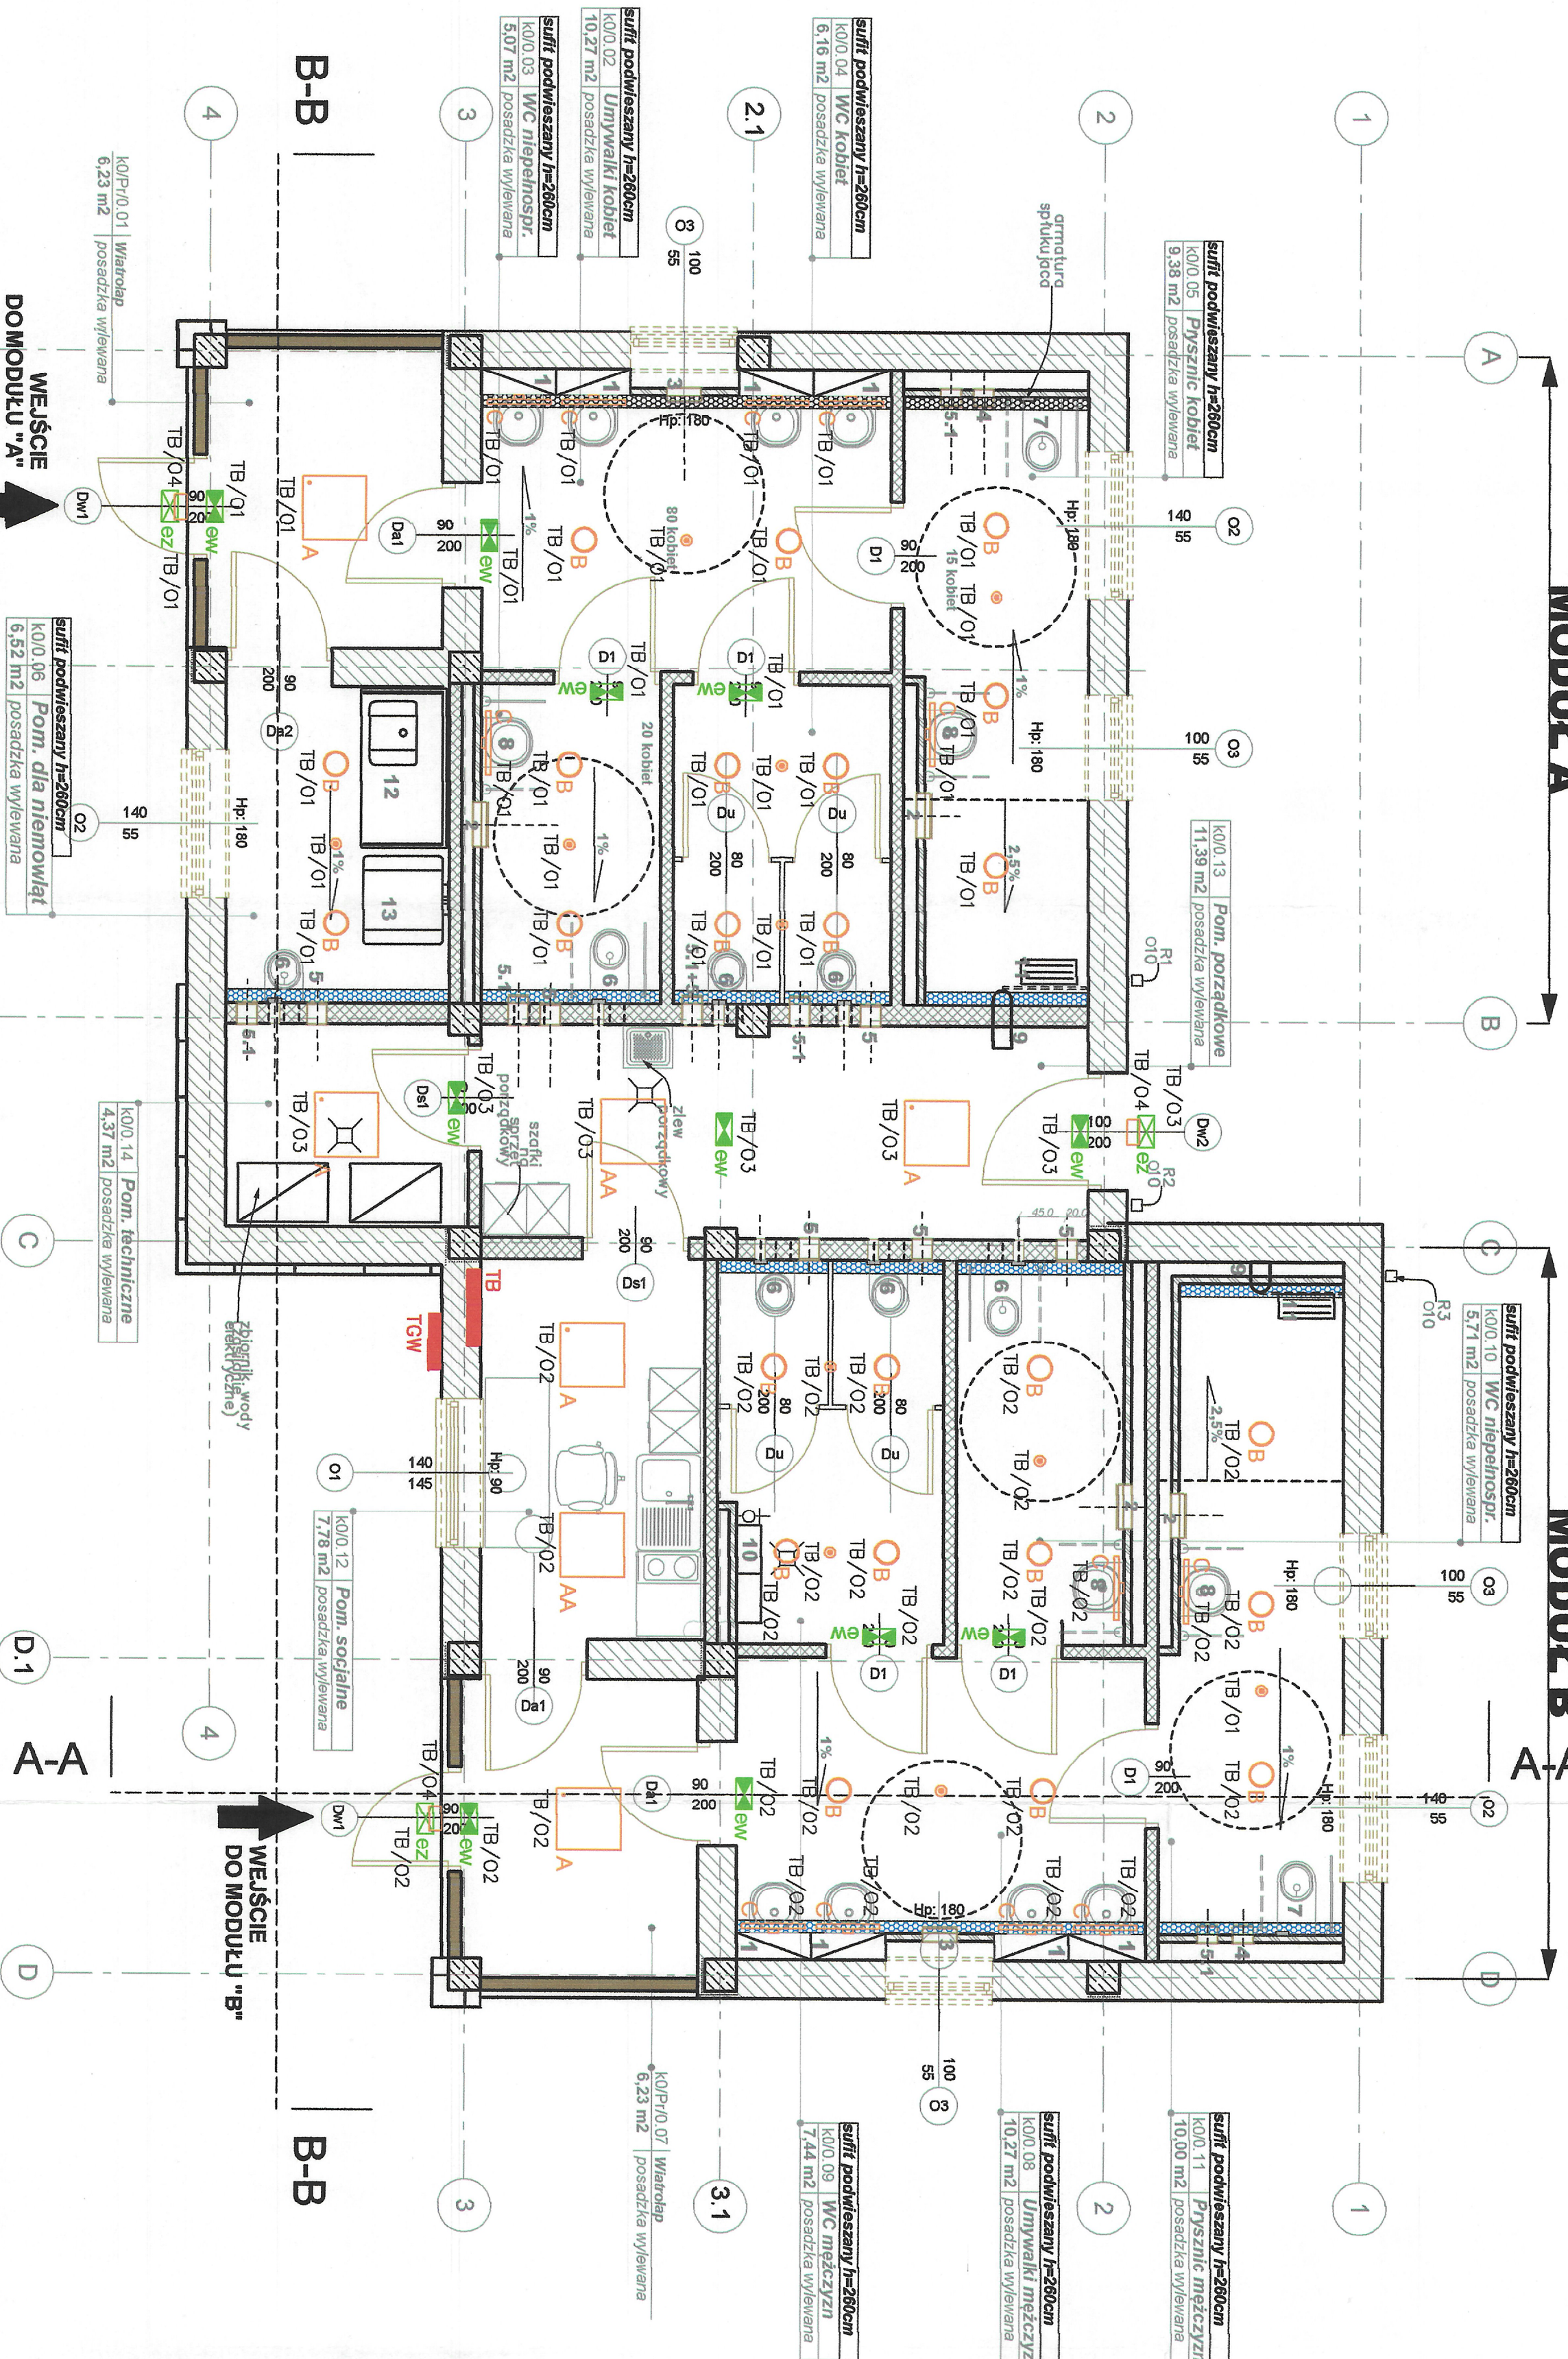

Numer	Nazwa strefy	Powierzchnia m2	Numer	Nazwa strefy	Powierzchnia m2
0.01	Wiatrołap	6.23	0.08	Umywalki męczyzn	10.27
0.02	Umywalki kobiet	10.27	0.09	WC męczyzn	7.44
0.03	WC niepełnospr. k.	5.07	0.10	WC niepełnospr. m.	5.71
0.04	WC kobiet	6.16	0.11	Prysznic męczyzn	10.00
0.05	Prysznic kobiet	9.38	0.12	Pom. socjalne	7.78
0.06	Pom. dla niemowląt	6.52	0.13	Pom. porządkowe	11.39
0.07	Wiatrołap	6.23	0.14	Pom. techniczne	4.37
			SUMA	106.82	(12.46)

LEGENDA:

- Oprawa typu A - Oprawa typu LED 41W, OPAL, 4340 lm, 106 lm/W, 4000K, IP 20, z wbudowanym czujnikiem ruchu.
- Oprawa typu A - Oprawa typu LED 41W, OPAL, 4340 lm, 106 lm/W, 4000K, IP 20.
- Oprawa typu B - Oprawa typu LED 16W, 1640 lm, 103 lm/W, 4000K, IP 44.
- Oprawa typu C - Oprawa typu LED kinkiet 19W, 1670 lm, 87 lm/W, 4000K, IP44.
- Czujnika 360 stopni
- Oprawa ewakuacyjna zewnętrzna typu LED 5W IP65
- Oprawa ewakuacyjna wewnętrzna z piktogramem typu LED 5W IP40 lub równoważna
- Oprawa typu LED IP66 6.5W lub równoważna
- Tablica bezpiecznikowa TB, IP44

INWESTOR

Skarb Państwa - Generalny Dyrektor Dróg Krajowych i Autostrad

WYKONAWCA

BUDIMEX S.A.

ul. Szwajc 40
01-060 Warszawa

JEDNOSTKA PROJEKTOWA

TRAKT

ul. Szwajc 40
01-060 Warszawa

ZAMIERZENIE INWESTYCYJNE

Projekt i budowa obwodnicy Brzozowa w ciągu S3 oraz dostosowanie drogi krajowej nr 3 do parametrów drogi ekspresowej na odcinku Brzozowo-Młkowo

ZADANIE

Budowa obwodnicy Brzozowa w ciągu S3 oraz budowa drogi krajowej nr 3 do parametrów drogi ekspresowej na odcinku Brzozowo-Młkowo

TOM I

ARCHITEKTURA, MOP Przybiernów Zachód. Toalei i elementy meble architektoniczne

TOM IX.14 - Budynki WC oraz obiekty meble architektoniczne - instalacje elektryczne

TYTUŁ RYSUNKU

RZUT PARTERU

INSTALACJA OŚWIETLENIA

FUNKCJA	INIE INŻYNIERSKO	BRANŻA/INŻYNIER UPRAWNIENI	PODSIS
GE. ARCHIT.	ing. inż. Leszek Tarnowski	Elektryczna / OP.03/10/PAC/03/07	
GE. ARCHIT.	ing. inż. Karol Wujko	Elektryczna / OP.03/10/PAC/03/07	
OPRACOWUJĄCY	inż. Anna Ojnik-Lisak		

SKALA

1:50

DATA

2018

STADIUM

PAB

BRANŻA

ELEKTRYCZNA

NR RYS.

1.2

RIE-1.1-PB.01

DO UWAGI

4. KONTAKTOWANIE (PR-72717)