

STAROSTWO POWIATOWE W LESZNIE  
Na podstawie art. 26 ust. 1 ustawy z dnia 17 maja 1983 r. - Prawo geodazy i kartografii  
(Dz.U. z 2005 r. Nr 240, poz. 2027 ze zm.) uzgodnione, ustalanie projektowanych sieci  
użytkowania terenu

Situacja: *Uzgodnienie, ktr. do S5 - zm. GN III.6630.280.2013*  
(wyszczególnienie uzgodnionych sieci użytkowania terenu)

Uzgodnienie ustalonych sieci użytkowania terenu (geodezyjnej inwentary-  
zacji, porównawczej przez jednostki urzędowe do wytyczania prac geodezyjnych,  
M. 10.10.2013, 10.10.2013, 10.10.2013, 10.10.2013, 10.10.2013, 10.10.2013,  
zobowiązani są do zapewnienia, że w ramach swoich kompetencji, w tym  
organizacji administracji architektonicznej, budowlanej, inżynierskiej, inżynierskiej,  
Uzgodnienie ustalonych projektowanych sieci użytkowania terenu, ustalonych przez zlecen-  
3 lat od dnia wydania opinii w sprawie uzgodnienia ustalonych projektowanych sieci  
inwentaryzacji, uzgodnienie przez wydział, o którym mowa w § 13 rozporządzenia Ministra  
rozwoju Regionalnego i Budownictwa z dnia 2 kwietnia 2011 r. w sprawie geodezyjnej ewidencji  
sieci użytkowania terenu oraz zasadów ustalania planu inwestycji projektowej (Dz.U. Nr 36, poz. 65).

Sigla: *GN III.6630.871.2013*  
Miejscowość: *Leszno, dn. 26.11.2013*


----- sieci uzgodnione protokołem nr GN III.6630.280.2013 z dnia 11 czerwca 2013 r.

XX sieć kanalizacji deszczowej oraz rurociąg światłowodowy, uzgodnione protokołem  
nr GN III.6630.280.2013z dnia 11 czerwca 2013 r., które podlegają zmianie

— nowy przebieg sieci kanalizacji deszczowej

- - - - - nowy przebieg rurociągu światłowodowego

LEGENDA

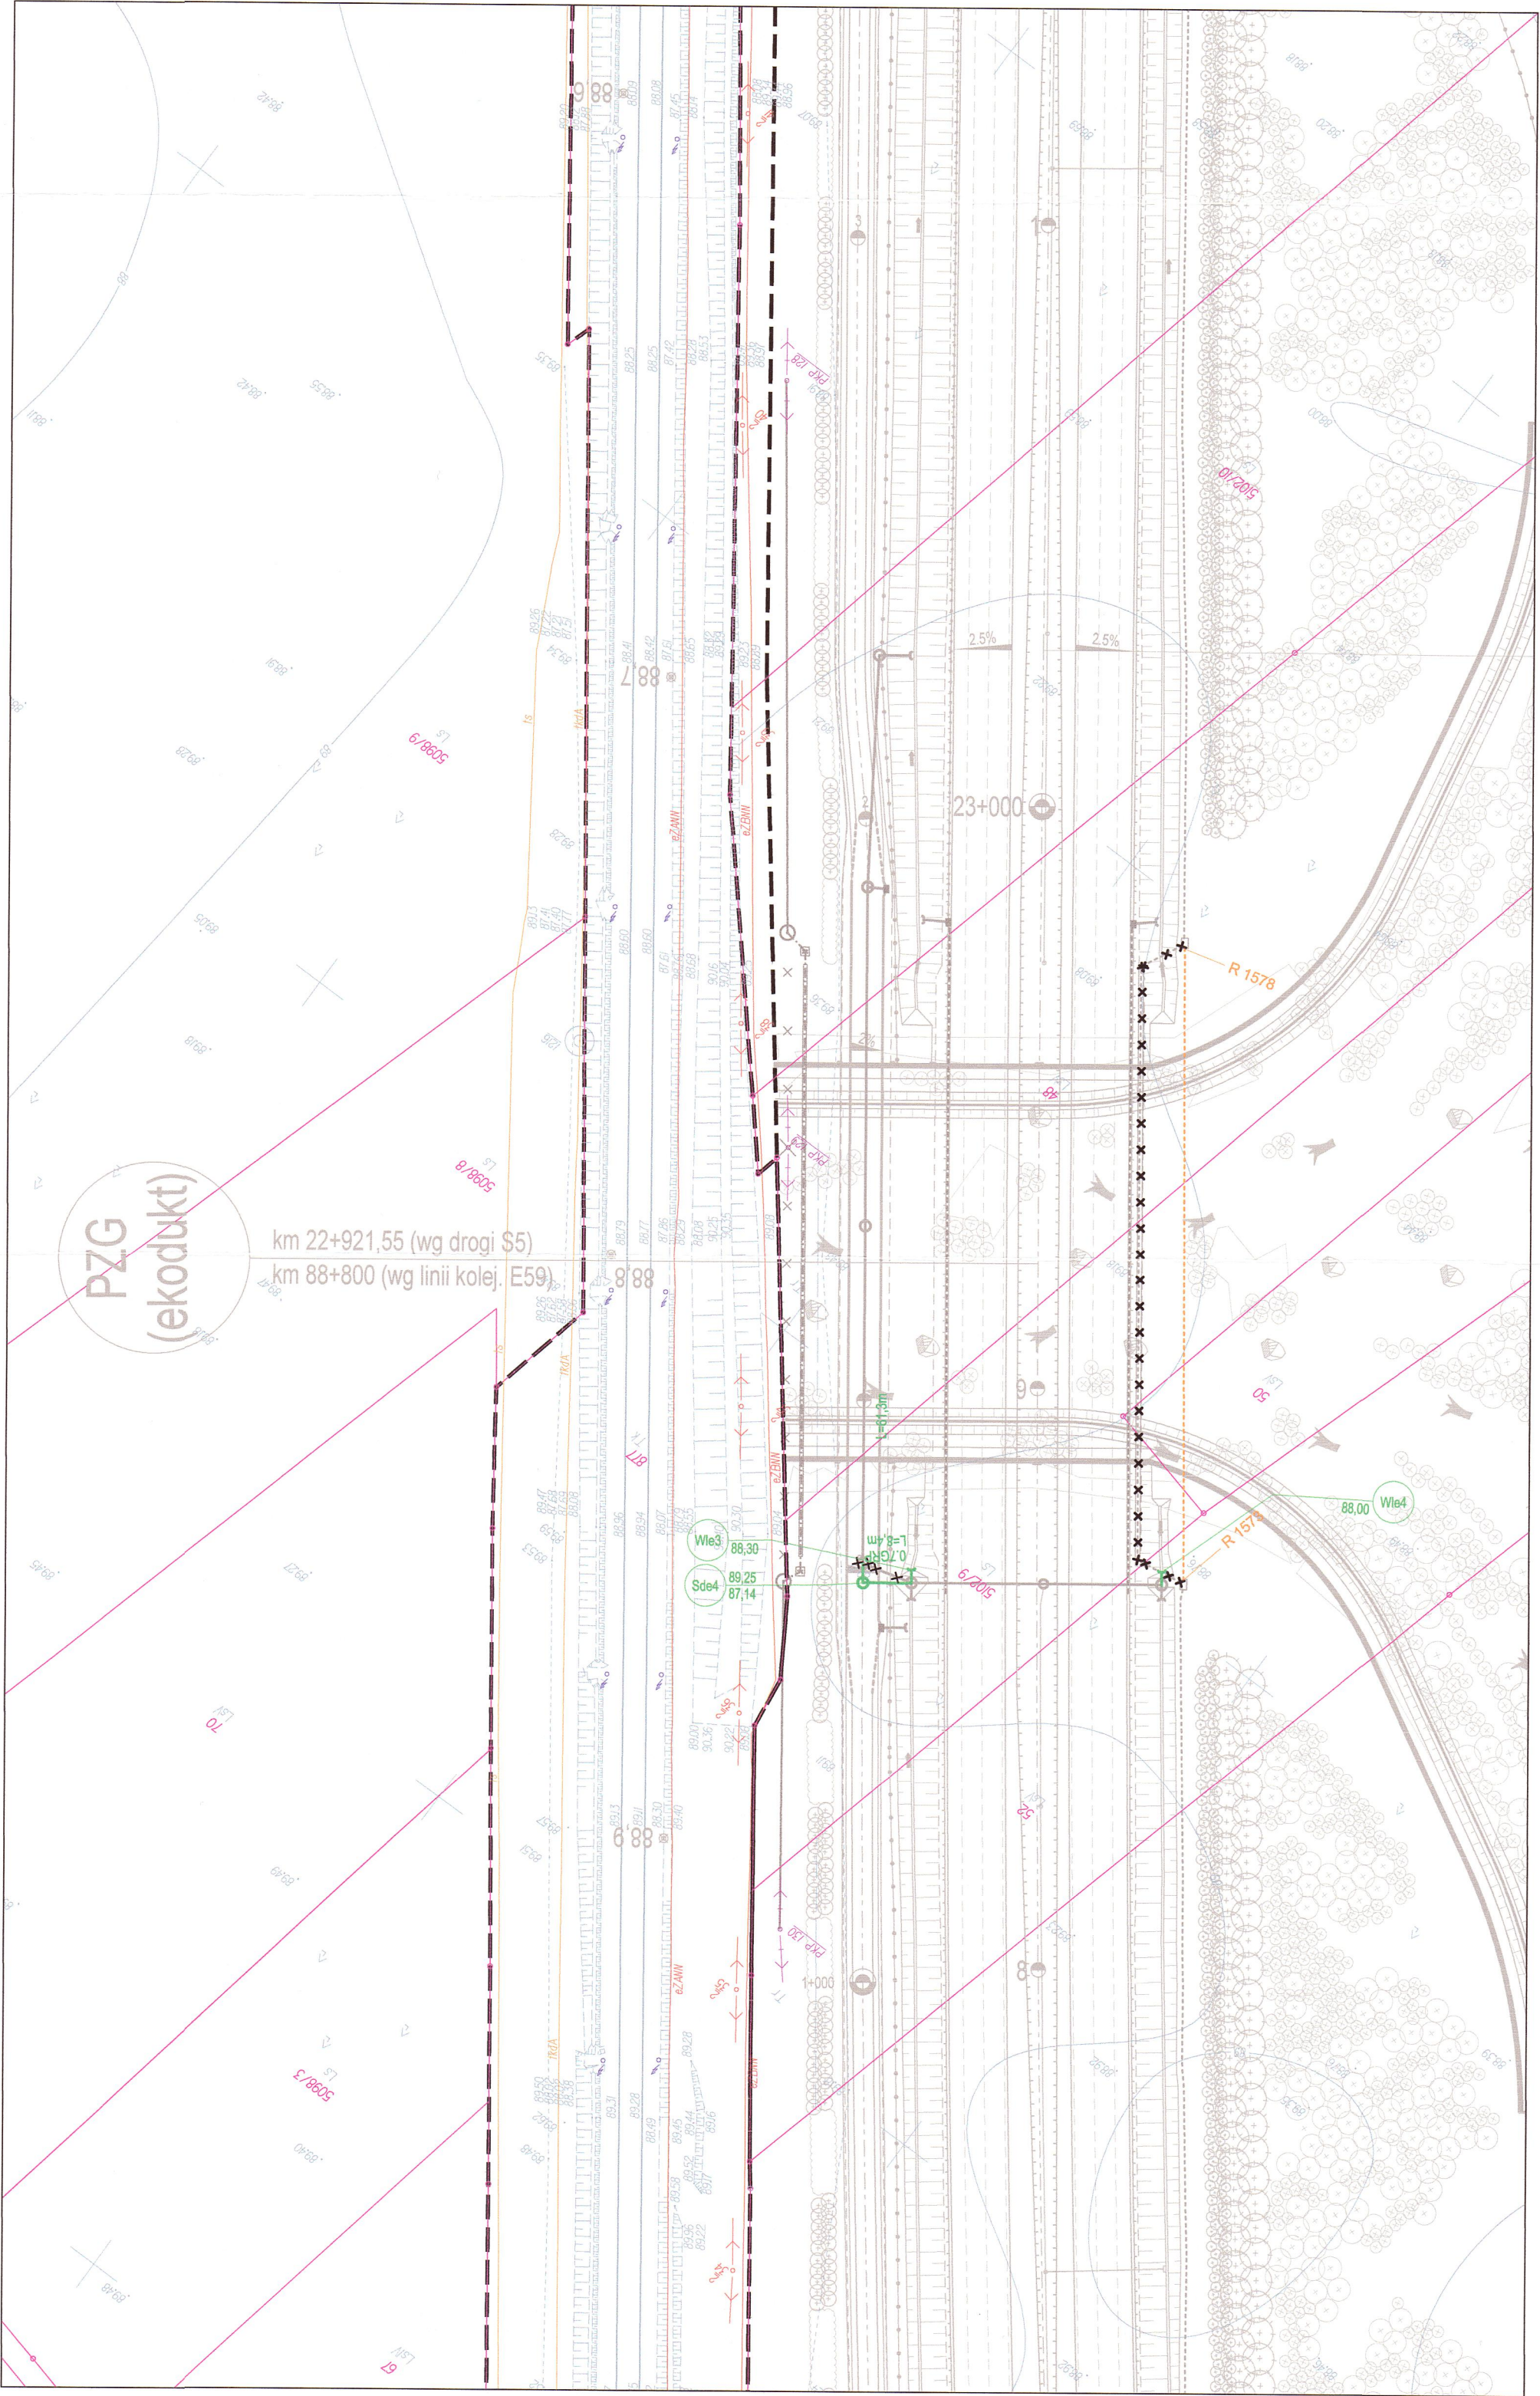

Inwestor / Zamawiający  
Generalna Dyrekcja Dróg Krajowych i Autostrad  
ul. Siemiradzkiego 5a  
60-763 Poznań

Jednostka projektowa  
URS Polska Sp. z o.o  
ul. Rejtana 17, 02-516 Warszawa  
Biuro we Wrocławiu ul. Klecińska 123, 54-413 Wrocław

Stadium Zadanie

PB Budowa drogi S5 Poznań - Wrocław,  
odcinek Radomicko - Kaczkowo

Nr tomu Nazwa tomu

01 Projekt zagospodarowania terenu

Branża Tytuł rysunku

Zbiorcza (Z) Plan sytuacyjny/Plansza zbiorcza  
od km 22+800 do 23+000

Stanowisko	Imię i nazwisko	Nr uprawnień	Podpis
Główny Projektant	mgr inż. Jacek Grabowski	13/00/DUW	
Projektant	mgr inż. Andrzej Walczak	72/DOŚ/06	
Sprawdzający	mgr inż. Marek Bacala	2/DOŚ/03	
Nr projektu PL1292	Skala 1:1000	Data 11.2013r.	Nr rys. 02-07

Stadium	Branża	Km	Nr obiektu	Nr tomu	Nr rysunku	Rewidacja
PB	Z	-	-	01	7/8	00