
 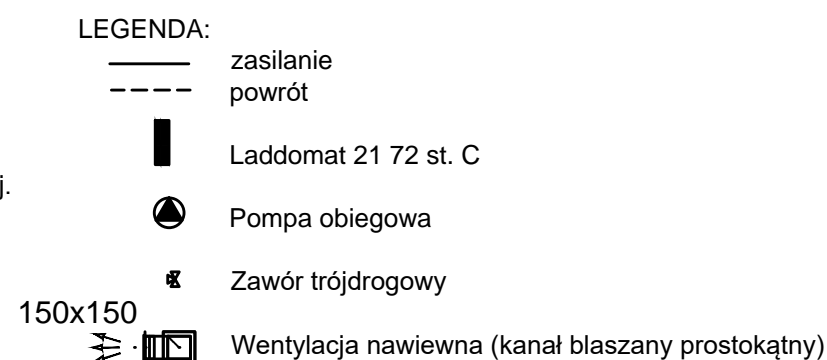


Uwaga:
Pod kotłem wykonać postument betonowy wys. 15 cm.
Przy wstawianiu bufora ciepła do pomieszczenia kotłowni zdjąć izolację.
Przewidzieć konieczność wymiany istn. zaworów na rozdzielaczu c.o.
W pomieszczeniu wykonać wentylację nawiewną.
Rozmieszczenie urządzeń dopasować do rozmiarów pomieszczenia i istn. instalacji.
Kocioł podłączyć do istn. kanału spalinowego.



		PRACOWNIA PROJEKTOWA 93-466 Łódź ul. Łódzka 2D tel. 516 707 649 tel. 664 967 719	
BRANŻA: Sanitarna		Nr rys. 1	
TREŚĆ OPRAWOWANIA: PROJEKT WYKONAWCZY MODERNIZACJI KOTŁOWNI NA PALIWO STAŁE DLA BUDYNKU MIESZKOWY PRZY UL. ROZRYKOWEJ 1 W GROTNIKACH		DATA: 07.2022	
INWESTOR: Nadleśnictwo Grotniki 95-100 Zgierz, ul. Ogrodnicza 6/8		ADRES INWESTYCJI: 95-073 Grotniki ul. Rozrykowska 1 dz.nr291/6 obr. Lućmierz-Las	
NAZWA RYSUNKU: Rzut pomieszczenia kotłowni		SKALA: 1:50	
PROJEKTANT: mgr inż. Arkadiusz Fryze upr. bud. ŁÓD/3503/PWBS/18		PODPIS: OPRACOWAŁ: mgr inż. Przemysław Wygębski upr. bud. ŁÓD/4182/PWBS/20	