



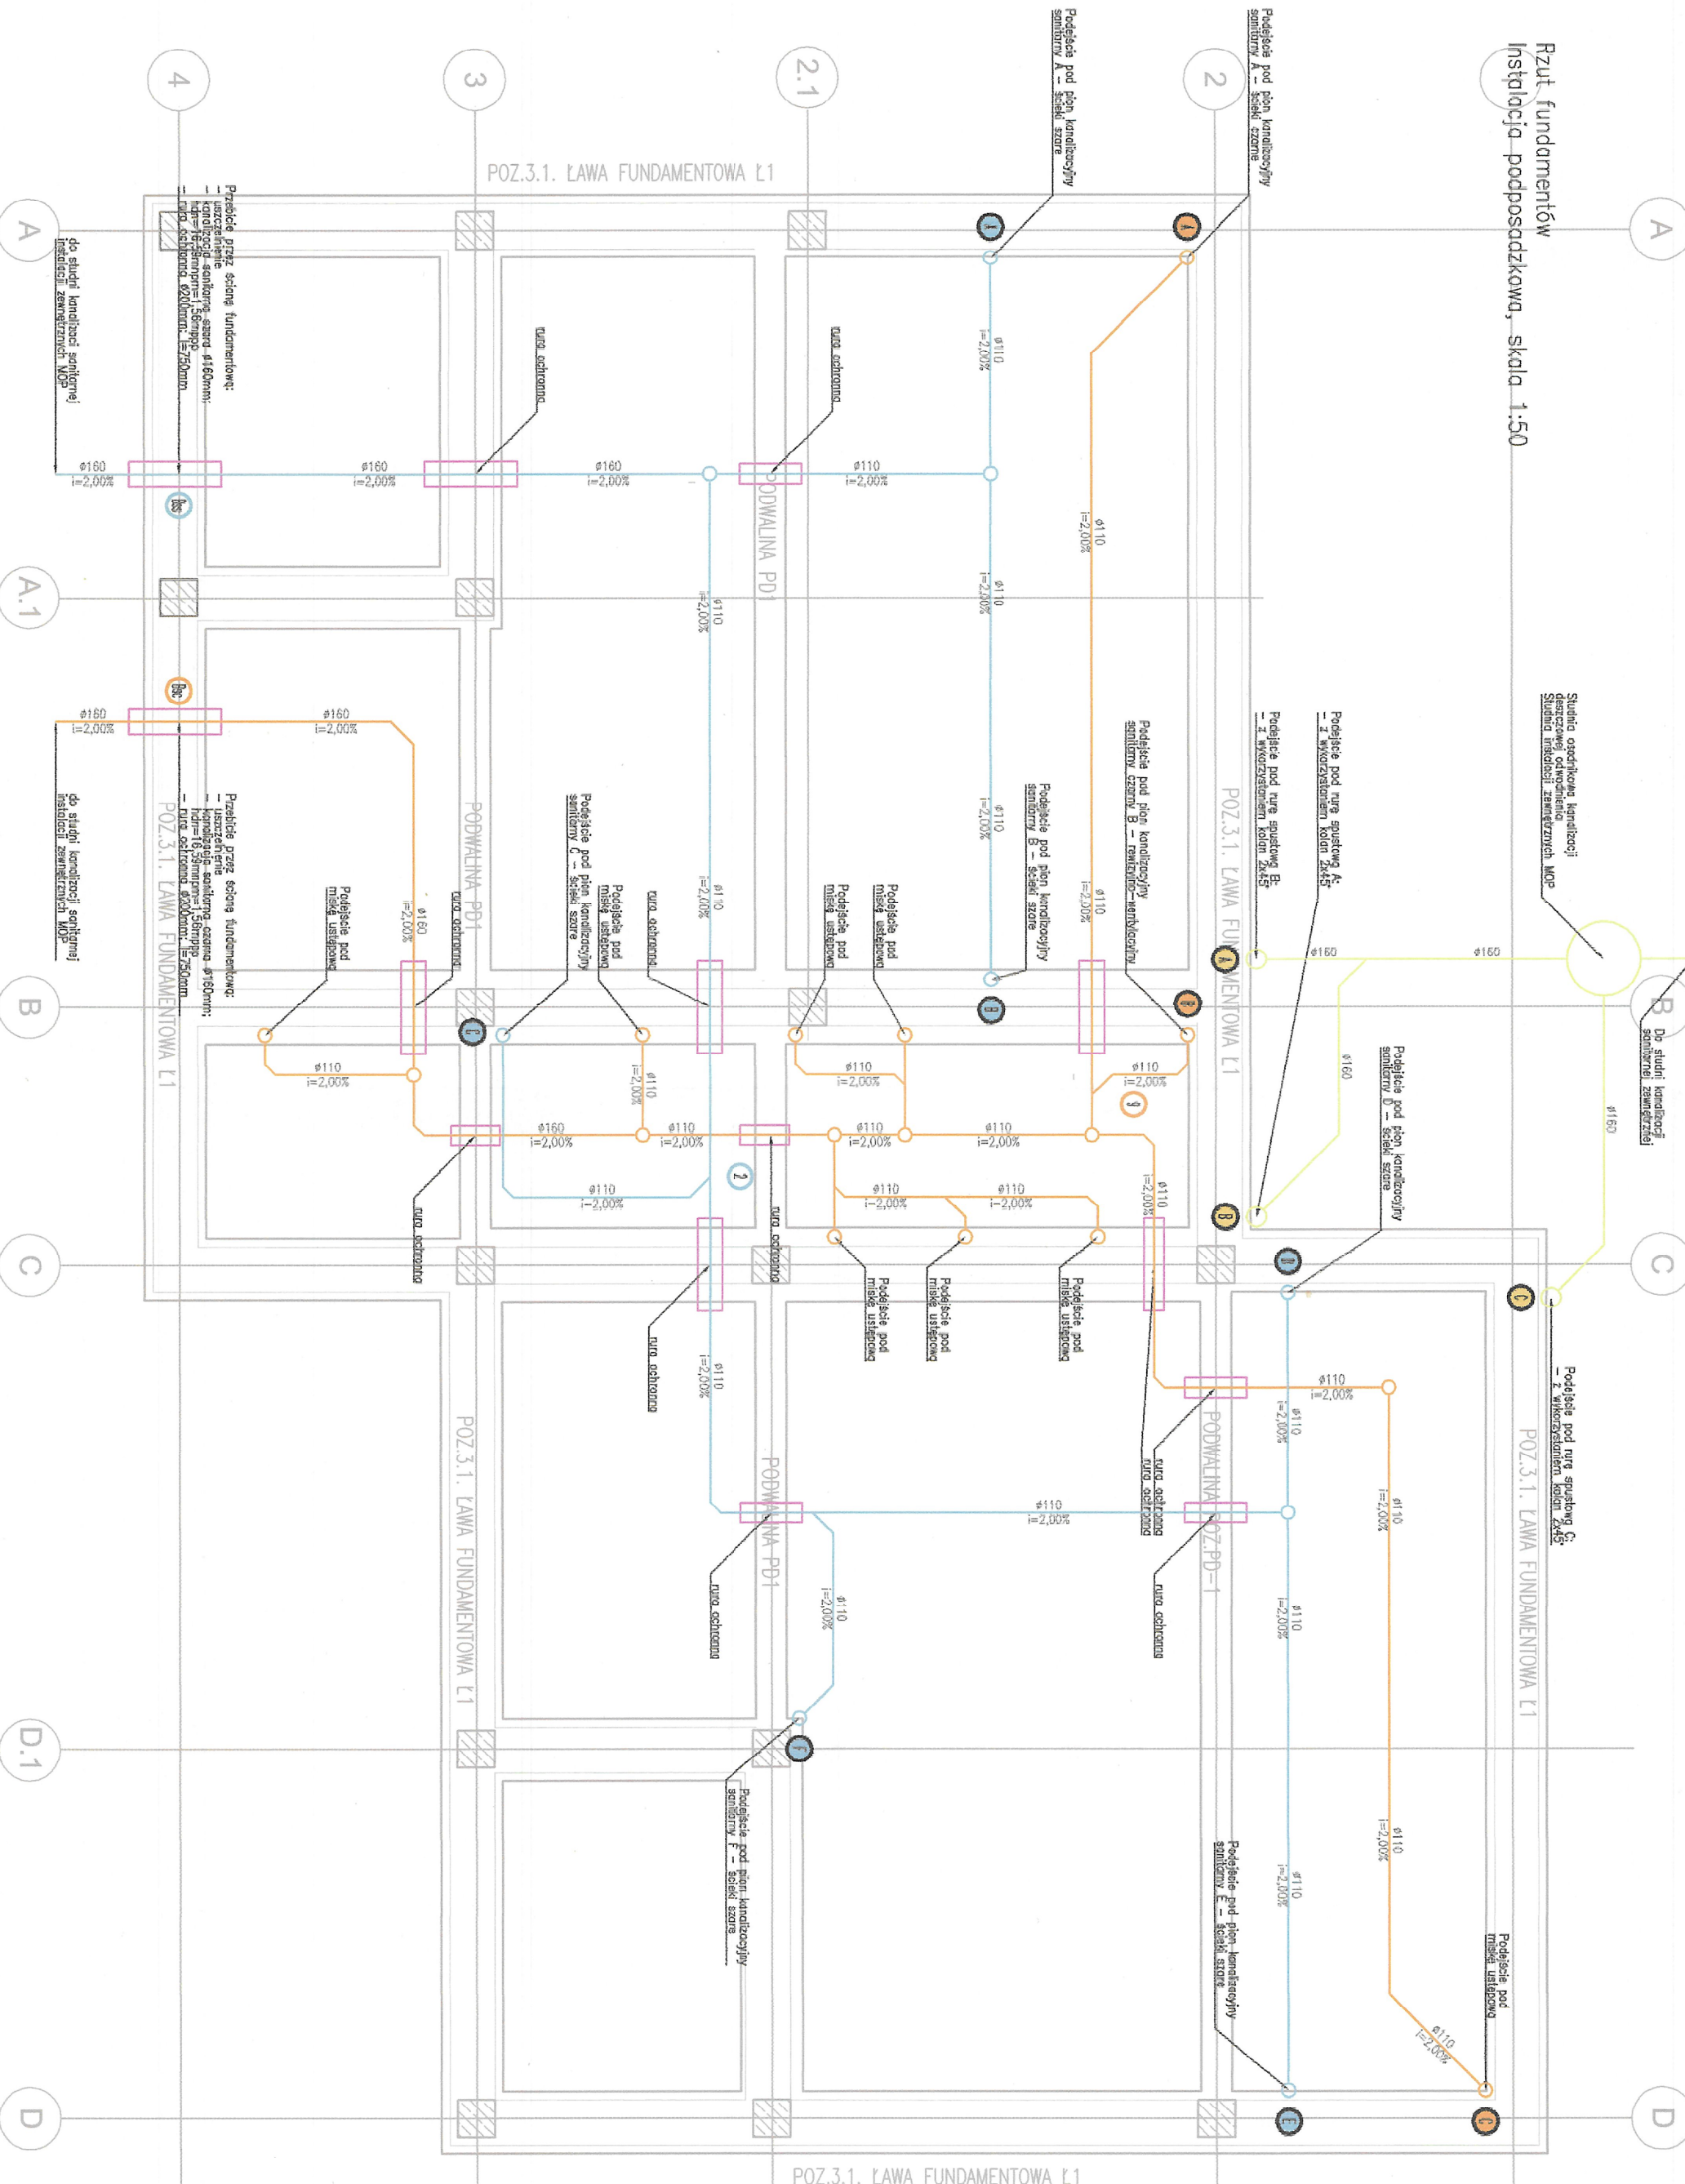

Rzut fundamentów  
Instalacja podposadzkowa, skala 1:50

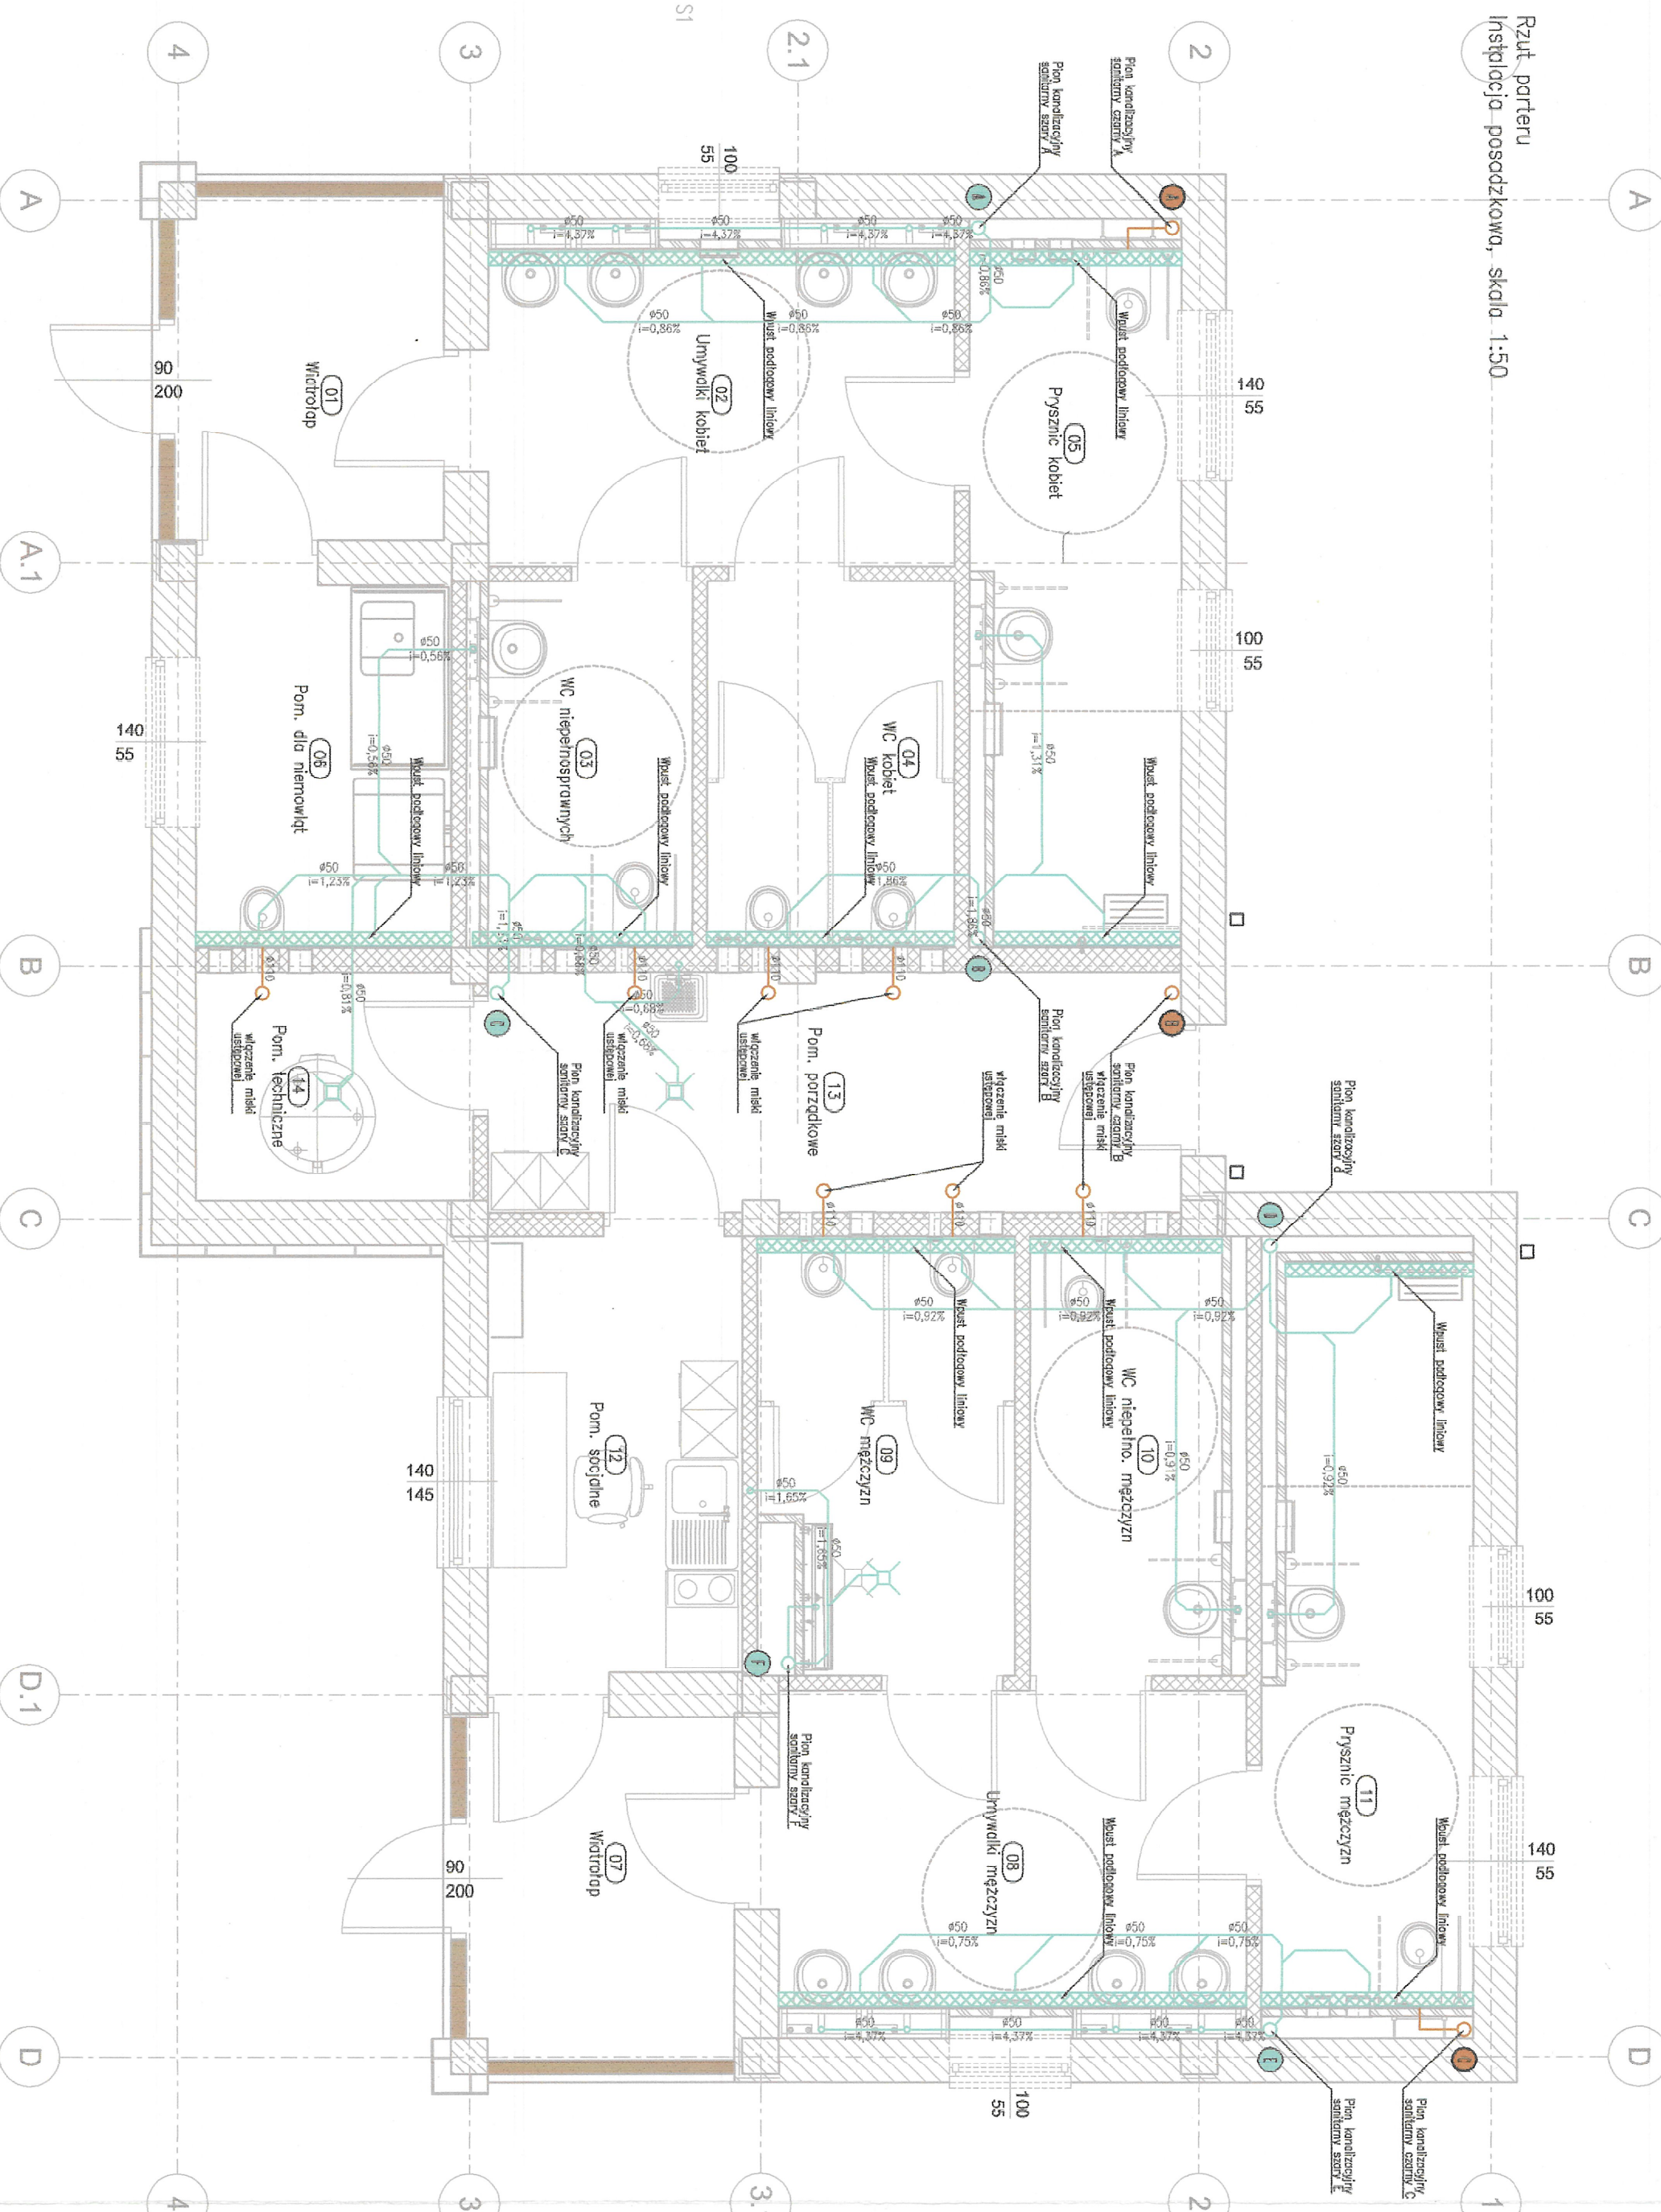

Rzut parteru  
Instalacja posadzkowa, skala 1:50



INWESTOR		Shab Przystań - Generalny Dyrektor Drogi Krajowych i Autostrad reprezentowany przez Generalną Dyрекcję Drog Krajowych i Autostrad Oddział w Szczecinie al. Bohaterów Warszawy 33, 70-340 Szczecin	
MKN SKANICA			
BUDIMEX S.A. ul. Włocławek 1 01-640 Warszawa			
JEDYNOŚCIA PROJEKTOWA			
ZAMIERZENIE INWESTYCyjNE		 <b>budimex</b> S.A. ul. Szanińskiego 40, 01-640 Warszawa tel. 22 629 70 00, fax 22 629 70 04	
PROJEKT I budowa obwodnicy Brzozowa w ciągu S3 oraz dostosowanie drogi krajowej nr 3 do parametrów drogi ekspresyjnej na odcinku Brzozowa-Milekowo			
ZADANIE	Budowa obwodnicy Brzozowa w ciągu S3 oraz rozbudowa drogi krajowej nr 3 do parametrów drogi ekspresyjnej na odcinku Brzozowa-Milekowo		
TOM:	TOM IX.1 - PROJEKT ARCHYTEKTONICZNO - BUDOWLANY ARCHITECTURA MOP Przybiernow załadki. Toalety i elementy małej architektury Tom IX.1.3 - Budynki WC oraz obiekt małej architektury - cząść instalacje sanitarne		
TYTUŁ RYSUNKU	RZUT FUNDAMENTOWY I PARTIURU INSTALACJA KANALIZACJI		
FUNKCJA	MIEJSCOWISKO	BRANŻA/ZMIENIR UPRAWNIEN	PODPIS
PROJEKTANT	mjr inż. Semyra Flechcia	Instalacyjna / 193594	
PRZEGLĄDOWCA	mjr inż. Adam Stehlik	Instalacyjna / SLUK454PKW012	
OPRACOWUJĄCY	mjr inż. Bartosz Chlebek		
OPRACOWUJĄCY	mjr inż. Jan Jasicki		
Nr UMOWY	SZLAK	DATA	STRODUJ
WZKRESZEN	PAB	BRANZA	INST. SANITARNE
nr rys.			