

MAPA DO CELÓW PROJEKTOWYCH
SKALA 1:500

Układ odniesienia: PL-ETRF89, układ wsp. płaskich PL-2000 strefa 6 (18°), układ wys.: PL-EVRF 2007-NH

Sekcje mapy: 6.192.23.03.1.16.193.23.03.3.16.193.23.03.1.16.193.23.03.1.2.16.193.23.03.1.4
Niniejsza mapa została wykonana bez ustaleń obciążeń dotyczących służebności gruntowych.


ID ZCŁ. GOD.6640.1295.2023

Stan na dzień 05.04.2023r.

Nie wyklucza się istnienia w terenie innych, nie wykazanych na niniejszej mapie, urządzeń podziemnych, które nie zostały zgłoszone do inwentaryzacji lub o których brak jest informacji w instytucjach branżowych.

Oświadczam, że opierałem się na danych technicznych zawierających rezultaty prac geodezyjnych, w wyniku których powstał niniejszy dokument, uzyskałem pozytywny wynik weryfikacji, które nie zostały zgłoszone do inwentaryzacji lub o których brak jest informacji w instytucjach branżowych.	GOD.6640.1295.2023
Originator danych geodezyjnych	Starosta toruński Ul. Towarowa 4-6 87-100 Toruń
Wykonawca prac geodezyjnych	Urząd geodezyjny Gminy ul. Toruńska 33, 86-260 Ustulaw NIP 8751431070, REGON 365135102
Nr oraz data sporządzenia dokumentu zawierającego wyniki pozytywną weryfikacji	GOD.6640.1295.2023.49106 Z dnia 17.04.2023
Imię i nazwisko oraz nr uprawnień zawodowych kierownika prac.	Lukasz Szpak Nr upr. 21921

Dokument
podpisany przez
Lukasz Adam Szpak
Data: 2023.04.19
12:21:35 CET

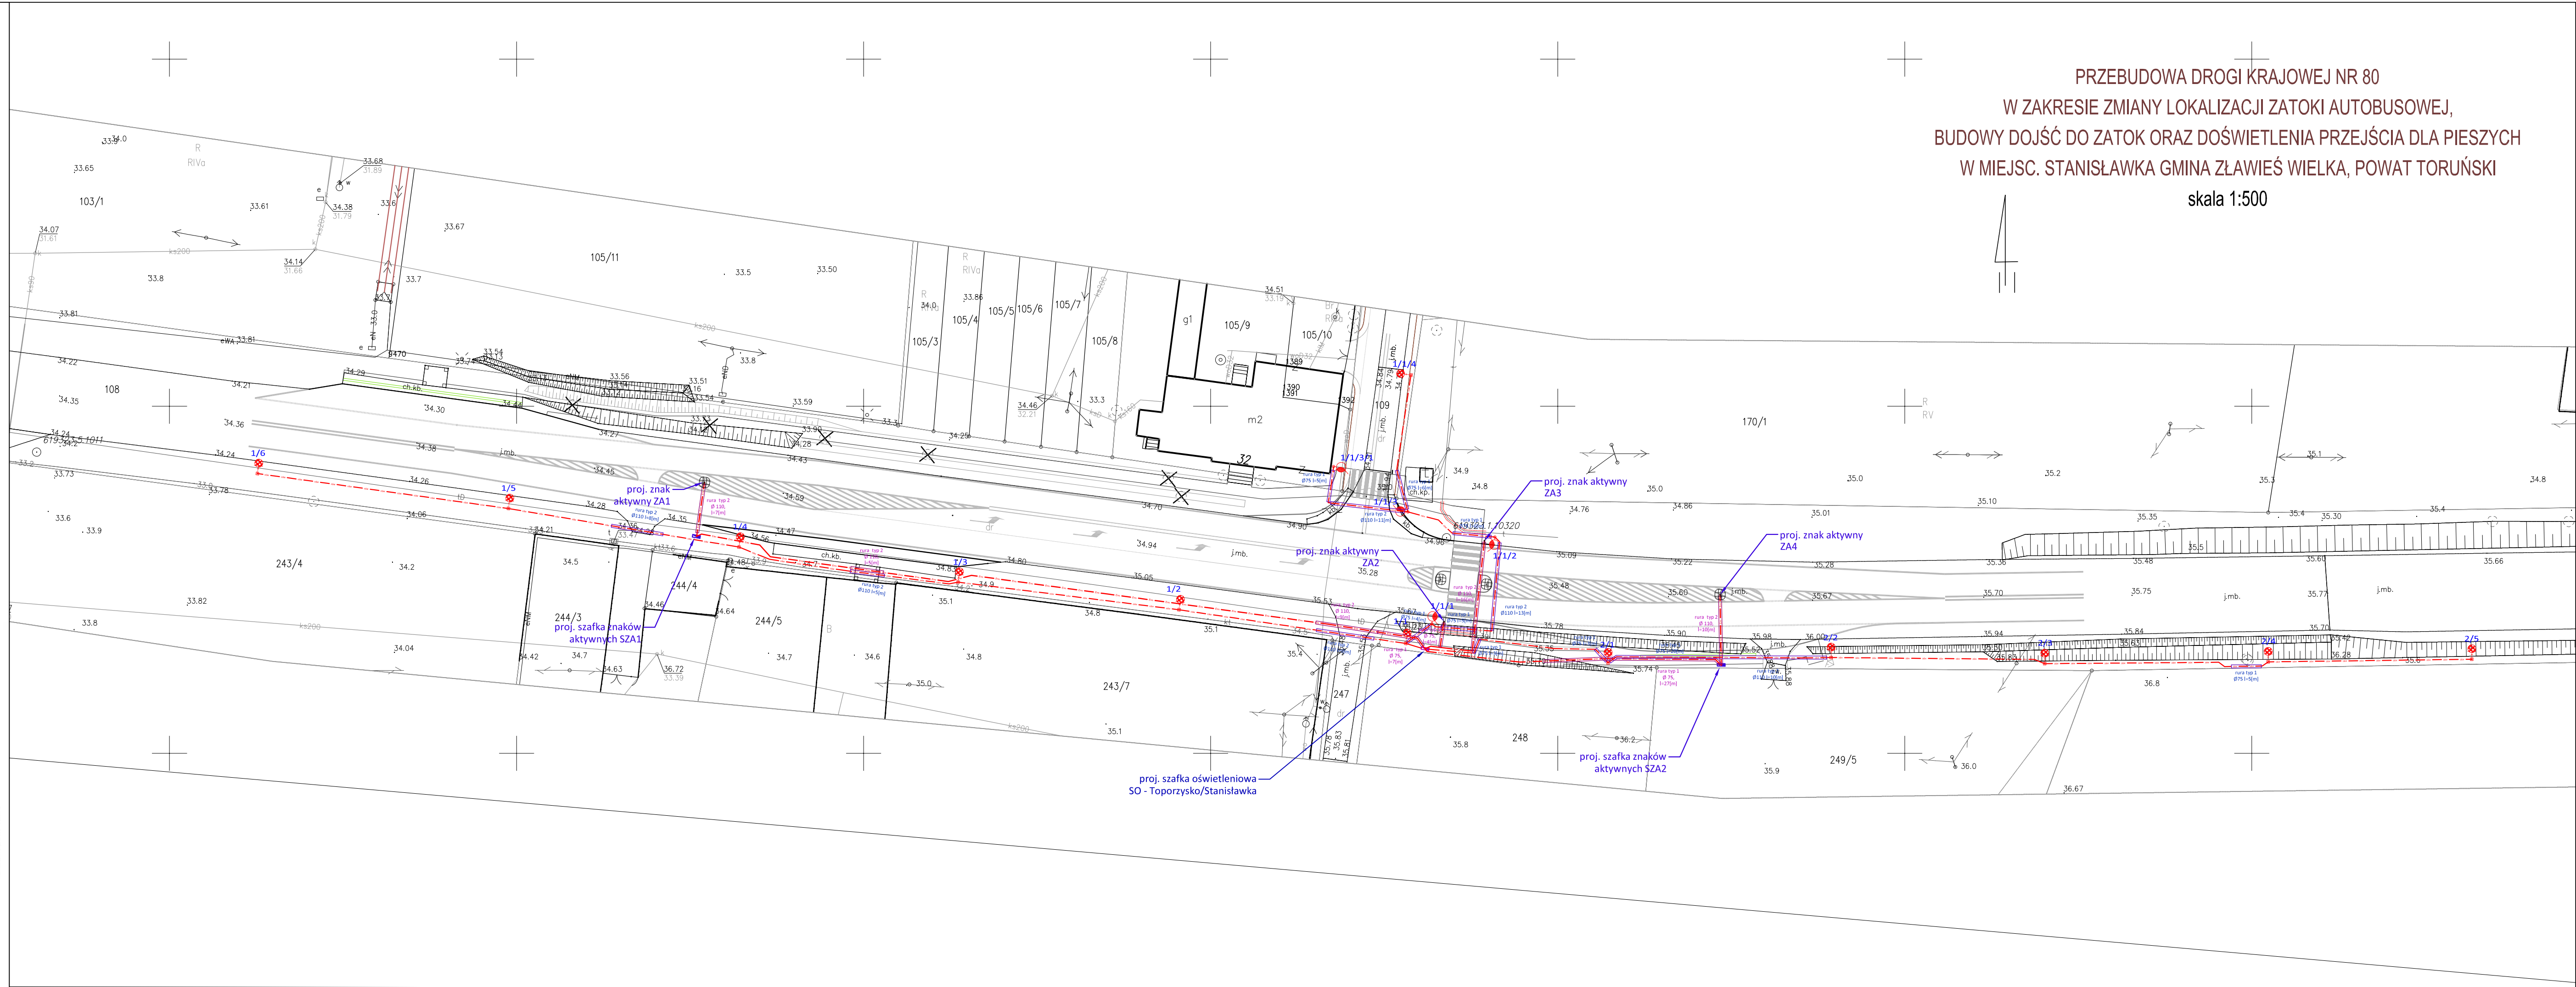

- LEGENDA:
- proj. słup oświetleniowy 8[m] z wysięgnikiem i oprawą LED
 - proj. słup doświetlenia przejść dla pieszych
 - proj. linia kablowa oświetleniowa
 - proj. rury osłonowe dla kabli oświetleniowych
 - proj. szafka pomiarowa - wg. oddzielnego opracowania)
 - proj. szafka oświetleniowa
 - proj. rozdzielnica i szafka znaków aktywnych
 - proj. linia kablowa elektroenergetyczna nn
 - proj. rury osłonowe dla kabli elektroenergetycznych

Typy rur:
1 - dwusłenne, karbowane rury do ochrony kabli posiadające karbowaną ściankę zewnętrzną i gładką ściankę wewnętrzną. Przeznaczone do stosowania tylko w wykopach otwartych, odporność na ściskanie L250, sztywność obwodowa 5 [kN/m²] Ø50[mm], Ø75[mm],
2 - grubościenna, gładka rura osłonowa przystosowana do układania pod drogami, jezdniami, przy przewiertach sterowanych Ø110[mm], Ø160[mm] odporność na ściskanie N750, sztywność obwodowa 14 [kN/m²]
3 - dzielone rury osłonowe do kabli, do ochrony istniejących kabli oraz do naprawy uszkodzonych kanalizacji kablowych, stosowane pod drogami, ulicami i torowiskami, sztywność obwodowa SN wg PN-EN ISO-9969:1977 – 10 [kN/m²] Ø110[mm], Ø160[mm].

Za zgodność z oryginałem mapy do celów projektowych
projektant: Przemysław Procek

skala 1:500

JEDN. PROJEKTOWA:		P.H.U. Melpojekt Kajetan Semrau ul. Emilianowska 2, 85-141 Bydgoszcz	
INWESTOR:		Gmina Zławies Wielka ul. Handlowa 7, 87-134 Zławies Wielka	GDDKIA O/Bydgoszcz 85-085 Bydgoszcz, ul. Fordońska 6
NAZWA CAŁEGO ZAMIERZENIA BUDOWLANEGO: PRZEBUDOWA DROGI KRAJOWEJ NR 80 W ZAKRESIE ZMIANY LOKALIZACJI ZATOKI AUTOBUSOWEJ, BUDOWY DOJŚĆ DO ZATOK ORAZ DOŚWIECZENIA PRZEJŚCIA DLA PIESZYCH W MIEJSC. STANISŁAWKA GMINA ZŁAWIES WIELKA, POWAT TORUŃSKI			
ZAKRES ZGŁOSZENIA: PRZEBUDOWA DROGI KRAJOWEJ NR 80 W ZAKRESIE DOŚWIECZENIA PRZEJŚCIA DLA PIESZYCH WRAZ ZE STREFAMI PRZEJŚCIOWYMI			
ADRES INWESTYCJI: Stanisławka, Gmina Zławies Wielka, powiat toruński, woj. kujawsko-pomorskie działki nr 109, 105/9, 170/1 obr. 0014 Toporzysko			
TYTUŁ RYSUNKU:		PROJEKT ZAGOSPODAROWANIA TERENU	SKALA: 1:500 REWIZJA:
PROJEKTANT:		IMIE I NAZWISKO Inż. Przemysław Procek	NR UPRAWNIEN KUP/0179/PCOE/04
SPRAWDZAJĄCY		PODPIS	
ELEMENT:	BRANŻA:	DATA:	NR RYSUNKU:
PB/PW	ELEKTRYCZNA	06.2024 r.	1