


ZAKRES ROBÓT DOTYCZĄCY KANALIZACJI SANITARNEJ  
OBJĘTY OPRACOWANIEM

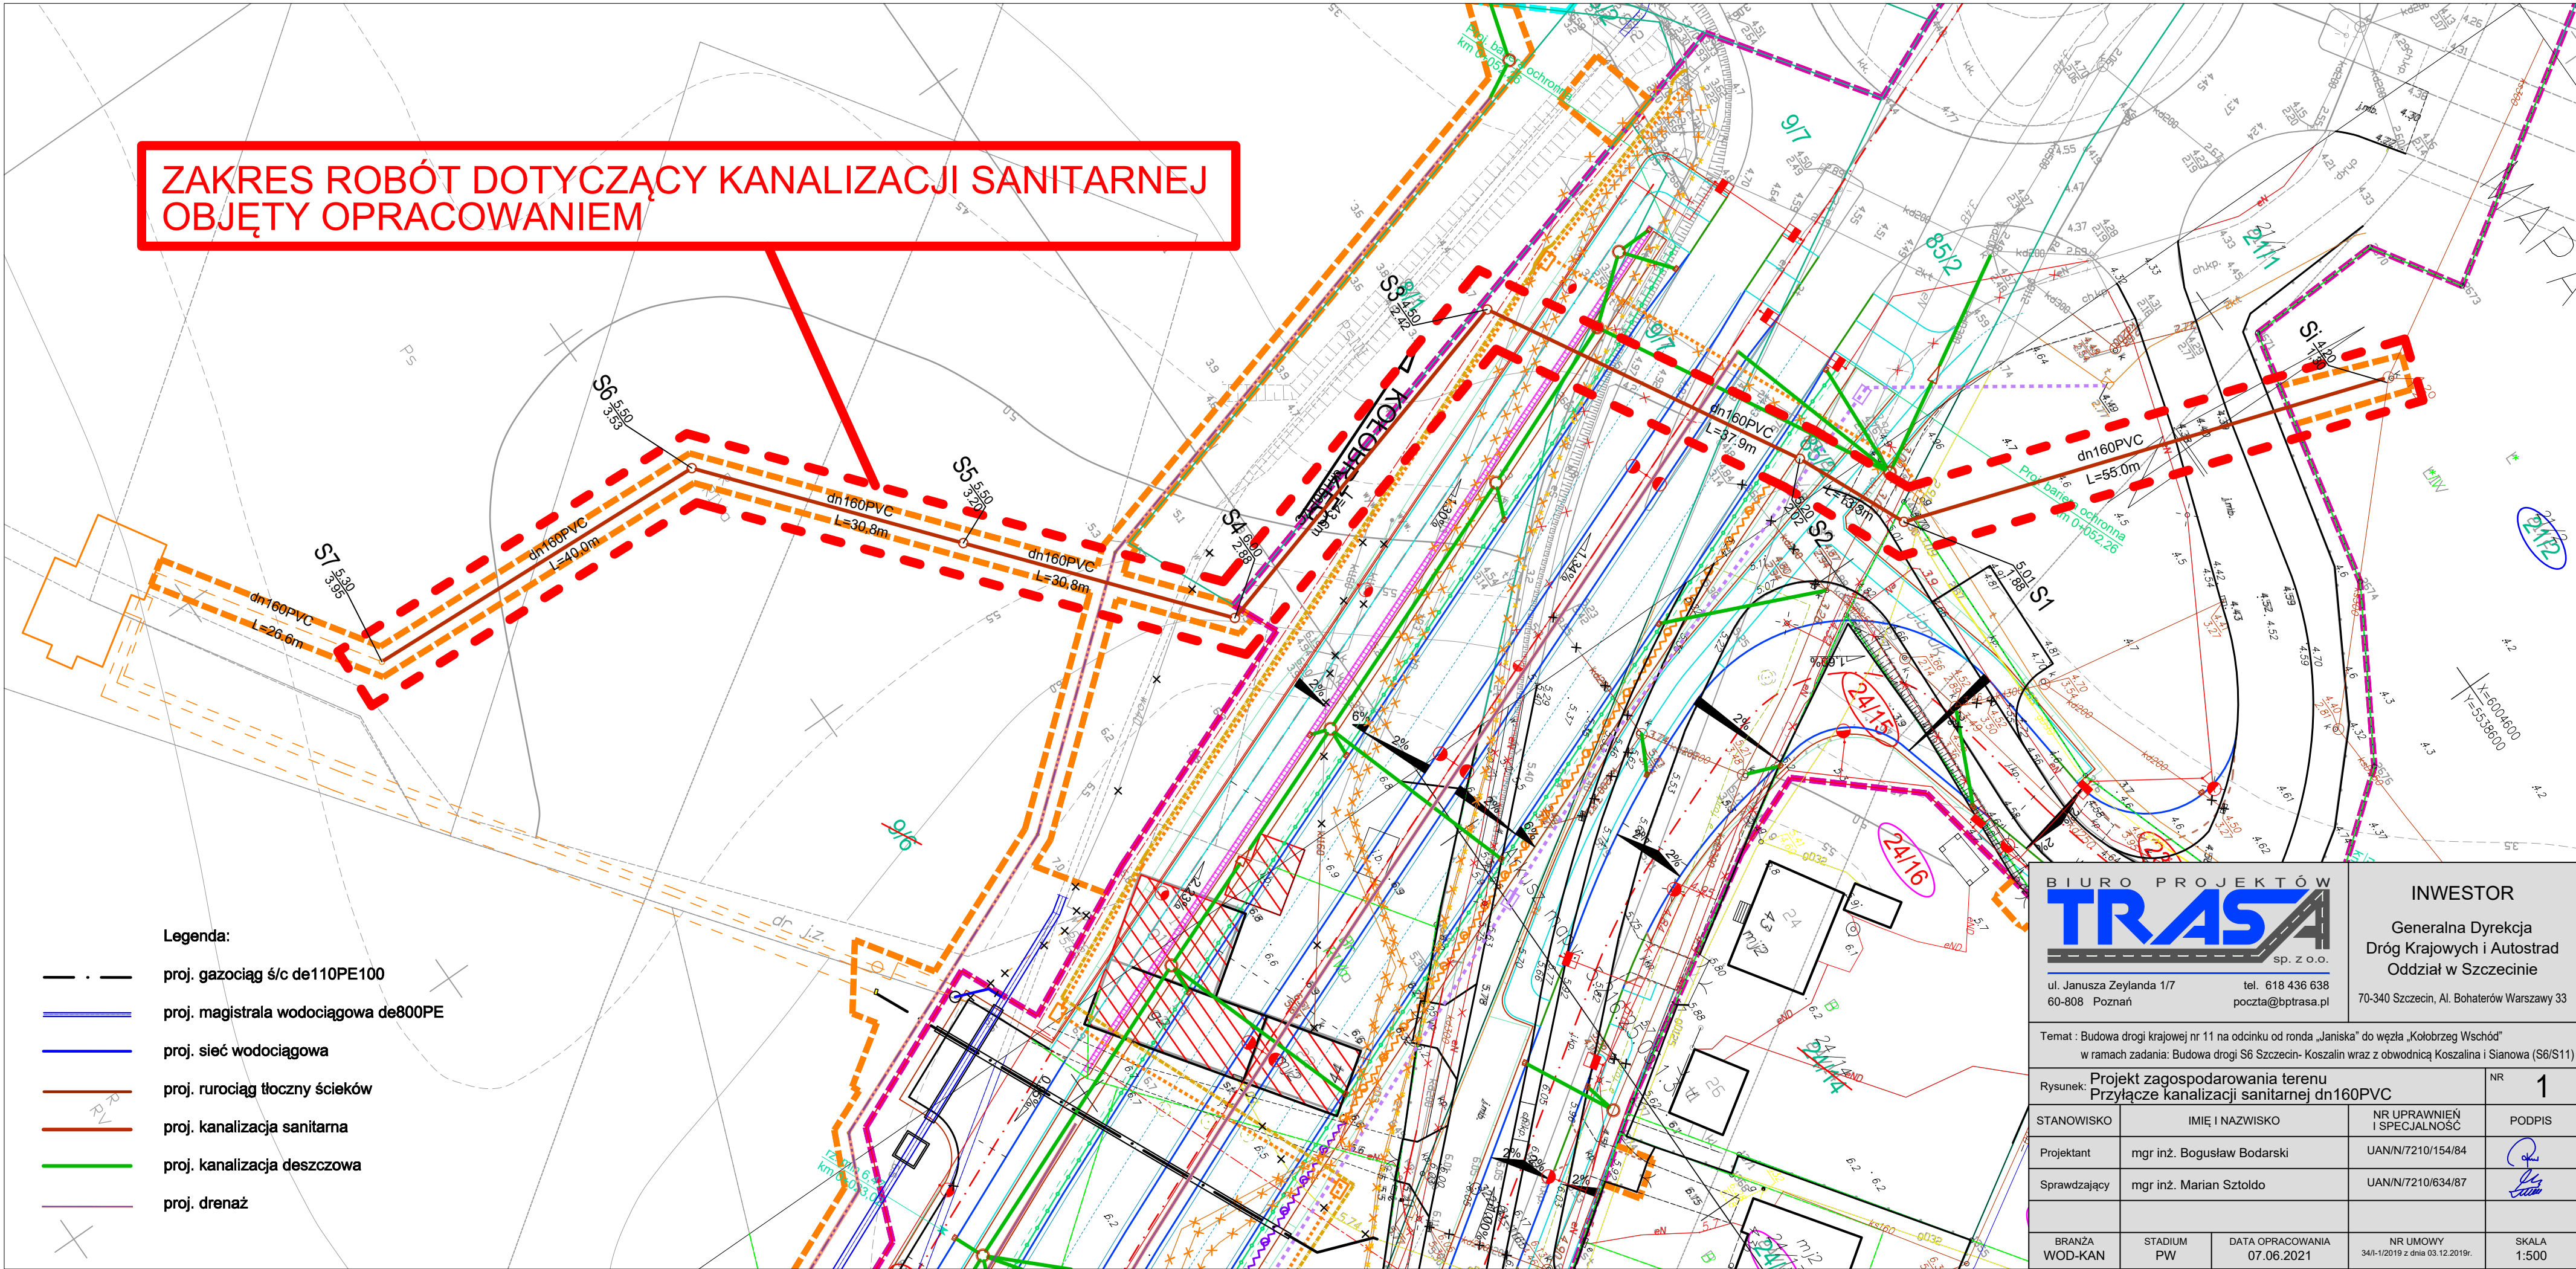

Legenda:

- proj. gazociąg ś/c de110PE100
- proj. magistrala wodociągowa de800PE
- proj. sieć wodociągowa
- proj. rurociąg tłoczny ścieków
- proj. kanalizacja sanitarna
- proj. kanalizacja deszczowa
- proj. drenaż

BIURO PROJEKTÓW

**TRASA**

sp. z o.o.

ul. Janusza Zeylanda 1/7  
60-808 Poznań

tel. 618 436 638  
poczta@bptrasa.pl

INWESTOR

Generalna Dyrekcja  
Dróg Krajowych i Autostrad  
Oddział w Szczecinie

70-340 Szczecin, Al. Bohaterów Warszawy 33

Temat : Budowa drogi krajowej nr 11 na odcinku od ronda „Janiska” do węzła „Kołobrzeg Wschód”  
w ramach zadania: Budowa drogi S6 Szczecin- Koszalin wraz z obwodnicą Koszalina i Sianowa (S6/S11)

Rysunek: Projekt zagospodarowania terenu  
Przyłącze kanalizacji sanitarnej dn160PVC

NR 1

STANOWISKO	IMIĘ I NAZWISKO	NR UPRAWNIEN I SPECJALNOŚĆ	PODPIS
Projektant	mgr inż. Bogusław Bodarski	UAN/N/7210/154/84	
Sprawdzający	mgr inż. Marian Sztoldo	UAN/N/7210/634/87	
BRANŻA WOD-KAN	STADIUM PW	DATA OPRACOWANIA 07.06.2021	NR UMOWY 34/I-1/2019 z dnia 03.12.2019r.
			SKALA 1:500