


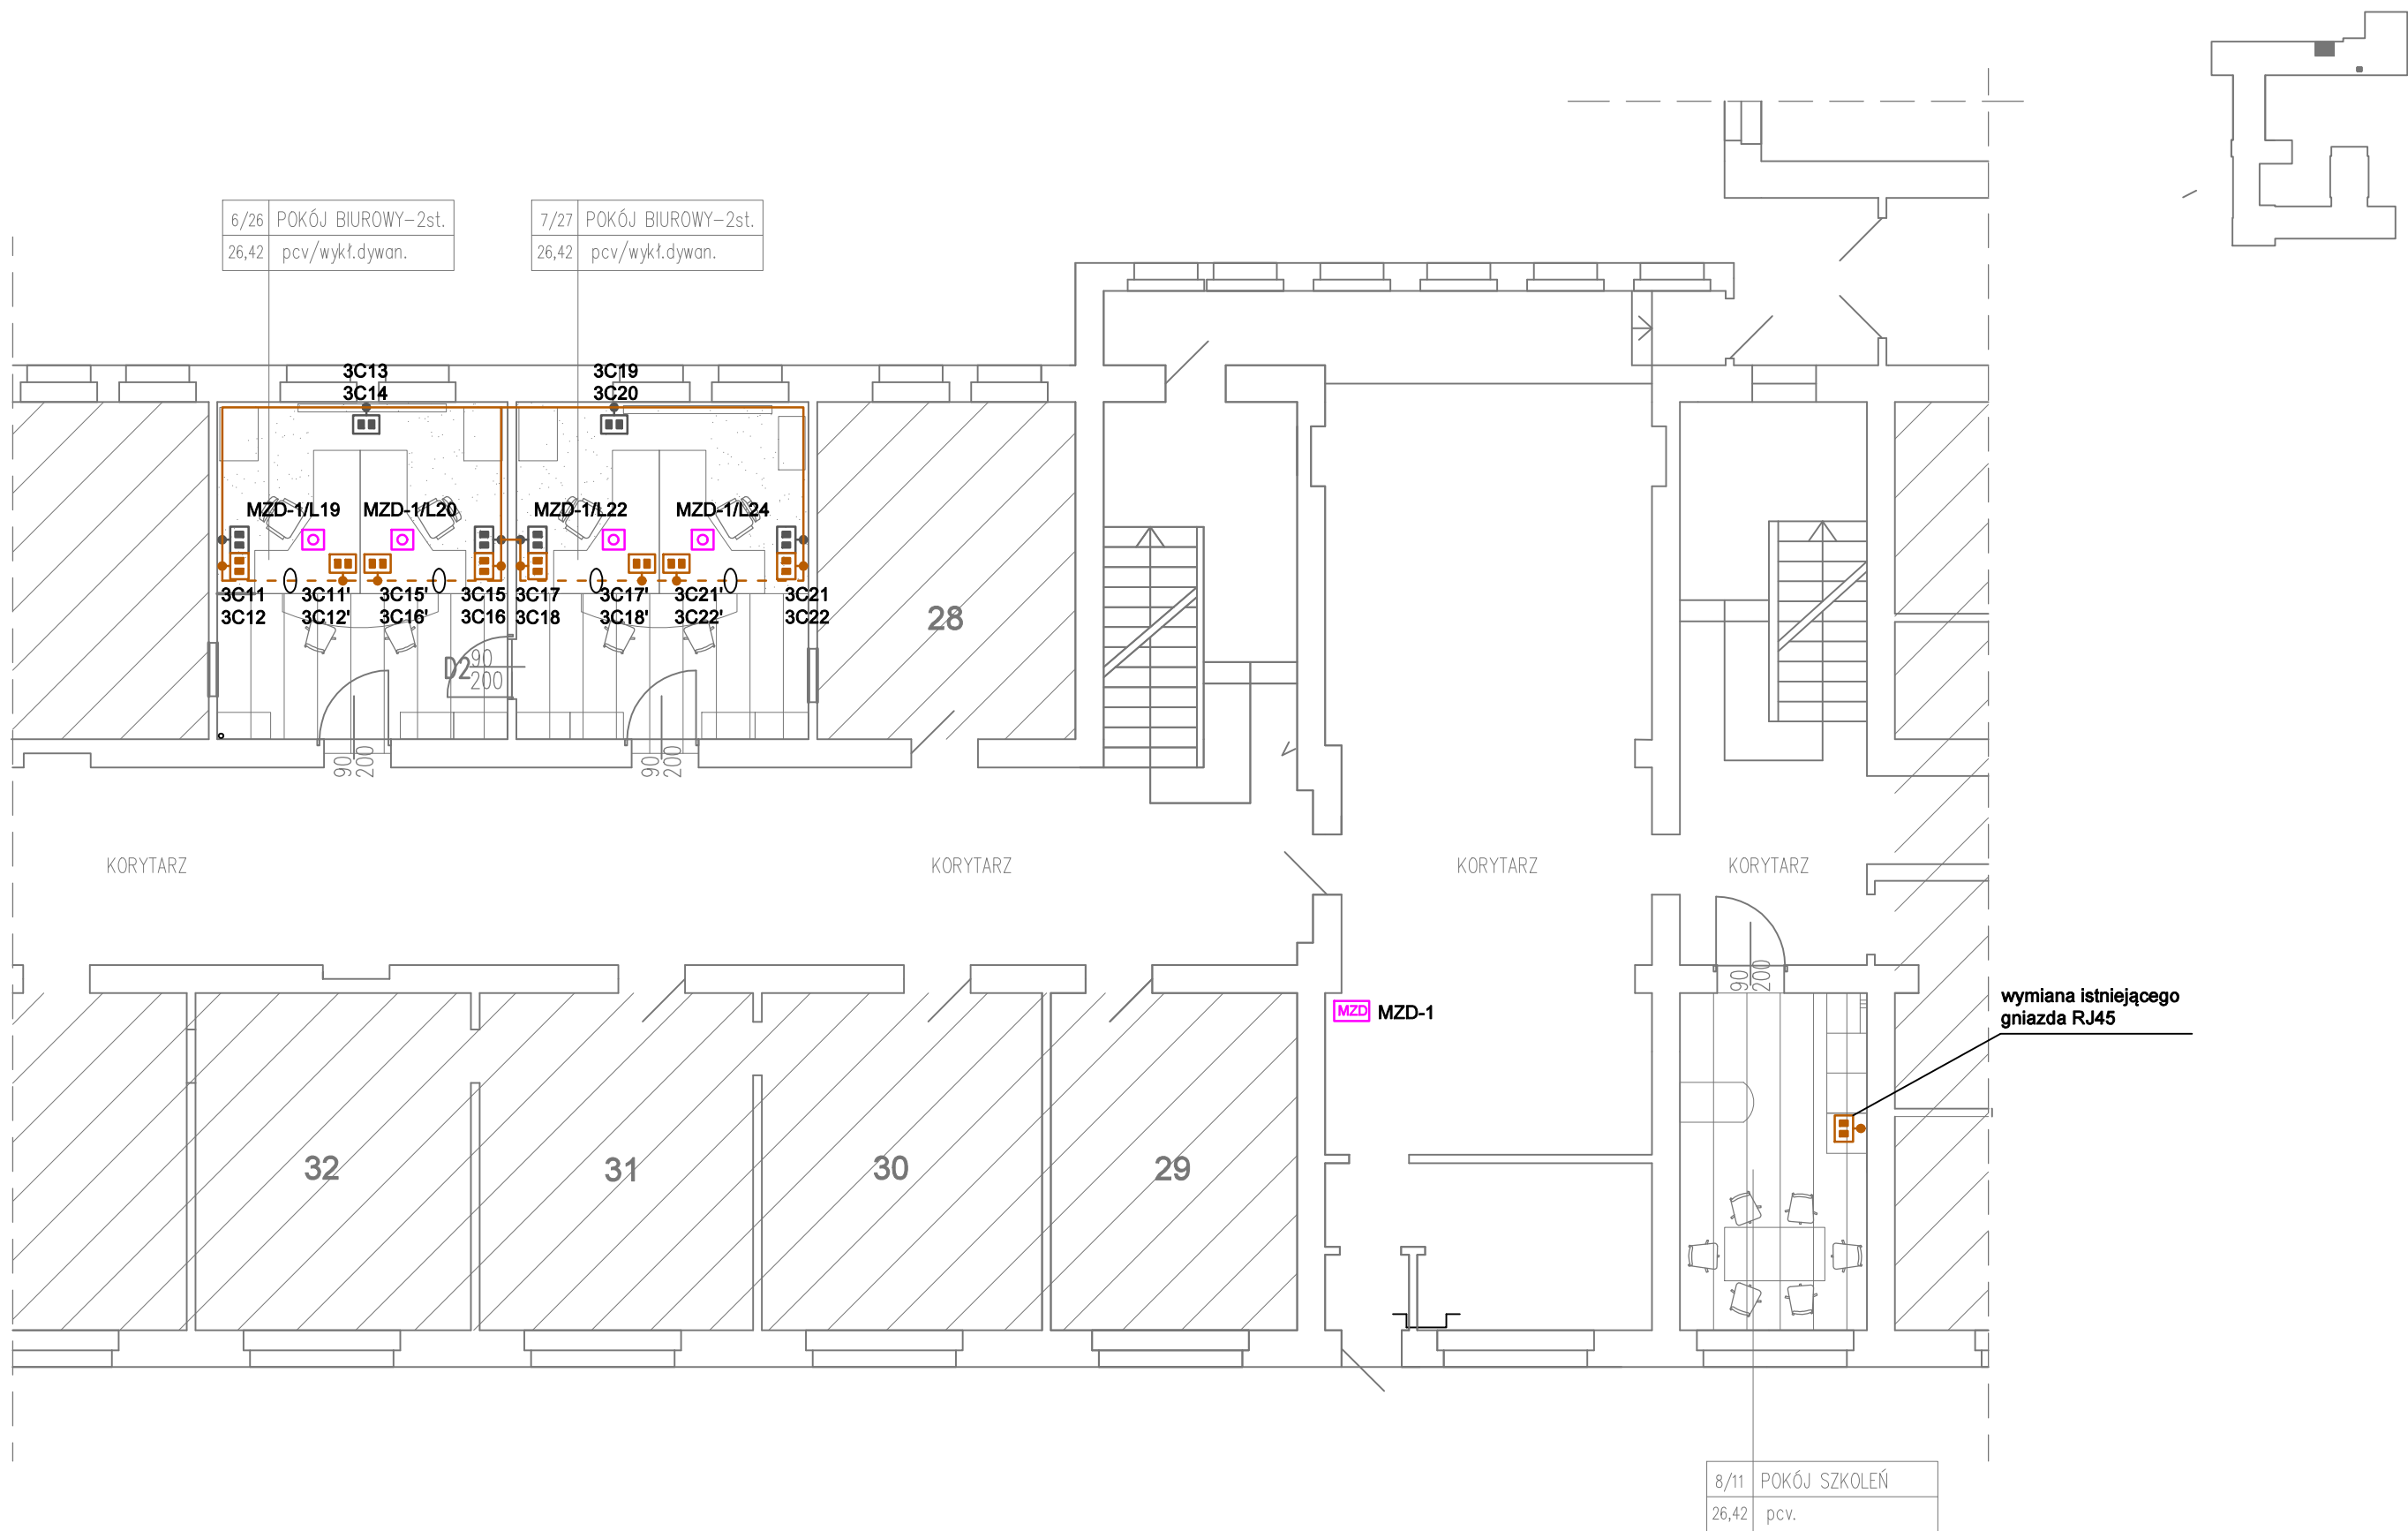

LEGENDA

- Gniazdo 2x RJ45 kat. 6 - projektowane
- Gniazdo 2x RJ45 - istniejące
- Trasy kablowe istniejące
- Kabel S/FTP kat. 6 - projektowany
- Kanał podpodłogowy
- Koryto elektroinstalacyjne

- CA Centrala alarmowa - istn.
- MZD Moduł rozszerzeń - istn.
- Przycisk napadowy
- Kabel typu YTDY 2x2x0,5

- KD Kontroler kontroli dostępu
- Czytnik kontroli dostępu z klawiaturą
- Elektrotrygiel rewersyjny
- Moduł wyjścia/wejścia SSP

- Kabel U/UTP kat. 6, OMY 2x1
- YdY 3x2,5 mm
- Kamera CCTV kopułkowa
- Kabel U/UTP kat. 6

TELETECHNIKA: SCS, SSWIN
RZUT PARTERU – CZĘŚĆ 2

TEMAT	REMONT I PRZEBUDOWA POMIESZCZEŃ ODDZIAŁU LEGALIZACJI POBYTU CUDZOZIEMCÓW W WYDZIALE SPRAW OBYWATELSKICH I CUDZOZIEMCÓW	NR RYS. T5
ADRES	WARMIŃSKO-MAZURSKI URZĄD WOJEWÓDZKI 10-575 Olsztyn, Al.Marsz.J. Piłsudskiego 7/9	SKALA 1:100
FAZA	PROJEKT BUDOWLANY	BRANŻA: TELETECHNIKA
PROJEKTANT	mgr Dariusz Rybaczuk upr. WAM/0052/ZHOT/05	DATA: 12.2019
SPRAWDZAJĄCY	mgr inż. Piotr Raczyński upr. WAM/0104/POOT/08	PODPIS