


przepust Ø=50mm dla wprowadzenia kabla telekom.

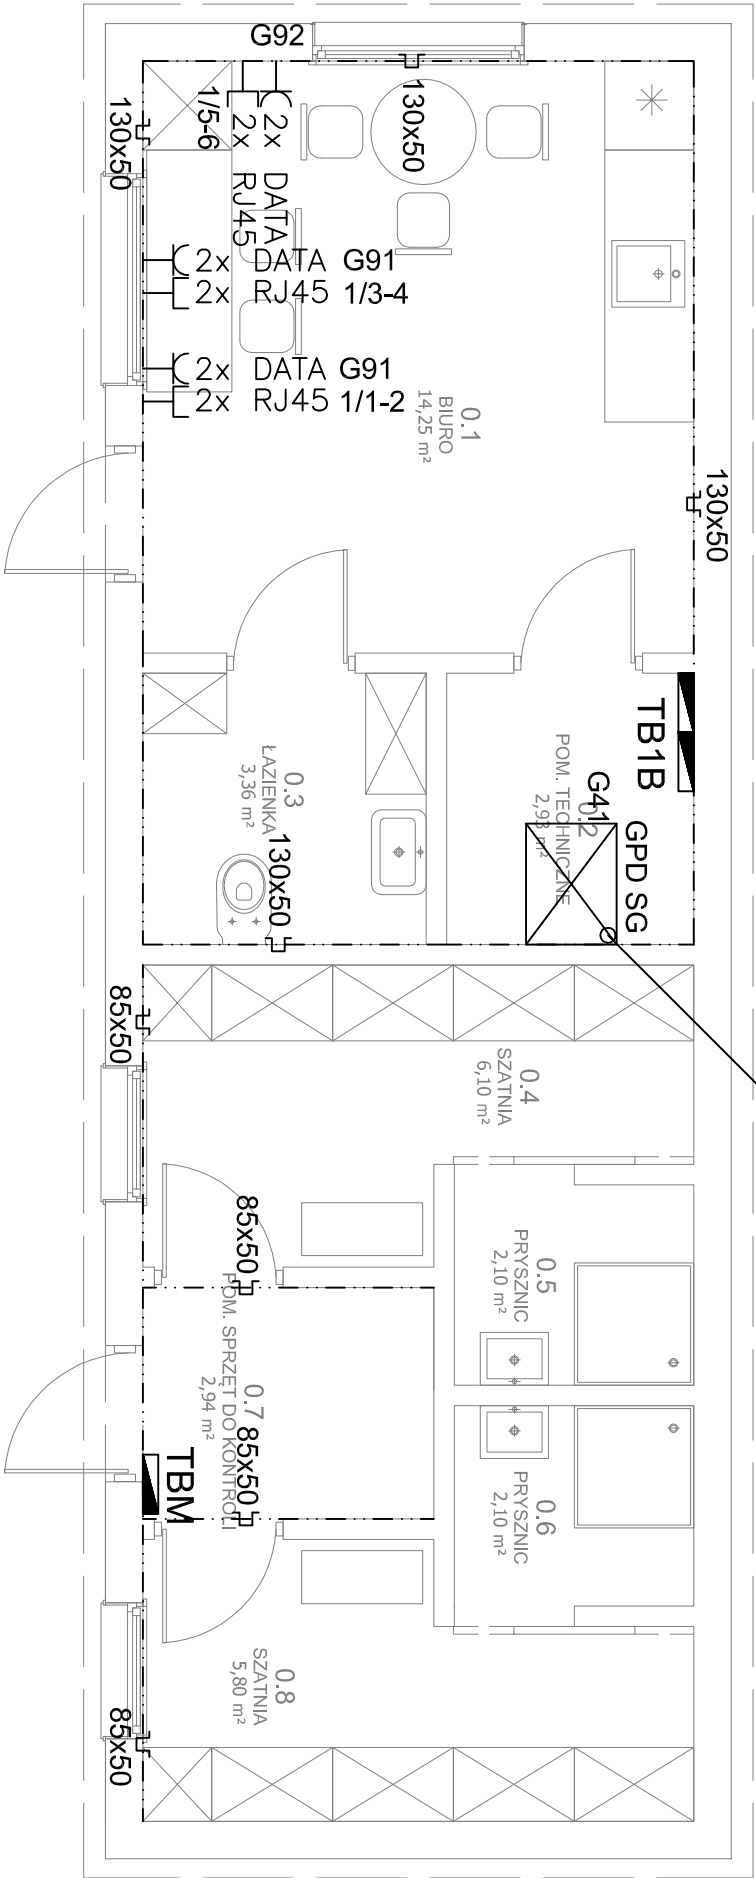

ap-projekt		AP-Projekt. Biuro Architektoniczne Piotr Dęć Białystok, ul. Małachowska 16, tel. 0664169966	
Rodzaj oprac.:	Projekt budowlany - instalacje elektryczne		
Nazwa rys.	KONTENER B - INST. SIECI LAN I PEL	E-09	
Obiekt:	BUDYNKI KONTENEROWE A I B Czeremcha, część działki nr ewid. 1632/35, obręb: Czeremcha	skala 1:50	
Inwestor:	Skarb Państwa - Wojewoda Podlaski ul. Mickiewicza 3, 15 - 213 Białystok	data 20.09.2019	
Zespół projektowy	Imię i nazwisko:	Nr upr.	
INSTALACJE ELEKTRYCZNE	mgr inż. PIOTR BARTOSZEWICZ	PDU/0129/ POOE/14	
SPRAWDZAJĄCY	mgr inż. PAWEŁ GOŁIŃSKI	PDU/0073/ PWBE/17	