

PROJEKT WYKONAWCZY

systemu oddymiania w klatce schodowej budynku „B”
Ministerstwa Rodziny, Pracy i Polityki Społecznej
przy ul. Nowogrodzkiej 1/3/5 w Warszawie”

Inwestor:

Ministerstwo Rodziny, Pracy i Polityki Społecznej,
ul. Nowogrodzka 1/3/5,
00- 513 Warszawa

Wykonawca:

MS Project Management
Marek Sekulski
Cisie, Ul. Główna 15
05-074 Halinów


Projektant:

PIOTR SŁOWIK

UPR: CNBOP: 1005/2014


PIOTR SŁOWIK
projektant
CNBOP nr 1005/2014
certyfikat kwalifikacji w zakresie
projektowania, instalacji i konserwacji
systemów sygnalizacji pożarowej

WARSZAWA, MAJ 2025

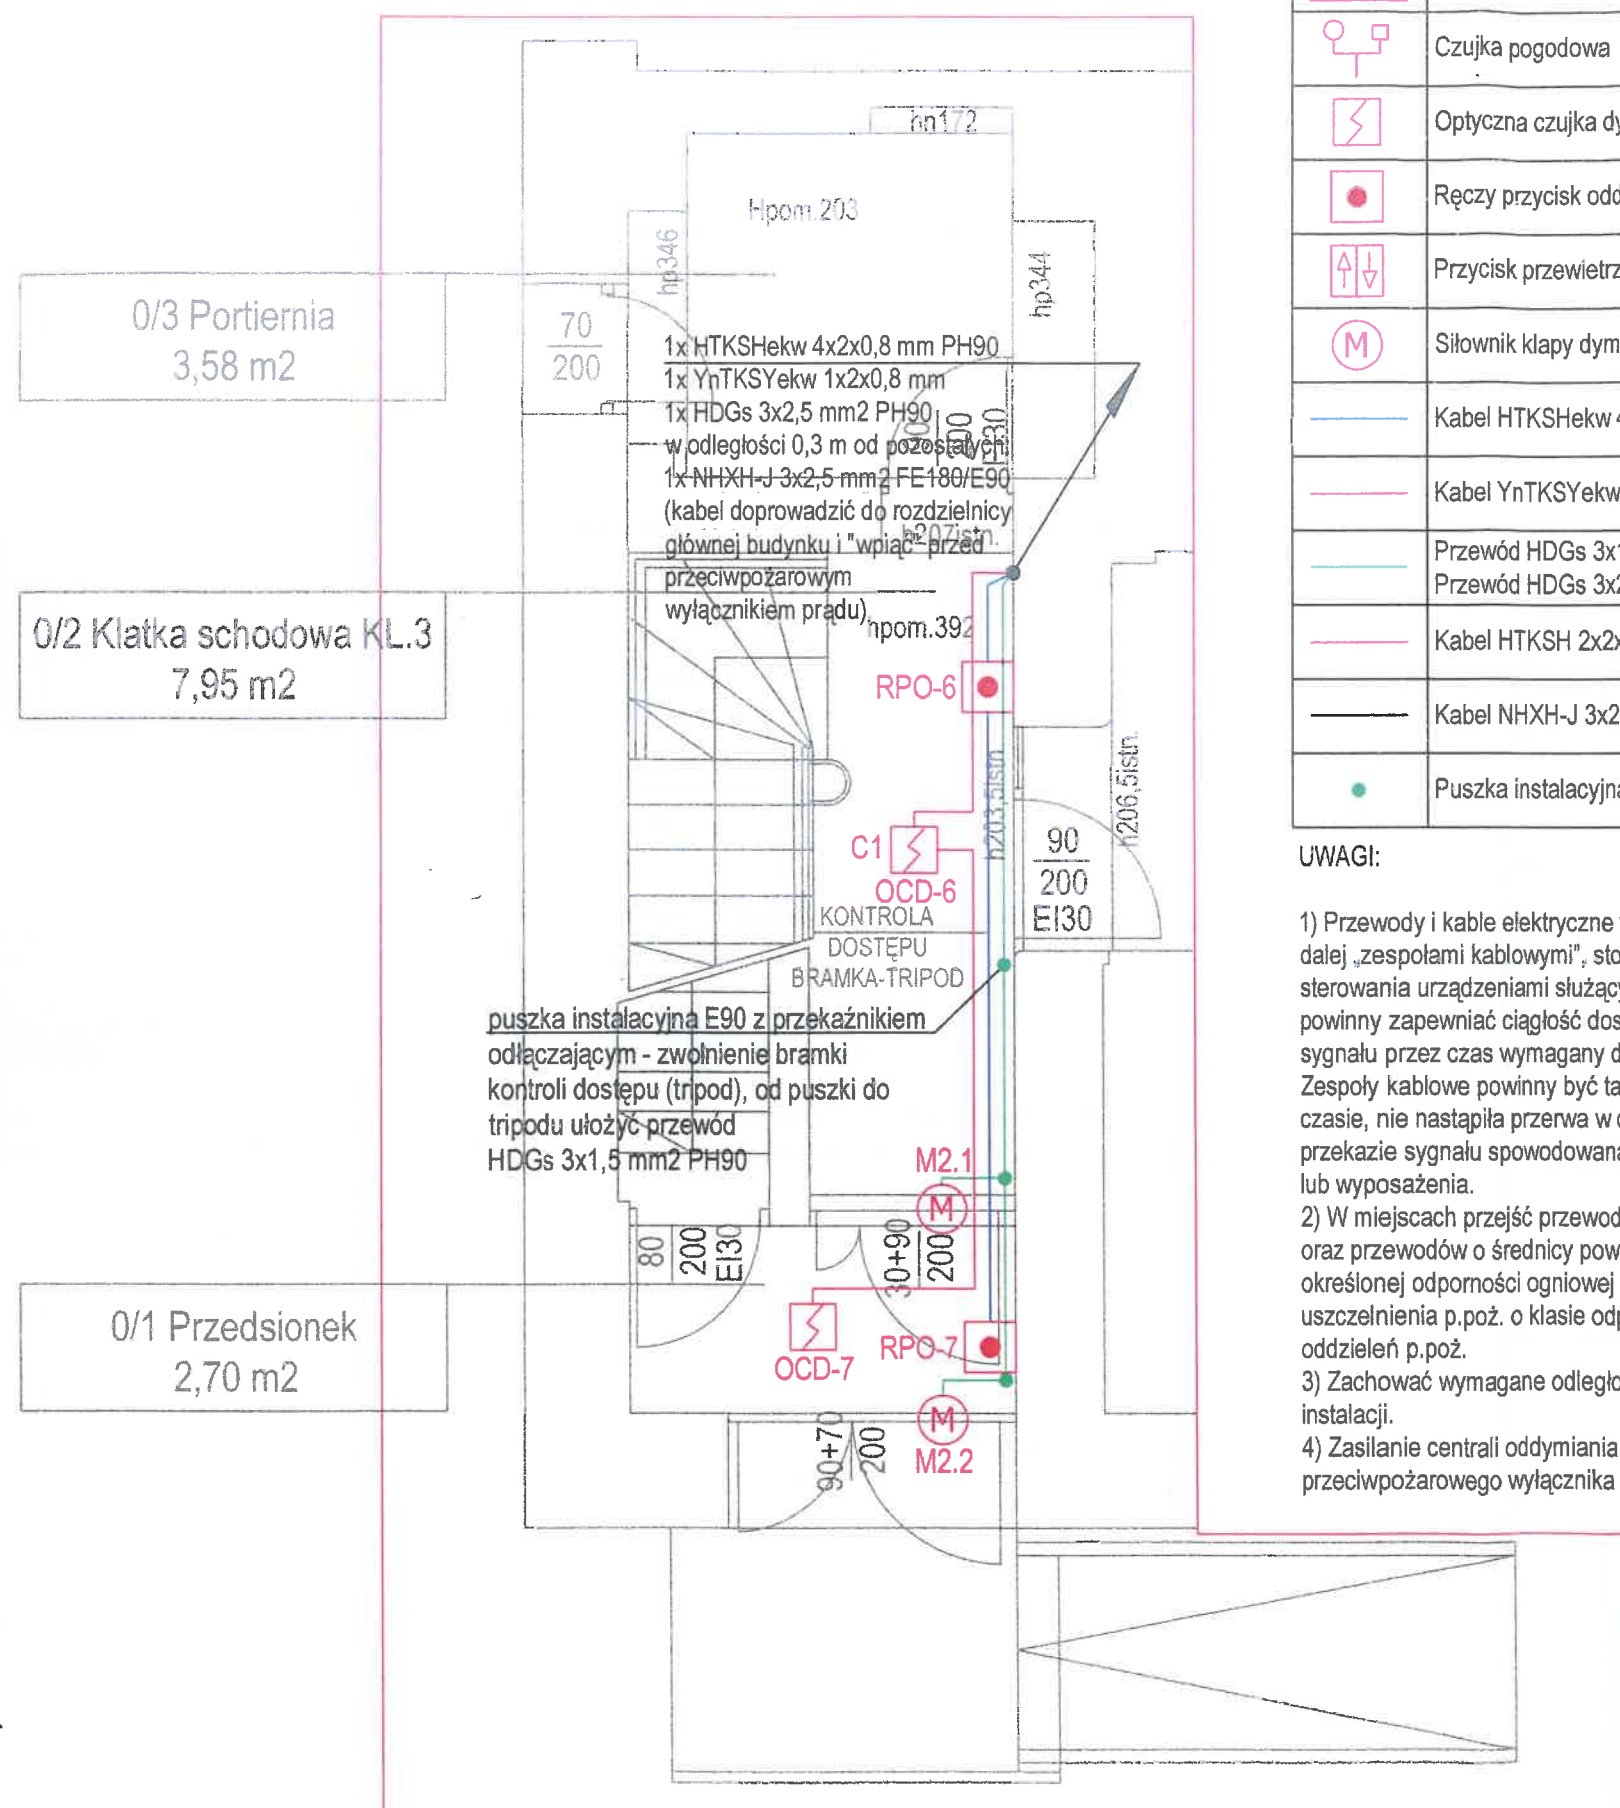

LEGENDA

	Centrala oddymiania
	Czujka pogodowa
	Optyczna czujka dymu
	Ręczy przycisk oddymiania
	Przycisk przewietrzania
	Silownik klapy dymowej
	Kabel HTKSHekw 4x2x0,8 mm PH90
	Kabel YnTKSYekw 1x2x0,8 mm
	Przewód HDGs 3x1,5 mm2 PH90
	Przewód HDGs 3x2,5 mm2 PH90
	Kabel HTKSH 2x2x0,8 mm
	Kabel NHXH-J 3x2,5 mm2 FE180/E90
	Puszka instalacyjna E90

UWAGI:

- 1) Przewody i kable elektryczne wraz z ich zamocowaniami, zwane dalej „zespołami kablowymi”, stosowane w systemach zasilania i sterowania urządzeniami służącymi ochronie przeciwpożarowej, powinny zapewniać ciągłość dostawy energii elektrycznej lub przekazu sygnału przez czas wymagany do uruchomienia i działania urządzenia. Zespoły kablowe powinny być tak wykonane, aby w wymaganym czasie, nie nastąpiła przerwa w dostawie energii elektrycznej lub przekazy sygnału spowodowana oddziaływaniami elementów budynku lub wyposażenia.
- 2) W miejscach przejść przewodów przez elementy oddzielen p.poż. oraz przewodów o średnicy powyżej 40mm przez ściany i stropy o określonej odporności ogniowej należy przewidzieć przepusty lub uszczelnienia p.poż. o klasie odporności ogniowej wymaganej dla tych oddzielen p.poż.
- 3) Zachować wymagane odległości układanych kabli od kabli innych instalacji.
- 4) Zasilanie centrali oddymiania należy wykonać sprzed przeciwpożarowego wyłącznika prądu.

RZECZOZNAWCA DO SPRAW ZABEZPIECZEŃ
PRZECIWOPOŻAROWYCH
dr inż. Andrzej MARCINIAK Nr upr. 654/2016
29.05.2025
(data i podpis)
Zgodność projektu z wymaganiami
ochrony przeciwpożarowej
stwierdzam
bez uwag z uwagami

INWESTOR:
Ministerstwo Rodziny, Pracy i Polityki Społecznej,
ul. Nowogrodzka 1/3/5, 00- 513 Warszawa

PROJEKTANT BRANŻOWY:
MS Project Management Marek Sekulski
Cisie, Ul. Główna 15, 05-074 Halinów

TYTUŁ OPRACOWANIA:
PROJEKT WYKONAWCZY
systemu oddymiania w klatce schodowej budynku
„B” Ministerstwa Rodziny, Pracy i Polityki
Społecznej przy ul. Nowogrodzkiej 1/3/5 w
Warszawie”

TYTUŁ RYSUNKU:
SYSTEM ODDYMIAANIA
- RZUT PARTERU

ZESPÓŁ PROJEKTOWY	UPRAWNIENIA	DATA	PODPIS
PIOTR SŁOWIK	CNBOP: 1005/14	05.2025	

NUMER RYSUNKU:
I - R - 40 - PW - ODD - 01 - 00

SKALA: 1:50

Uwaga:
1. Rzut nie jest inwentaryzacją architektoniczną