


II ETAP	10,75
	2,98
	12,90
	9,17
	2,40
	14,72
	12,90

proj. PRZYCISK PWP
na elewacji budynku
na poziomie parteru

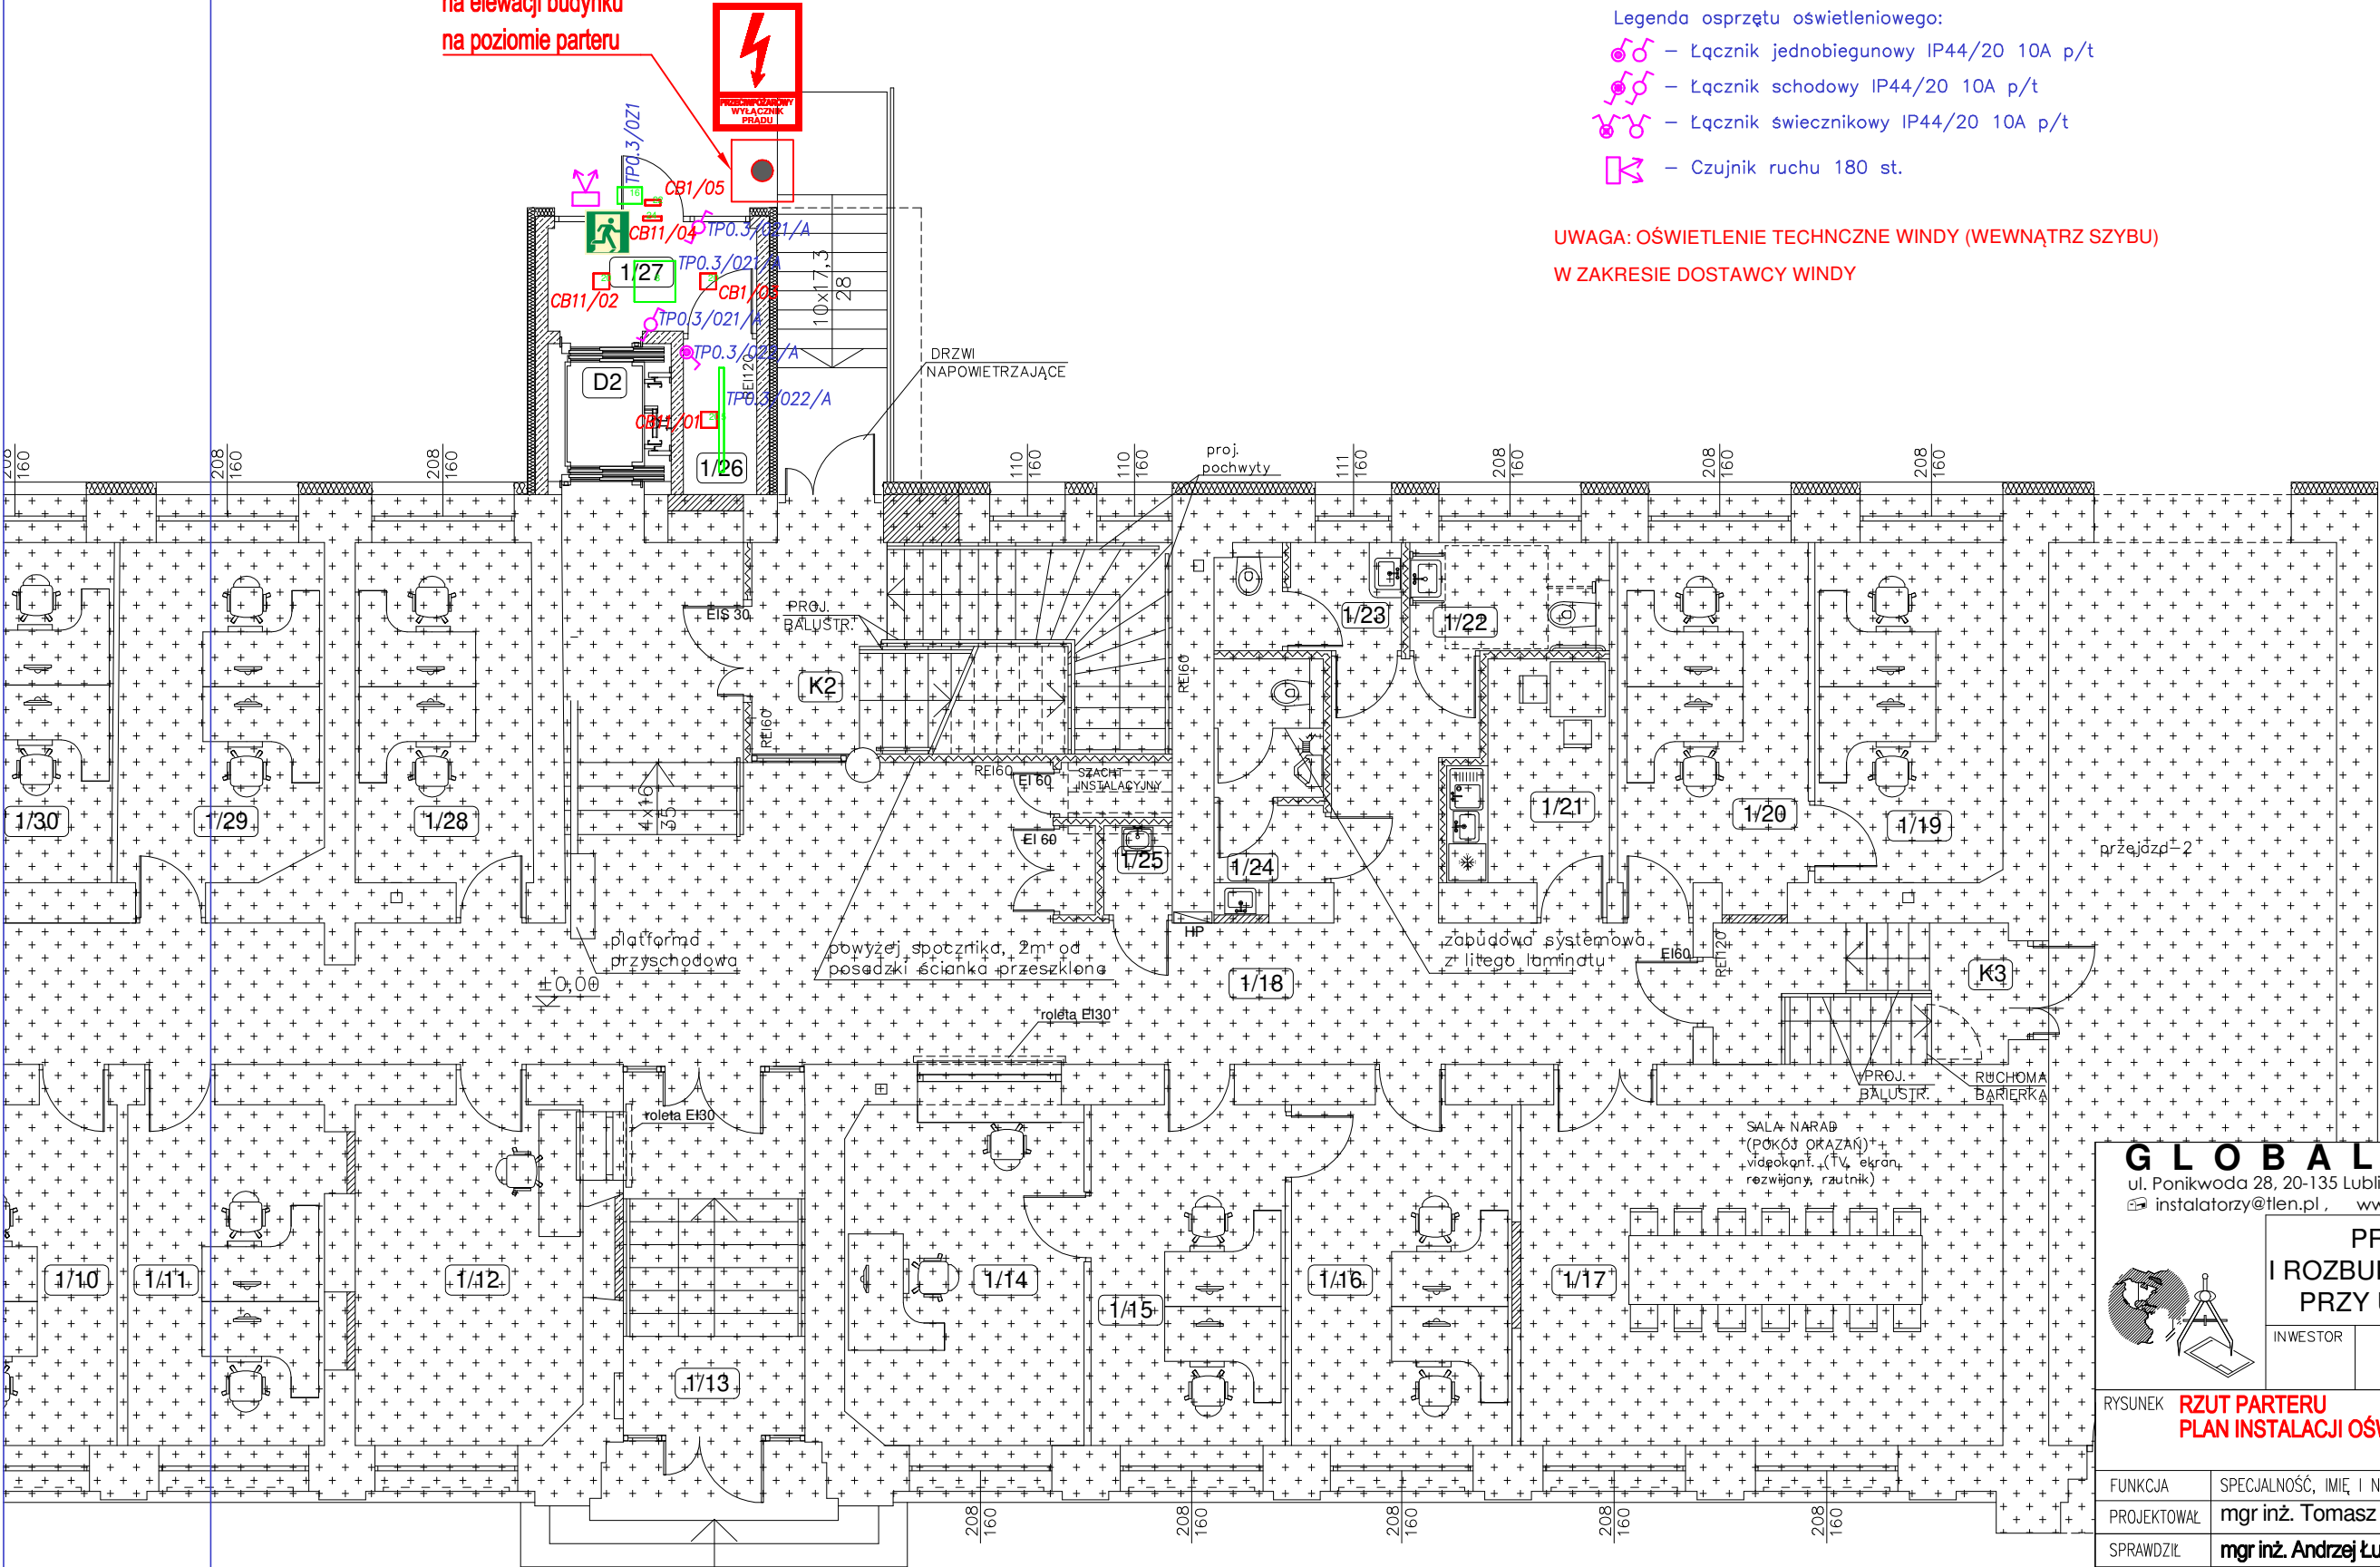

Legenda oświetlenia podstawowego:

- 5 OPRAWA LED COMPACT PC-FROZEN E 21 IP66 840 / L-1500 (5181 lm; 38.0 W)
- 8 OPRAWA LED COMPACT MICRO-PRM E 34 IP44 840 (4137 lm; 39.0 W)
- 16 OPRAWA ZEWNĘTRZNA LED PC-T E IP65 34 840 (2555 lm; 21.0 W)

Legenda opraw awaryjnych przeznaczonych do współpracy z centralną baterią

- 20 OPRAWA AWARYJNA LED OKRĄGŁA, OPTYKA DO PRZESTRZENI OTWARTEJ, cert. CNBOP IP32 (205 lm; 2.0 W)
- 22 OPRAWA AWARYJNA LED ZEWNĘTRZNA OKRĄGŁA, -20°C DO +40°C, cert. CNBOP, IP65 (205 lm; 5.6 W)
- 22 OPRAWA EWAKUACYJNA LED, cert. CNBOP, IP20 (2W)

Legenda osprzętu oświetleniowego:

- Łącznik jednobiegunowy IP44/20 10A p/t
- Łącznik schodowy IP44/20 10A p/t
- Łącznik świecznikowy IP44/20 10A p/t
- Czujnik ruchu 180 st.

UWAGA: OŚWIETLENIE TECHNCZNE WINDY (WEWNĄTRZ SZYBU)

W ZAKRESIE DOSTAWCY WINDY

OCHRONA PRZED PORAZENIEM:
SAMOCZYNNE WYŁĄCZENIE
W UKŁADZIE
TN-S
WYŁĄCZNIKI OCHRONNE
INSTALACJA WYRÓWNAWCZA

GLOBAL Albert Dragan
ul. Ponikwoda 28, 20-135 Lublin, ☎ +48 516-126-333
✉ instalatorzy@tlen.pl, www.globalprojekty.pl

PRZEBUDOWA NADBUDOWA
I ROZBUDOWA BUDYNKU PROKURATURY
PRZY UL. OKOPOWEJ 2A W LUBLINIE

INWESTOR
PROKURATURA REGIONALNA W
LUBLINIE
UL. OKOPOWA 2A 20-950 LUBLIN

RYSUNEK
**RZUT PARTERU
PLAN INSTALACJI OŚWIETLENIOWEJ**

SKALA
1:100

NR RYS.
T-III-01

FUNKCJA	SPECJALNOŚĆ, IMIĘ I NAZWISKO	NR UPRAWNIEN	DATA	PODPIS
PROJEKTOWAŁ	mgr inż. Tomasz Kopeć	LUB/0132/PWOE/10	04 2024	
SPRAWDZIŁ	mgr inż. Andrzej Łukaszuk	LUB/0028/PWBE/23	04 2024	

OPRACOWANIE CHRONIONE USTAWĄ O PRAWIE AUTORSKIM I PRAWACH POKREWNYCH (DZ.U. NR 24/94 POZ. 83 Z DNIA 4 LUTEGO 1994R.) Z PÓŹNIEJSZYMI ZMIANAMI