

	II ETAP	10,75
		2,98
		12,90
		9,17
		2,40
		14,72
		12,90

Legenda:


-  **RJ45** – Wypust kabla zakończony wtykiem RJ45 dla inst. SKD/SSWIN/CCTV/domofonów/innych instalacji wg opisu
 -  **1xRJ45** – Gniazdo RJ45 Kat. 6a
 -  **2xRJ45** – Gniazdo 2xRJ45 Kat. 6a
 -  **FO** – Gniazdo światłowodowe 2xLC (doprowadzić FO MM OM4 4x50/125/250µm z najbliższej szafy)
 -  **TAN** – Gniazdo 2xRJ45 – telefonia analogowa/faksy
-
-  **PEL** – Punkt elektryczno–logiczny:

 - 2x Gniazdo zasilające ogólnego przeznaczenia 230V 2P+Z/16A
 - 4x Gniazdo zasilające DATA 230V 2P+Z/16A
 - 1x Gniazdo 2xRJ45 Kat. 6a Komputery
 - 1x Gniazdo 2xRJ45 Kat. 6a Komputery/Drukarki/Telefonia VoIP

 **PEL** – Punkt elektryczno–logiczny (meblowy/podłogowy):

 - 6x Gniazdo zasilające DATA 230V 2P+Z/16A
 - 4x Gniazdo 2xRJ45 Kat. 6a Komputery
 - 2x Rezerwa gniazd (HDMI/USB/FO)

 – Rozdzielnica Elektryczna

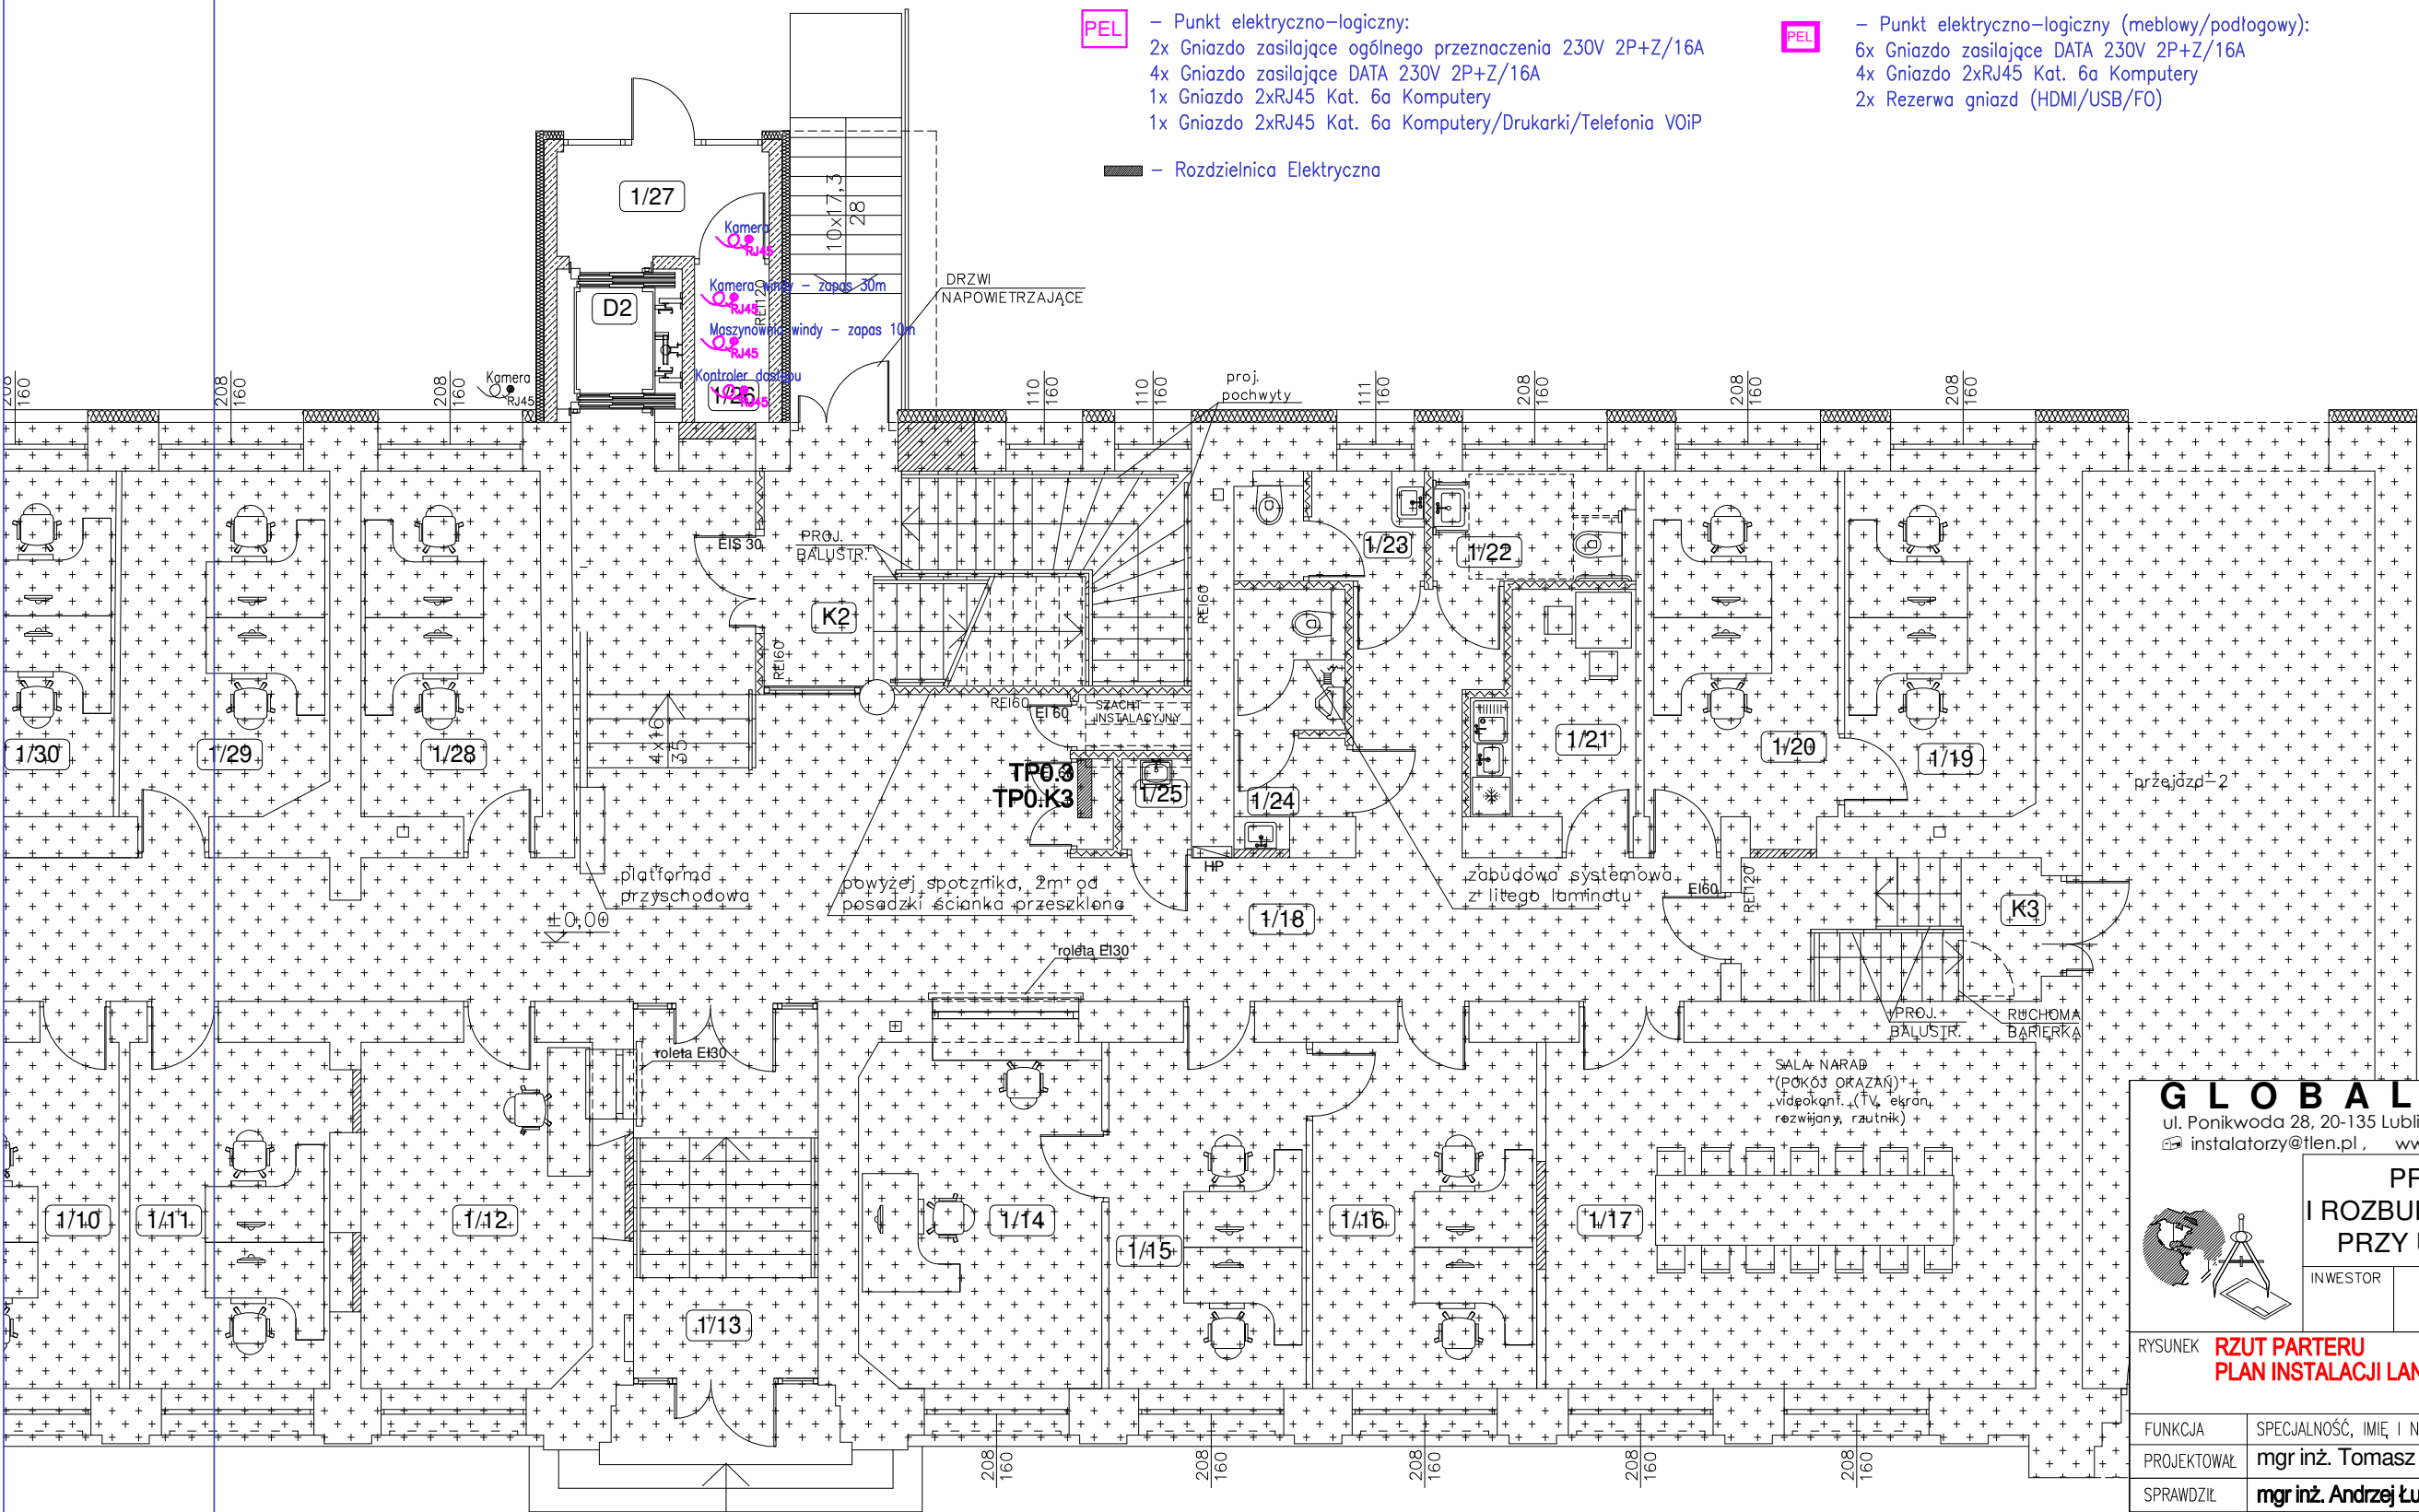

GLOBAL Albert Dragan

ul. Ponikwoda 28, 20-135 Lublin, ☎ +48 516-126-333
✉ instalatorzy@tlen.pl, www.globalprojekty.pl

PRZEBUDOWA NADBUDOWA
I ROZBUDOWA BUDYNKU PROKURATURY
PRZY UL. OKOPOWEJ 2A W LUBLINIE

INWESTOR	PROKURATURA REGIONALNA W LUBLINIE UL. OKOPOWA 2A 20-950 LUBLIN
----------	--

RYSUNEK **RZUT PARTERU**
PLAN INSTALACJI LAN

SKALA
1:100

NR RYS.
T-V-01

FUNKCJA	SPECJALNOŚĆ, IMIĘ I NAZWISKO	NR UPRAWNIENI	DATA	PODPIS
PROJEKTOWAŁ	mgr inż. Tomasz Kopeć	LUB/0132/PWOE/10	04 2024	
SPRAWDZIŁ	mgr inż. Andrzej Łukaszyk	LUB/0028/PWBE/23	04 2024	

OPRACOWANIE CHRONIONE USTAWĄ O PRAWIE AUTORSKIM I PRAWACH POKREWNYCH (DZ.U. NR 24/94 POZ. 83 Z DNIA 4 LUTEGO 1994R.) Z PÓŹNIEJSZYMI ZMIANAMI