

f. gresowe	10,75	
dłogowe- istn.	2,98	
dłogowe- istn.	12,90	
dłogowe- istn.	9,17	
f. gresowe	2,40	
dłogowe- istn.	14,72	
dłogowe- istn.	12,90	

Legenda - elementy instalacji CCTV



Kamera turret 5Mpx IK10 VA



Kamera do wind - zestaw



Kamera typu Bullet 5Mpx IK10 VA



Stacja operatorska

Okablowanie systemu CCTV zgodnie ze schematem.

Legenda - elementy instalacji SSWiN



- centrala systemu SSWiN - KOMPLET WG OPISU



- obudowa rozszerzająca magistralę danych systemu SSWiN



- czujka magnetyczna (kontaktron)



- przycisk antynapadowy



- czujka dualna PIR+MW z antymaskingiem




- sygnalizator akustyczno-optyczny wewnętrzny



- klawiatura dotykowa

- Kabel BUS typu CAB-4/TP/50, CPR: B2ca s1b d1 a1
- Kabel BUS typu CAB-4/TP/50, CPR: B2ca s1b d1 a1
- Kabel BUS typu CAB-4/TP/50, CPR: B2ca s1b d1 a1
- Kabel BUS typu CAB-4/TP/50, CPR: B2ca s1b d1 a1
- LINIE ZASILAJACE - WG OPISU NA SCHEMACIE
- N2XH 2x2.5, CPR: B2ca s1b d1 a1

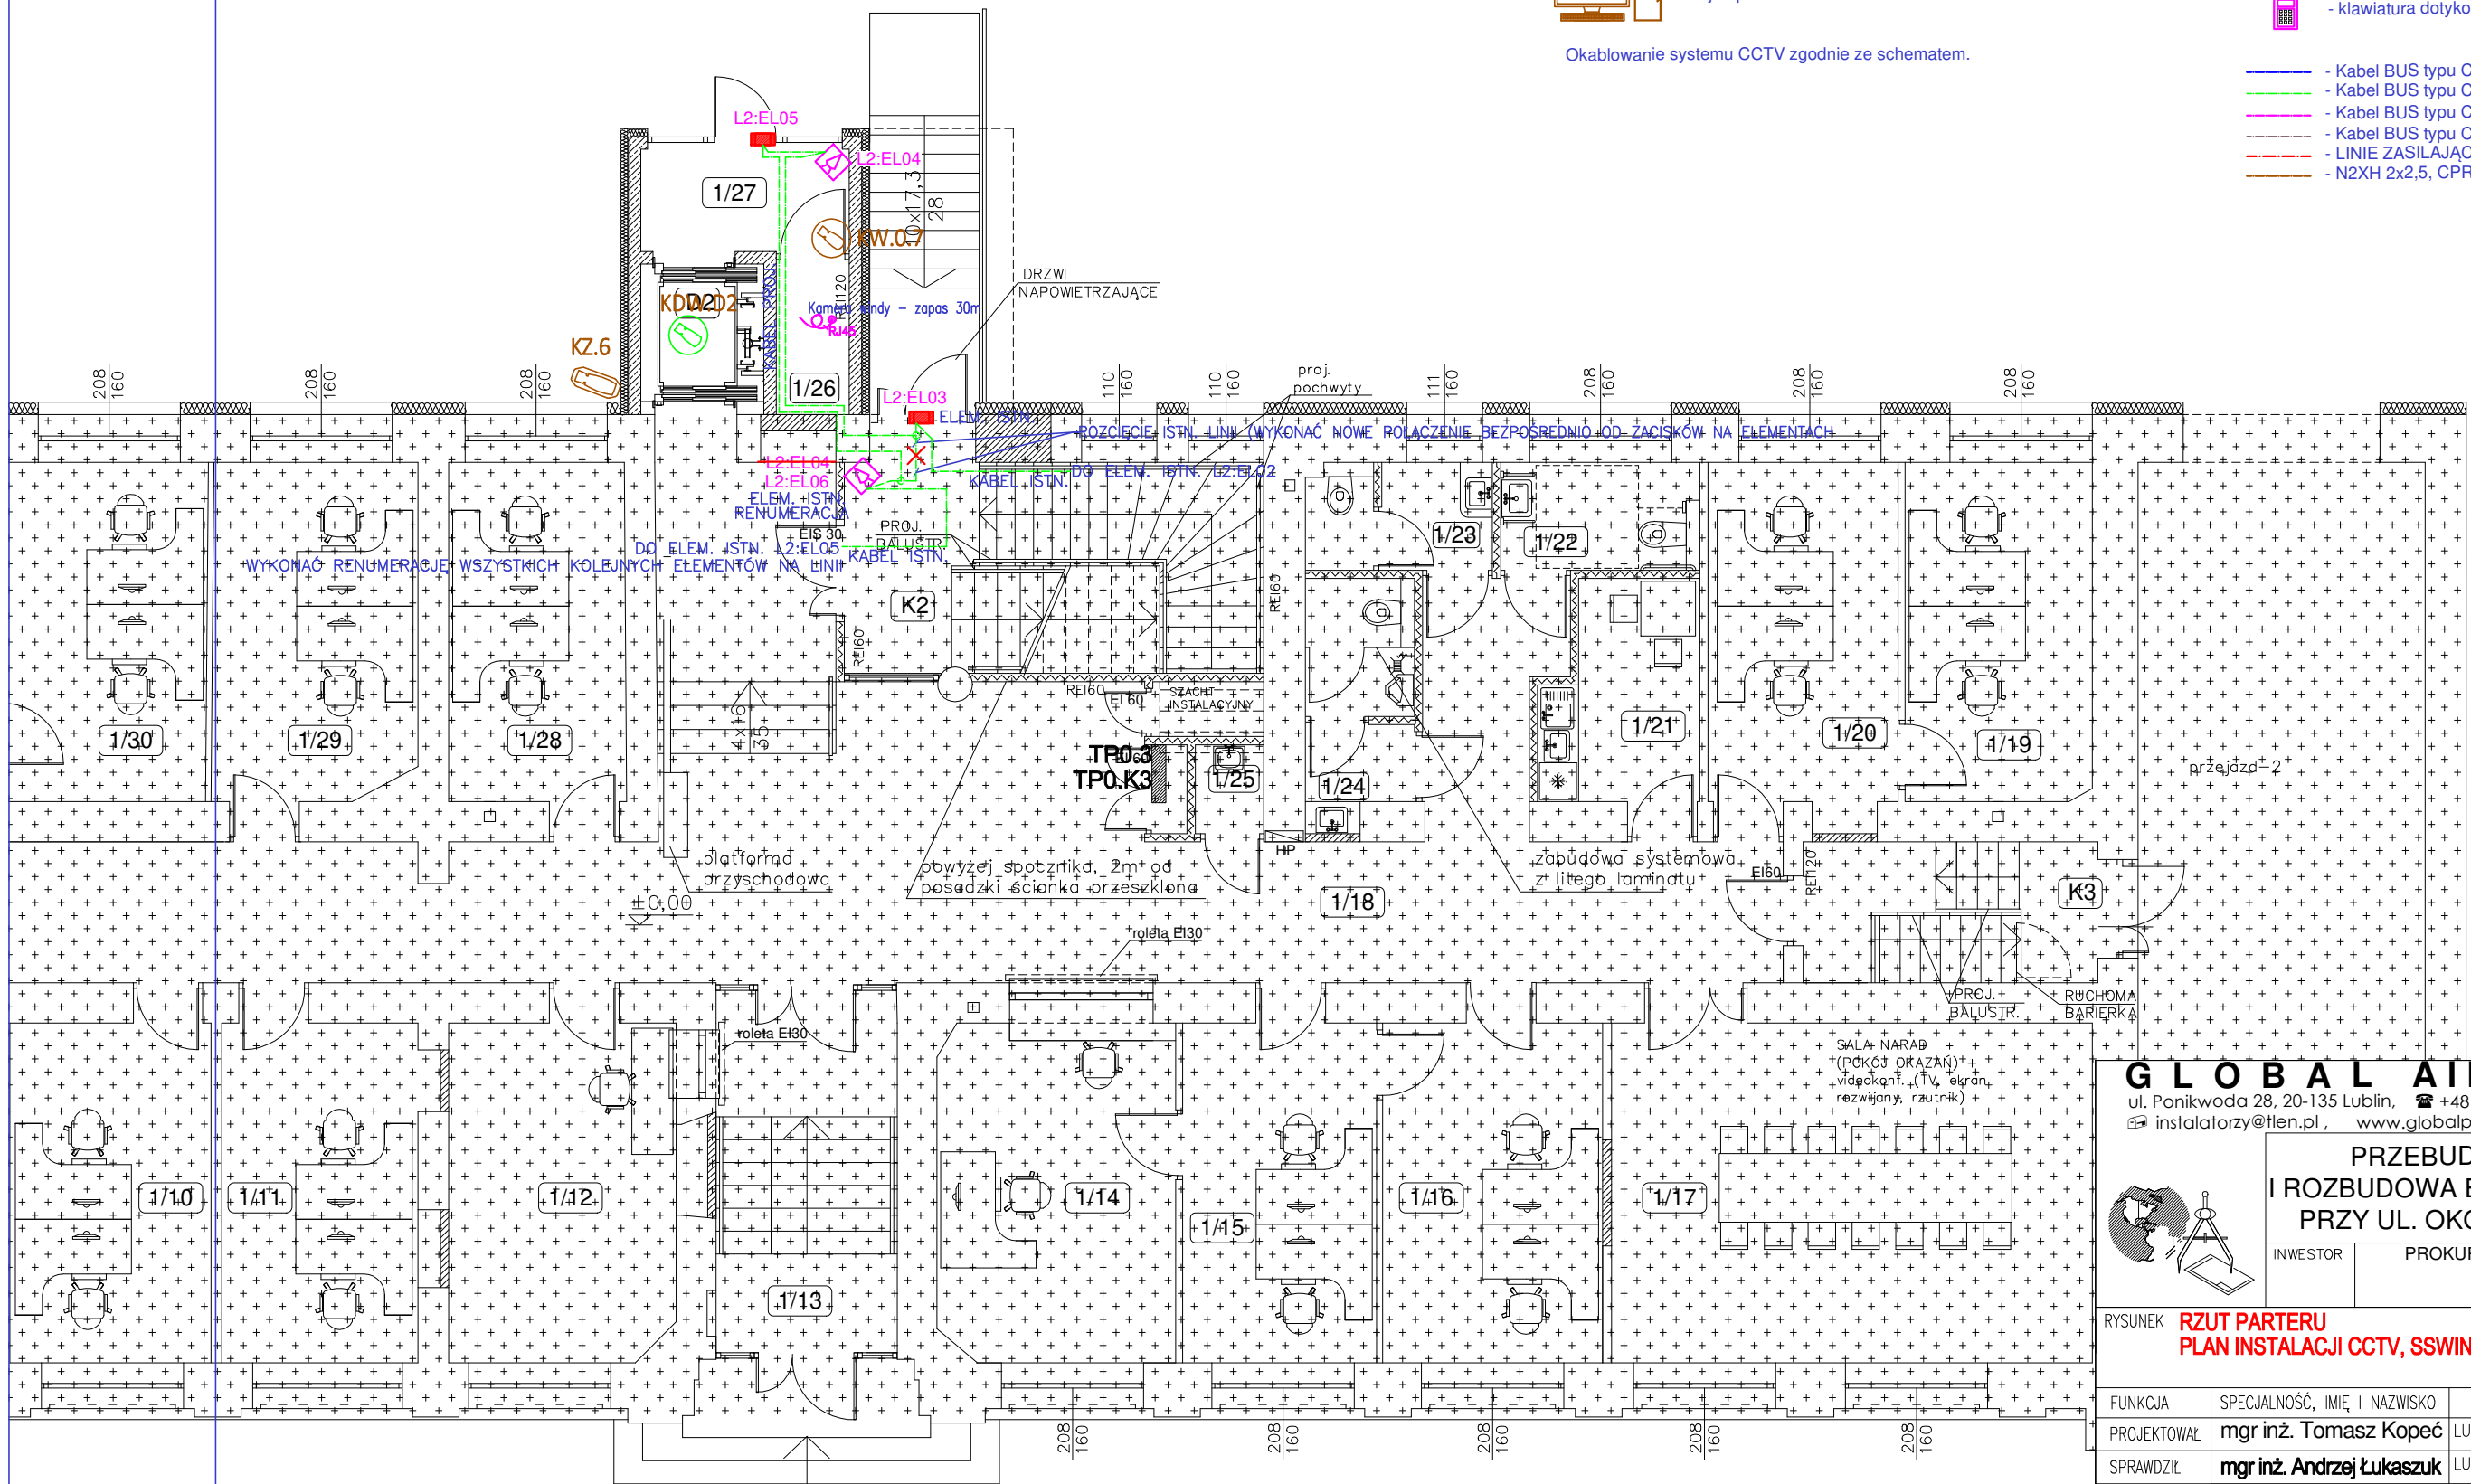

GLOBAL Albert Dragan

ul. Ponikwoda 28, 20-135 Lublin, ☎ +48 516 126 333
✉ instalatorzy@tlen.pl, www.globalprojekty.pl

PRZEBUDOWA NADBUDOWA
I ROZBUDOWA BUDYNKU PROKURATURY
PRZY UL. OKOPOWEJ 2A W LUBLINIE

INWESTOR	PROKURATURA REGIONALNA W LUBLINIE UL. OKOPOWA 2A 20-950 LUBLIN
----------	--

**RYSUNEK RZUT PARTERU
PLAN INSTALACJI CCTV, SSWIN**

SKALA
1:100

NR RYS.
T-VI-06

FUNKCJA	SPECJALNOŚĆ, IMIĘ I NAZWISKO	NR UPRAWNIENI	DATA	PODPIS
PROJEKTOWAŁ	mgr inż. Tomasz Kopeć	LUB/0132/PWOE/10	04 2024	
SPRAWDZIŁ	mgr inż. Andrzej Łukaszk	LUB/0028/PWBE/23	04 2024	

OPRACOWANIE CHRONIONE USTAWĄ O PRAWIE AUTORSKIM I PRAWACH POKREWNYCH (DZ.U. NR 24/94 POZ. 83 Z DNIA 4 LUTEGO 1994R.) Z PÓŹNIEJSZYMI ZMIANAMI