


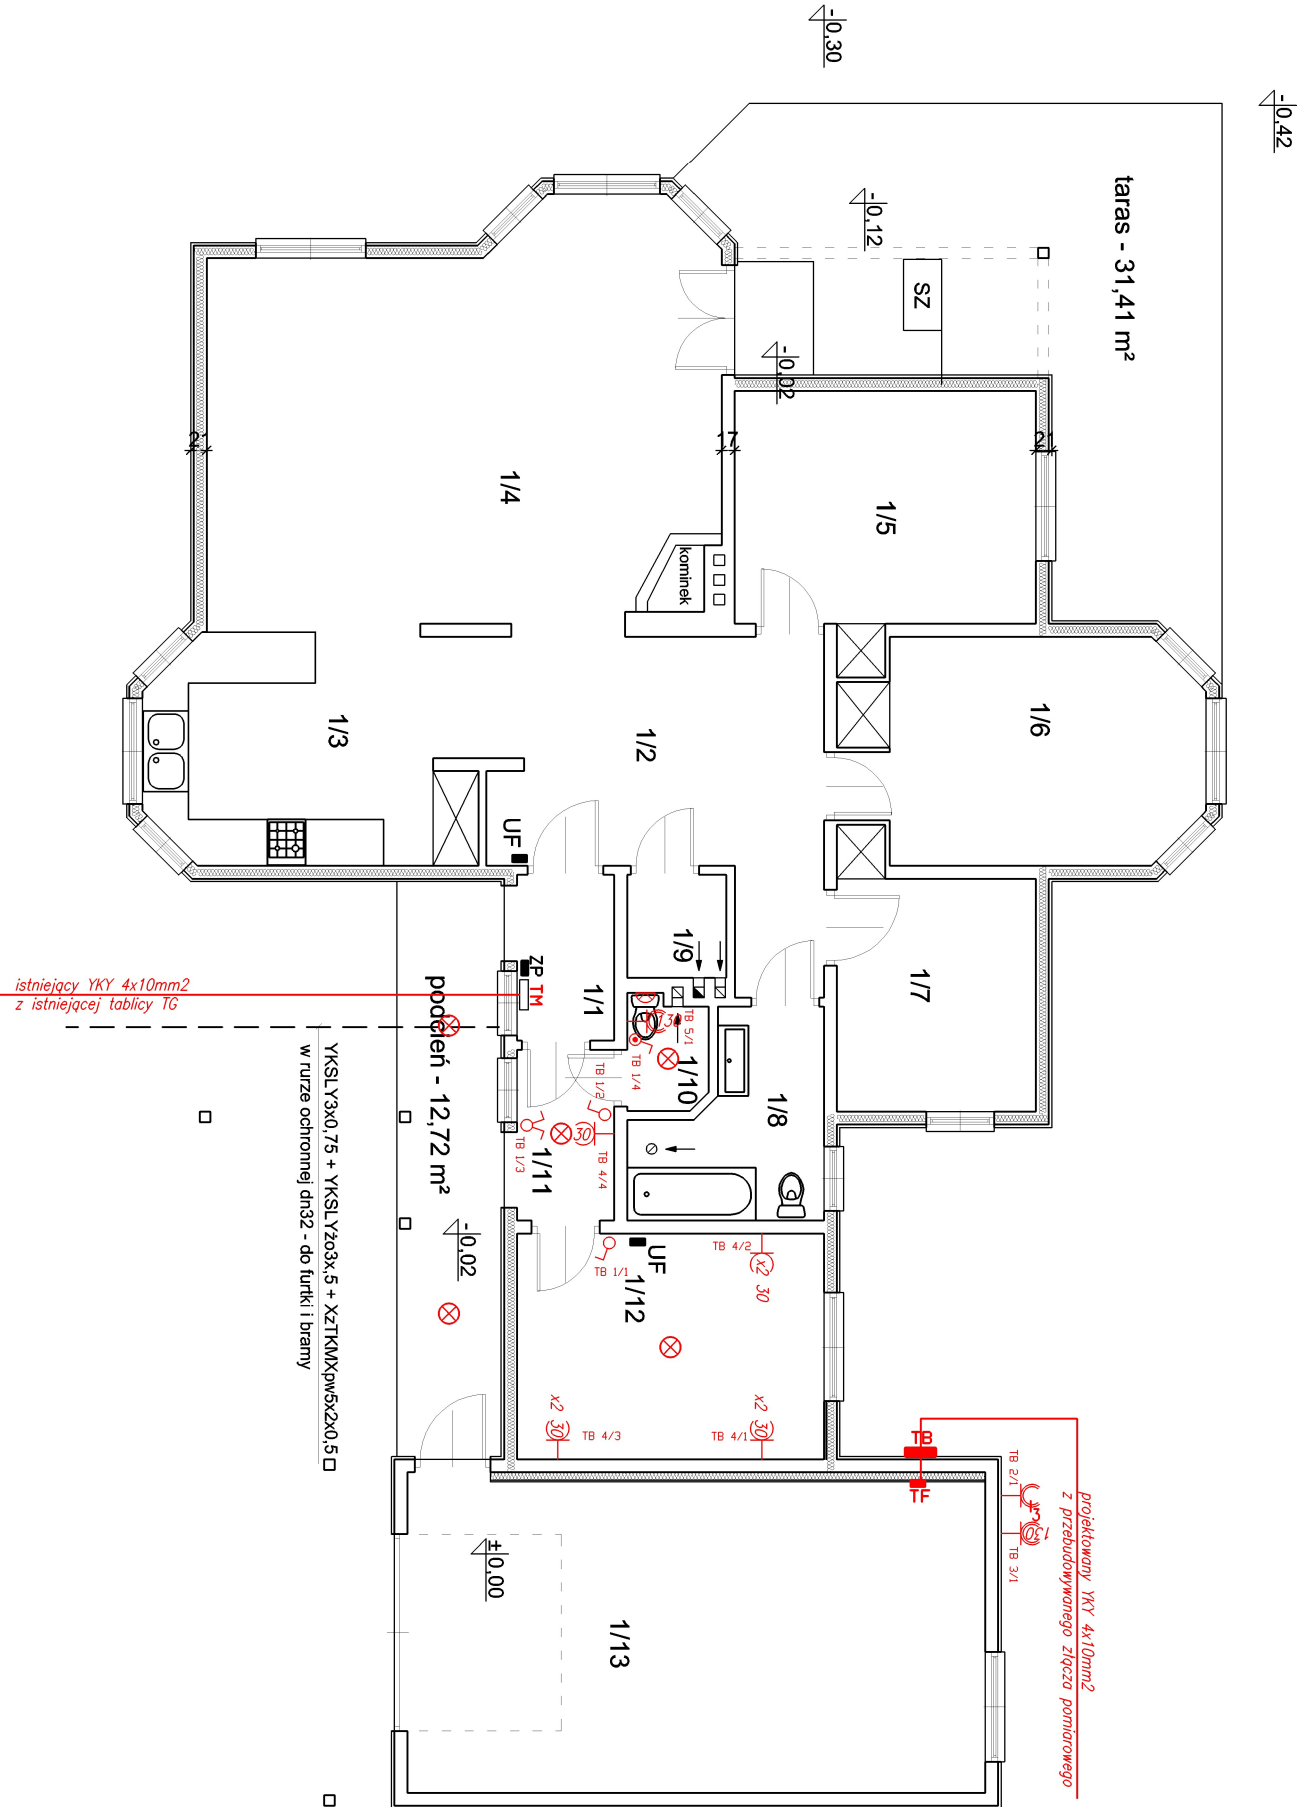

Zestawienie pomieszczeń		
L.P.	Nazwa pomieszczenia	Powierzchnia użytkowa (m²)
1/1	wiatrołap	2,80
1/2	holl	16,77
1/3	kuchnia	12,03
1/4	pokój dzienny	34,08
1/5	pokój	12,26
1/6	pokój	12,12
1/7	pokój	8,10
1/8	łazienka	5,61
1/9	łazienka	1,78
1/10	wc	1,55
1/11	koniarz	2,89
1/12	pokój biurowy	12,15
1/13	garaż	32,27
Razem:		154,41



- TM – istniejąca rozdzielnica części mieszkalnej
- TF – istniejąca rozdzielnica fotowoltaiki
- UF – istniejący uniön
- TB – projektowana rozdzielnica części biurowej
- Zp – istniejące przyciski sterujące napędem bramy
- 30 30 – gniazdo podwójne wysokość 30cm
- 30 30 – gniazdo hermetyczne wysokość 130cm
- 5 – łącznik pojedynczy
- 5 – łącznik pojedynczy hermetyczny
- 5 – łącznik świecznikowy
- 5 – wypust oświetleniowy sufitowy
- TB 1/5 – nr obwodu w rozdzielni

Obiekt: PRZEBUDOWA INSTALACJI ODBIORCZEJ LEŚNICZÓWKI GAŁKÓW			Data:	
ul. Leśna 17A dz. nr 403/3 obr. Gałków Duży, gm. Koluszki			12.2023r.	
Tytuł rysunku: INSTALACJE ELEKTRYCZNE RZUT PARTERU			Skala: 1:100	
Branża	Funkcja	Imię i nazwisko	Nr upraw.	Podpis
elektryczna	projektant	mgr inż. Jacek Gliszczyński		
			Nr rys.	
			E2	