


UWAGI!

W pomieszczeniu 0.14 przewidziano lokalizację magazynów energii oraz falowników. Pomieszczenie należy wyposażić w czujniki dymu. W przypadku braku podłączanego sprzętu gaśniczego należy wyposażyć pomieszczenie w gaśnicę proszkową min. 4 kg typu ABC.

LEGENDA:

- Falownik hybrydowy 20/25 kW
- Magazyn energii 19.32/22.08 kWh
- Rozdzielnica DC
- Rozdzielnica AC fotowoltaiki
- Przewód od falownika hybrydowego 20 kW do rozdzielnicy AC fotowoltaiki YDY 5x10 mm²
- Przewód od falownika hybrydowego 25 kW do rozdzielnicy AC fotowoltaiki YDY 5x16 mm²
- Przewód od Rozdzielni AC falowników do RG NZXH-J 5x25 mm²

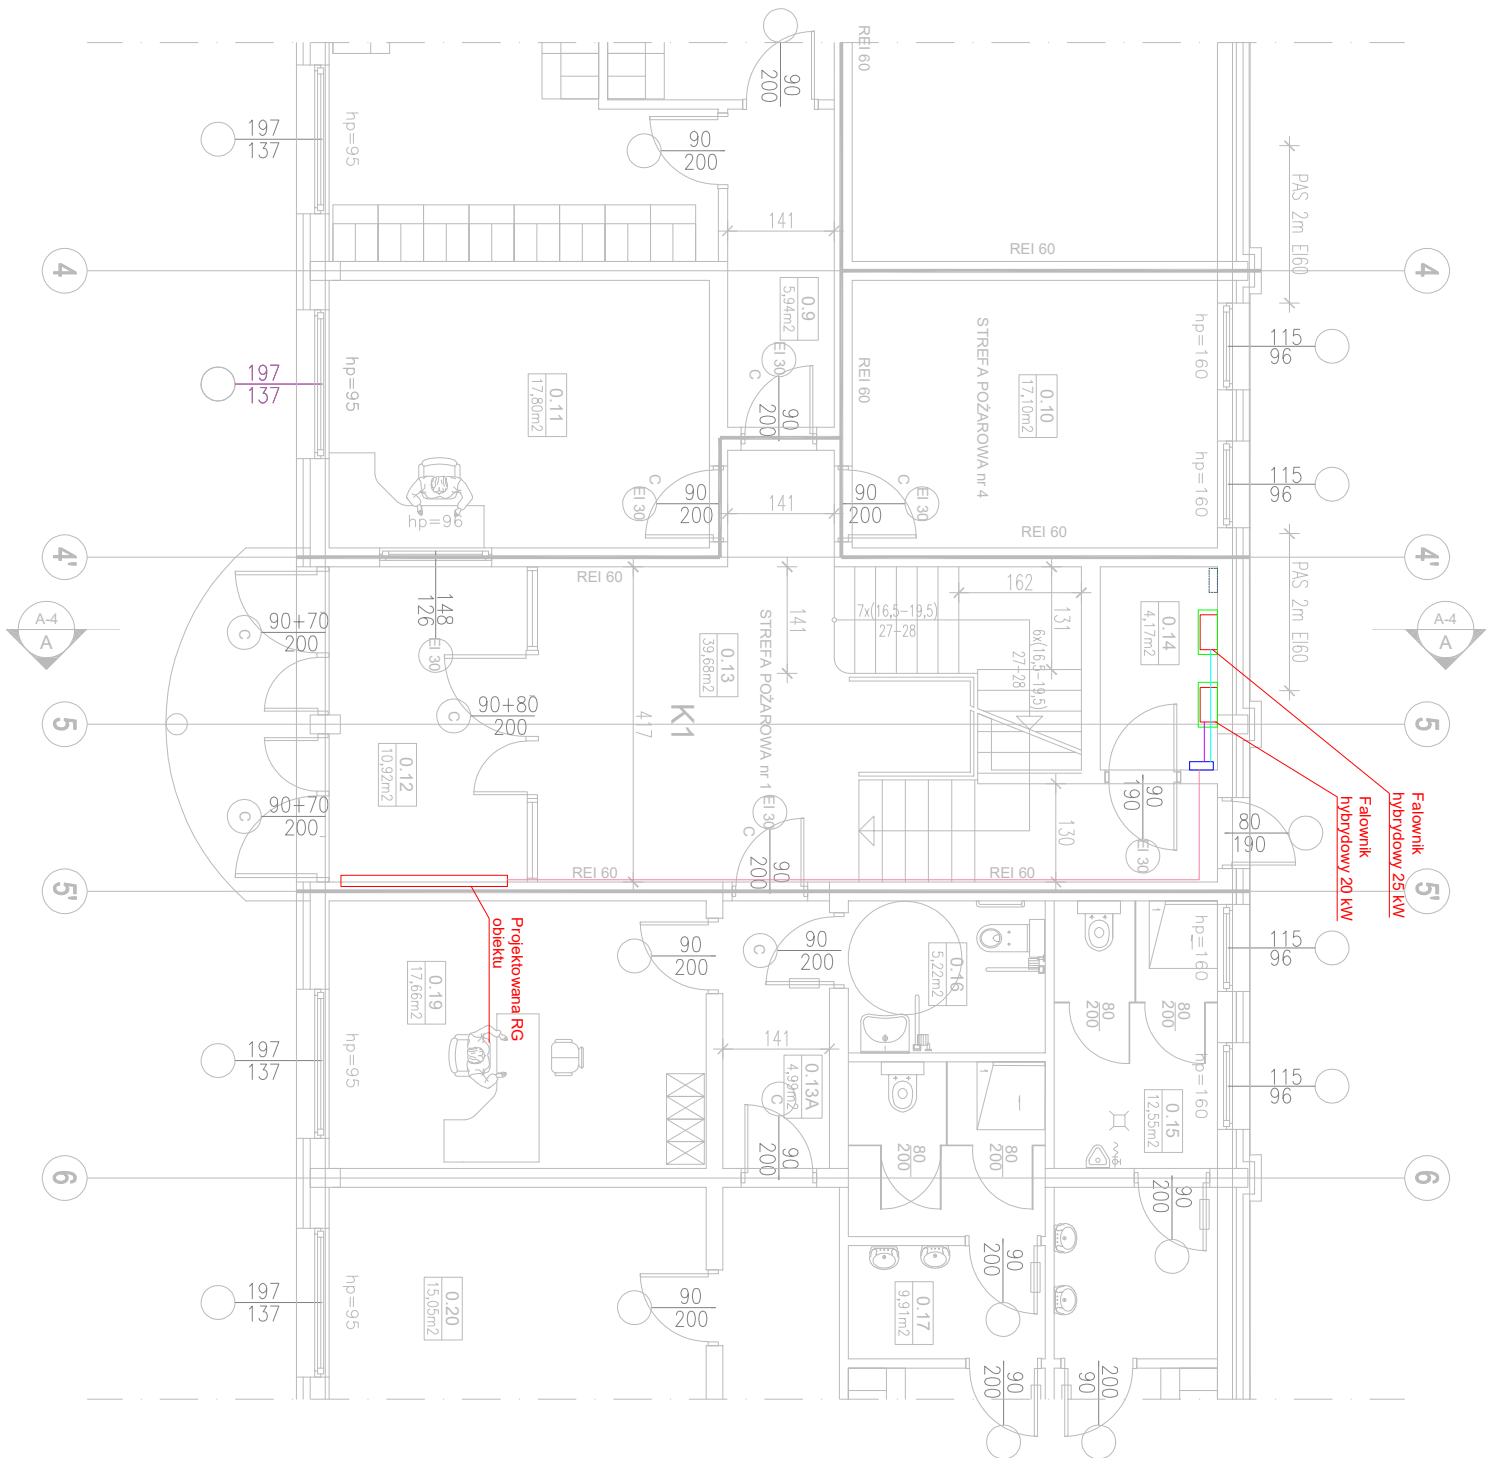

OBIEKT	BUDYNEK „B” DELEGATURY DOLNOŚLĄSKIEGO URZĘDU CELNO-SKARBOWEGO WE WROCŁAWIU		
--------	---	--	--

RYSUJEK	RZUT PARTERU - LOKALIZACJA MAGAZYNÓW WRAZ Z FALOWNIKAMI		
PROJEKTANT	inż. Bożena Lechowicz	175/93/OP	Proje

SKALA 1:100		PI/04
STRZELIN 08-08-2025		