


RZUT PARTER  
SKALA 1:100

Nr pom.	Nazwa pomieszczenia	Powierzchnia podłogi	Powierzchnia użytkowa	Wysokość
		[m²]	[m²]	
PARTER				
301	kotłownia	22,81	22,81	2,6
302	pom. gosp.	7,81	7,81	2,6
I PIĘTRO				
311	antresola	9,72	9,72	2,5
312	pom. gosp.	9,44	9,44	2,5
313	łazienka	4,53	4,53	2,5
Suma		54,31	54,31	

Nr pom.	Nazwa pomieszczenia	Powierzchnia podłogi	Powierzchnia użytkowa	Wysokość
		[m²]	[m²]	
000	korytarz	7,02		2,7
001	gabinet	13,36	13,36	2,7
002	gabinet	11,8	11,8	2,7
003a	sala seminaryjna	51,79	51,79	2,7
003b	pom. gosp.	12,34	12,34	2,7
004	pok. pracowników	13,71	13,71	2,7
005	pok. biurowy	19,42	19,42	2,95
006	łazienka	7,41	7,41	2,95
007	łazienka	2,41	2,41	2,95
008	pom. techniczne	8,36	8,36	2,95
009	pok. biurowy	15,26	15,26	2,95
010	pok. biurowy	14,97	14,97	2,95
011	pok. biurowy	15,33	15,33	2,95
012	pok. biurowy	22,44	22,44	2,95
013	hol	26,31	26,31	2,95
014	klatka schodowa	3,08	5,04	2,7
015	korytarz	5,42	5,42	2,7
Suma		250,43	245,37	

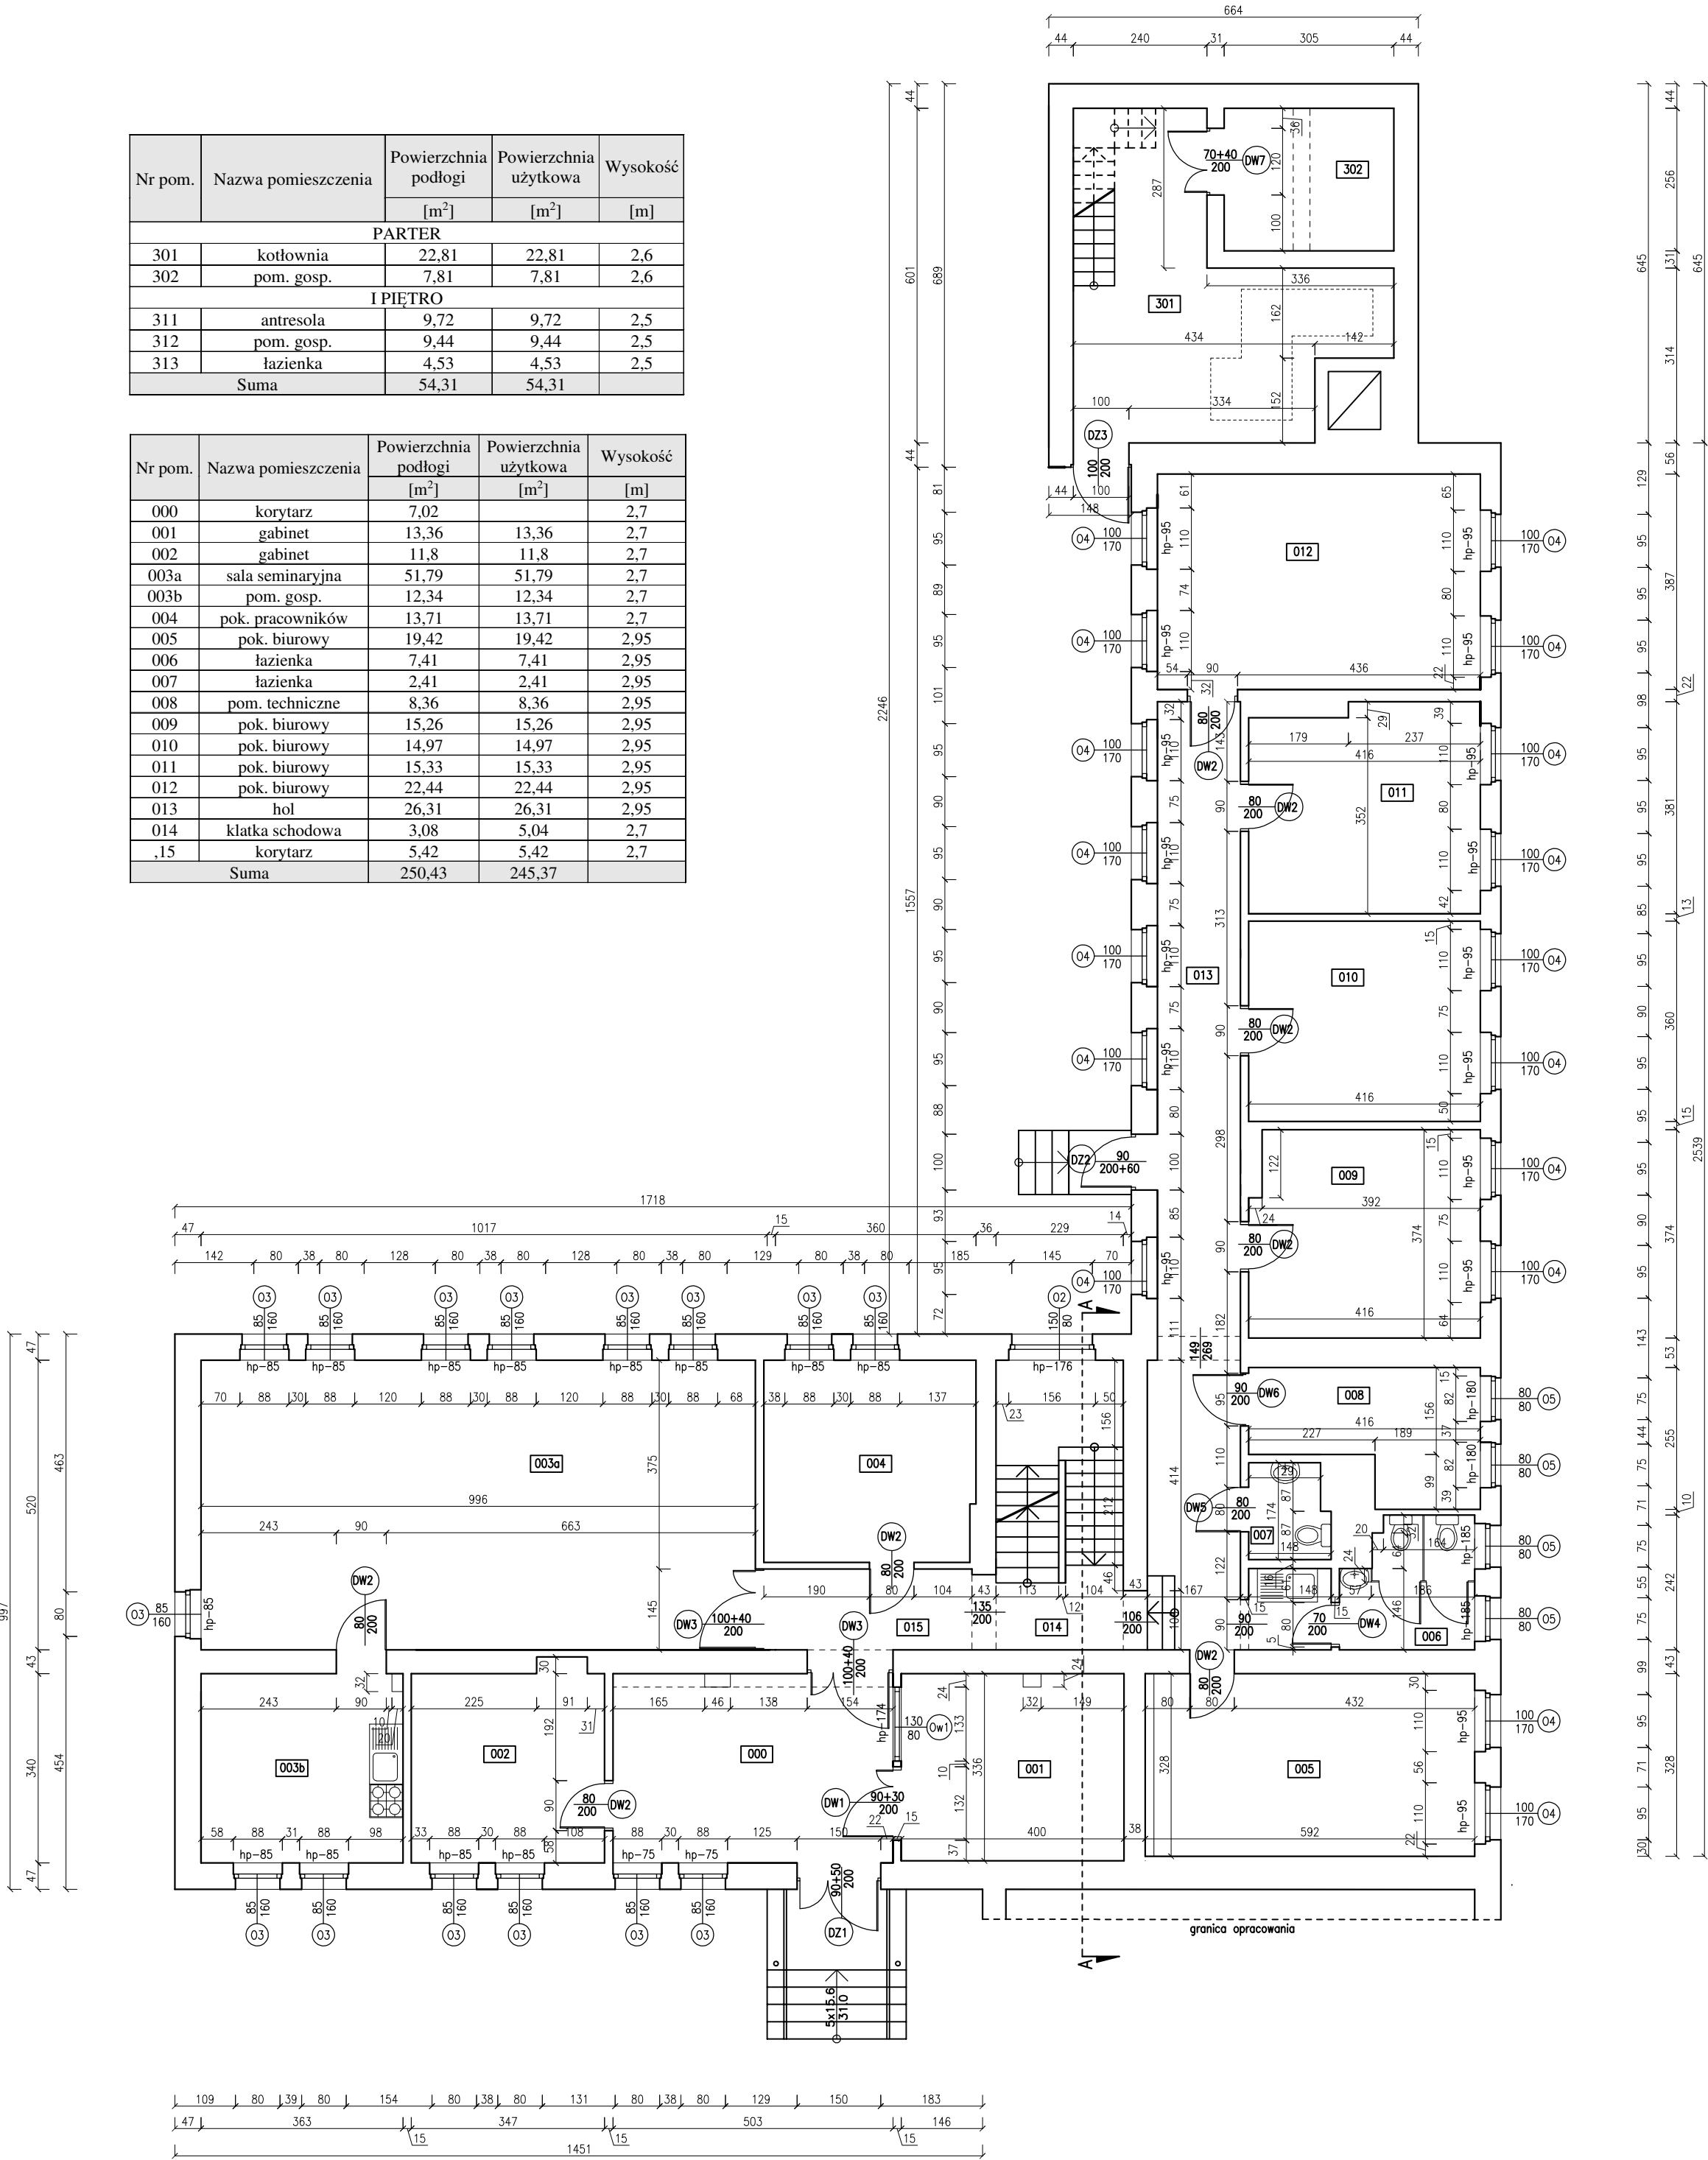

Biuro projektów i usług inwestycyjnych INSTAL STD Sylwia Tchorowska tel. 501 292 469 ul. Wysockiego 28 p.23; 58-304 Wałbrzych				
Projektant:	mgr inż. Sylwia Tchorowska	124/DOS/06		Data: 15.03.2022r.
Asystet:	inż. Paula Wolniak	DOS/IS/0471/06		
Temat:	Inwentaryzacja budynku Powiatowej Stacji Sanitarnej – Epidemiologicznej w Świdnicy. Dz. nr 1846 obręb 0005 Zachód, ul. Wałbrzyska 15, 58–100 Świdnica.			Stadium: INWENTARYZACJA
Inwestor:	PSSE w Świdnicy 58–100 Świdnica ul. Wałbrzyska 15			Skala: 1:100
Tytuł rys.:	RZUT PARTERU			Nr rys.: 2