


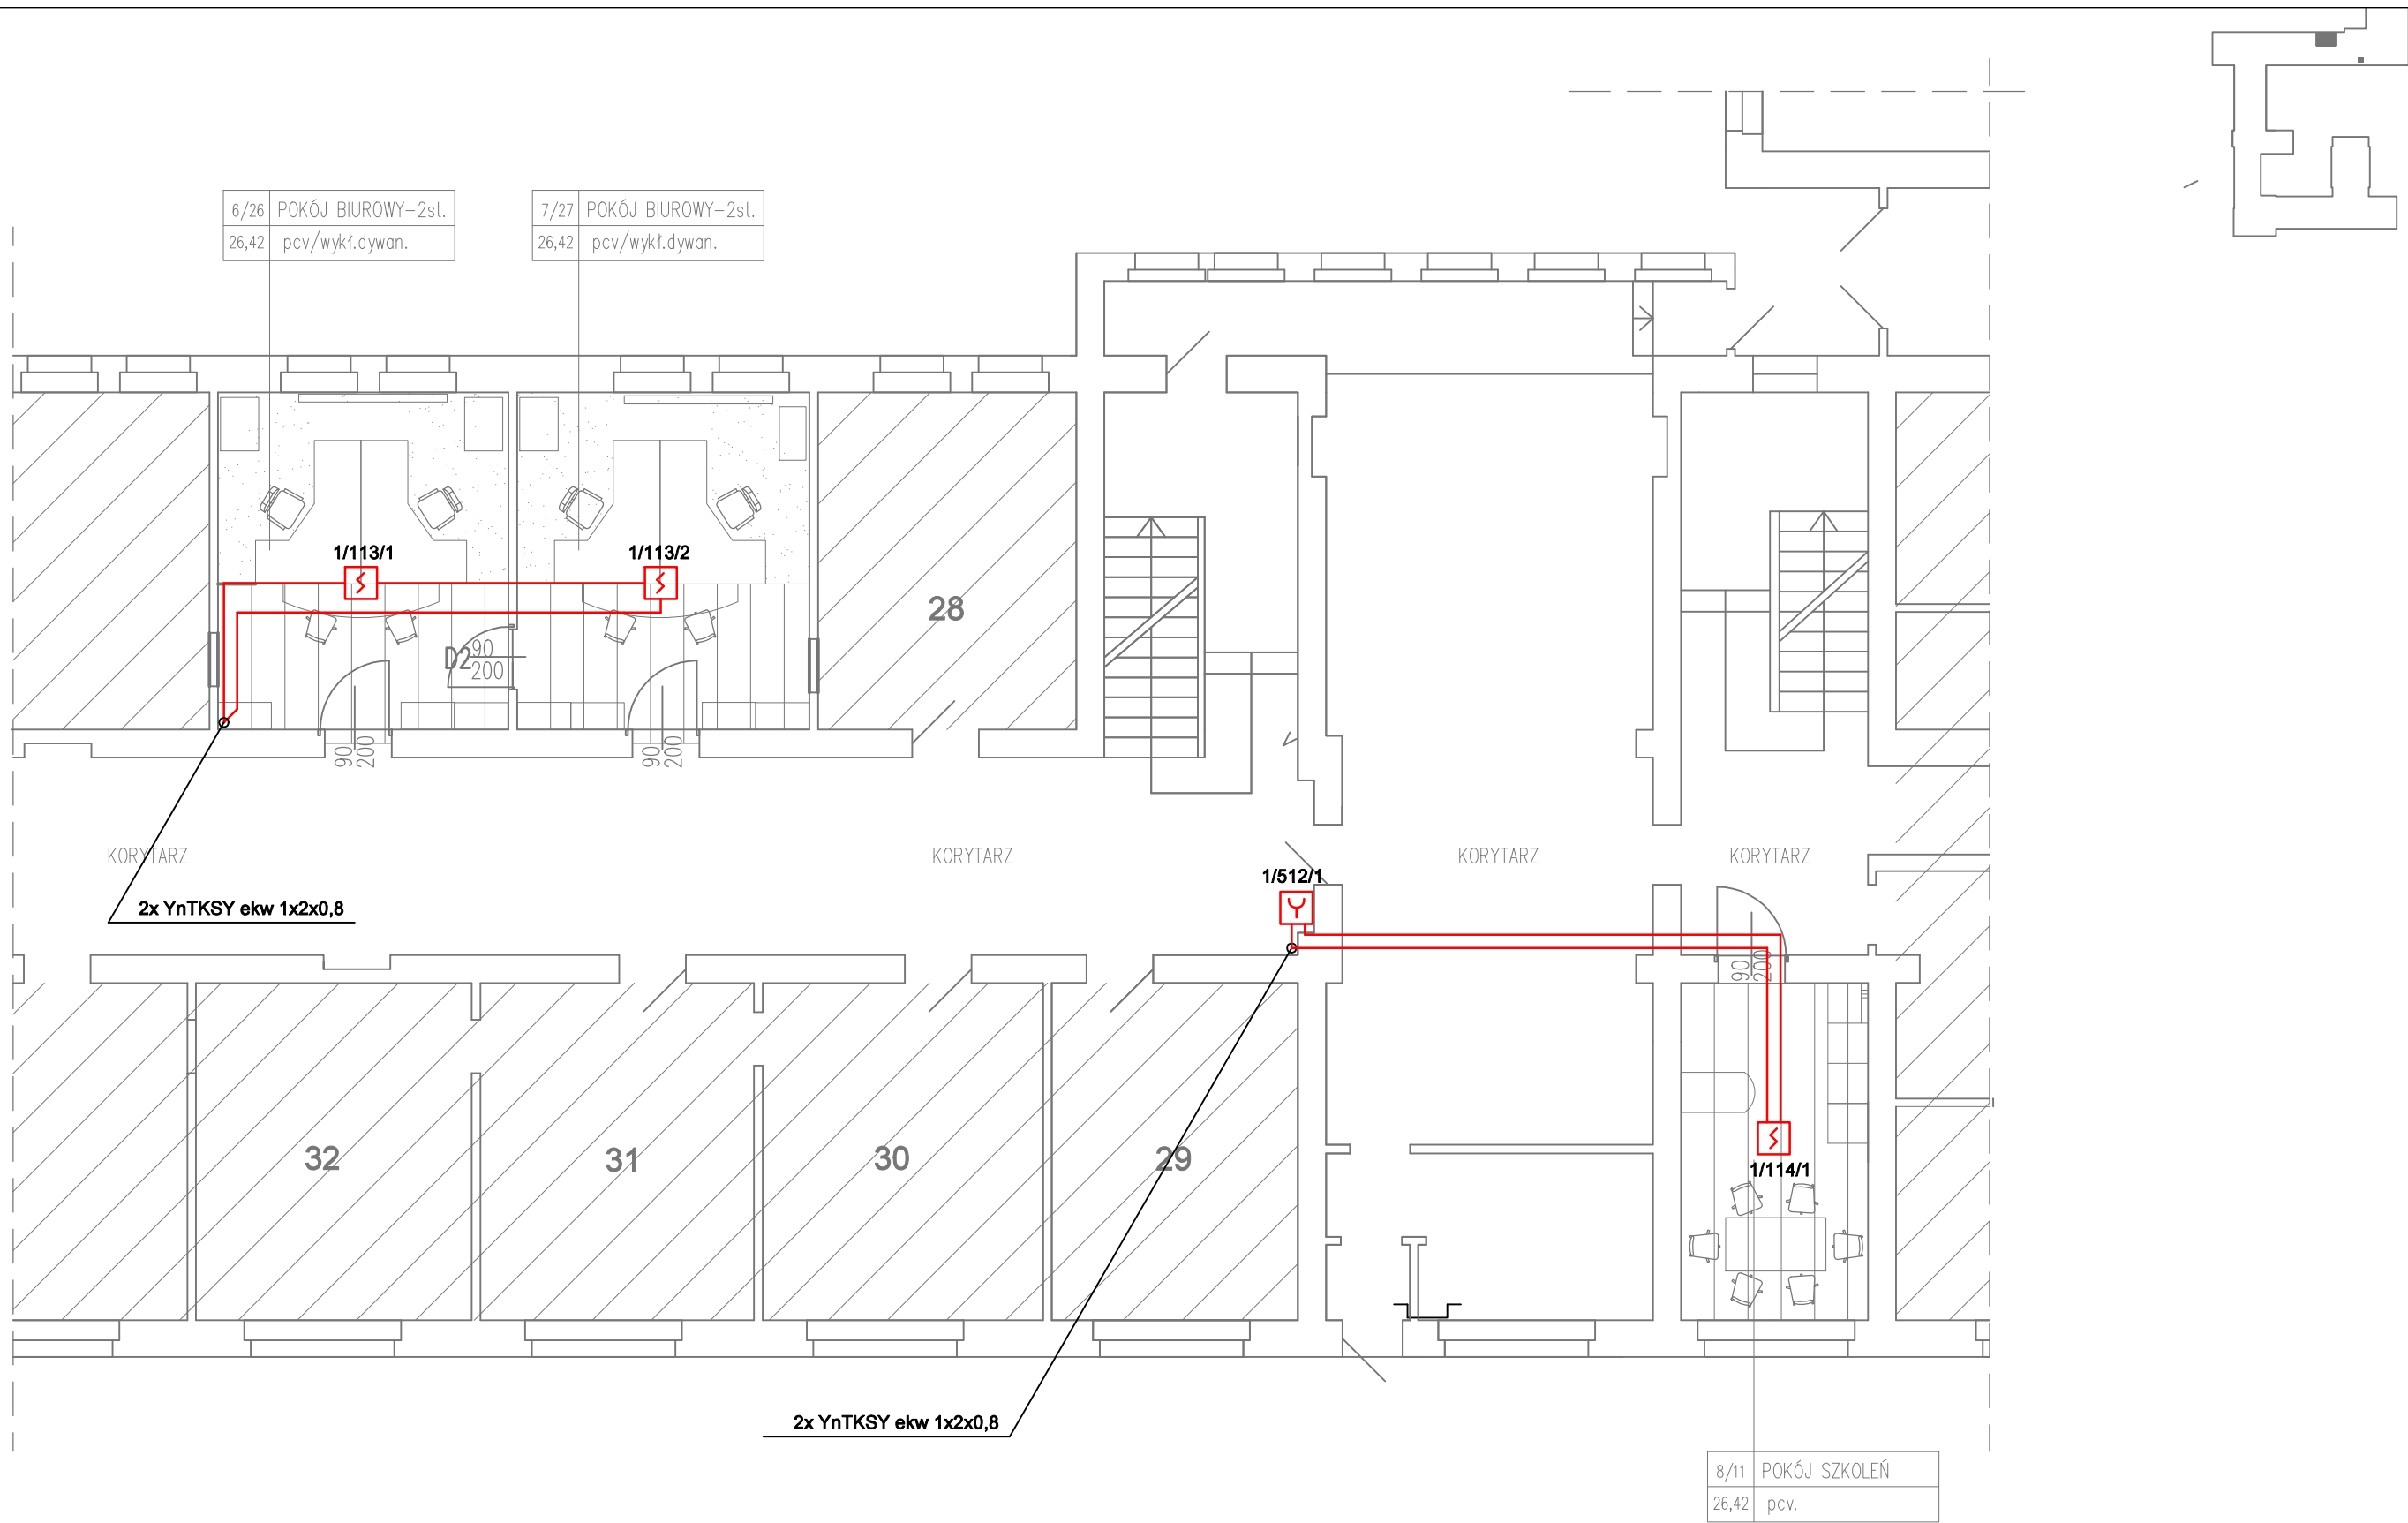

LEGENDA			
	Repetytor sygnalizacji pożaru		Ręczny ostrzegacz pożaru
	Centrala sygnalizacji pożaru - istn.		Sygnalizator akustyczno-optyczny
	Optyczna czujka dymu		Zasilacz 24V do zastosowań ppoż
	Optyczna czujka dymu ze wskaźnikiem zadziałania		Moduł wyjścia/wejścia
			Kontrola dostępu nr pętli/nr elementu/nr strefy
			Kabel YnTKSY ekw 1x2x0,8
			Kabel HDGS 3x1,5 PH90

SYSTEM SYGNALIZACJI POŻAROWEJ RZUT PARTERU – CZĘŚĆ 2		
TEMAT	REMONT I PRZEBUDOWA POMIESZCZEŃ ODDZIAŁU LEGALIZACJI POBYTU CUDZOZIEMCÓW W WYDZIALE SPRAW OBYWATELSKICH I CUDZOZIEMCÓW	NR RYS. T2
ADRES	WARMIŃSKO–MAZURSKI URZĄD WOJEWÓDZKI 10–575 Olsztyn, Al.Marsz.J. Piłsudskiego 7/9	SKALA 1:100
FAZA	PROJEKT BUDOWLANY	BRANŻA: TELETECHNIKA
PROJEKTANT	mgr Dariusz Rybaczuk upr. WAM/0052/ZHOT/05	DATA: 12.2019
SPRAWDZAJĄCY	mgr inż. Piotr Raczynski upr. WAM/0104/POOT/08	PODPIS