



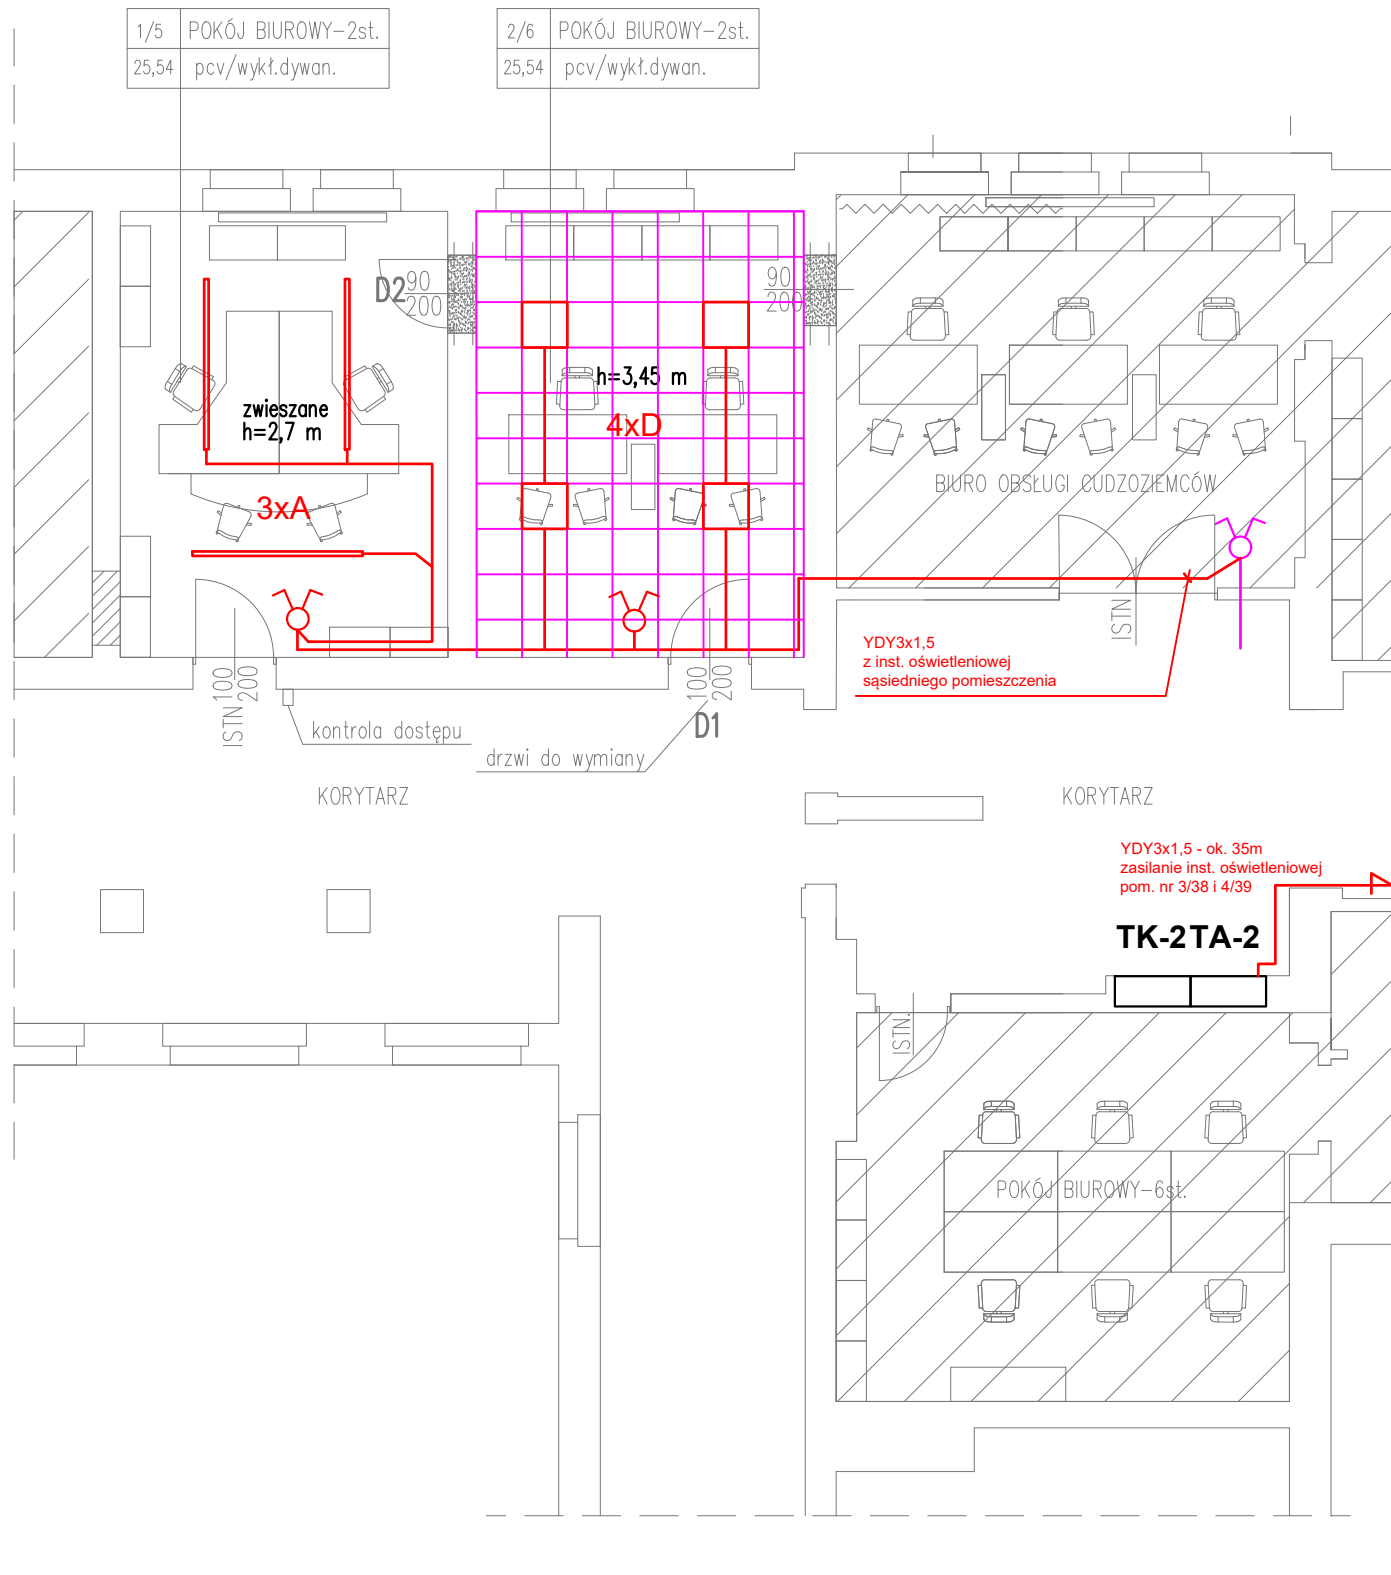

- projektowana wykładzina dywanowa
- projektowana wykładzina pcv
- POMIESZCZENIA POZA ZAKRESEM
- istn. posadzka – bez zmian
- zastłona + firana (pozostałe okna – rolety)

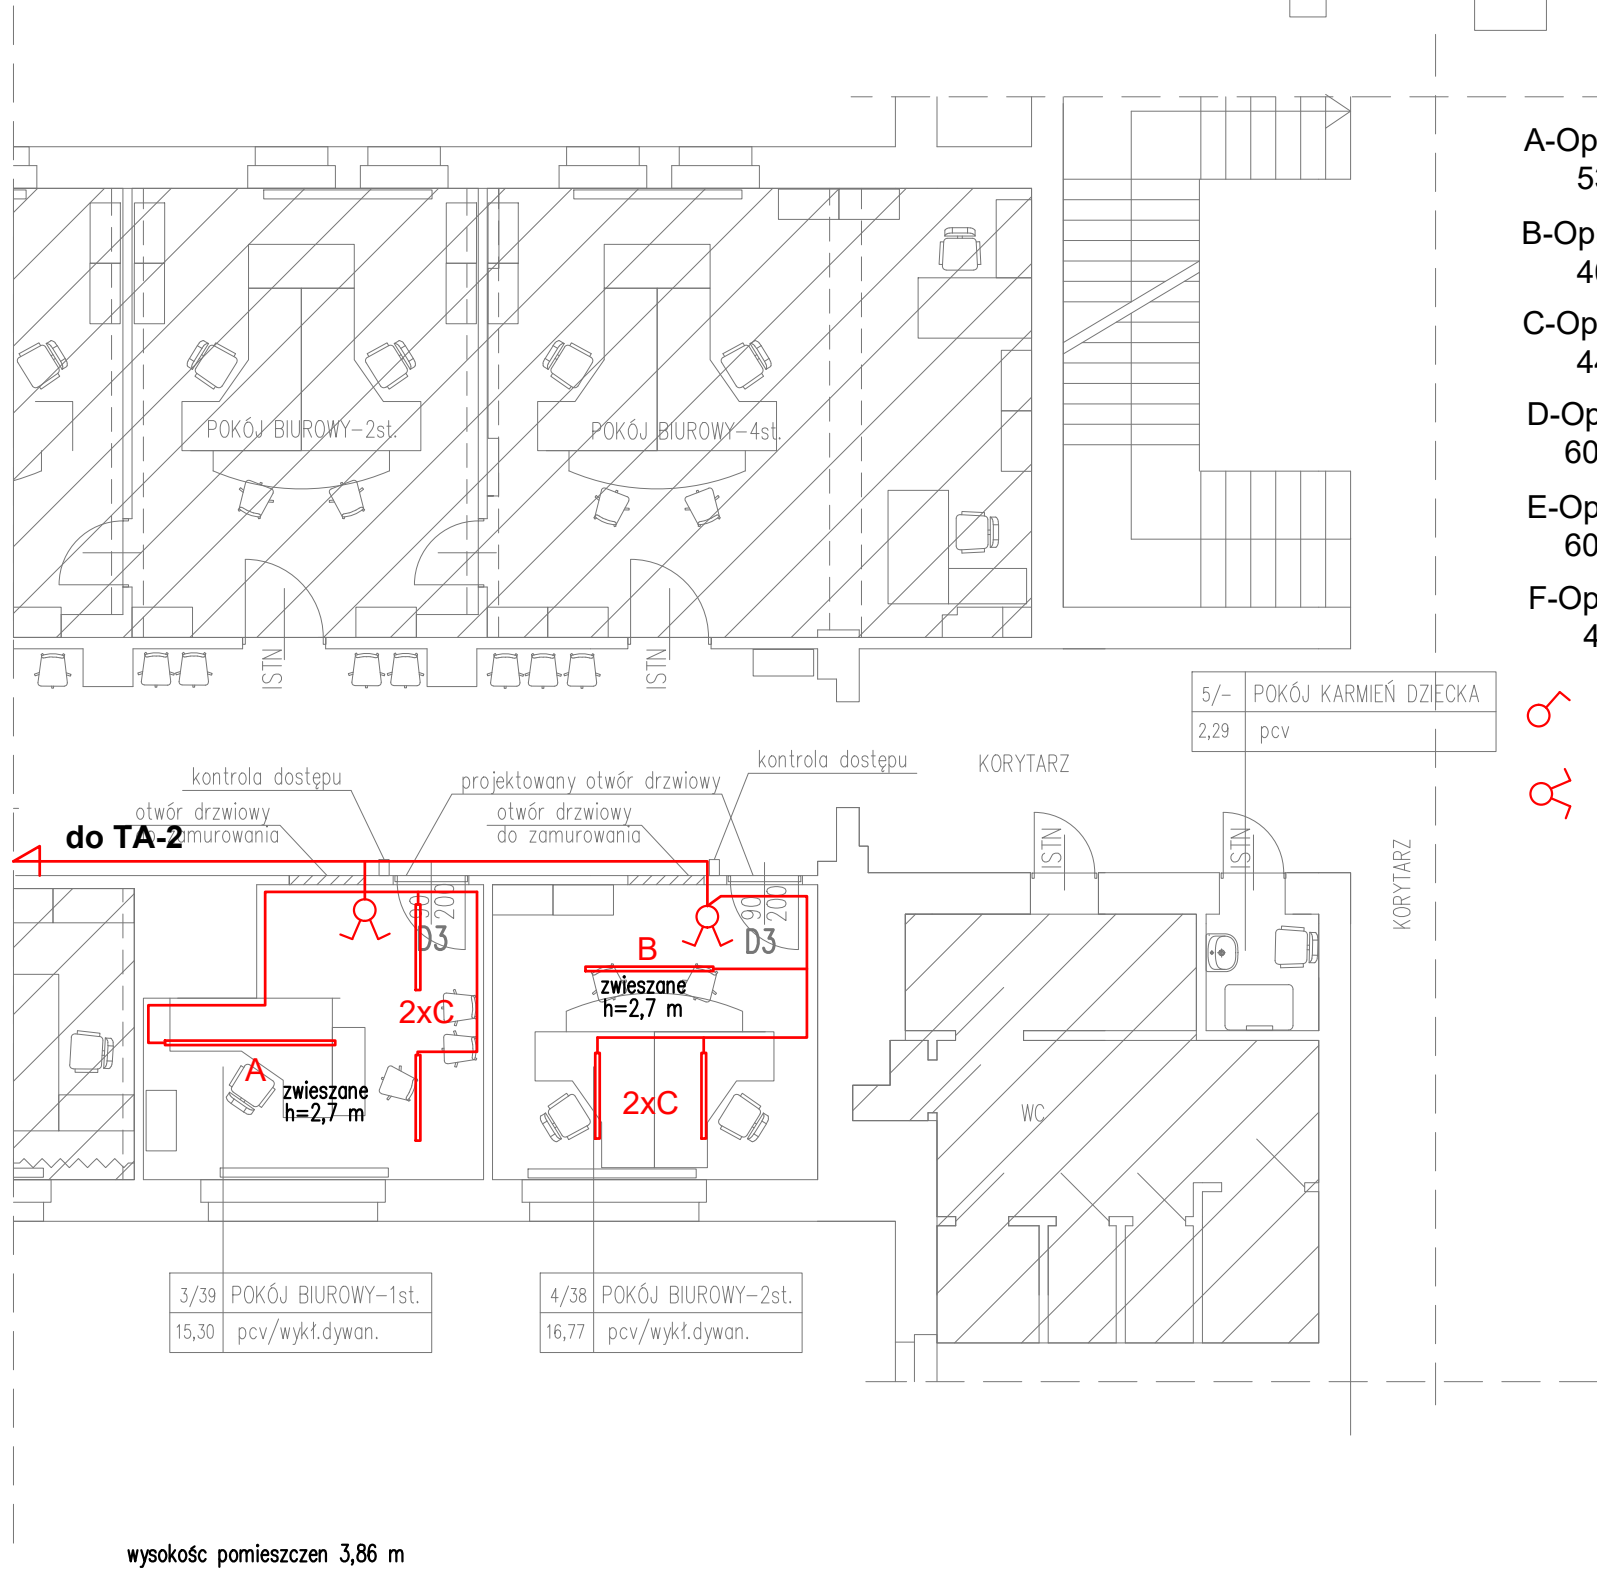

LEGENDA

- A-Oprawa oświetleniowa X-LINE LED 5200 /L-2252mm
5396 lm 34W-830-E24-MICRO-PRM
- B-Oprawa oświetleniowa X-LINE LED 3900 /L-1692mm
4047 lm 26W-830-E2-MICRO-PRM
- C-Oprawa oświetleniowa X-LINE LED 4400 /L-1132mm
4410 lm 28W-830-E24-MICRO-PRM
- D-Oprawa oświetleniowa EUROPANEL LED
600x600 5800-Micro-PRM - 830 /5318 lm 40W-E
- E-Oprawa oświetleniowa EUROPANEL LED
600x600 4800Z-1.5 M-PLX- 830 /5204 lm 31W-E
- F-Oprawa oświetleniowa METEOR LUX LED
4400 lm 32W-830 -PLX-E

Łącznik 1-bieg. p/t 10A 250V

Łącznik świecznikowy p/t 10A 250V

RZUT PARTERU – CZĘŚĆ 1 PLAN INSTALACJI OŚWIETLENIOWEJ

TEMAT REMONT I PRZEBUDOWA POMIESZCZEŃ ODDZIAŁU LEGALIZACJI POBYTU CUDZOZIEMCÓW W WYDZIAŁE SPRAW OBYWATELSKICH I CUDZOZIEMCÓW		NR RYS. E1	
ADRES WARMIŃSKO-MAZURSKI URZĄD WOJEWÓDZKI 10-575 Olsztyn, Al.Marsz.J. Piłsudskiego 7/9		SKALA 1:100	
FAZA PROJEKT BUDOWLANY	BRANŻA: INSTALACJE ELEKTRYCZNE	DATA: 12.2019	
PROJEKTANT mgr inż. Tadeusz Koryzno upr.257/87/OI		PODPIS	
SPRAWDZAJĄCY mgr inż. Bogusław Pokojski upr.bud.92/84/OI			