


Rzut dachu
skala 1/100

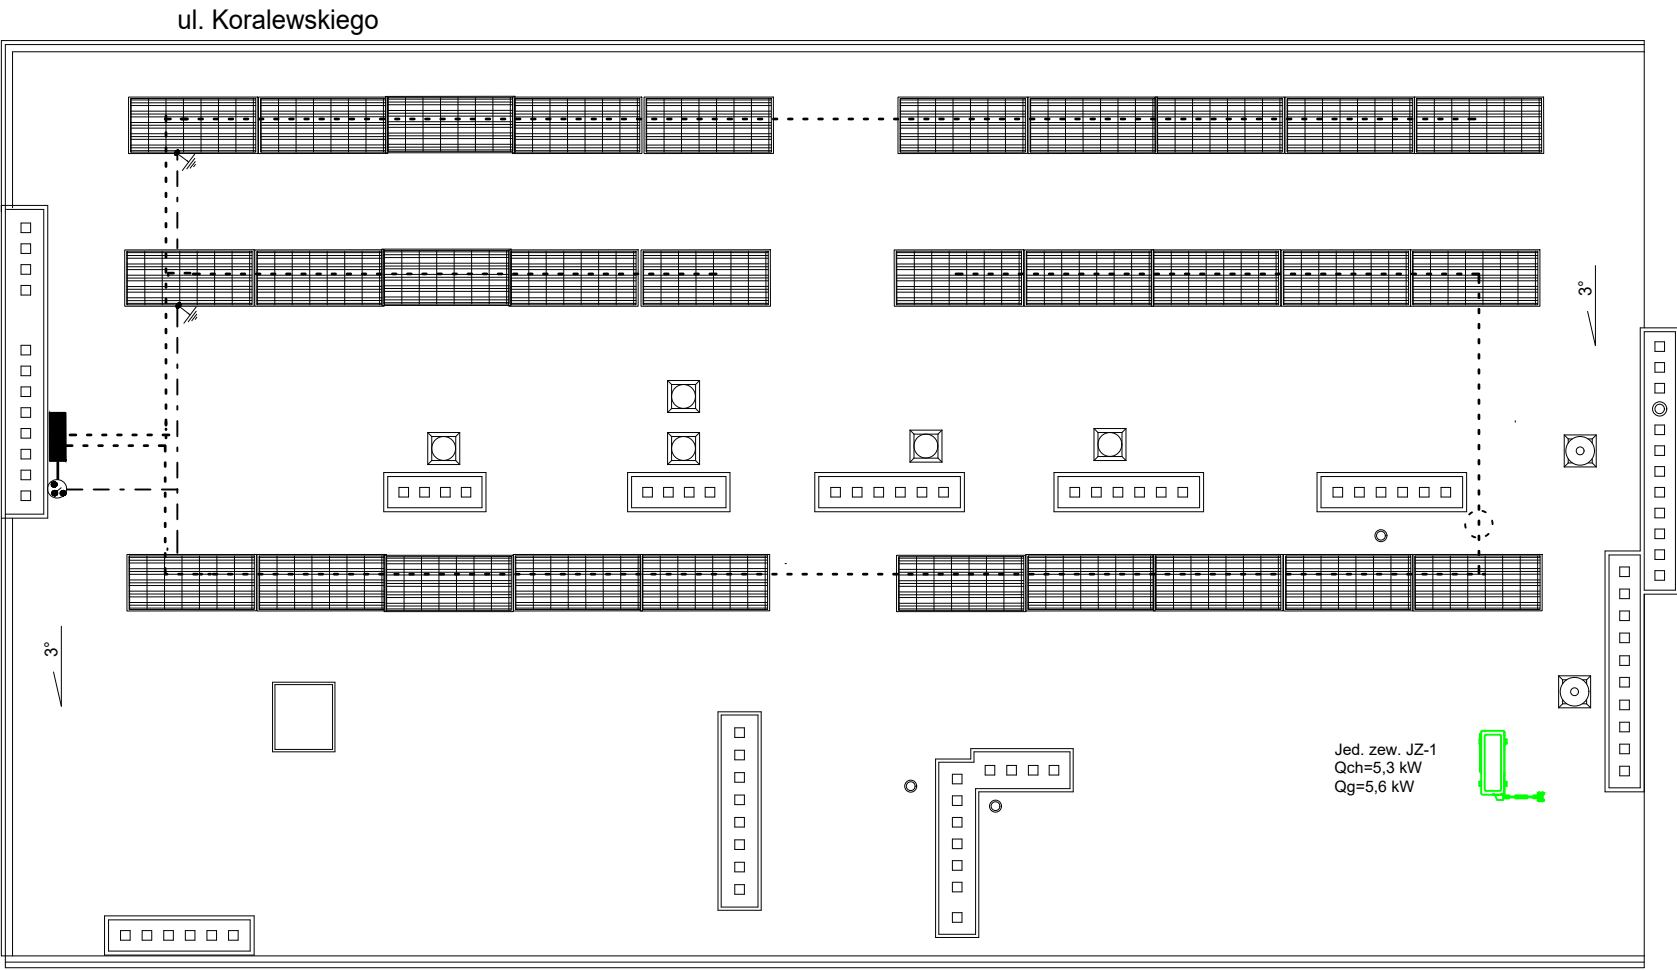

System klimatyzacji multi-split jed. wew. JW1
Nominalna wydajność chłodnicza: nie mniej niż 2,5 kW
Nominalna wydajność grzewcza: nie mniej niż 2,9 kW
Poziom ciś. akust. jed. wew. [min/max]: nie więcej niż 21/39 dB(A)
Typ jednostki wew.: ścienny

System klimatyzacji multi-split jed. wew. JW1
Nominalna wydajność chłodnicza: nie mniej niż 2,5 kW
Nominalna wydajność grzewcza: nie mniej niż 2,9 kW
Poziom ciś. akust. jed. wew. [min/max]: nie więcej niż 21/39 dB(A)
Typ jednostki wew.: ścienny

System klimatyzacji multi-split jed. zew. JZ1
Nominalna wydajność chłodnicza: nie mniej niż 5,3 kW
Nominalna wydajność grzewcza: nie mniej niż 5,6 kW
Nominalny pobór mocy el. chl.: nie więcej niż 1,63 kW
Nominalny pobór mocy el. grz.: nie więcej niż 1,5 kW
Współczynnik SEER: nie mniej niż 6,0
Współczynnik SCOP: nie mniej niż 3,8
Zasilanie elektryczne: 230V/1/50Hz
Poziom ciś. akust. jed. zew.: nie więcej niż 56 dB(A)

"ENERO" S.c. Usługi Projektowe Włodzimierz Pietraszek i Ewa Pietraszek 38-200 Jasło; ul. Kwiatowa 8L; tel. 4485446, 605056250				
OBIEKT:	Budynek Powiatowej Stacji Sanitarno-Epiemiologicznej w Jasle ul. Koralewskiego 13, 38-200 Jasło			
INWESTOR:	Powiatowa Stacja Sanitarno-Epidemiologiczna w Jasle ul. Koralewskiego 13, 38-200 Jasło			
STADIUM:	Projekt budowlany budowy instalacji klimatyzacji			
TYTUŁ RYSUNKU:	Instalacja klimatyzacji - rzut dachu			
Projektant	Podpis	Branża	Skala:	Data:
mgr inż. Włodzimierz Pietraszek Upr. bud. GP-I-UA-7342/91/91 ANB.V.7342-221/94		Sanitarna	1/100	05.2021
			Nr rysunku: 3	