


ISTNIEJĄCA KOTŁOWNIA 1:50

REMONTOWANA KOTŁOWNIA 1:50

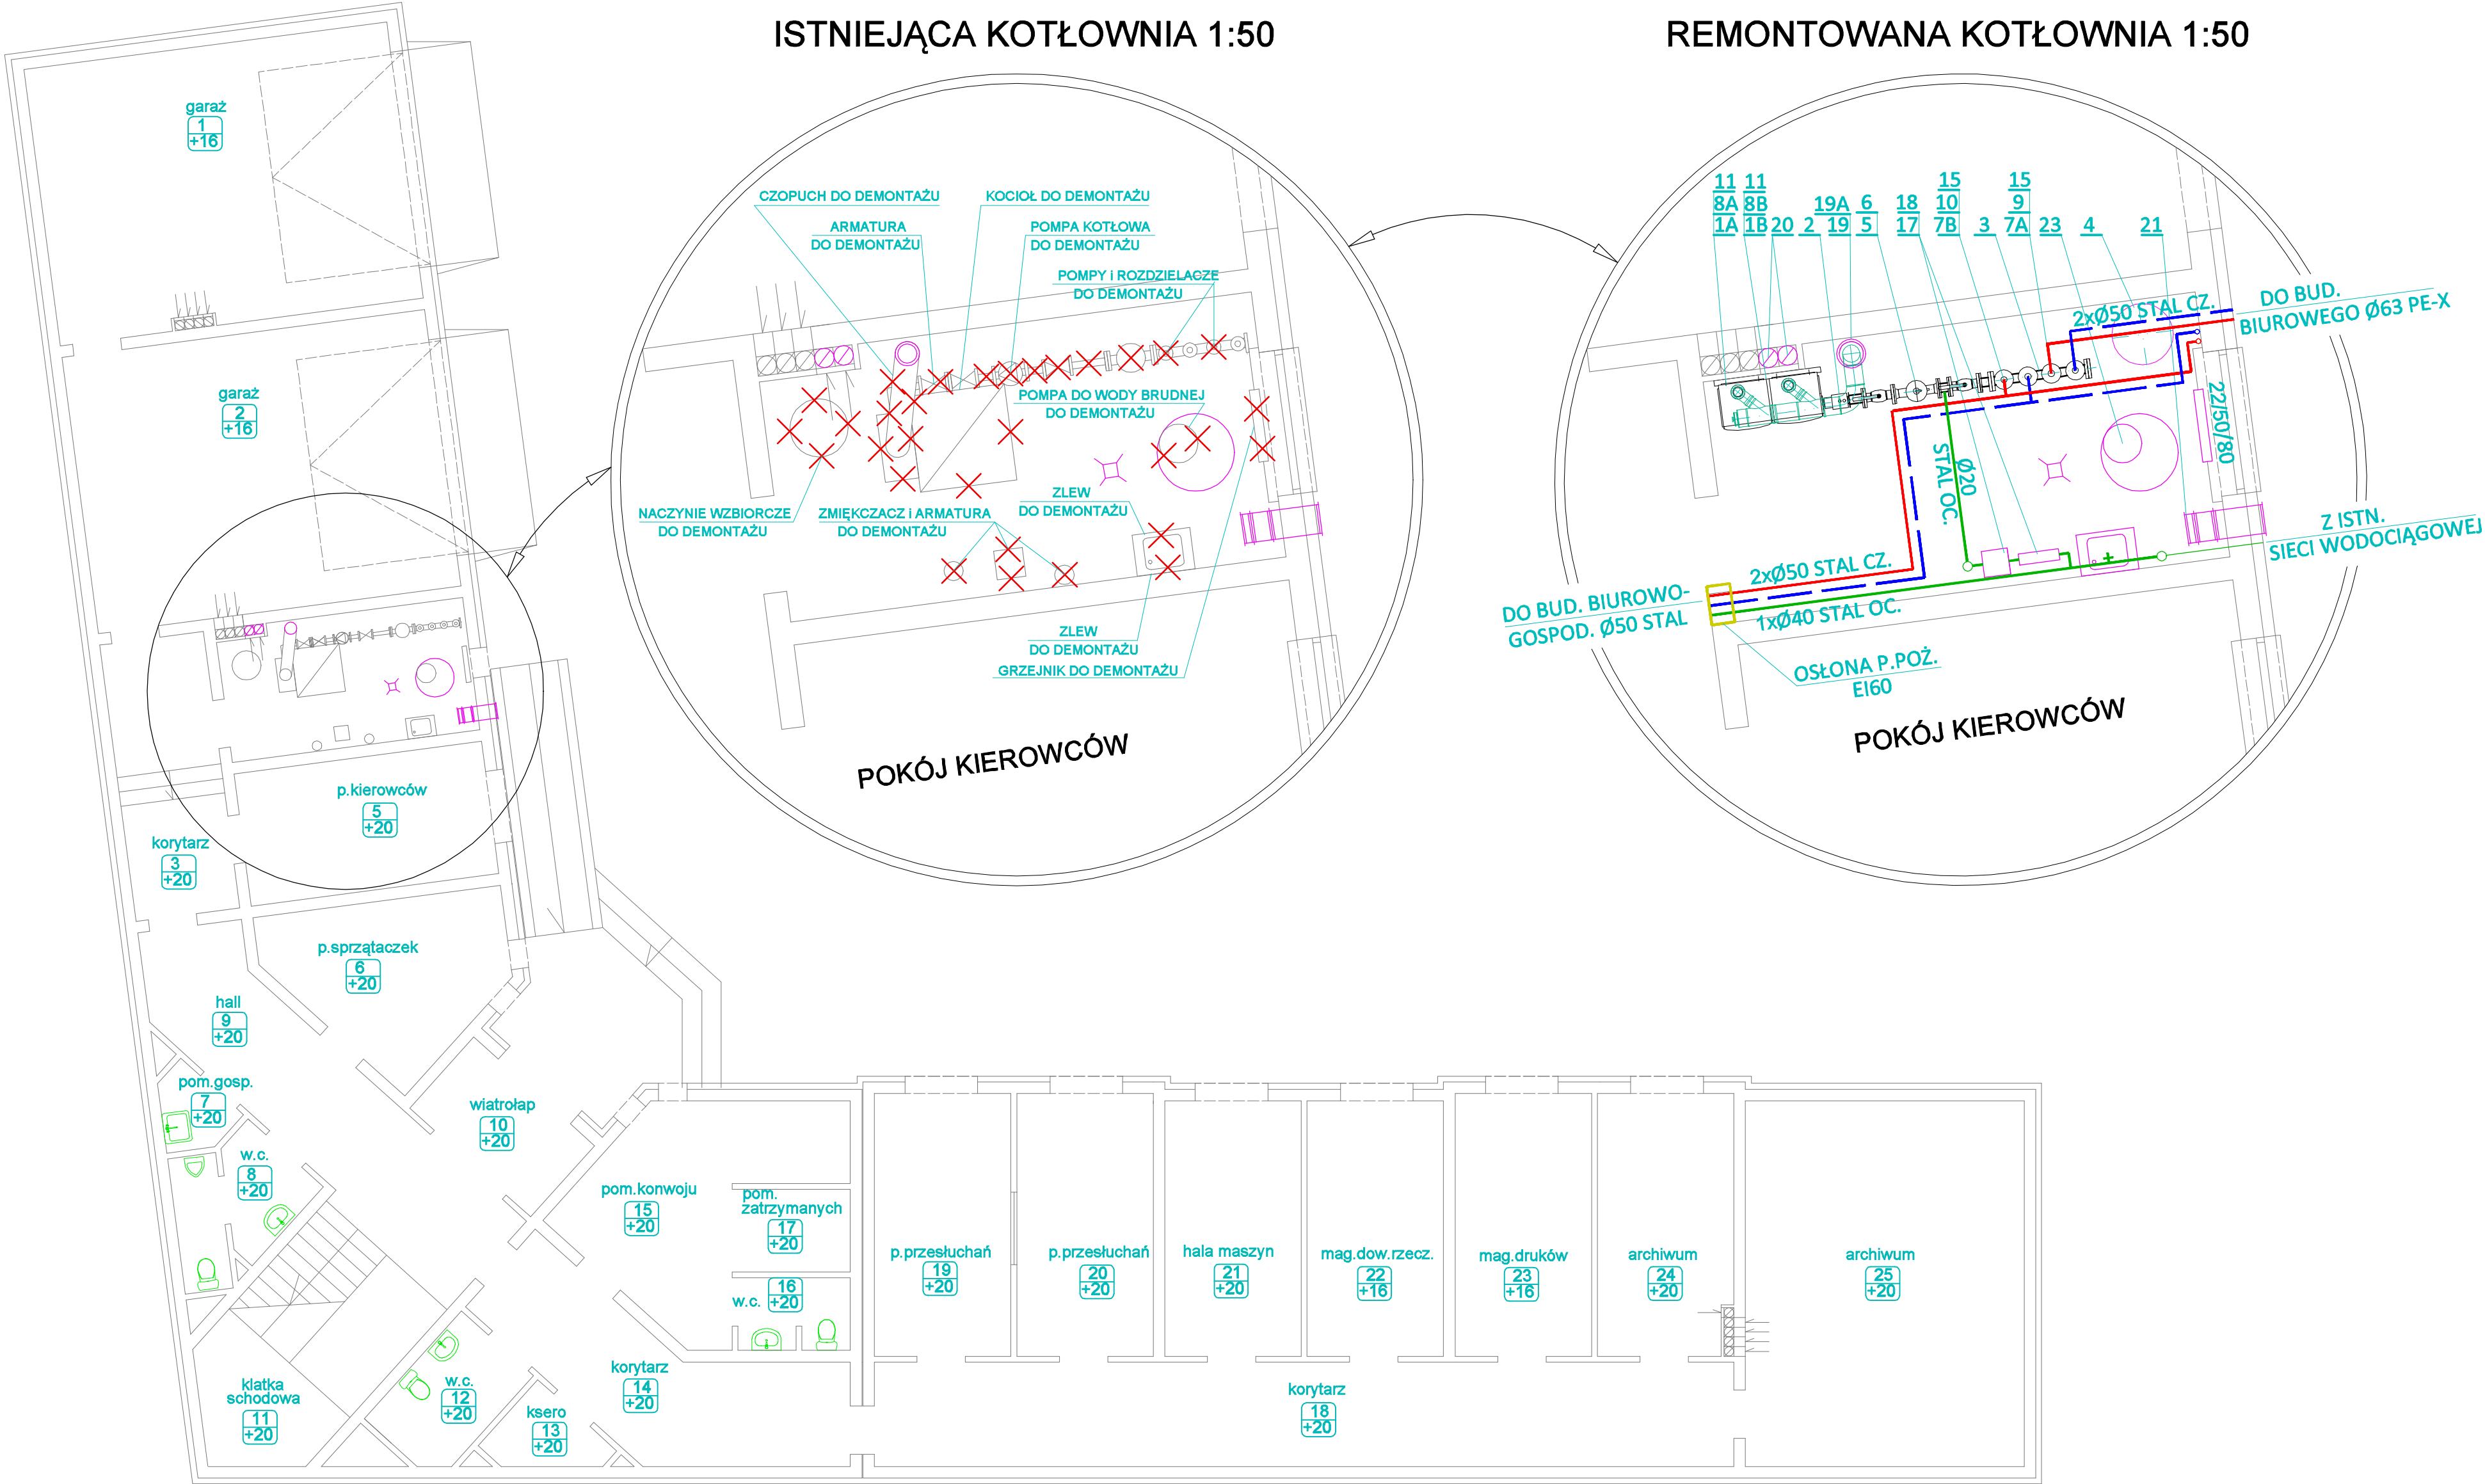

INWESTOR: PROKURATURA OKRĘGOWA W RADOMIU 26-600 RADOM, UL. MALCZEWSKIEGO 7			
BIURO PROJEKTOW: MAREL PROJEKTY ul. Traugutta 54/12 26-600 Radom kom.+48-603-88-18-20 e-mail: marel@op.pl			
INWESTYCJA: REMONT KOTŁOWNI GAZOWEJ W BUD. BIUROWO-GOSPODARZYM PROKURATURY OKRĘGOWEJ W RADOMIU dz. nr ewid. 114, obręb 0050 Stare Miasto, arkusz 30 jedn. ewid. 146301_1 Radom		STADIUM: PROJEKT ARCHITEKTONICZNO- BUDOWLANY	BRANŻA: SANITARIA
ELEMENT: KOTŁOWNIA GAZOWA RZUT PARTERU		SKALA: 1:100	NR RYS.: K1
PROJEKTANT: mgr inż. Marek Lis uprawnienia do projektowania bez ograniczeń w specjalności sanitarnej UAN-II-K-8386/114/84	DATA I PODPIS: 07.2024.	SPRAWDZAJĄCY: mgr inż. Małgorzata Świątkiewicz uprawnienia do projektowania bez ograniczeń w specjalności sanitarnej GP-II-K-7342/8/93	DATA I PODPIS: 07.2024.