



- OZNACZENIA
- inst. wody zimnej
 - inst. wody ciepłej
 - inst. wody cyrkulacyjnej
 - rewizja na kondensacji sonornej
 - wpust podłogowy
 - zawór napowietrzający
 - hydrant p.poz. ø25

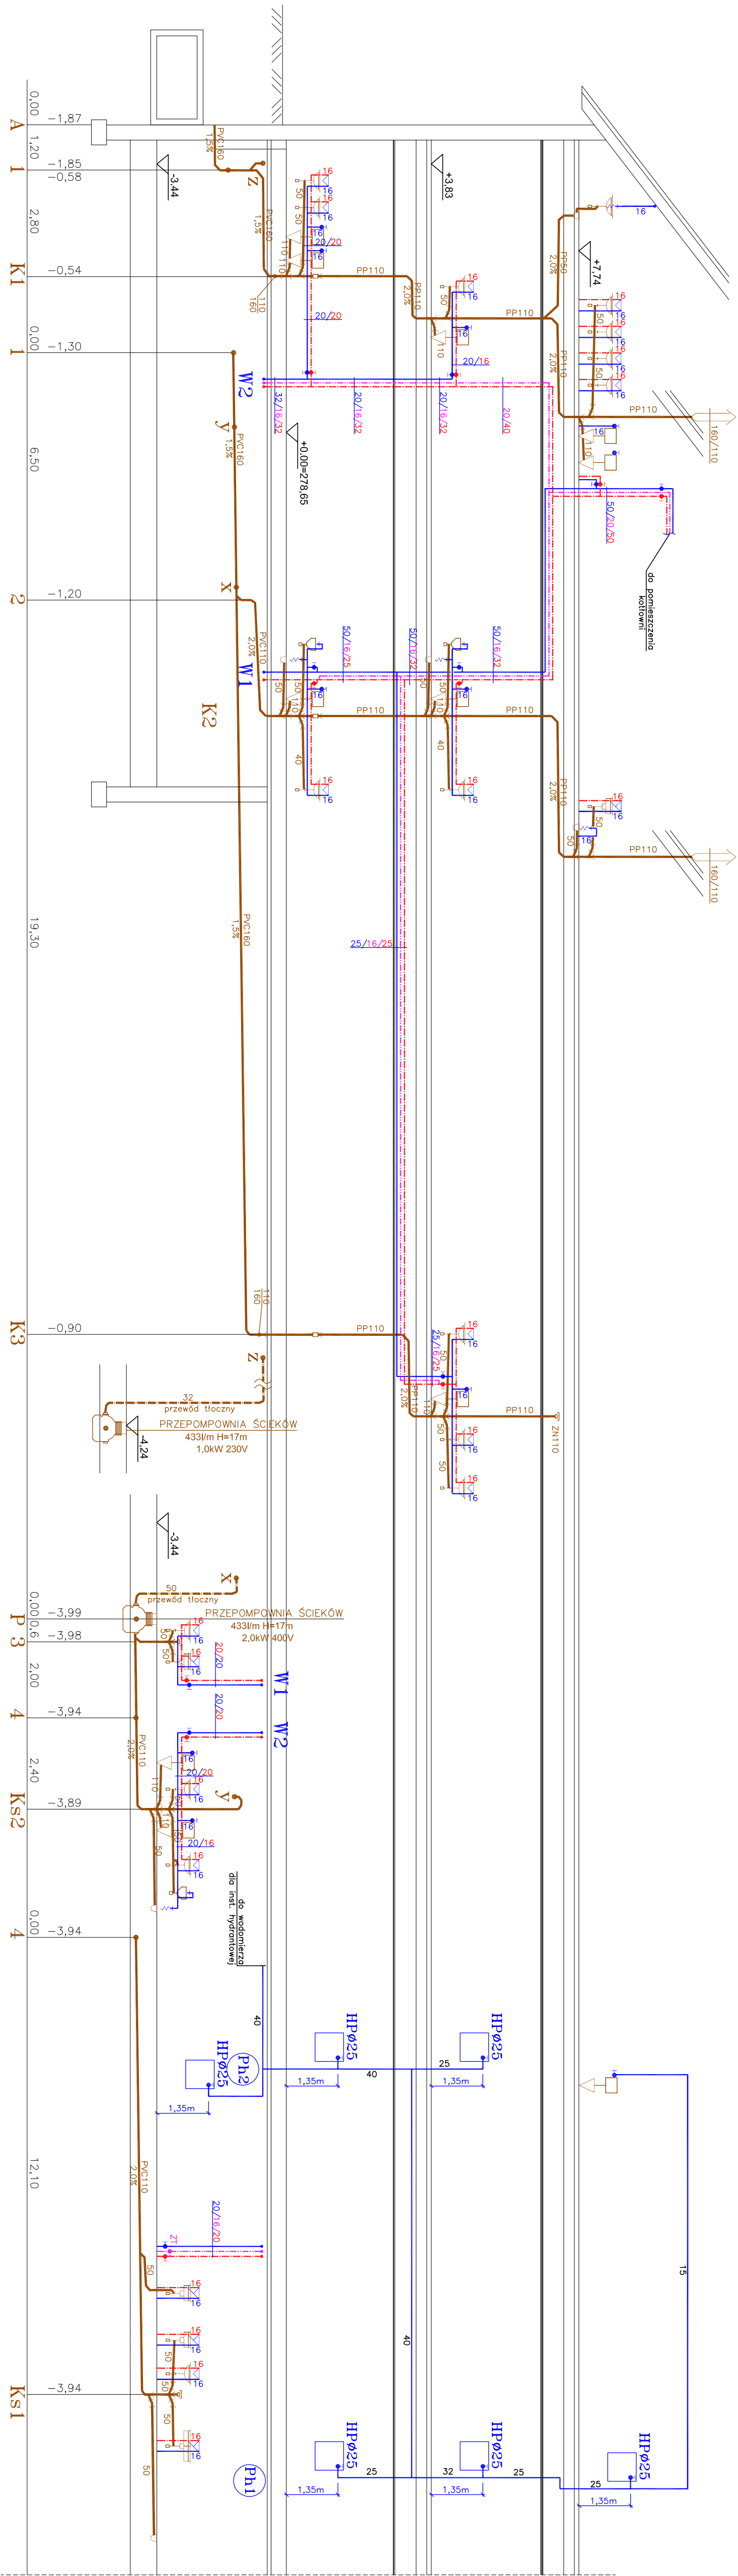

	LEM Studio Architektoniczne Sp. z o.o. ul. Zabłocie 39, 30-701 Kraków NIP: 0002423536-75 / REGON: 120753070 KRS: 0002423536-75 / biuro@lem.pl tel: +48 12 296 02 71	
	Państwowa Szkoła Muzyczna	
Obiekt	Nr projektu 21-01	
Investor	Data 09.2021	
Lokalizacja	Miechów ul. Sienkiewicza 32a dz. nr ewid. 378/5 z obrębem 0001 Miechów	
Brzoza	rewizja	
Faza	podpis	
Projektant	inż. Rafał Woźnica	
Sprawdzący	mgr inż. Paweł Buzziński	
Treść rysunku	Rozwinięcie inst. wod-kan	
Nr rys. WK-05 Skala: 1:100		

UWAGA: Prawa Autorskie zastrzeżone – LEM Studio Architektoniczne sp. z o.o.
Wszystkie wymiary należy sprawdzić na budowie! W przypadku użycia nazwy produktu bądź producenta dopuszcza się zastosowanie zamienników.
Wszystkie urządzenia pod względem pomiarów technicznych i tanków jakej mo służyć.