



Przekrój 1-1
skala 1:20

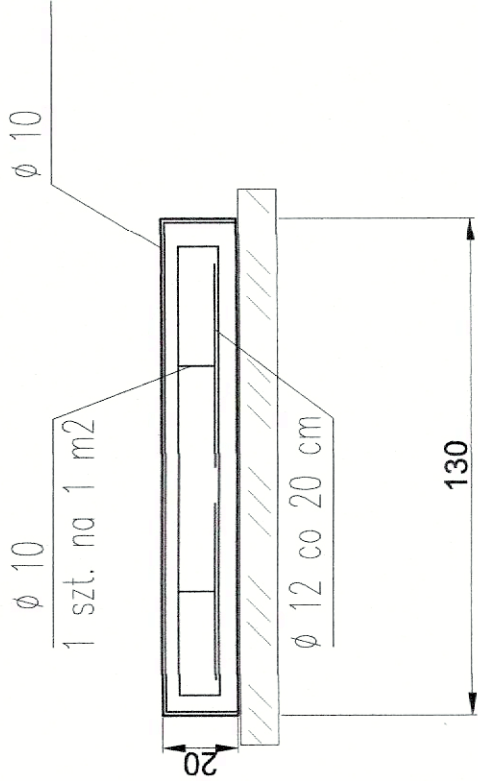

- Uwagi:
- Otulina prętów zbrojenia głównego - 5 cm
 - Beton C12/15

Rzut
skala 1:20

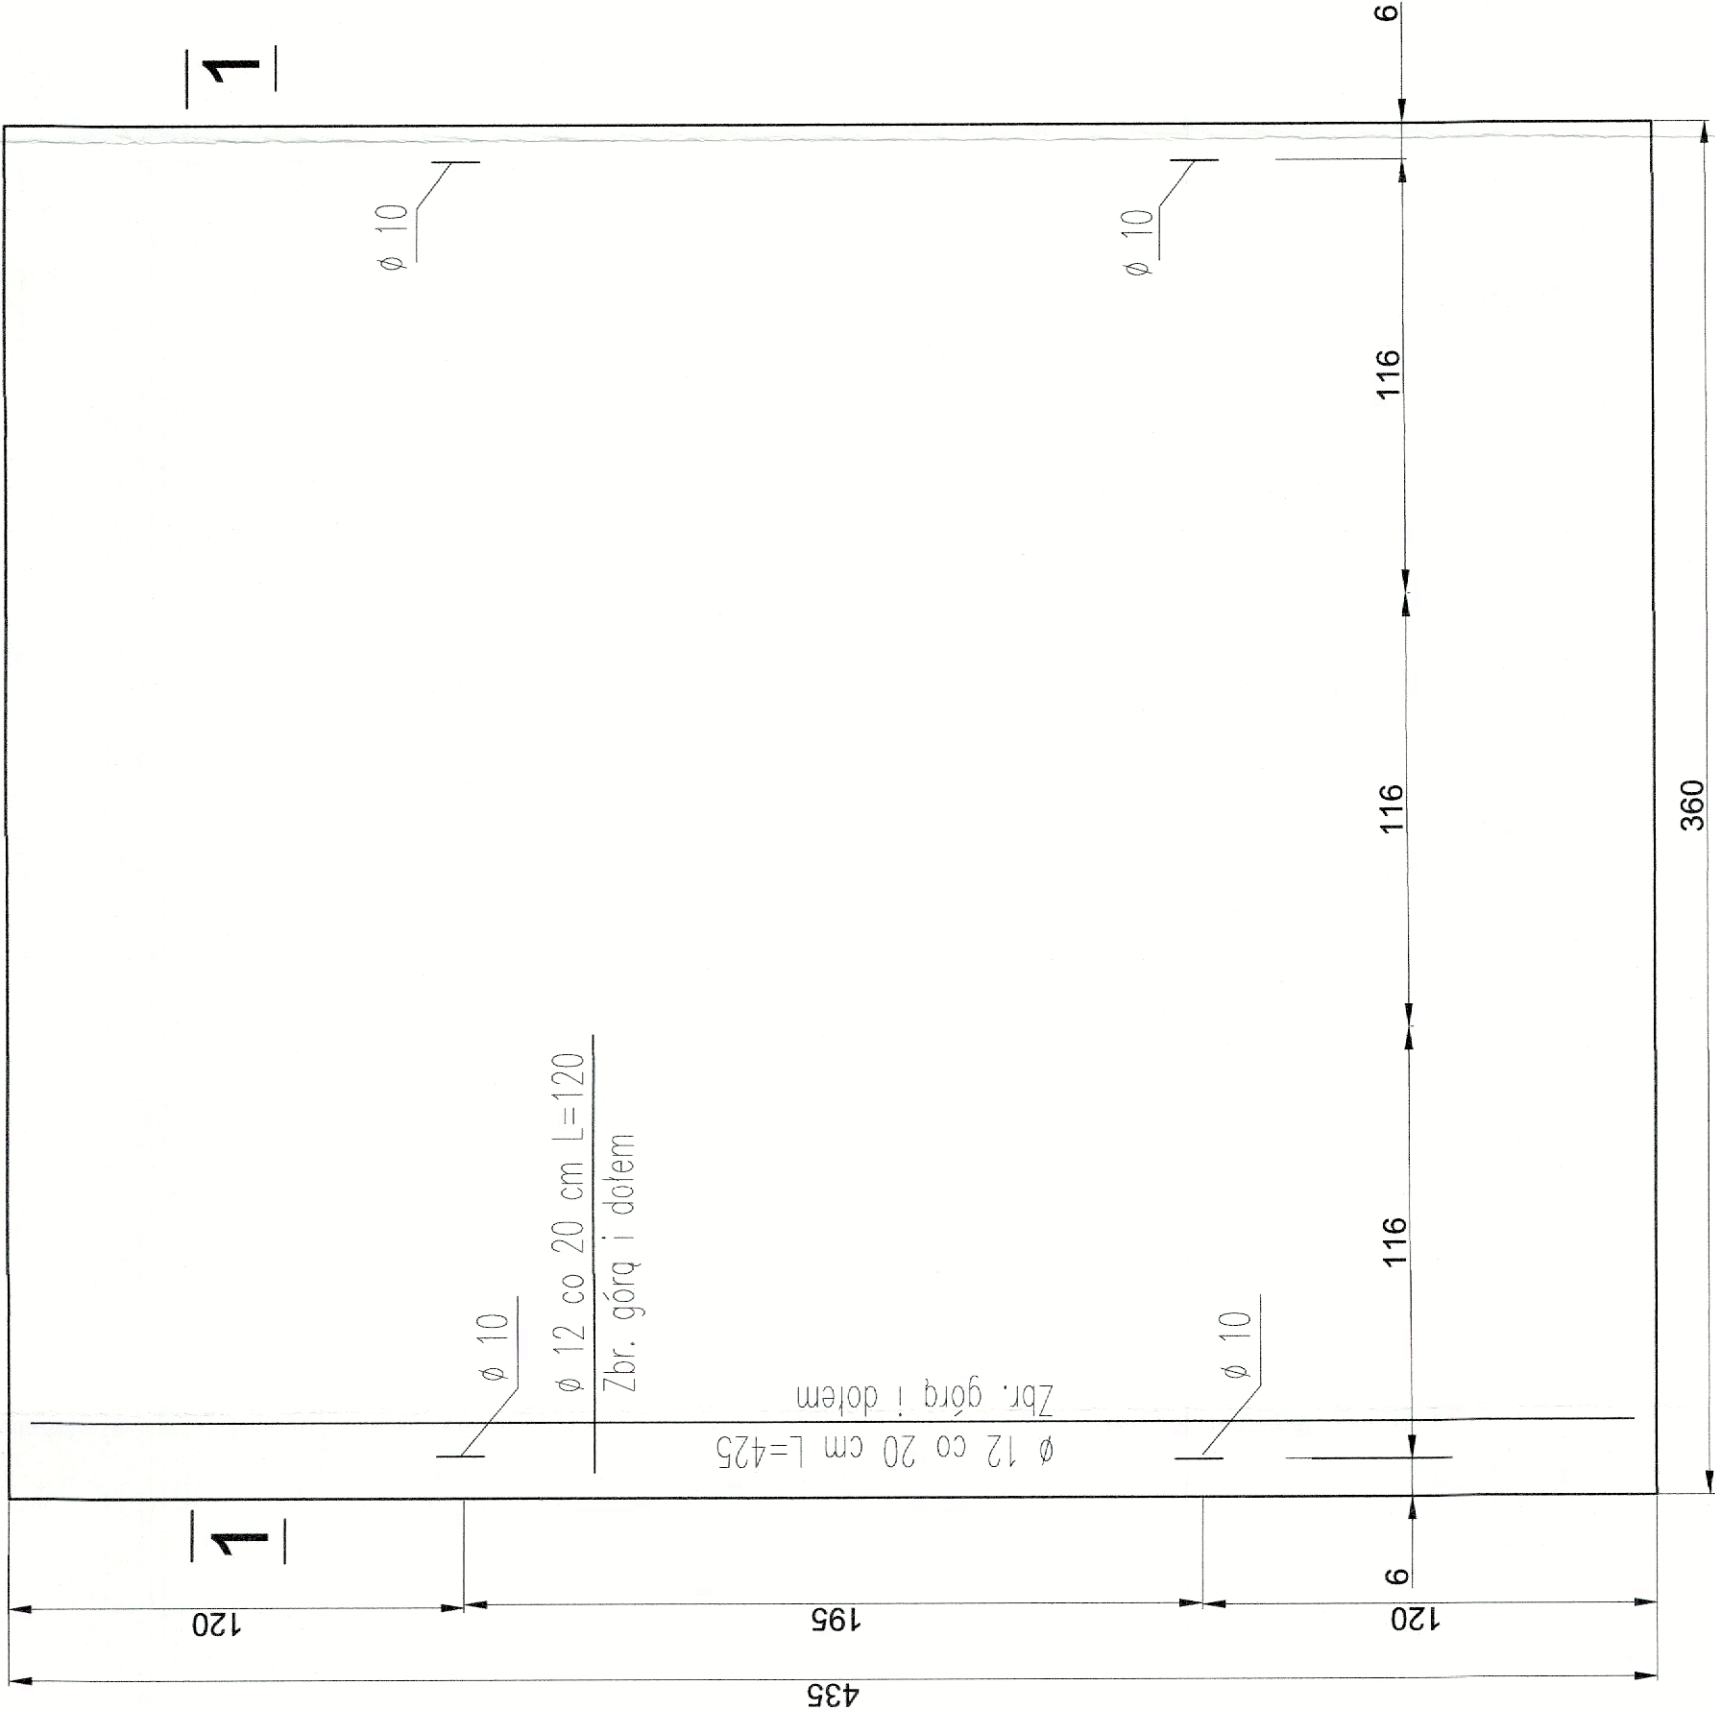

Fundusze Europejskie Infrastruktura i Środowisko			
Rzeczpospolita Polska			
Unia Europejska Fundusz Spójności			
Inwestor:			
Skarb Państwa - Generalny Dyrektor Dróg Krajowych i Autostrad - działający przez Generalną Dyrekcję Dróg Krajowych i Autostrad Oddział w Rzeszowie 35-959 Rzeszów ul. Legionów 20			
Wykonawca: Konsorcjum Spółek:			
Mostostal WARSZAWA			
Mostostal Warszawa S.A. 02-673 Warszawa ul. Konstruktorska 12A			
Acciona Construcción S.A. Avda. de Europa 18 Parque Empresarial la Moraleja 28108 Alcobendas, Madryt, Hiszpania			
Projektant:			
PROMOST CONSULTING			
Promost Consulting Sp. z o.o Sp. K ul. Jana Niemierskiego 4 35-307 Rzeszów			
Projektant:			
bpbk			
Biuro Projektów Budownictwa Komunalnego Sp. z o.o. ul. PCK 2 35-060 Rzeszów			
Zadanie inwestycyjne:			
Zaprojektowanie i budowa drogi ekspresowej S19 na odcinku od węzła „Nisko Południe” (bez węzła) do węzła „Sokołów Małopolski Północ” (z węzłem) z podziałem na trzy zadania w zakresie: Zadanie „A” od węzła „Nisko Południe” (bez węzła) do węzła „Podgórze” (bez węzła) o długości około 11,5 km			
Nazwa zamierzenia budowlanego:			
Budowa drogi ekspresowej S-19 Nisko - Sokołów Małopolski na odcinku od węzła „Nisko Południe” (bez węzła) do węzła „Podgórze” (bez węzła) od km 419+150,00 do km 430+300,00 wraz z niezbędną infrastrukturą techniczną, budowlami i urządzeniami budowlanymi			
Nazwa części opracowania:			
PROJEKT WYKONAWCZY			
Numer tomu i nazwa opracowania:			
2.3.5 Budowa instalacji zbiornikowej na gaz płynny			
Tytuł rysunku:			
Konstrukcja płyty betonowej pod 2 zbiorniki 4850 l			
Funkcja:	Imię i Nazwisko:	Branża/nr uprawnień:	Podpis:
Projektant:	mgr inż. Iwona Rabczak	Instalacyjna w zakresie sieci, instalacji i urządzeń elektrycznych, elektroenergetycznych, wodociągowych i kanalizacyjnych- PKW/0006/PKOS/06	
Opracowująca:	mgr inż. Izabela Rajchel		
Sprawdzający:	mgr inż. Dariusz Paściak	Instalacyjna w zakresie sieci, instalacji i urządzeń elektrycznych, elektroenergetycznych, wodociągowych i kanalizacyjnych- PKW/0307/PKOS/06	
Nr umowy: 08/ID-559/2019 z dnia 26-04-2019r.	Skala: -	Data: maj 2020	Nr rysunku: 9.0
	Stadium: PW	Branża: S	