


Nr pom.	Nazwa pomieszczenia	Powierzchnia podłogi [m ²]	Powierzchnia użytkowa [m ²]	Wysokość [m]
-001	klatka schodowa	4,93	1-1	2,2
-002	korytarz	13,39	13,39	2,2
-003	pom. piwniczne	18,46	18,46	2,2
-004	pom. piwniczne	6,43	6,43	2,2
-005	pom. piwniczne	14,69	14,69	2,2
-006	pom. piwniczne	12,83	12,83	2,2
-007	pom. piwniczne	20,81	20,81	2,2
-008	pom. piwniczne	22,66	22,66	2,2
-009	pom. piwniczne	12,02	12,02	2,2
Suma		126,22	121,29	

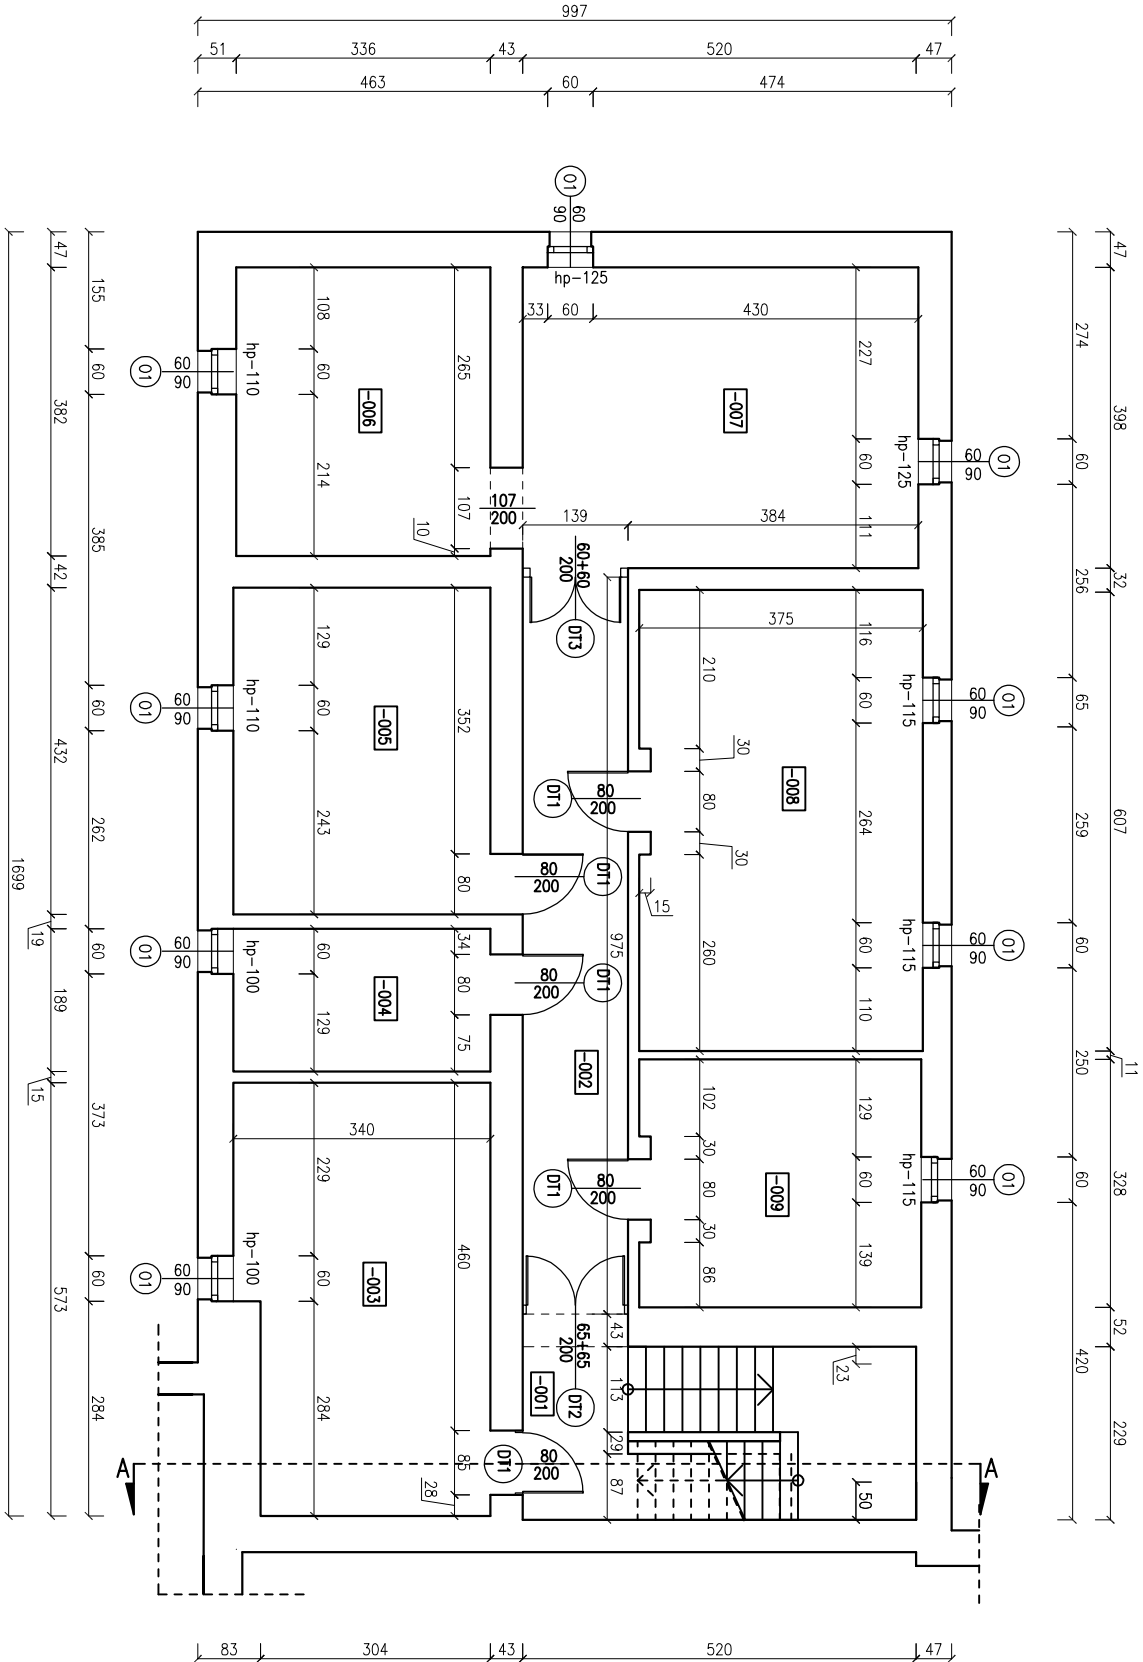

Biurowie projektów i usług inwestycyjnych INSTAL STD Sylwia Tchorowska
tel. 501 292 469
ul. Wysockiego 28 p.23; 58-304 Wałbrzych

Projektant:	mgr inż. Sylwia Tchorowska	124/005/06		Data:
Asystent:	inż. Paula Wolniak	DOŚ/IS/0471/06		15.03.2022r.
Temat:	Inwentaryzacja budynku Powiatowej Stacji Sanitarno – Epidemiologicznej w Świdnicy. Dz. nr 1846 obręb 0005 Zachód, ul. Wałbrzyska 15, 58–100 Świdnica.			Stadium: INWENTARYZACJA
Inwestor:	PSSE w Świdnicy 58–100 Świdnica ul. Wałbrzyska 15			Skala: 1:100
Tytuł rys.:	RZUT PIWNICY			Nr rys.: 1