


**URZĄDZENIA SYSTEMU DIGITEX W
BUDYNKU ZGODNIE Z WYTYCZNYMI
BRANŻY ARCHITEKTONICZNEJ ORAZ
INWESTORA. ZASTOSOWANE URZĄDZENIA
MUSZĄ BYĆ ZGODNE Z ISTNIEJĄCYM
SYSTEMEM BUDYNKU STRAŻY.**

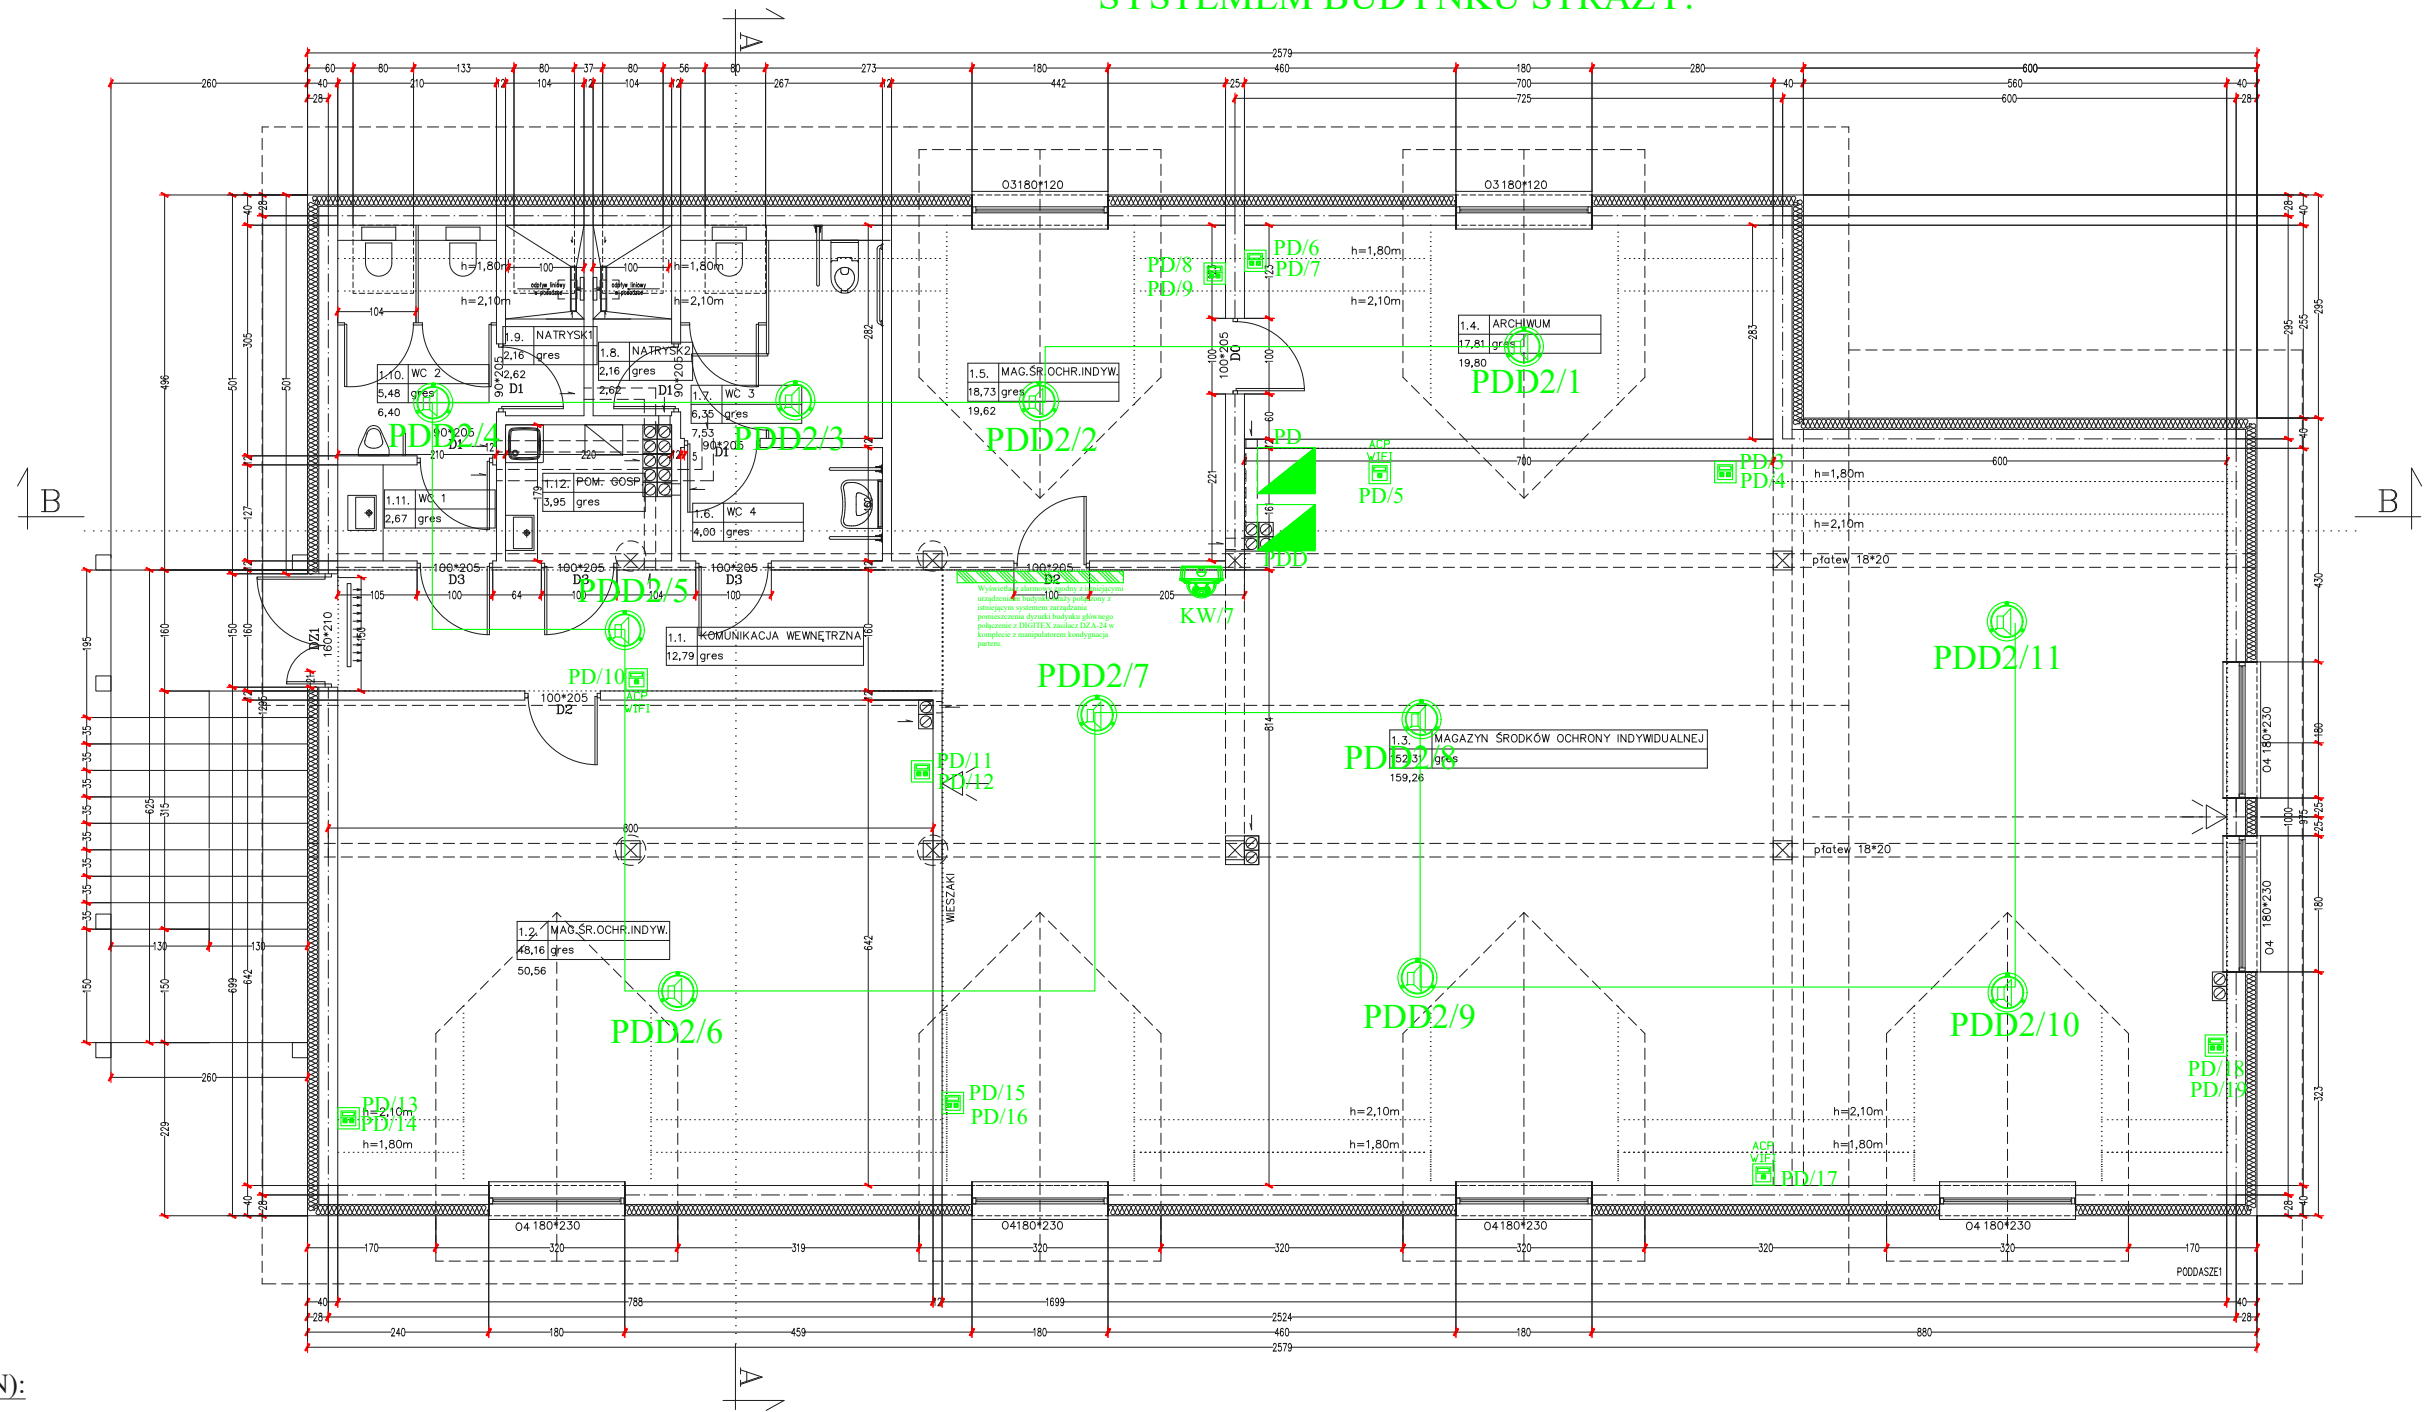

Oznaczenia (instalacja LAN):

- Główny/Lokalny Punkt Dystrybucyjny (szafa rack 19")
- gniazdo komputerowe typu 1xRJ45 UTP kat.6 montowane w puszcze p/t lub n/t
- gniazdo komputerowe typu 2xRJ45 UTP kat.6 montowane w puszcze p/t lub n/t
- gniazdo audio-video HDMI montowane w puszcze p/t lub n/t
- Kamera IP typu bullet z IR
- Kamera wew. IP kopułkowa z IR
- Głośnik sufitowy 9/6W, metalowy, okrągły, przykręcany

FAZA PROJEKTU: PT

OBIEKT	BUDYNEK GARAZOWO-TECHNICZNY	
ADRES	Bielsk Podlaski, ul.Poniatowskiego 11 numer geodezyjny działki 3057	

PRZEDMIOT RYSUNKU	RZUT PODDASZA -INST. NISKOPRĄDOWE	SKALA 1:100
-------------------	--------------------------------------	----------------

PROJEKTANT:	IMIĘ I NAZWISKO:	UPRAWNIENIA:
INSTALACJE ELEKTRYCZNE	MGR INŻ. WOJCIECH GRUZIŃSKI	BŁ 138/92

RYSUNEK NR IN2 DATA: 30.06.2024