



ROZBUDOWA ISTNIEJĄCEJ TABLICY TG2  
w ramach istniejącej rezerwy mocy i miejsca

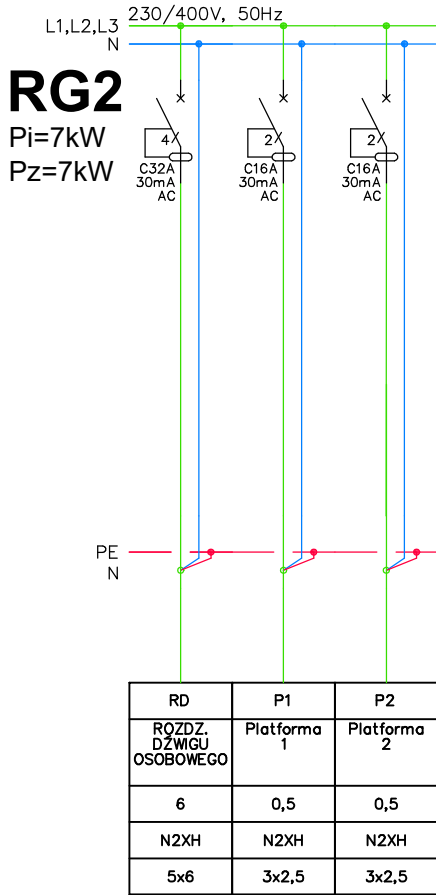

## SCHEMAT LINII ZASILAJĄCEJ DZWIĞ

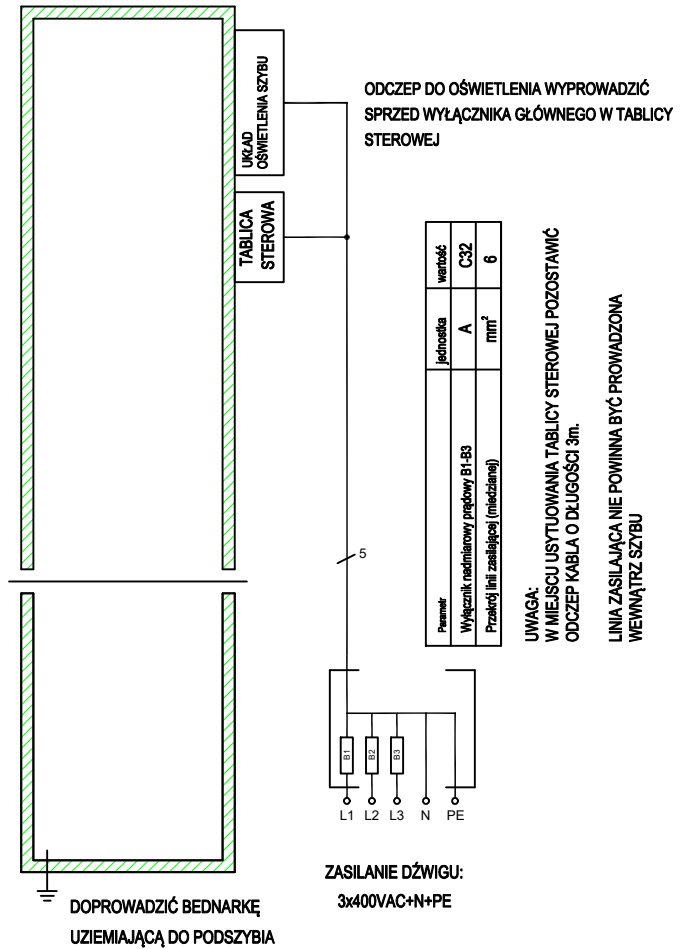

Nazwa i adres obiektu budowlanego:

**Ministerstwo Rodziny, Pracy i Polityki Społecznej**  
Bracka 4, 00-502 Warszawa

Temat:

**Przebudowa budynku biurowego w zakresie  
doposażenia w dźwig osobowy**

Faza projektu:

**PROJEKT TECHNICZNY**

Branża:

**INST. ELEKTRYCZNE**

Temat opracowania:

**SCHEMAT ZASILANIA URZĄDZEŃ**

Data:

**08.05.2025**

Skala:

**1:50**

Nr:

**E7**

Projektował: **mgr inż. Janusz Szymkowiak**

Nr uprawnień

Podpis

Specjalność:  
instalacje elektryczne

**MAZ/0282/PWBE/15**

Sprawdzający:

Nr uprawnień

Podpis

Specjalność:

Opracowanie  
graficzne:

Podpis