



RZUT II PIĘTRA – I ETAP skala 1:100

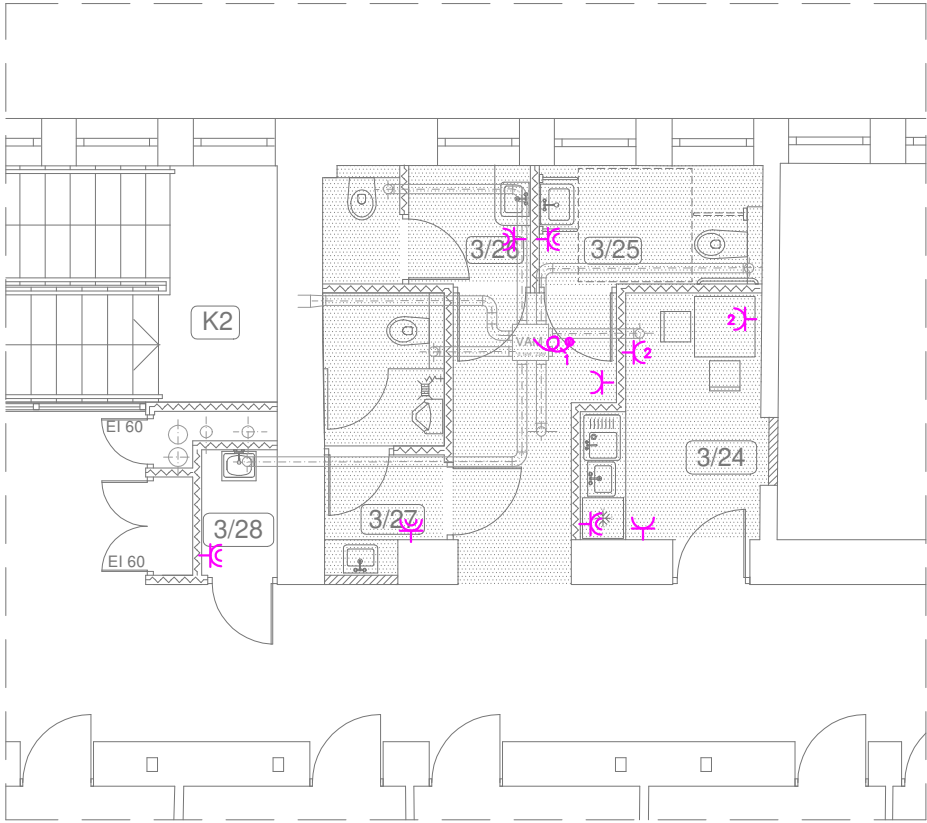

WYKAZ POMIESZCZEŃ II PIĘTRA (POM. SANITARIATÓW, POM. SOCJALNE SZACHTY INSTALACJI) – I ETAP	
Nr pom.	Nazwa pomieszczenia
3/24	Pomieszczenie socjalne
3/25	Wc dla niepełnosprawnych
3/26	Wc damski
3/27	Wc męski
3/28	Pomieszczenie porządkowe

Projektowane nowe obwody na piętrze II i III należy tymczasowo zasilić z lokalnych rozdzielnic. Obwody zostaną przepięte do nowych rozdzielnic w kolejnym etapie. Należy przewidzieć dodatkowy obwód dla zasilenia wentylatora wyciągowego zbiorczego VAM, obwód ten należy dodatkowo zabezpieczyć Wyłącznikiem silnikowym 0,63–1A.

RZUT III PIĘTRA – I ETAP skala 1:100

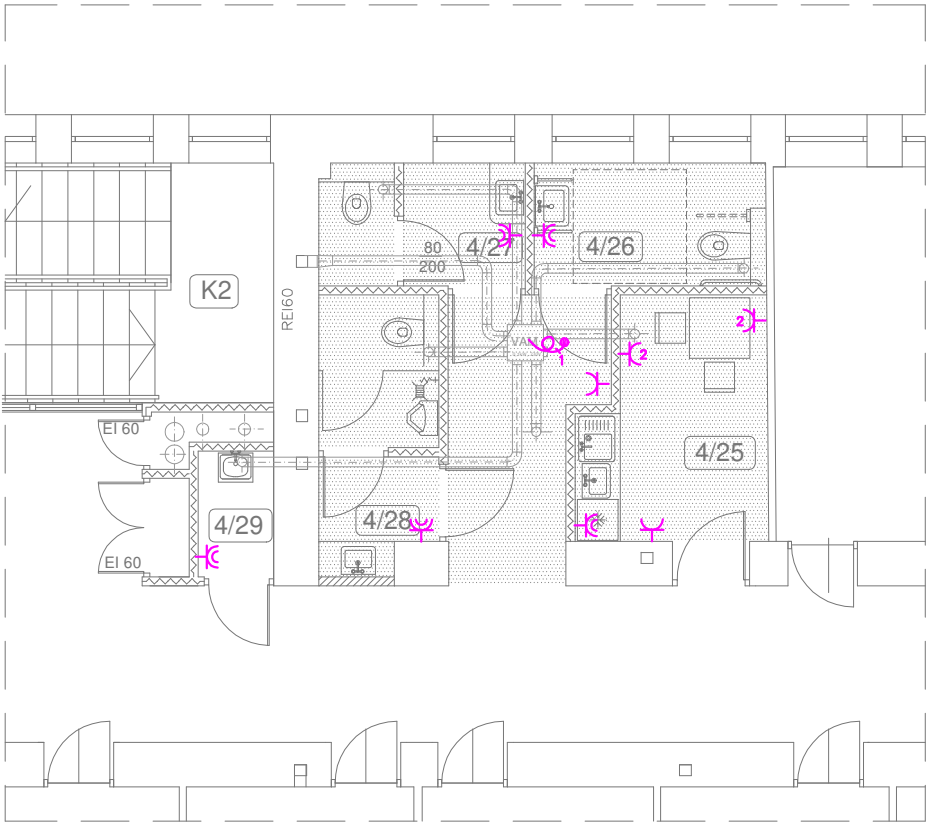

WYKAZ POMIESZCZEŃ III PIĘTRA (POM. SANITARIATÓW, POM. SOCJALNE SZACHTY INSTALACJI) – I ETAP	
Nr pom.	Nazwa pomieszczenia
4/25	Pomieszczenie socjalne
4/26	Wc dla niepełnosprawnych
4/27	Wc damski
4/28	Wc męski
4/29	Pomieszczenie porządkowe

GLOBAL Albert Dragan
ul. Ponikwoda 28, 20-135 Lublin, ☎ +48 516-126-333
✉ instalatorzy@tlen.pl, www.globalprojekty.pl

**PRZEBUDOWA, NADBUDOWA I REMONT
BUDYNKU PROKURATURY
W LUBLINIE PRZY UL. OKOPOWEJ 2A**

INWESTOR
PROKURATURA REGIONALNA W
LUBLINIE
UL. OKOPOWA 2A 20-950 LUBLIN

RYSUNEK
**RZUT PIĘTRA II, III
PLAN INSTALACJI ELEKTRYCZNYCH**

SKALA
1:100

NR RYS.
T-III-04

FUNKCJA	SPECJALNOŚĆ, IMIĘ I NAZWISKO	NR UPRAWNIEŃ	DATA	PODPIS
PROJEKTOWAŁ	mgr inż. Tomasz Kopeć	LUB/0132/PWOE/10	07 2021	
OPRACOWAŁ	mgr inż. Andrzej Łukaszuk		07 2021	
SPRAWDZIŁ	inż. Krzysztof Kędzierski	LUB/0146/POOE/10	07 2021	

OPRACOWANIE CHRONIONE USTAWĄ O PRAWIE AUTORSKIM I PRAWACH POKREWNYCH (DZ.U. NR 24/94 POZ. 83 Z DNIA 4 LUTEGO 1994R.) Z PÓŹNIEJSZYMI ZMIANAMI