


RZUT KONDYGNACJI PODZIEMNEJ – I ETAP
skala 1:100

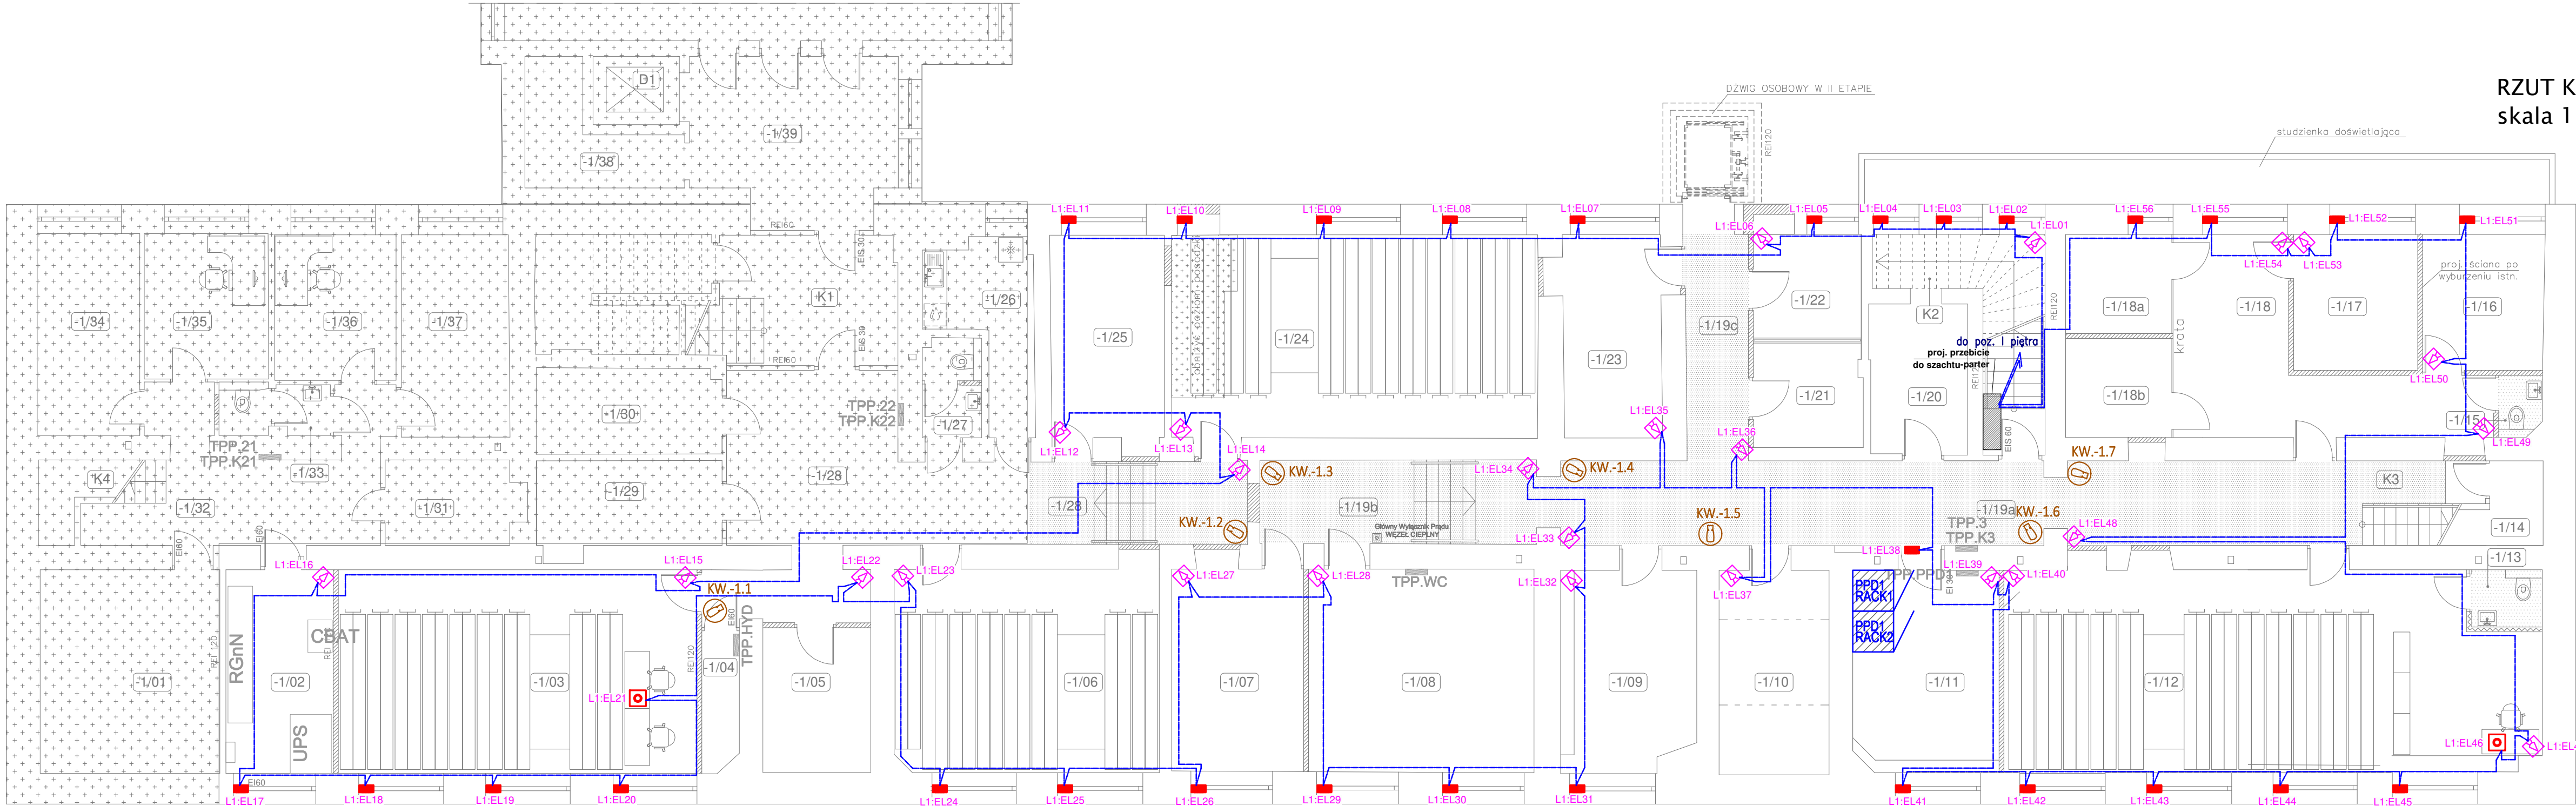














WYKAZ POMIESZCZEŃ KONDYGNACJI PODZIEMNEJ I ETAPU	
Nr pom.	Nazwa pomieszczenia
-1/02	Rozdzielnia elektryczna
-1/03	Archiwum nr III
-1/04	Zestaw pompowy
-1/05	Magazyn
-1/06	Archiwum nr II
-1/07	Magazyn
-1/08	Węzeł ciepły
-1/09	Magazyn dowodów rzeczowych
-1/10	Pomieszczenie gospodarcze
-1/11	Pom. informacji BACKUP'u
-1/12	Archiwum nr I
-1/13	Wc obsługi archiwum
-1/14	Magazynek pod schodami
-1/15	Wc dla osadzonych w areszcie
-1/16	Pokój przesłuchań
-1/17	Pomieszczenie dla konwoju
-1/18	Pomieszczenie dla zatrzymanych
-1/18a	Pom. dla zatrzymanego I
-1/18b	Pom. dla zatrzymanego II
-1/19	Korytarz nr1
-1/20	Magazyn
-1/21	Pom. videokonferencji nr1
-1/22	Pom. videokonferencji nr2
-1/23	Pomieszczenie gospodarcze
-1/24	Archiwum IV
-1/25	Magazyn
-1/28	Korytarz nr2(część oprac. I etap)
K2	Klatka schodowa
K3	Klatka schodowa

OZNACZENIA

-  –pomieszczenia poza opracowaniem
-  –sufit podwieszany kasetonowy

Legenda - elementy instalacji SSWiN

-  - centrala systemu SSWiN - KOMPLET WG OPISU
-  - obudowa rozszerzająca magistralę danych systemu SSWiN
-  - czujka magnetyczna (kontaktron)
-  - przycisk antynapadowy
-  - czujka dualna PIR+MW z antymaskiingiem
-  - sygnalizator akustyczno-optyczny wewnętrzny
-  - klawiatura dotykowa
-  - Kabel BUS typu CAB-4/TP/50, CPR: B2ca s1b d1 a1
-  - Kabel BUS typu CAB-4/TP/50, CPR: B2ca s1b d1 a1
-  - Kabel BUS typu CAB-4/TP/50, CPR: B2ca s1b d1 a1
-  - Kabel BUS typu CAB-4/TP/50, CPR: B2ca s1b d1 a1
-  - LINIE ZASILAJĄCE - WG OPISU NA SCHEMACIE
-  - N2XH 2x2,5, CPR: B2ca s1b d1 a1

Legenda - elementy instalacji CCTV

-  Kamera turrett 5Mpx IK10 VA
-  Kamera typu Bullet 5Mpx IK10 VA
-  Stacja operatorska
-  Stacja podglądu - okazania
-  Kamera kopułkowa 5Mpx IK10 VA - okazania
-  Szafka wisząca RACK 9U - okazania
-  Okablowanie systemu CCTV zgodnie ze schematem.

G L O B A L Albert Dragan
ul. Ponikwoda 28, 20-135 Lublin, ☎ +48 516 126 333
✉ instalatorzy@tlen.pl, www.globalprojekty.pl

**PRZEBUDOWA, NADBUDOWA I REMONT
BUDYNKU PROKURATURY
W LUBLINIE PRZY UL. OKOPOWEJ 2A**

INWESTOR
PROKURATURA REGIONALNA W
LUBLINIE
UL. OKOPOWA 2A 20-950 LUBLIN

RYSUNEK
**PLAN INSTALACJI CCTV I SSWiN
RZUT PIWNICY**

SKALA
1:100

NR RYS.
T-VI-04

FUNKCJA	SPECJALNOŚĆ, IMIĘ I NAZWISKO	NR UPRAWNIEN	DATA	PODPIS
PROJEKTOWAŁ	mgr inż. Tomasz Kopeć	LUB/0132/PWOE/10	07 2021	
OPRACOWAŁ	mgr inż. Andrzej Łukaszuk	LUB/0146/POOE/10	07 2021	
SPRAWDZIŁ	inż. Krzysztof Kędzierski	LUB/0146/POOE/10	07 2021	

OPRACOWANIE CHRONIONE USTAWĄ O PRAWIE AUTORSKIM I PRAWACH POKREWNYCH (DZ.U. NR 24/94 POZ. 83 Z DNIA 4 LUTEGO 1994R.) Z PÓŹNIEJSZYMI ZMIANAMI