








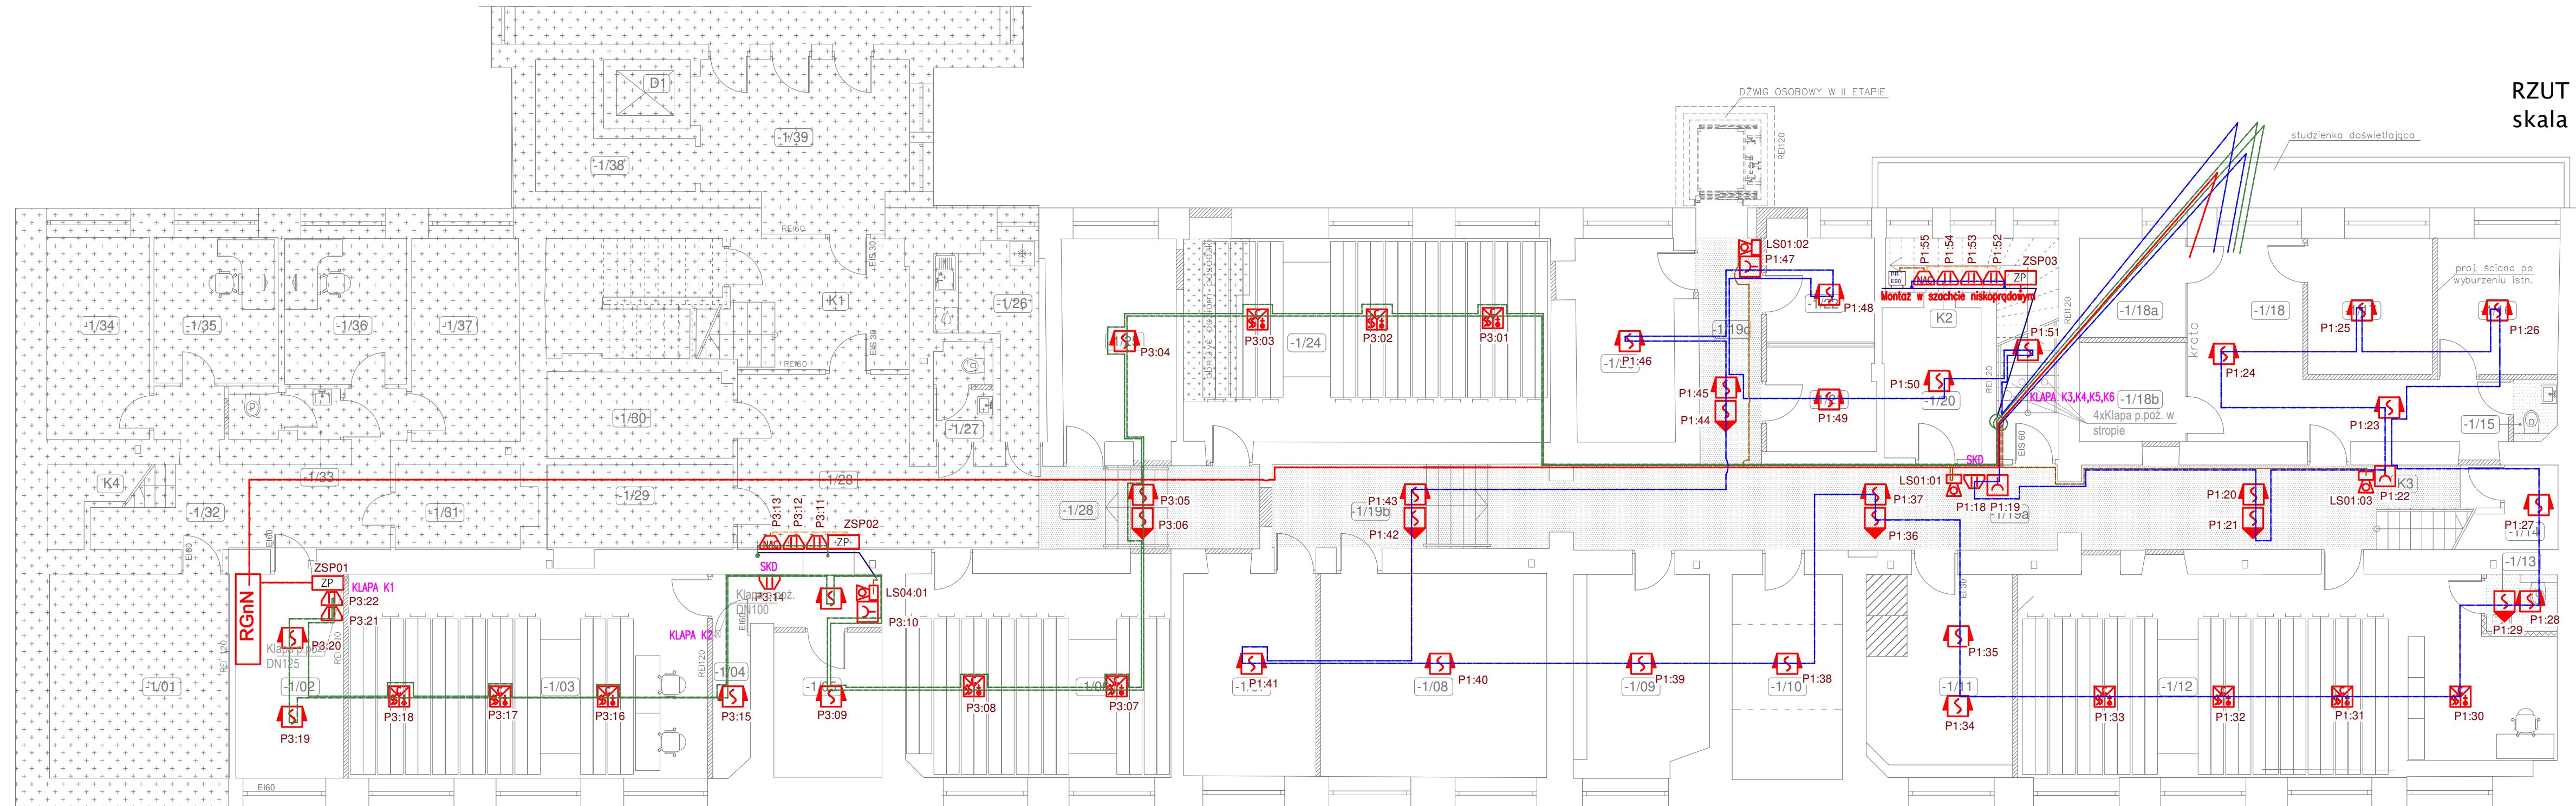


RZUT KONDYGNACJI PODZIEMNEJ – I ETAP  
skala 1:100






 









## OZNACZENIA

-  -pomieszczenia poza opracowaniem
-  -sufit podwieszany kasetonowy

Legenda systemu sygnalizacji pożaru:

- |   |   |
|---|---|
|  | Centrala sygnalizacji pożaru  |
|  | Podwójna optyczna czujka dymu, termiczna i tlenku węgla                             |
|  | Czujka zasysająca   |
|  | Czujka optyczna dymu w obwodzie płaskiej  |
|  | Optyczna czujka dymu nad sufitem podwieszanym z zewnętrznym wskaźnikiem zadziałania |
|  | Ręczny ostrzegacz pożarowy  |
|  | Moduł 8wej/1wyj   |
|  | Moduł 8 wyjść przekazińowych  |
|  | Moduł linii sygnalizatorów  |

-  Sygnalizator optyczno-akustyczny wewnętrzny
-  Sygnalizator optyczno-akustyczny zewnętrzny
-  Sygnalizator optyczny wewnętrzny
-  Zasilacz pożarowy
-  Centrala oddymiania
-  Ręczny przycisk oddymiania
-  Przycisk przewietrzania kluczykowy
-  Siłownik drzwi napowietrzających
-  Puszka rozgałęźna E90

- |   |  |
|---|--|
|  | HTKSHekw 1x2x0,8mm2 - pętla nr 1                 |
|  | HTKSHekw 1x2x0,8mm2 - pętla nr 2                 |
|  | HTKSHekw 1x2x0,8mm2 - pętla nr 3                 |
|  | HTKSHekw 3/1x2x0,8mm2 - zgodnie ze schematem SSF |
|  | (N)HXH PH90/E90 0,6/1 kV 2x1,5mm2                |
|  | (N)HXH PH90/E90 0,6/1 kV 3x2,5mm2                |

WYKAZ	POMIESZCZEŃ	KONDYGNACJI	PODZIEMNEJ	I ETAPU
Nr pom.	Nazwa pomieszczenia			
-1/02	Rozdzielnia elektryczna			
-1/03	Archiwum nr III			
-1/04	Zestaw pompowy			
-1/05	Magazyn			
-1/06	Archiwum nr II			
-1/07	Magazyn			
-1/08	Węzeł cieplny			
-1/09	Magazyn dowodów rzeczowych			
-1/10	Pomieszczenie gospodarcze			
-1/11	Pom. informacji BACKUP'U			
-1/12	Archiwum nr I			
-1/13	Wc obsługi archiwum			
-1/14	Magazynek pod schodami			
-1/15	Wc dla osadzonych w areszcie			
-1/16	Pokój przesłuchań			
-1/17	Pomieszczenie dla konwoju			
-1/18	Pomieszczenie dla zatrzymanych			
-1/18a	Pom. dla zatrzymanego I			
-1/18b	Pom. dla zatrzymanego II			
-1/19	Korytarz nr1			
-1/20	Magazyn			
-1/21	Pom. videokonferencji nr1			
-1/22	Pom. videokonferencji nr2			
-1/23	Pomieszczenie gospodarcze			
-1/24	Archiwum IV			
-1/25	Magazyn			
-1/28	Korytarz nr2(część oprac. I etap)			
K2	Kłatka schodowa			
K3	Kłatka schodowa			

<b>G L O B A L A l b e r t D r a g a n</b> ul. Ponikwoda 28, 20-135 Lublin, <a href="mailto:info@48516-126-333">info@48516-126-333</a> ☎ instalatorzy@tlen.pl, <a href="http://www.globaiprojekt.pl">www.globaiprojekt.pl</a>			
		<b>PRZEBUDOWA, NADBUDOWA I REMONT BUDYNKU PROKURATORY W LUBLINIE PRZY UL. OKOPOWEJ 2A</b>	
INWESTOR		PROKURATURA REGIONALNA W LUBLINIE UL. OKOPOWA 2A 20-950 LUBLIN	
RYSUNEK		SKALA <b>1:100</b>	NR RYS. <b>T-IV-01</b>
<b>RZUT PIWNICY PLAN INSTALACJI SSP</b>			
FUNKCJA	SPECJALNOŚĆ, IMIĘ I NAZWISKO	NR UPRAWNIENI	DATA
PROJEKTOWAŁ	<b>mgr inż. Tomasz Kopeć</b>	LUB/0132/PWOE/10	07 2021
OPRACOWAŁ	<b>inż. Marcin Kędzierski</b>		
SPRAWDZIŁ	<b>inż. Krzysztof Kędzierski</b>	LUB/0146/POOE/10	07 2021
OPRAWACZKA CHRONIONE USTAWO O PRAWIE AUTORSKIM I PRAWACH POKREWNYM (DZ. U. NR 24/94 POZ. 83 Z DNIA 4 LUTEGO 1994R.) Z PÓŹNIEJSZYMI ZMIANAMI			