

MAPA DO CELÓW PROJEKTOWYCH

Skala mapy: 1: 500

Identyfikator zgłoszenia pracy geodezyjnej: 6640694.2020

Jednostka ewidencyjna

Identyfikator: 220107_2

nazwa: Parchowo

Dobry ewidencyjny

Identyfikator: 220107_2.0003

nazwa: CHODNICA

Dziółka nr: 25/5.26/3.39.40/1

Numer księgi robót: 38/ML/2020

Nazwa układu współrzędnych

prostokątnych płaskich

układu wysokości: PL-EVRF2007-NH

Granica obszaru opracowania: 09.06.2020 r.

Data opracowania mapy: 09.06.2020 r.

Nie wyklucza się istnienia w terenie innych, niewykazanych na niniejszej mapie urządzeń podziemnych, które nie były zgłoszone do inwentaryzacji.

Granice doświadczeń wnoszone na podstawie danych otrzymanych z PDBGK w Bytowie bez ustalenia stanu prawnego.

KOMPAS

USŁUGI GEODEZYJNE

Mateusz Labuda

ul. Rynek 2/2, 83-340 Sierakowice

NIP 589-187-70-60 REGON 369837309

tel. 608-777-047 i 668-492-919

mgr inż. Damian Bojanowski


upr. nr 22898

Wykonawca

ARKUSZ NR 6(7)

W granicach obszaru badającego przedmiot aktualizacji nie badano obciążeń gruntowych.

Na mapie nie występują projektowane sieci uzbrojenia podziemnego uzgodnione z ZUDP.

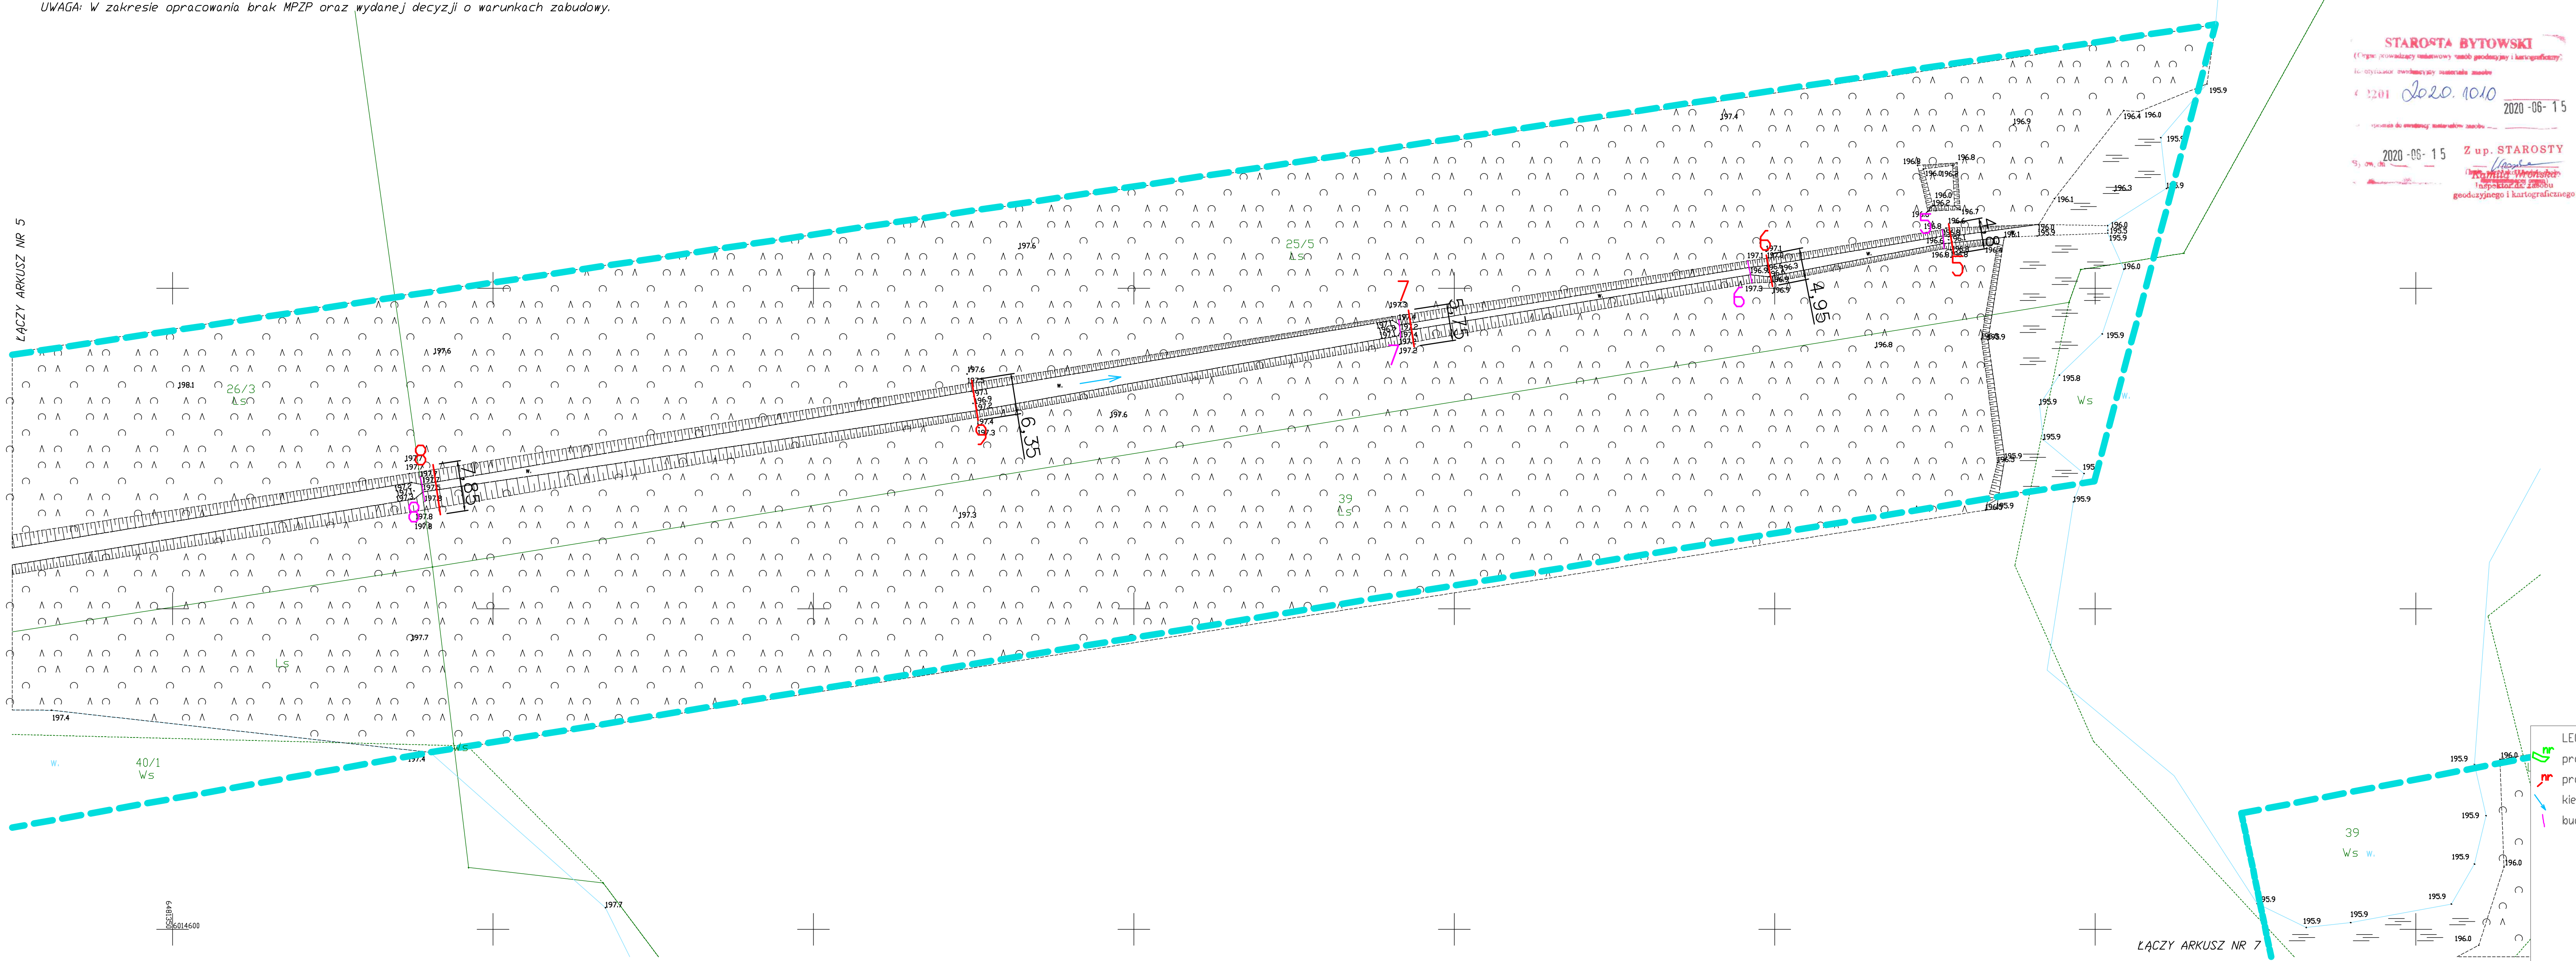

STAROSTA BYTOWSKI

(Ciepła, nowoczesny i elastyczny) urząd geodezyjny i kartograficzny

Kartograficzny materiał mapy

2201 2020.1010

2020-06-15

2020-06-15

Z up. STAROSTY

mgr inż. Andrzej Nawrot

inspektor ds. robót geodezyjnych i kartograficznych

LEGENDA

projektowana gródka zienna-drewniana

projektowana zastawka

kierunek odpływu powierzchniowego

budowa hydrotechniczna do rozbiórki

BIOPRO Sp z o.o.

Marynarki Polskiej 163

80-868 Gdańsk

NIP: 584-27-56-178

info@biopro.pl

www.biopro.pl

Fundusze Europejskie

Infrastruktura i Środowisko

Unia Europejska

Fundusz Spółności

Przedmiot rysunku: Projekt Zagospodarowania Terenu

Skala: 1:500

Data: 07.2020

Projektował: mgr inż. Jan Kłosowski

Stadium: PB

Sprawił: inż. Andrzej Nawrot

Nr rysunku: PZT1.6

Objekt: Budowa oraz rozbudowa zastawek i wykonanie zaprzętów w obszarze Natura 2000 Jeziora Chodnickie PLH220012

Adres: dz. nr 24/6, 25/5, 26/2, 27/1, 28/1, 29, 30, 40/1, 42/2 obręb 0003 Chodnica 220107_2 Parchowo ul. Chmielna 54/57 80-748 Gdańsk

Investor: Regionalny Dyrektor Ochrony Środowiska w Gdańsku

Uprawnienie: POM/0357/PBH/16

Podpis:

Uprawnienie: POM/0224/POOK/07

Podpis: